



Публичное акционерное общество
«ВНИПИгаздобыча»

Свидетельство № ИИ-031-568 от 18.08.2015 г.

Свидетельство № 1076.06-2010-6455010081-И-003 от 19.08.2015 г.

**Проект планировки территории
с проектом межевания территории в его
составе по объекту:**

**«Магистральный газопровод
«Сила Сибири».**

**Этап 2.3. Участок «КС-2 «Олекминская» –
КС-3 «Амгинская»**

**Дальневосточный Федеральный округ,
Республика Саха (Якутия),
Олекминский район,
Алданский район.**

Том 4

Материалы по обоснованию проекта планировки территории

Книга 2

2015 г.



Публичное акционерное общество
«ВНИПИгаздобыча»

Свидетельство № ИИ-031-568 от 18.08.2015 г.

Свидетельство № 1076.06-2010-6455010081-И-003 от 19.08.2015 г.

**Проект планировки территории
с проектом межевания территории в его
составе по объекту:**

**«Магистральный газопровод
«Сила Сибири».
Этап 2.3. Участок «КС-2
«Олекминская» – КС-3 «Амгинская»**

**Дальневосточный Федеральный округ,
Республика Саха (Якутия),
Олекминский район,
Алданский район.**

Том 4

Материалы по обоснованию проекта планировки территории

Книга 2

Главный инженер

Главный инженер проектов

Начальник управления инженерных изысканий



А.Е. Бурданов

А.Г. Соляник

О.Н. Староверов

2015 г.

**СОСТАВ ПРОЕКТА ПЛАНИРОВКИ ТЕРРИТОРИИ С ПРОЕКТОМ
МЕЖЕВАНИЯ ТЕРРИТОРИИ В ЕГО СОСТАВЕ**

№ п/п	Обозначения	Наименование	Кол-во страниц
1.	Том 1	Основная часть проекта планировки территории	28
2.	Том 2 Книга 1	Основная часть проекта планировки территории. (Чертеж проекта планировки территории)	35
3.	Том 2 Книга 2	Основная часть проекта планировки территории. (Чертеж проекта планировки территории)	42
4.	Том 3 Книга 1	Материалы по обоснованию проекта планировки территории	342
5.	Том 3 Книга 2	Материалы по обоснованию проекта планировки территории	225
6.	Том 4 Книга 1	Материалы по обоснованию проекта планировки территории (Обосновывающие чертежи)	47
7.	Том 4 Книга 2	Материалы по обоснованию проекта планировки территории (Обосновывающие чертежи)	48
8.	Том 4 Книга 3	Материалы по обоснованию проекта планировки территории (Обосновывающие чертежи)	32
9.	Том 4 Книга 4	Материалы по обоснованию проекта планировки территории (Обосновывающие чертежи)	29
10.	Том 5 Книга 1	Проект межевания территории (Чертеж межевания территории)	37
11.	Том 5 Книга 2	Проект межевания территории (Чертеж межевания территории)	41
Всего страниц в проекте			906

РЕГИСТРАЦИОННАЯ КАРТОЧКА ПРОЕКТА

1.	Адрес строительства	Дальневосточный Федеральный округ, Республика Саха (Якутия), Олекминский, Алданский район
2.	Наименование объекта	«Газопровод «Сила Сибири». Этап 2.3. Участок «КС-2 «Олекминская» – КС-3 «Амгинская»
3.	Приказ (Распоряжение) органов государственной власти и (или) органов местного самоуправления о подготовке документации по планировке территории	Приказ Министерства энергетики Российской Федерации от 04.08.2015 г. № 538 «О подготовке документации по планировке территории для размещения объекта «Газопровод «Сила Сибири» (этапы 1, 2.1-2.8, 4.1-4.3, 5.1-5.7)
4.	Заказчик	ООО «Газпром трансгаз Томск»
5.	Проектная организация	ПАО «ВНИПИГаздобыча»
6.	Авторы проекта	А.Г. Соляник
7.	Стадия	Проект планировки территории
8.	Вид строительства	Капитальное строительство
9.	Количество эксплуатационных единиц	Строительство магистрального газопровода на участке «КС-2 «Олекминская» – КС-3 «Амгинская»
10.	Общая площадь земельных участков под размещение	1456,20 га
11.	Намечаемые сроки строительства	2015 - 2018 гг.
12.	Адреса:	
	Заказчик:	634029, г. Томск, пр. Фрунзе, д. 9
	Проектная организация:	410012, г. Саратов, ул. Сакко и Ванцетти, д. 4,
13.	Телефоны:	
	Заказчик:	8(3822) 72-49-40
	Проектная организация:	8(8452) 74-32-33

Взам инв. N	
Подпись и дата	
Инв. N подл.	

						«Газопровод «Сила Сибири» (ГП XIII). Этап 2.3. Участок «КС-2 «Олекминская» – КС-3 «Амгинская»	Лист
Изм	Кол.уч	Лист	N док	Подпись	Дата		

СПИСОК УЧАСТНИКОВ ПРОЕКТИРОВАНИЯ

Главный инженер проектов

А.Г. Соляник

Начальник управления инженерных изысканий

О.Н. Староверов

Заведующий группой ОСИДЗ и КР

М.Б. Коновалов

Инженер 2 категории ОСИДЗ и КР

С.А. Садовников

Инв.№ подл.	Подпись и дата	Взам инв.№							«Газопровод «Сила Сибири» (ГП XIII). Этап 2.3. Участок «КС-2 «Олекминская» – КС-3 «Амгинская»	Лист
			Изм	Кол.уч	Лист	№ док	Подпись	Дата		

СОСТАВ ПРОЕКТА:

Материалы проекта планировки территории с проектом межевания в его составе (утверждаемая часть)

I. Основная часть проекта планировки. Положение о размещении объектов энергетики (трубопроводного транспорта)

1. Сведения об объекте и его краткая характеристика
2. Сведения о размещении объекта на территории
3. Сведения о пересечениях планируемого к размещению объекта с другими объектами капитального строительства (ОКС)

II. Основная часть проекта планировки. Графическая часть.

№	Наименование	Листов	Масштаб
1	Чертеж планировки территории	58	1:10 000 – 1:20 000
2	Чертеж планировки территории с отображением планируемых к размещению объектов федерального, регионального и местного значения	8	1:10 000 – 1:50 000

III. Материалы по обоснованию проекта планировки территории.

Пояснительная записка

1. Исходно-разрешительная документация
2. Исходные данные
3. Обоснование размещения проектируемого объекта
4. Предложения по внесению изменений и дополнений в документы территориального планирования и Правила землепользования и застройки
5. Материалы по обоснованию проекта межевания территории

IV. Материалы по обоснованию проекта планировки территории. Графическая часть

№	Наименование	Листов	Масштаб
1	2	3	4
1.	Схема расположения элемента планировочной структуры	9	1: 10 000 - 1:30 000
2.	Схема использования территории в период подготовки проекта планировки	24	1: 10 000 - 1:30 000
3.	Схема границ территорий объектов культурного наследия	9	1: 10 000 - 1:30 000
4.	Схема границ зон с особыми условиями использования территорий	24	1: 10 000 - 1:30 000
5.	Схема организации улично-дорожной сети и движения	9	1: 10 000 - 1:30 000
6.	Схема границ планируемых к установлению охранных зон	24	1: 10 000 - 1:30 000
7.	Схема организации движения транспорта обеспечивающего строительство объекта	13	1: 10 000 - 1:30 000
8.	Схема вертикальной планировки и инженерной подготовки территории	24	1: 10 000 - 1:50 000

V. Проект межевания территории.

№	Наименование	Листов	Масштаб
1	Чертеж межевания территории	65	1:5 000 – 1:10 000


Взам инв. N	
Подпись и дата	
Инв. N подл.	

«Газопровод «Сила Сибири» (ГП XIII).
Этап 2.3. Участок «КС-2 «Олекминская» – КС-3 «Амгинская»

Лист

Изм	Кол.уч	Лист	N док	Подпись	Дата
-----	--------	------	-------	---------	------

Документация по планировке территории для строительства объекта «Газопровод «Сила Сибири»
Расположение схемы границ зон с особыми условиями использования территории.

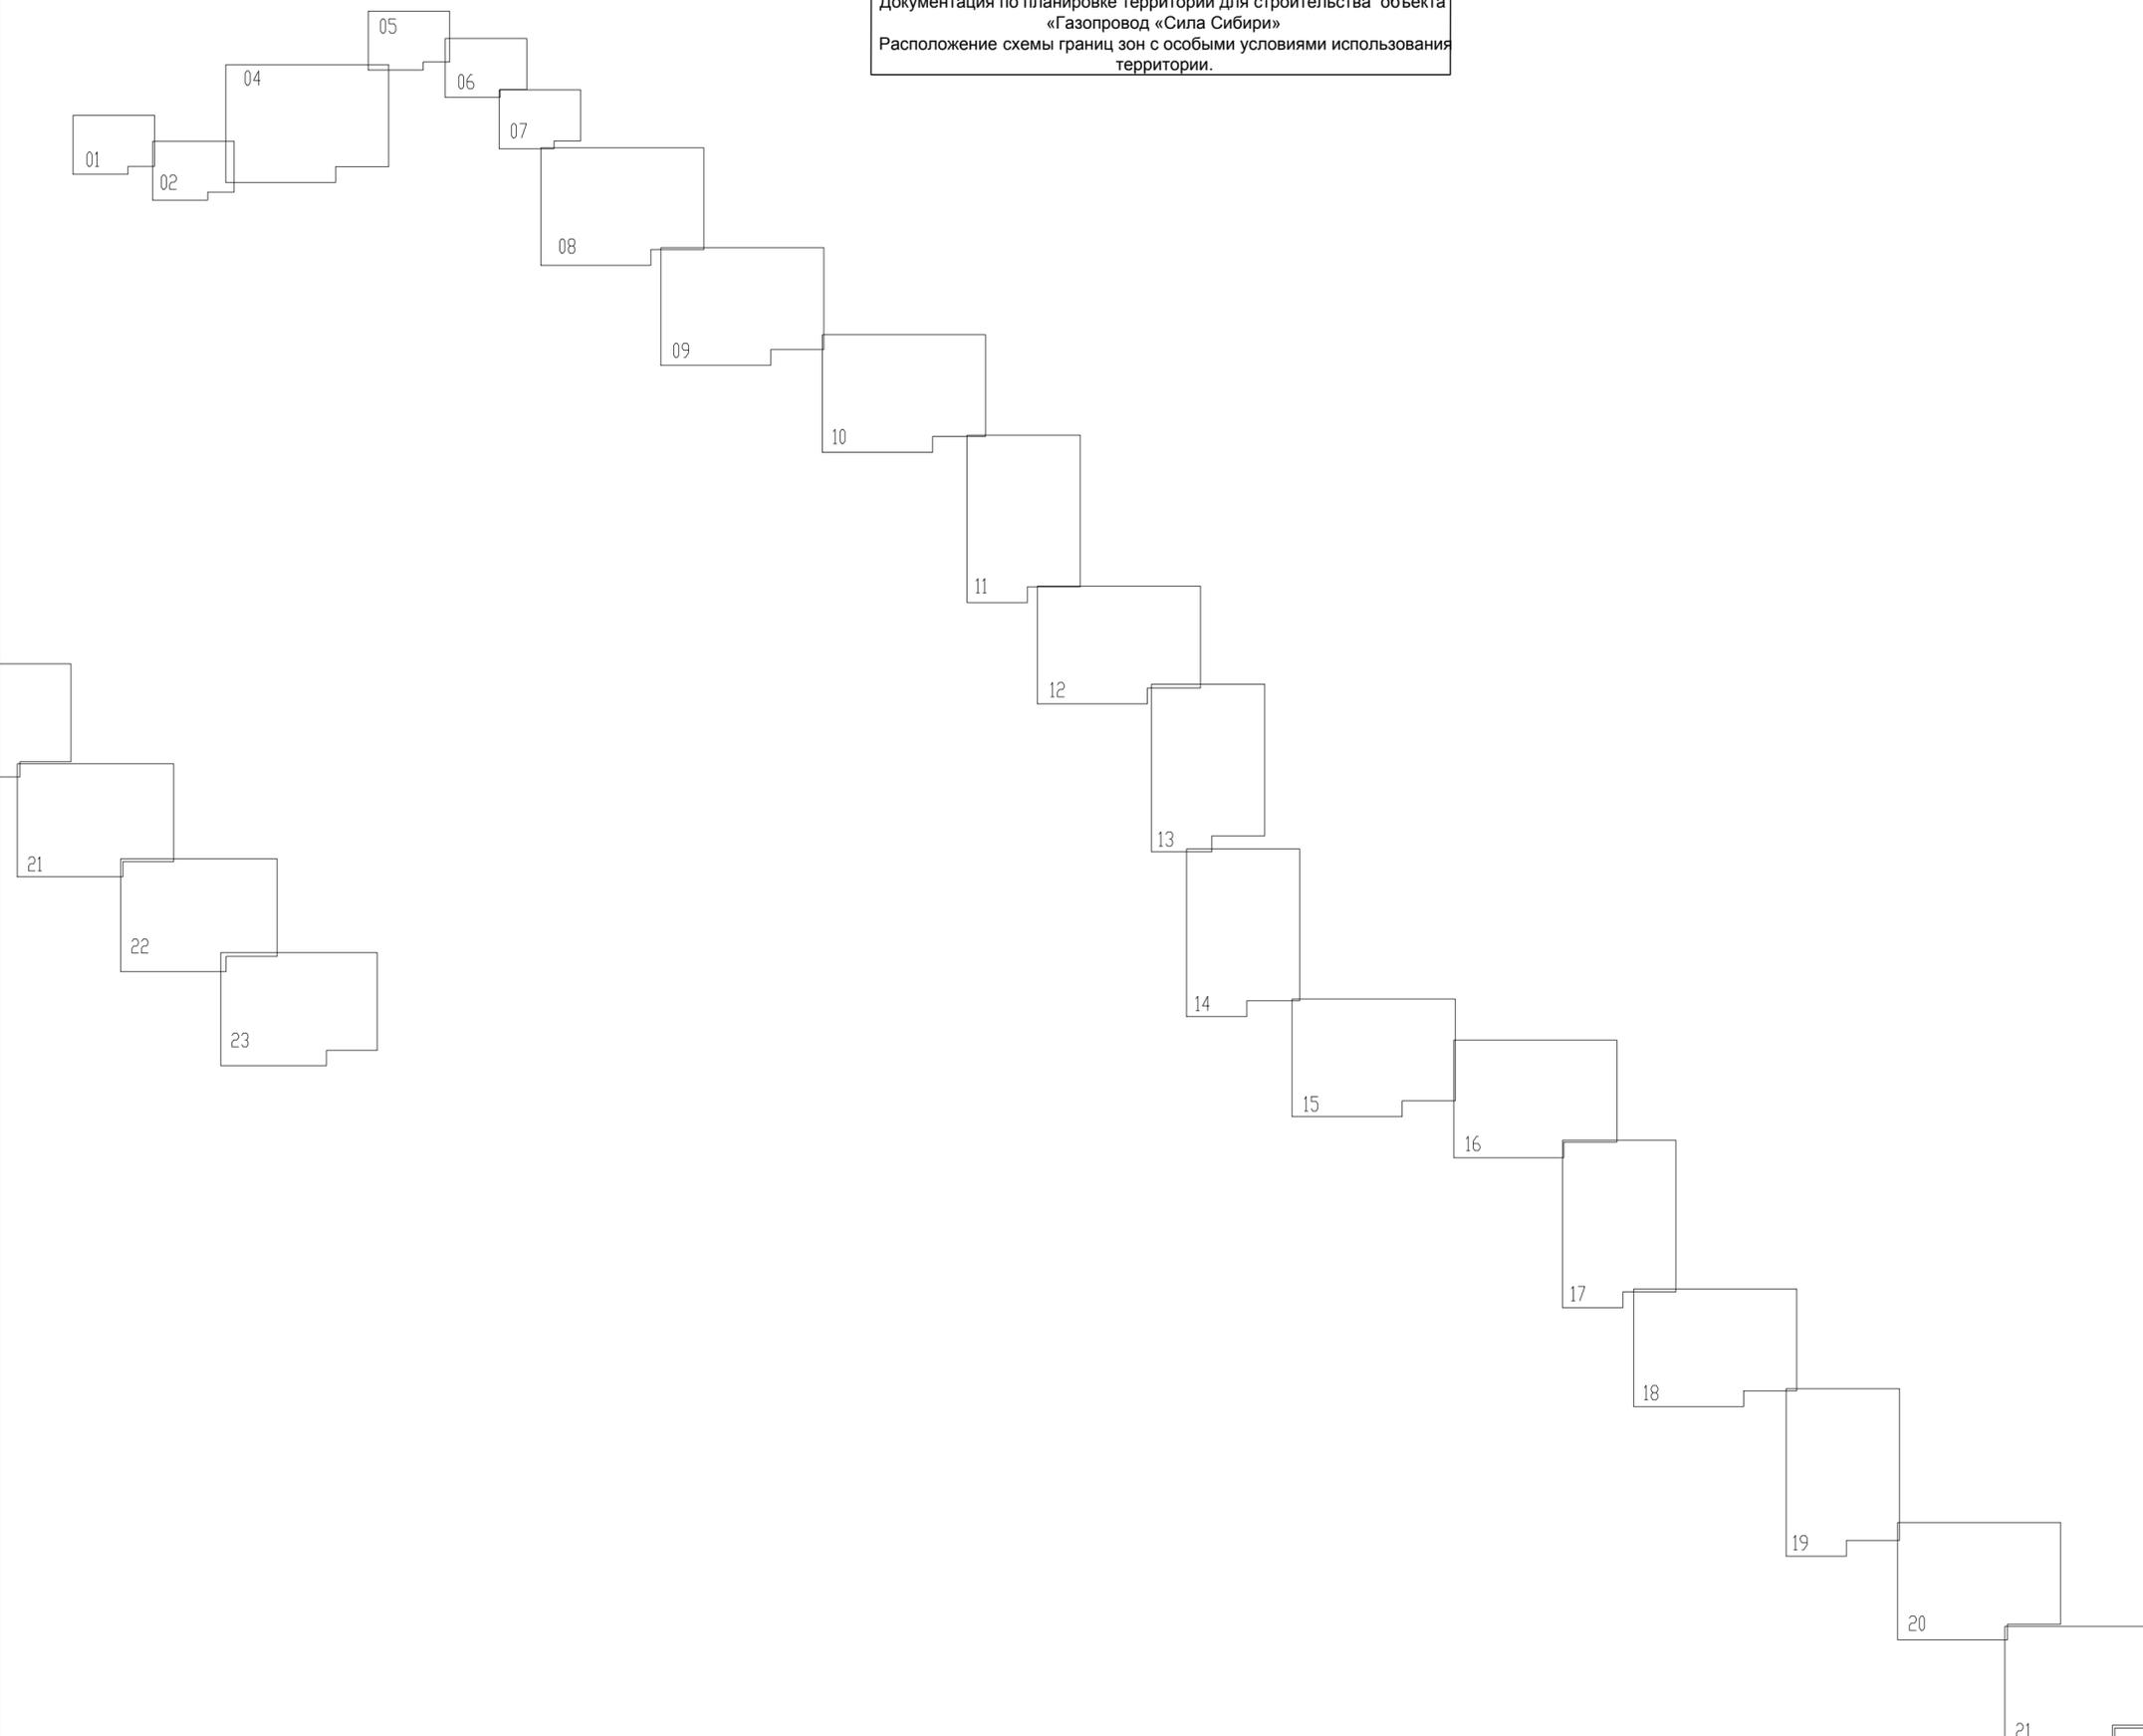

УСЛОВНЫЕ ОБОЗНАЧЕНИЯ:

- Проектируемые объекты инженерной инфраструктуры:**
- Трасса газопровода «Сила Сибири»
 - Трасса газопровода среднего давления
 - Трасса кабельной линии связи (КЛС)
 - Трасса воздушной линии электропередачи (ВЭЛ 10 кВ)
 - Технологический проезд временный
 - Подъездная автодорога
 - Граница зоны планируемого размещения объекта федерального значения «Этап 2.3 Участок «КС-2 «Олекминская»- КС-3 «Амгинская» объекта «Газопровод «Сила Сибири»

- Существующие объекты инженерной инфраструктуры:**
- Нефтепровод ВСТО
 - Линия электропередачи (ЛЭП)
 - Линия связи (ЛС)
 - Автомобильная дорога с асфальтовым покрытием
 - Дорога полевая/грунтовая
 - Граница района
 - Граница сельских поселений
 - Граница населенных пунктов
 - Красные линии (существующие)
 - Реки, водотоки
 - Направление течения реки (ручья)
 - Рельеф (согласно материалам инженерных изысканий)
 - Заболоченная местность

- Границы зон с особыми условиями использования территории**
- Охранная зона проектируемого объекта
 - Охранная зона Нефтепровода ВСТО
 - Охранная зона (ВЛ)
 - Охранная зона Линии связи
 - Водоохранная зона
 - Граница планируемого к установлению санитарного разрыва (санитарной полосы отчуждения) газопровода «Сила Сибири»
 - Граница установленного санитарного разрыва (санитарной полосы отчуждения) нефтепровода ВСТО


- Принятые сокращения**
- КУ - крановый узел
 - ГАЗ - глубинное анодное заземление
 - ВП - вертолетная площадка
 - ПРС - промежуточная радиорелейная станция
 - ДЛО - дом линейного обходчика
 - УЗОУ - узел запуска очистного устройства
 - УПОУ - узел приема очистного устройства
 - ПК - пикет
 - КС - компрессорная станция

Примечание:
 1. Обоснование охранных зон см. Том 3, п. 3.3.5
 2. В связи с изменением проектных решений (отмена трассы ЛЭП) Лист 3 отсутствует.

1

2

Этап 2.3. Участок «КС-2 «Олекминская» – КС-3 «Амгинская»						
Газопровод «Сила Сибири» (ГП XIII)						
Изм.	Код.уч.	Лист	N док.	Подп.	Дата	
	Зав. группой	Коновалов М.Б.				
	Инженер 2кат	Садовников С.А.				
Заказчик ПАО «Газпром»					Стадия	Лист
						00
					Листов	23
Схема границ зон с особыми условиями использования территории М 1:10000 М 1:20000					ПАО "ВНИПИгаздобыча"	

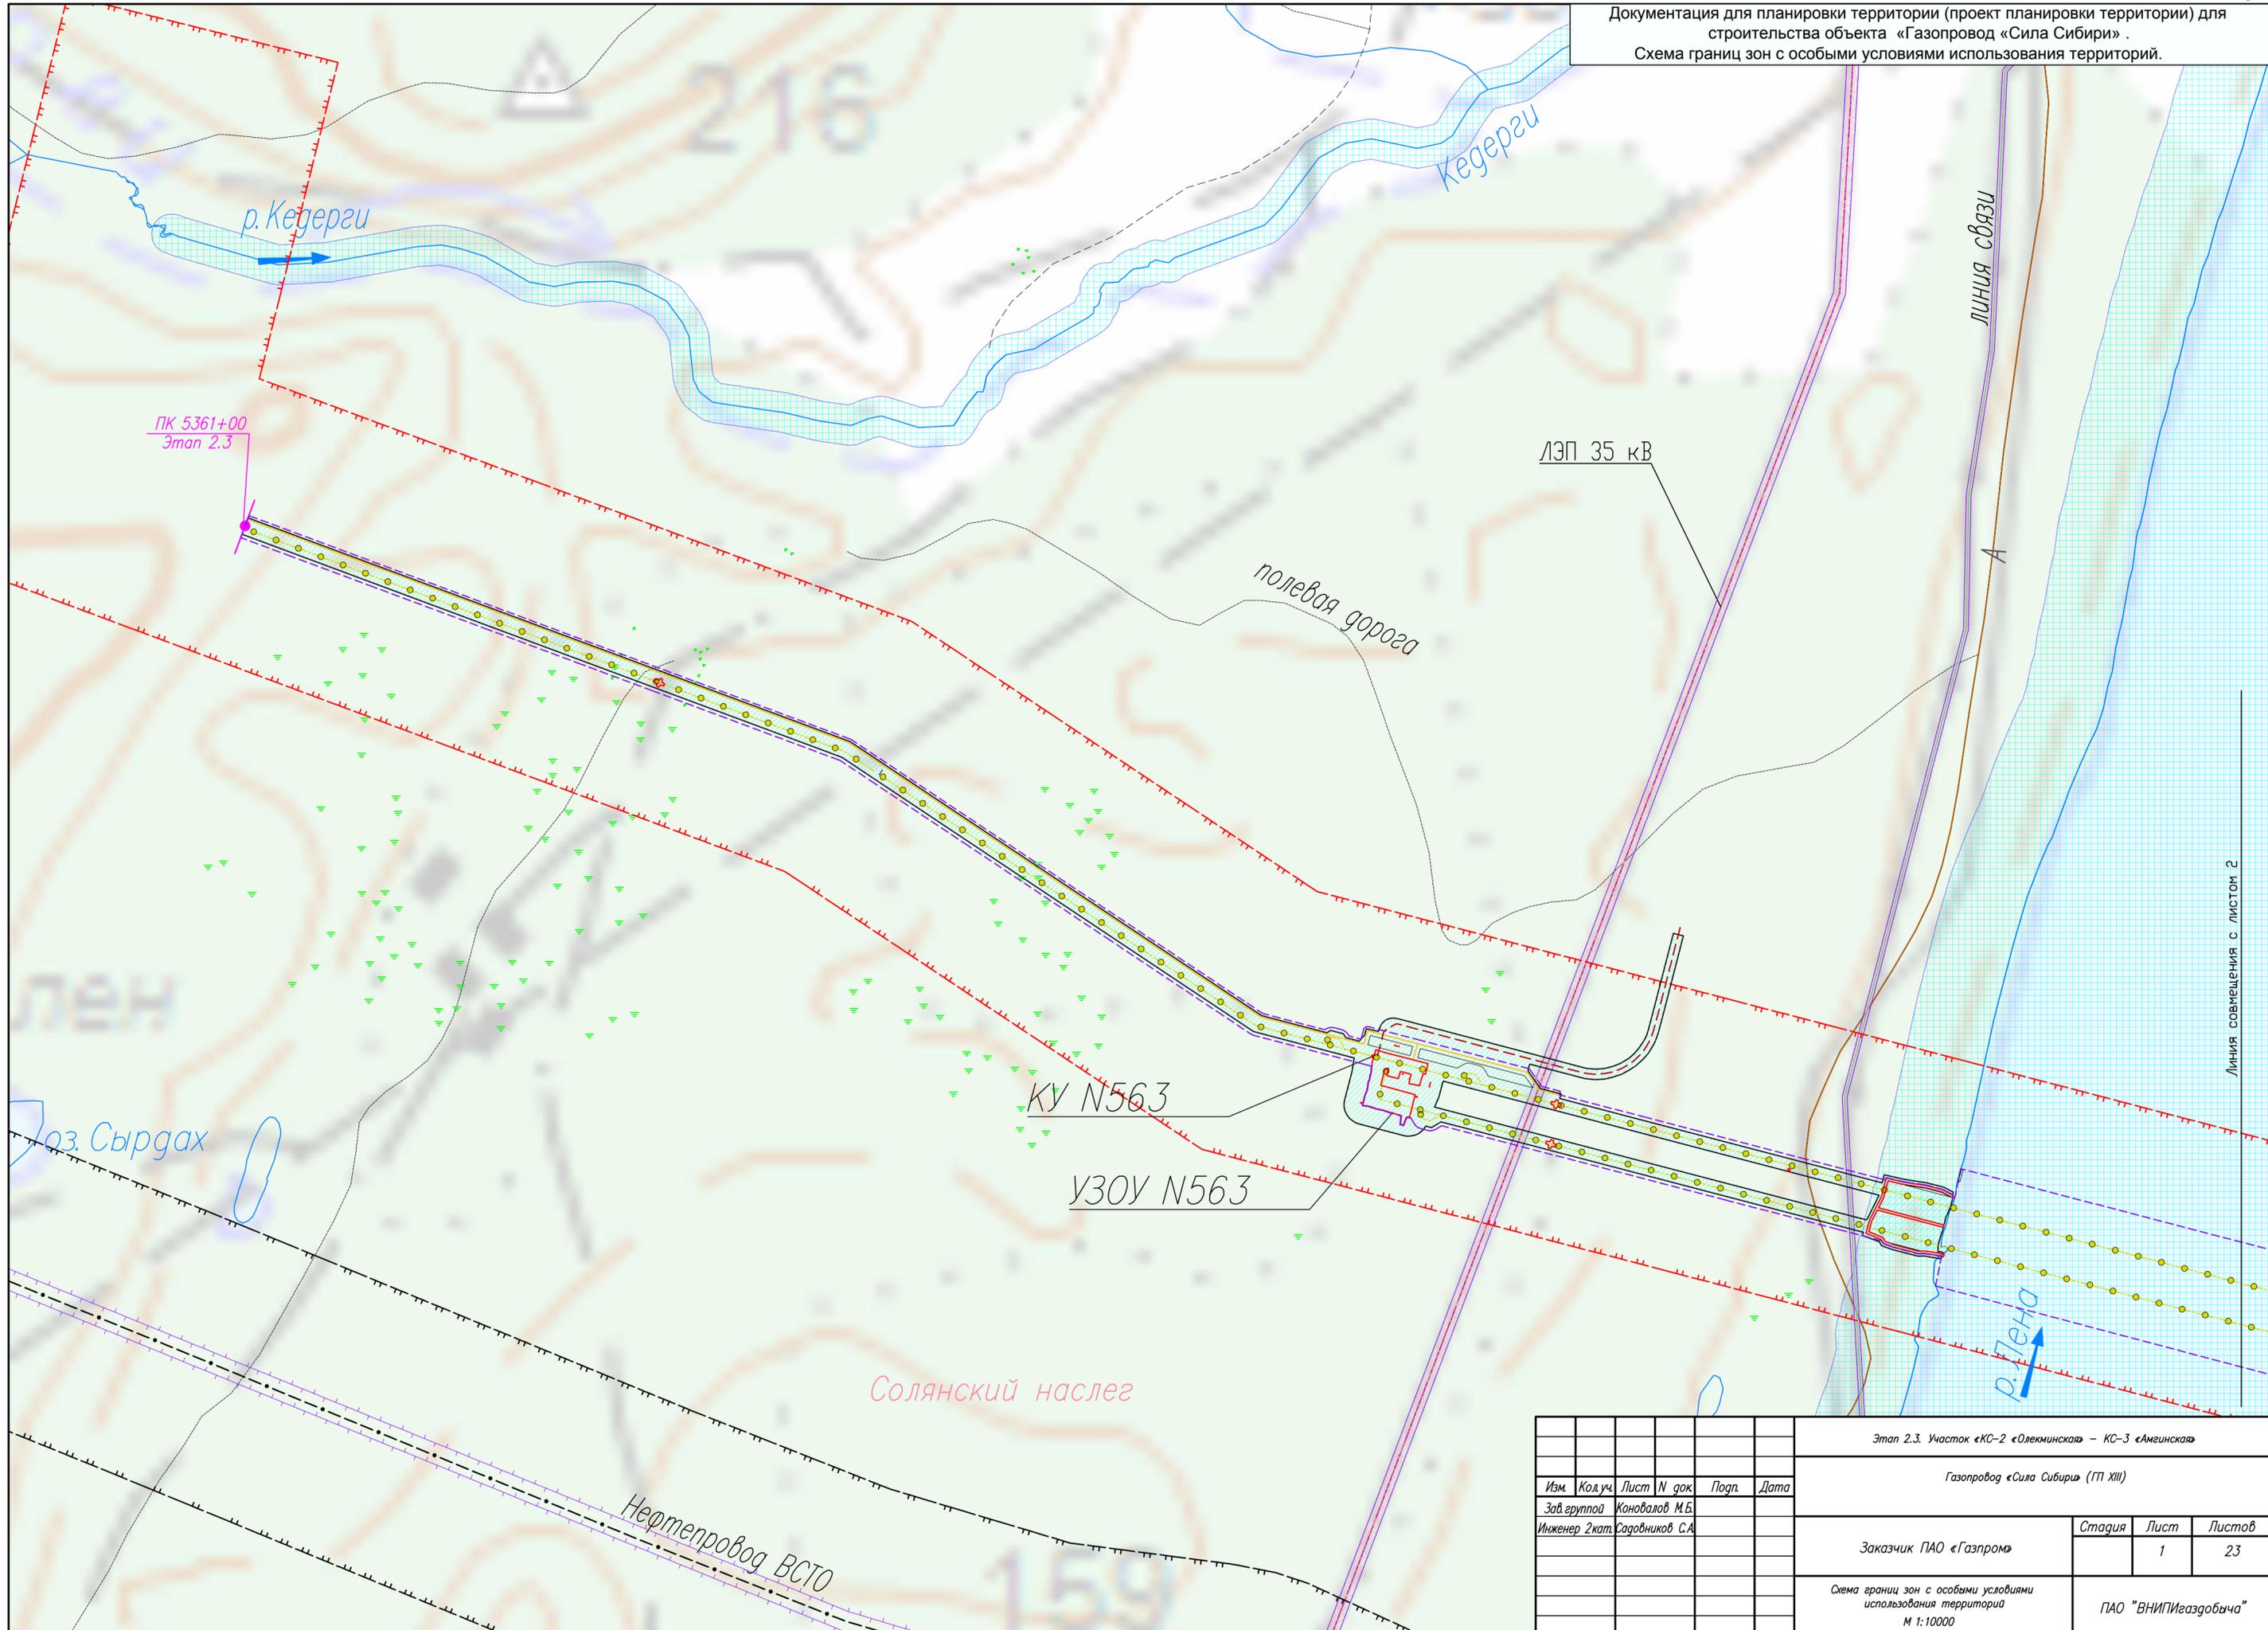

ЛЭП 35 кВ

полевая дорога

КУ N563

УЗОУ N563

Сол्यानский наслег

линия связи

A

р. Тена

Линия совмещения с листом 2

Этап 2.3. Участок «КС-2 «Олекминская» – КС-3 «Амгинская»


Газопровод «Сила Сибири» (ГП XIII)

Изм.	Код.уч.	Лист	N док.	Подп.	Дата

Заказчик ПАО «Газпром»	Стадия	Лист	Листов
		1	23

Схема границ зон с особыми условиями использования территорий
М 1:10000
ПАО "ВНИПИгаздобыча"

Документация для планировки территории (проект планировки территории) для строительства объекта «Газопровод «Сила Сибири» .
Схема границ зон с особыми условиями использования территорий.

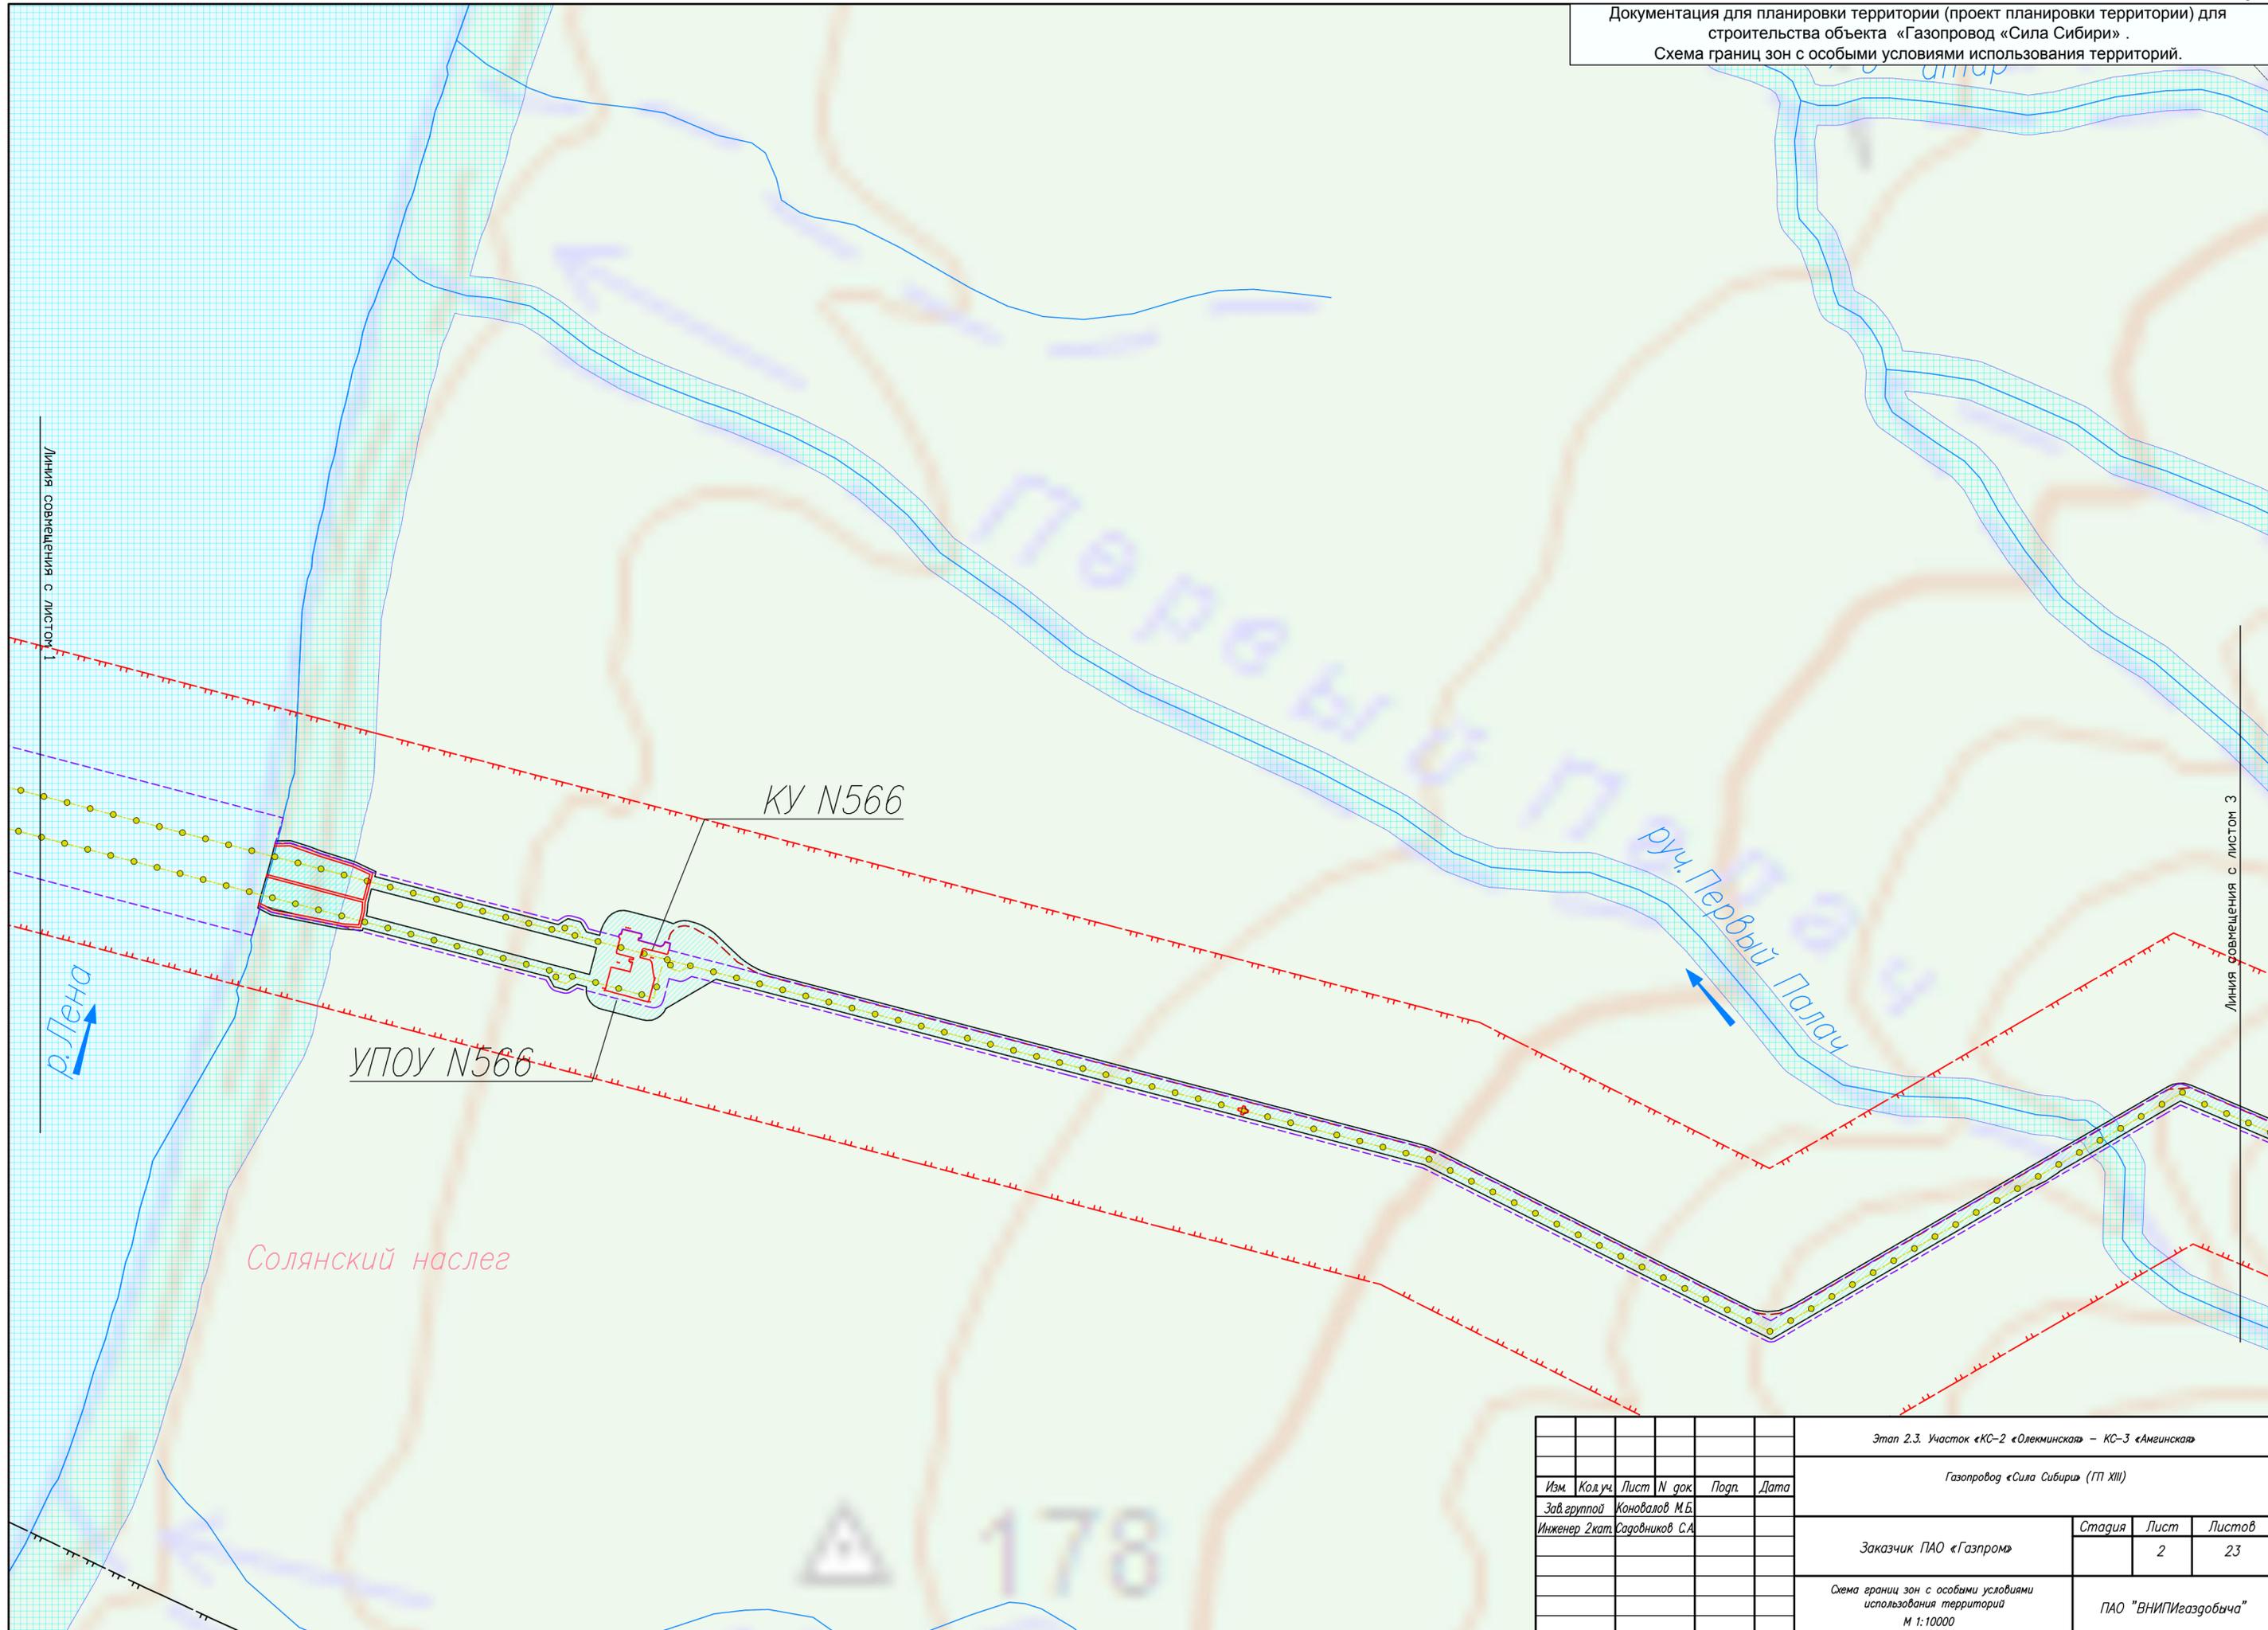

Линия совмещения с листом 1

Линия совмещения с листом 3

Солянский наслег

КУ N566

УПОУ N566

руч. Первый Палач


р. Лена

178

						Этап 2.3. Участок «КС-2 «Олекминская» – КС-3 «Амгинская»					
						Газопровод «Сила Сибири» (ГП XIII)					
Изм.	Код.уч.	Лист	N док.	Подп.	Дата						
Зав. группой	Коновалов М.Б.										
Инженер 2 кат.	Садовников С.А.										
						Заказчик	ПАО «Газпром»	Стадия	Лист	Листов	
									2	23	
						Схема границ зон с особыми условиями использования территорий М 1:10000			ПАО "ВНИПИгаздобыча"		

Документация для планировки территории (проект планировки территории) для строительства объекта «Газопровод «Сила Сибири» .
 Схема границ зон с особыми условиями использования территорий.


Линия совмещения с листом 5

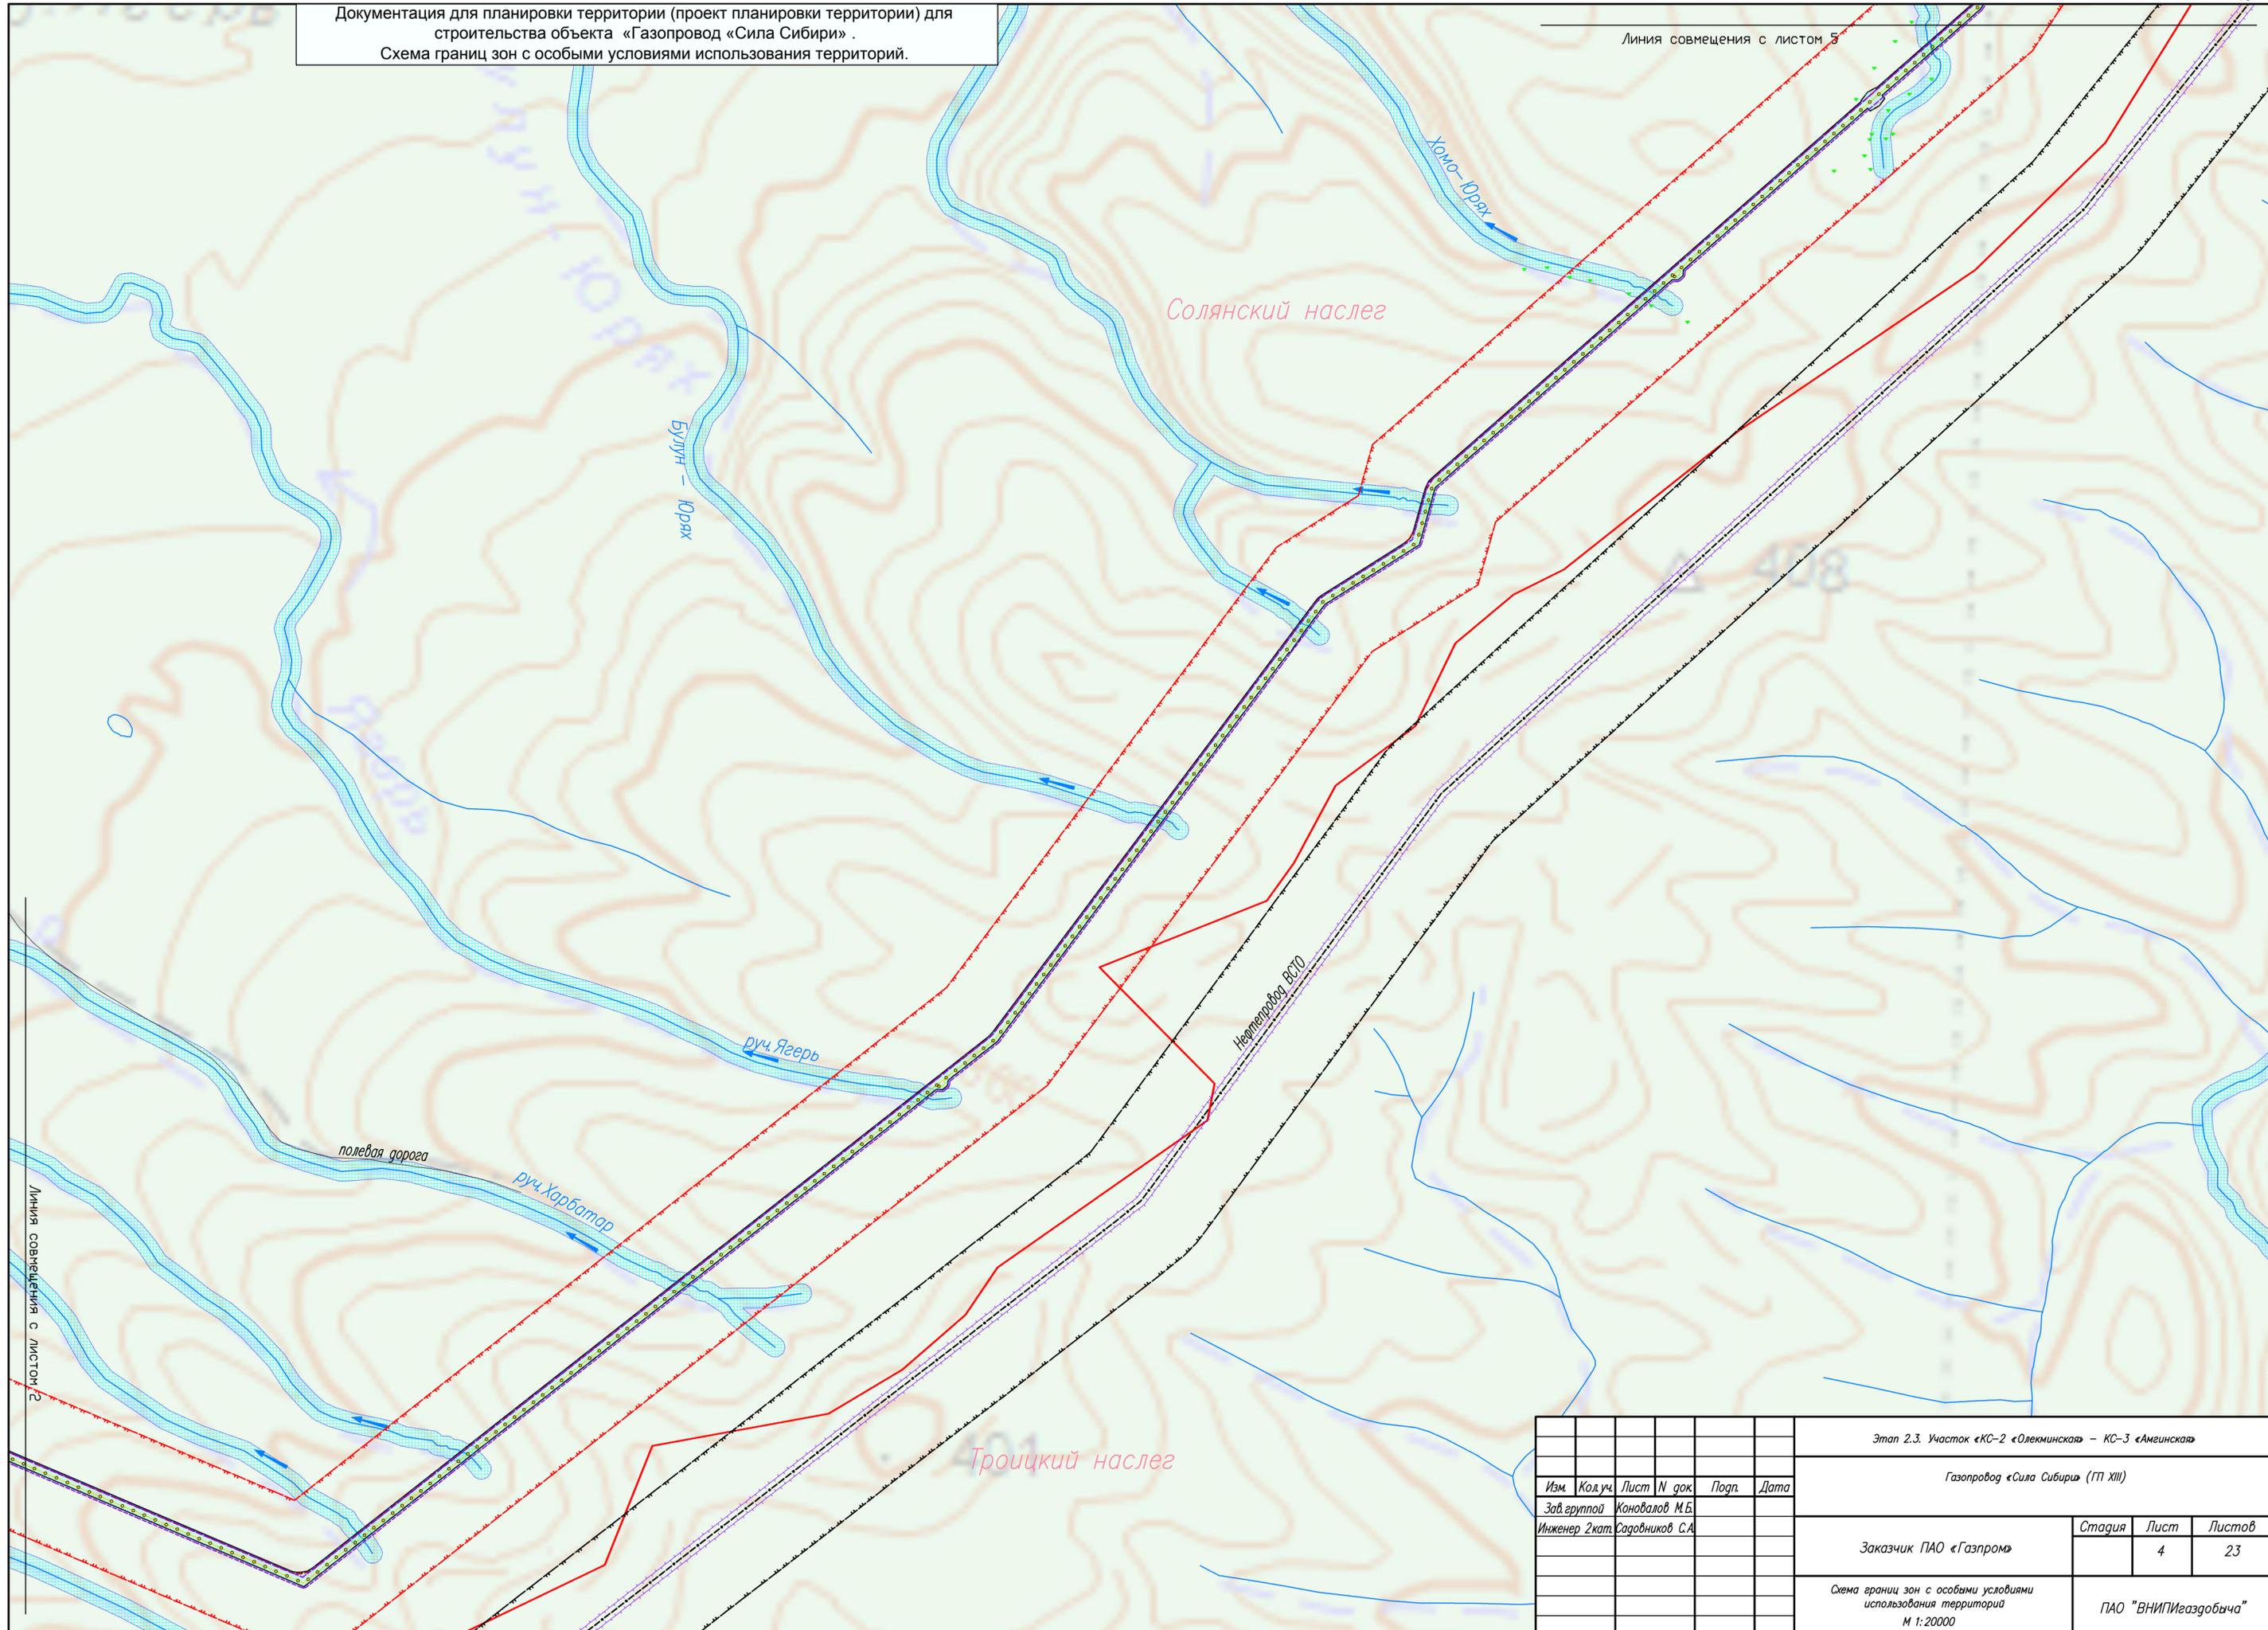

Линия совмещения с листом 2

						Этап 2.3. Участок «КС-2 «Олекминская» – КС-3 «Амгинская»			
						Газопровод «Сила Сибири» (ГП XIII)			
Изм.	Код.уч.	Лист	№ док.	Подп.	Дата	Заказчик ПАО «Газпром»	Стадия	Лист	Листов
								4	23
Инженер 2кат. Садовников С.А.						ПАО «ВНИПИгаздобыча»			
						Схема границ зон с особыми условиями использования территорий			
						М 1:20000			

Документация для планировки территории (проект планировки территории) для строительства объекта «Газопровод «Сила Сибири» .
Схема границ зон с особыми условиями использования территорий.

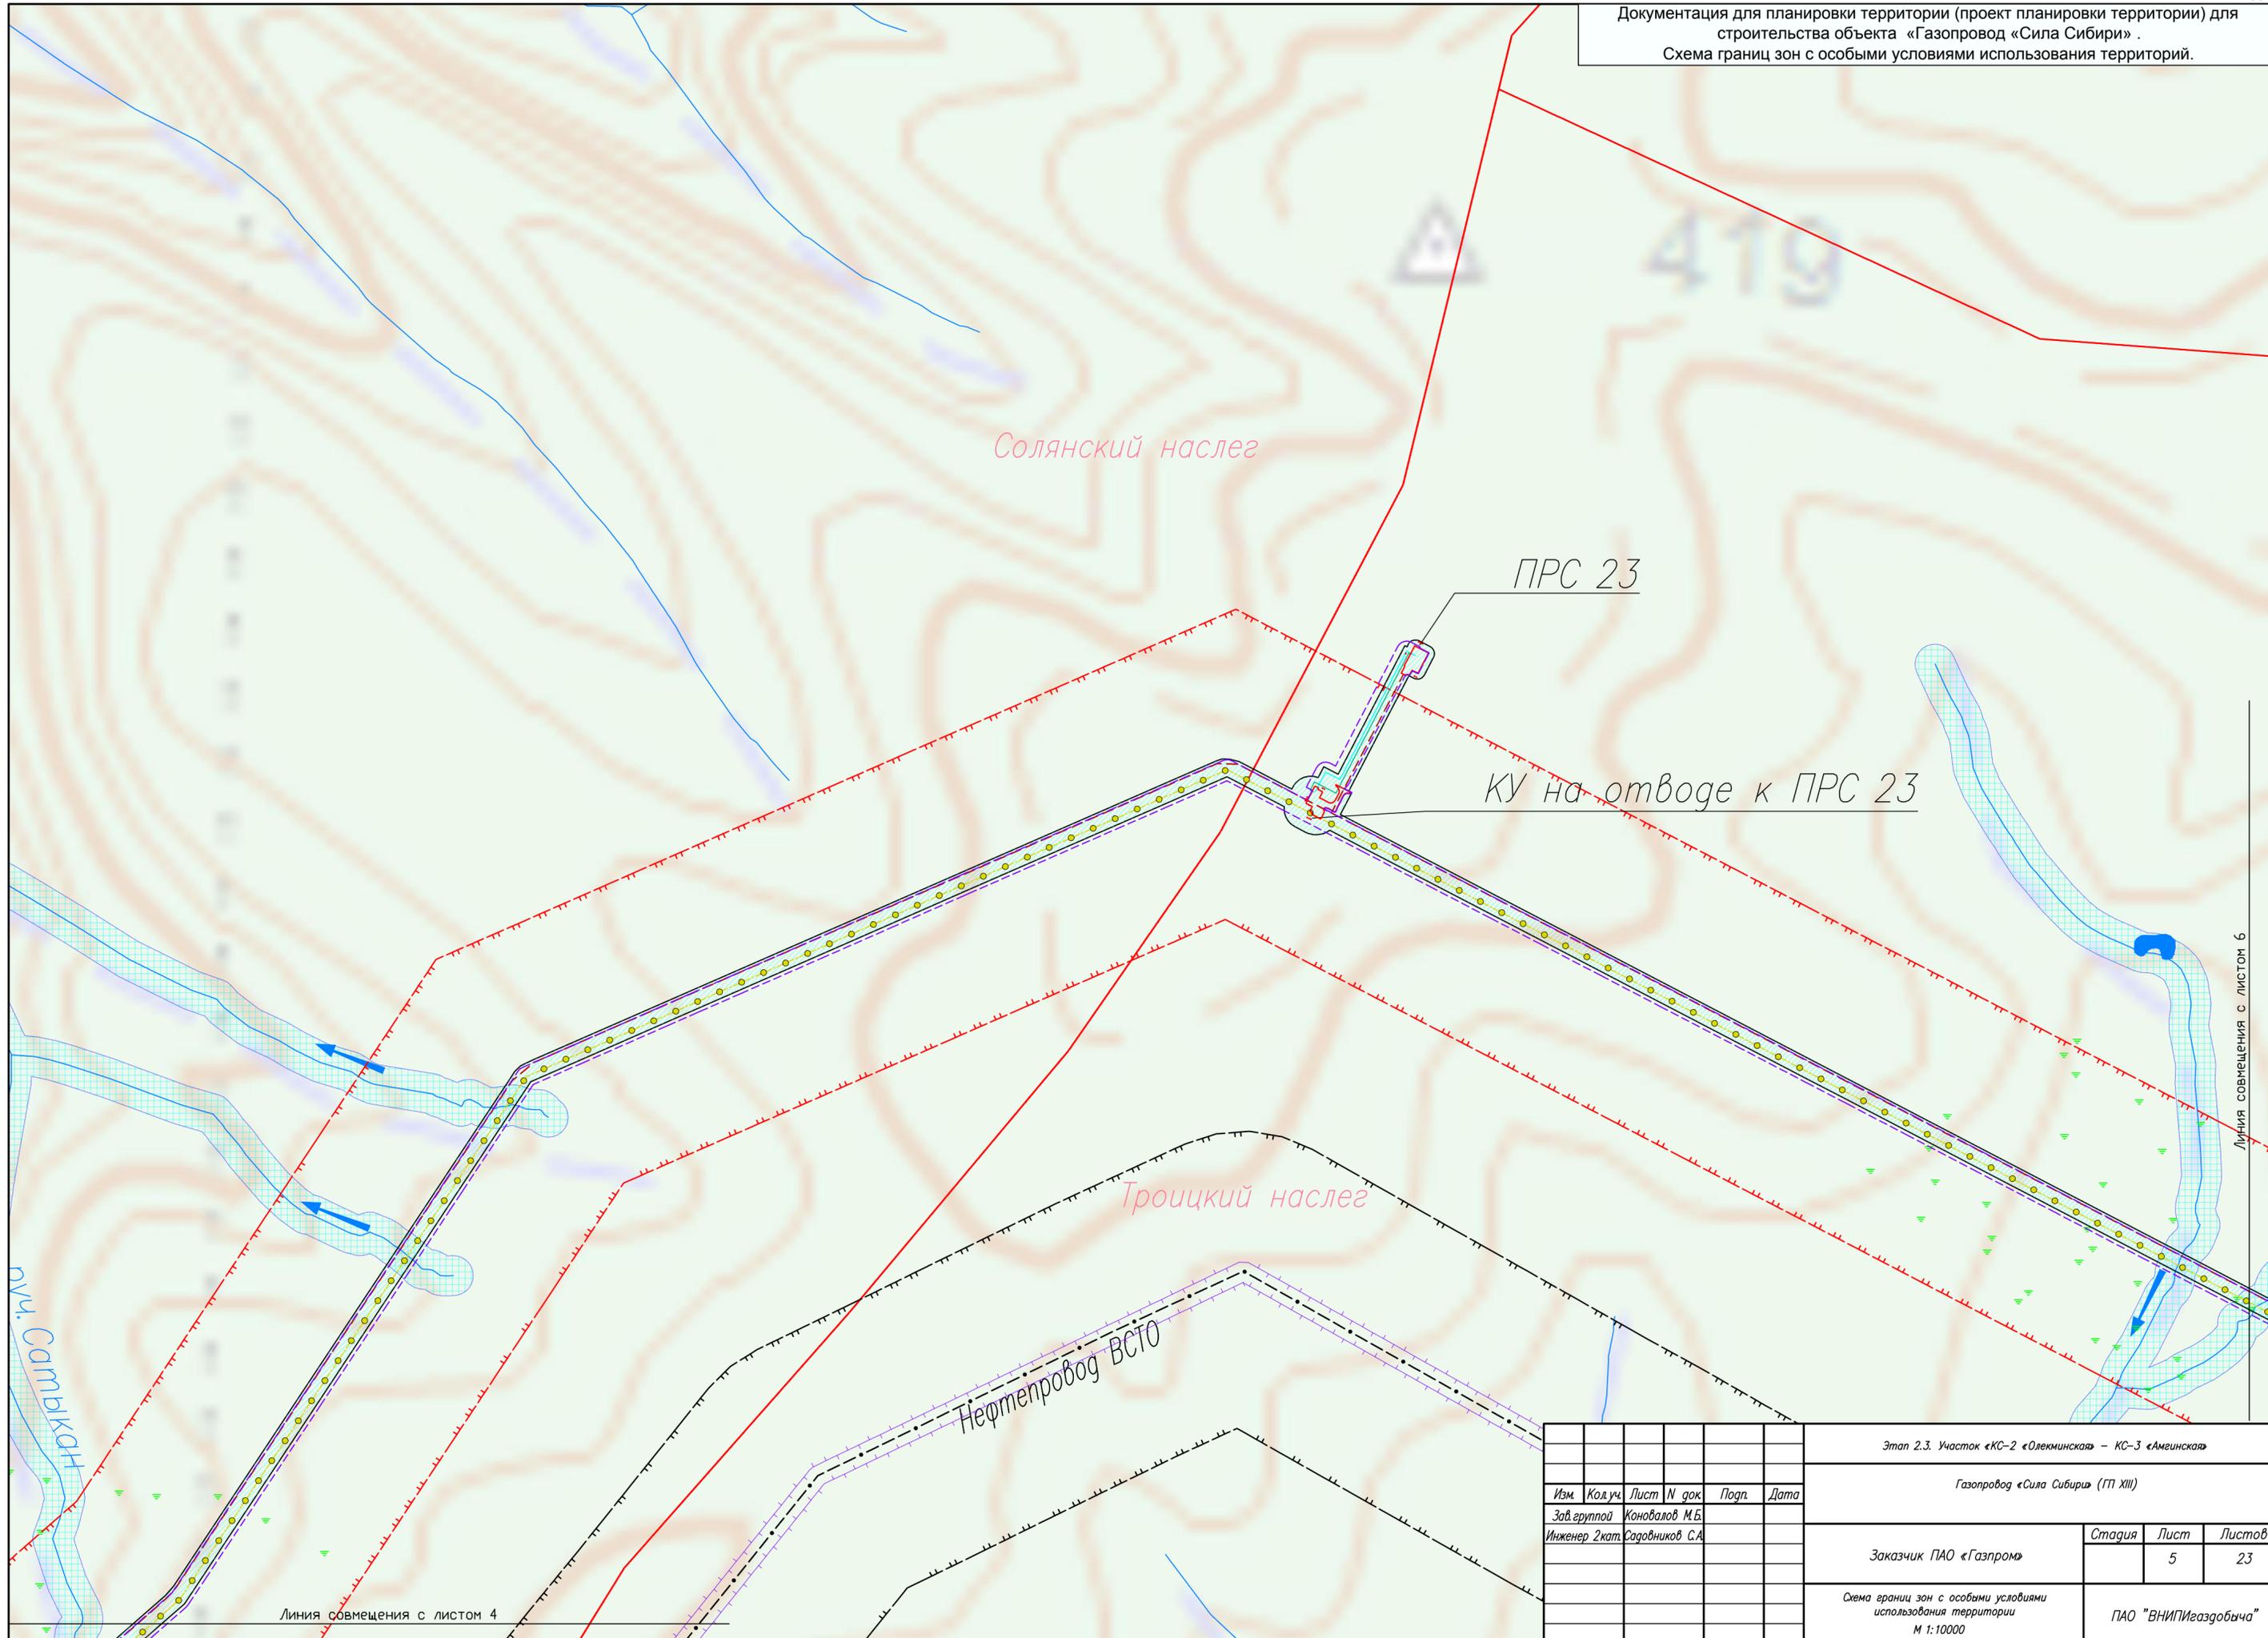

ПРС 23

КУ на отводе к ПРС 23

Солянский наслег

Троицкий наслег

Нефтепровод ВСТО

р.ч. Самыкан


Линия совмещения с листом 4

Линия совмещения с листом 6

Изм.	Код.уч.	Лист	№ док.	Подп.	Дата
Зав. группой Коновалов М.Б.					
Инженер 2 кат. Садовников С.А.					

Этап 2.3. Участок «КС-2 «Олекминская» – КС-3 «Амгинская»			
Газопровод «Сила Сибири» (ГП XIII)			
Заказчик ПАО «Газпром»	Стадия	Лист	Листов
		5	23
Схема границ зон с особыми условиями использования территории М 1:10000			ПАО «ВНИПИгаздобыча»

Документация для планировки территории (проект планировки территории) для строительства объекта «Газопровод «Сила Сибири» .
Схема границ зон с особыми условиями использования территорий.

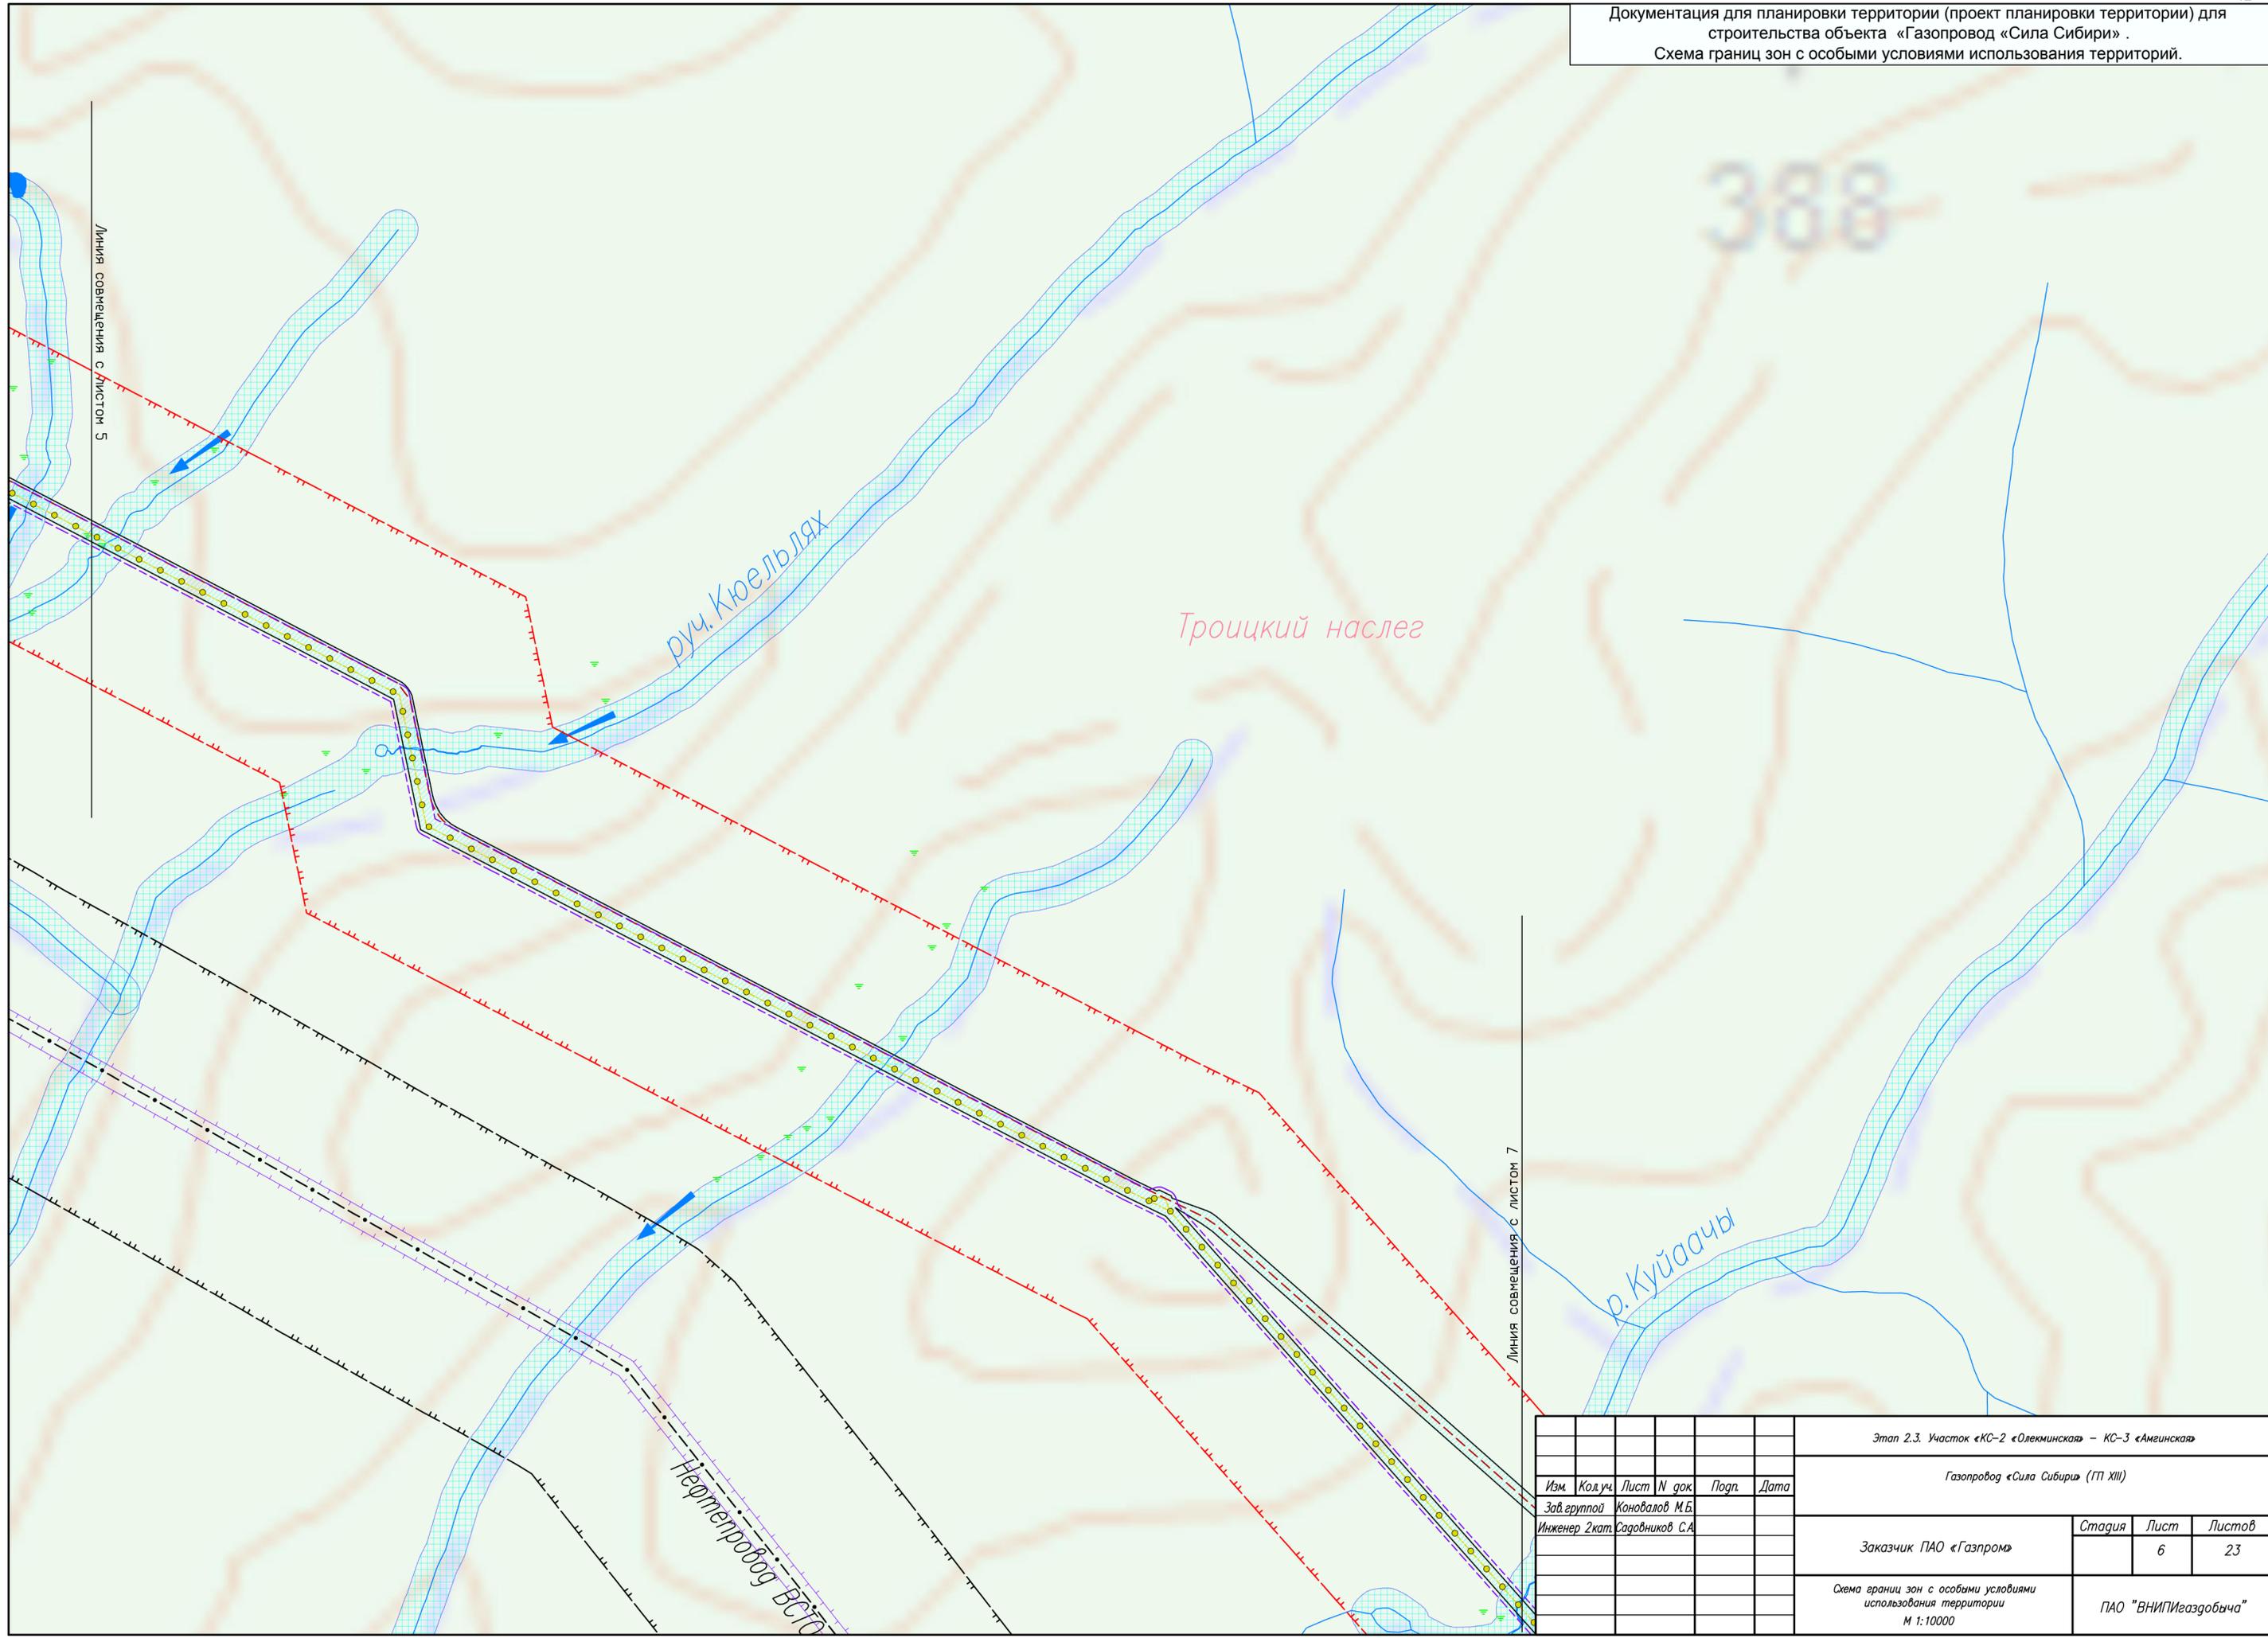

Линия совмещения с листом 7

Линия совмещения с листом 5

388


руч. Кюельдах

Троицкий наслег

р. Куйсаачы

Нефтепровод ВСГТ


						Этап 2.3. Участок «КС-2 «Олекминская» – КС-3 «Амгинская»			
						Газопровод «Сила Сибири» (ГП XIII)			
Изм.	Код.уч.	Лист	N док.	Подп.	Дата				
	Зав. группой	Коновалов М.Б.							
	Инженер 2кат.	Садовников С.А.							
						Заказчик	Стадия	Лист	Листов
						ПАО «Газпром»		6	23
						Схема границ зон с особыми условиями использования территории М 1:10000			
						ПАО "ВНИПИгаздобыча"			

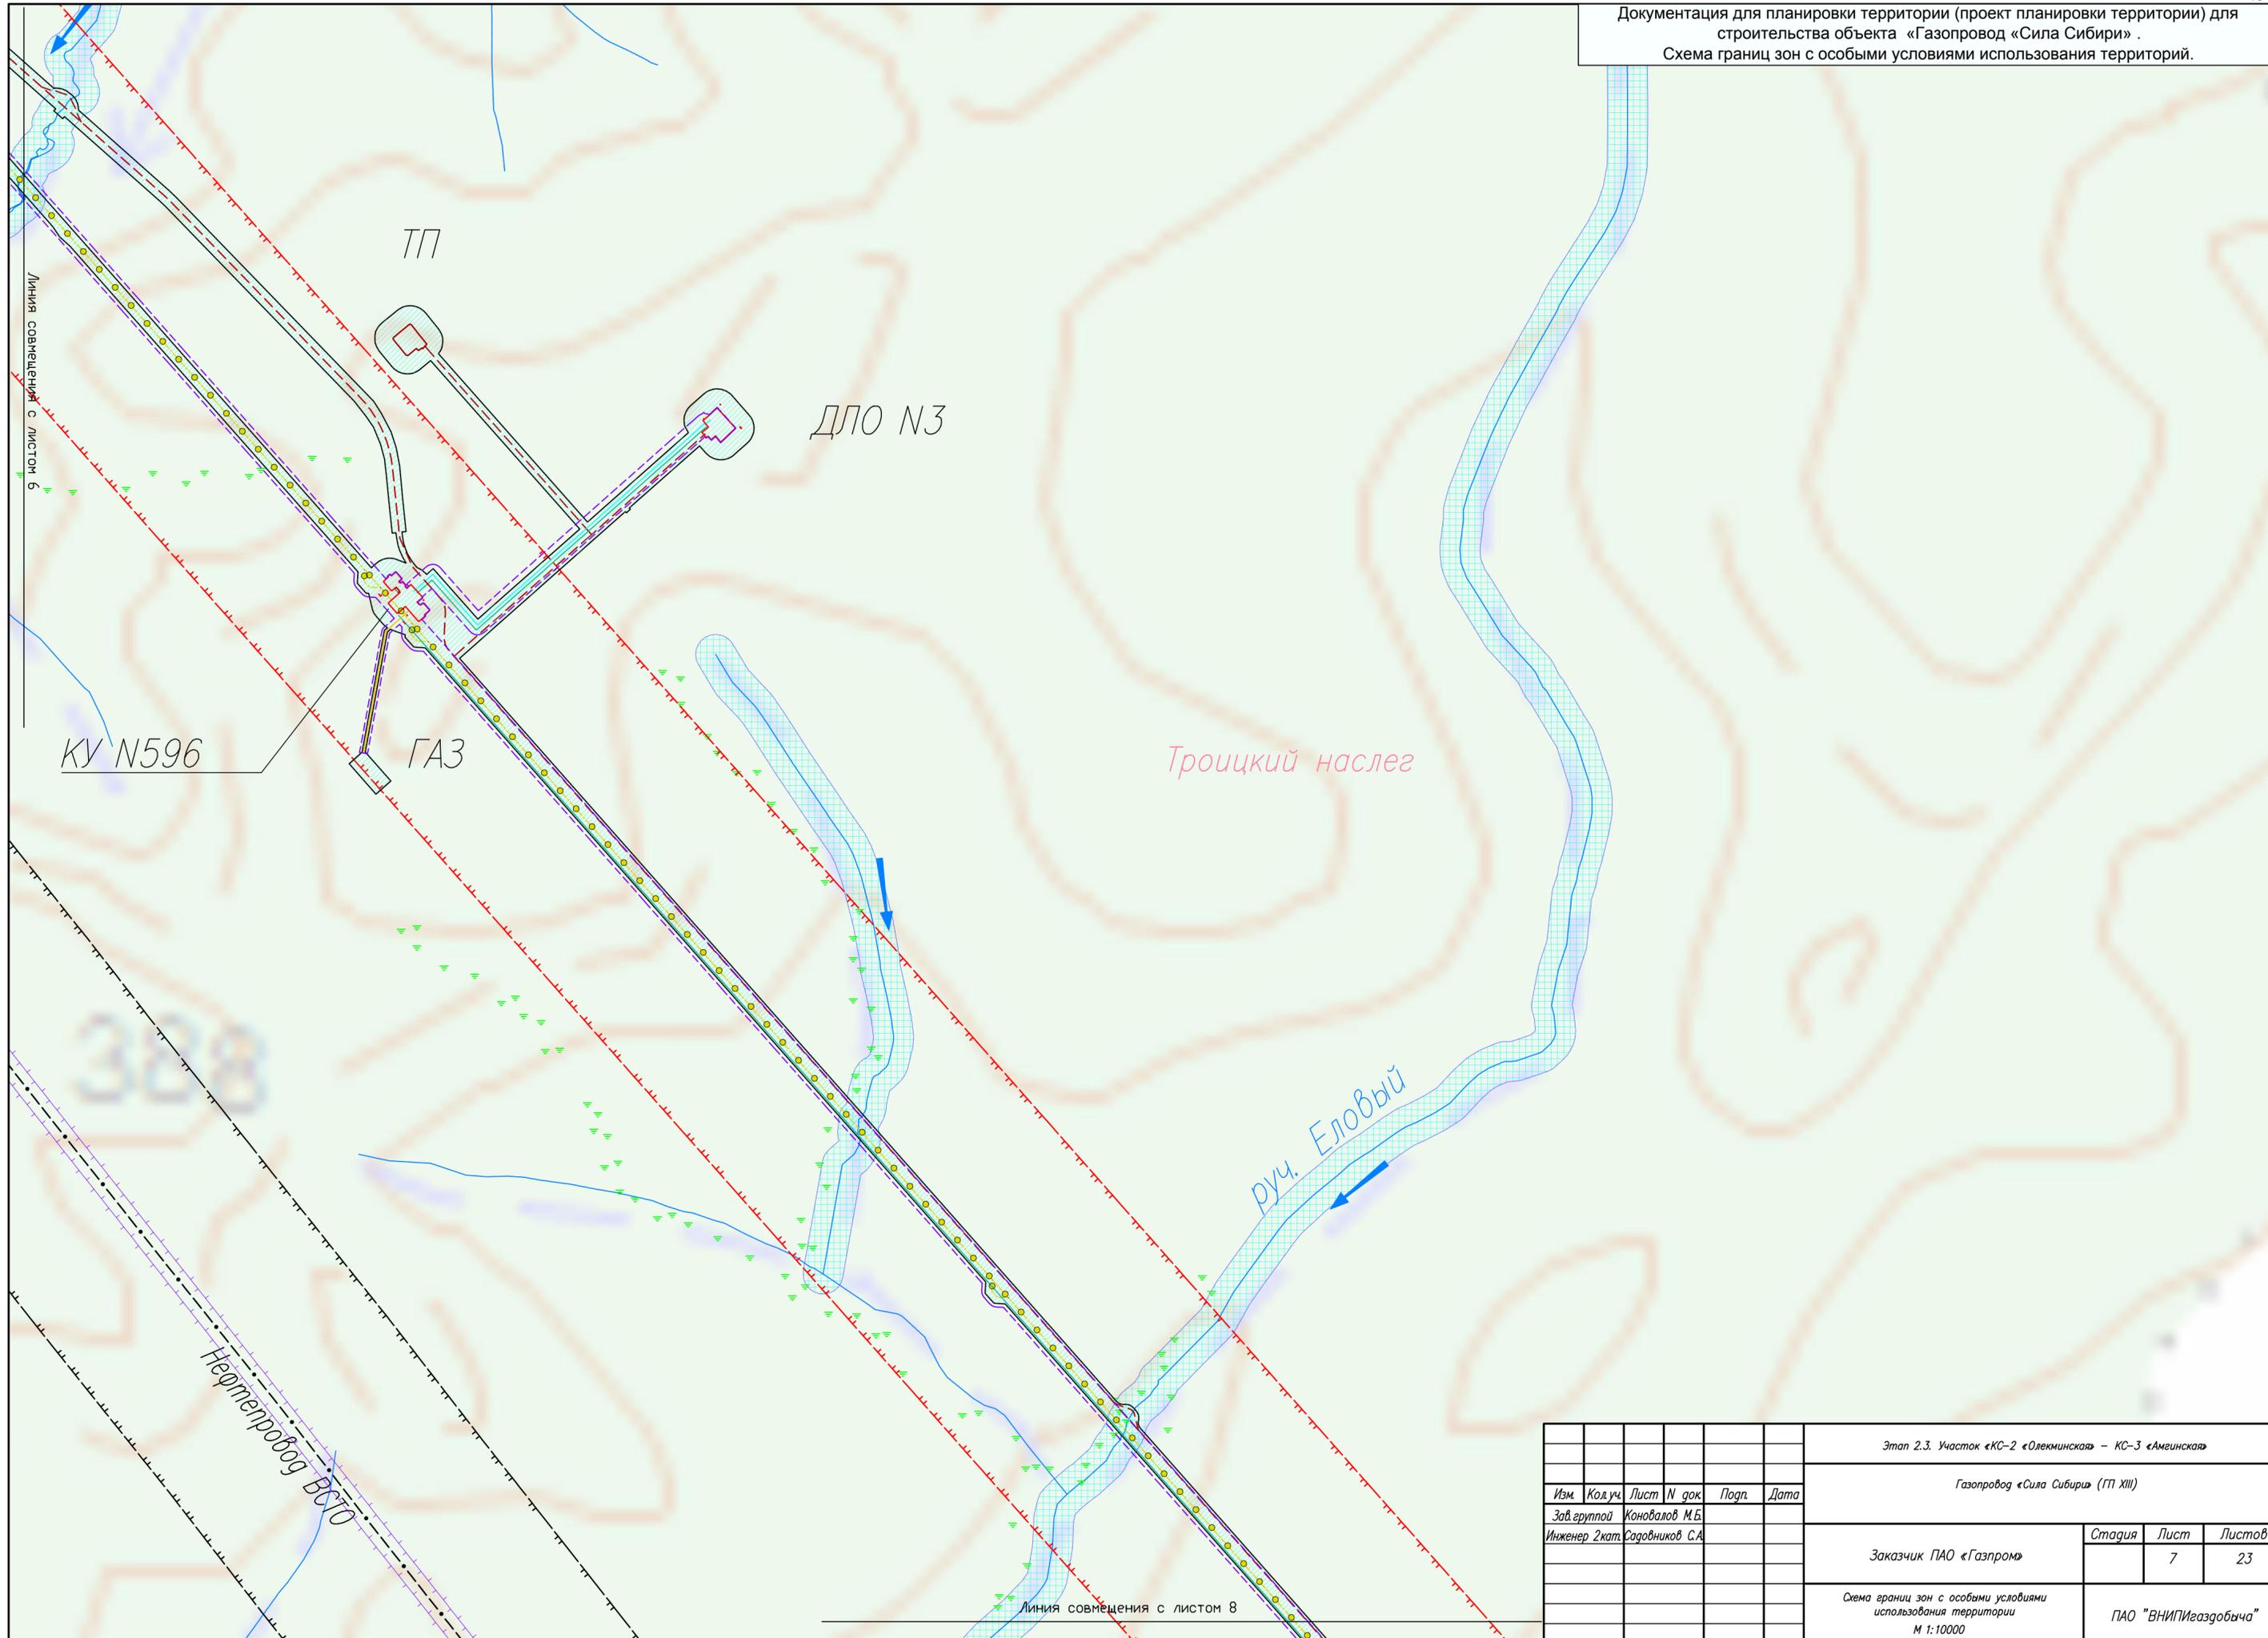

						Этап 2.3. Участок «КС-2 «Олекминская» – КС-3 «Амгинская»				
						Газопровод «Сила Сибири» (ТП XIII)				
Изм.	Код.уч.	Лист	N док.	Подп.	Дата					
	Зав. группой	Коновалов М.Б.								
	Инженер 2кат.	Савонников С.А.								
						Заказчик	ПАО «Газпром»	Стадия	Лист	Листов
									7	23
						Схема границ зон с особыми условиями использования территории М 1:10000				
						ПАО «ВНИПИгаздобыча»				

Линия совмещения с листом 7


Документация для планировки территории (проект планировки территории) для строительства объекта «Газопровод «Сила Сибири» .
Схема границ зон с особыми условиями использования территорий.

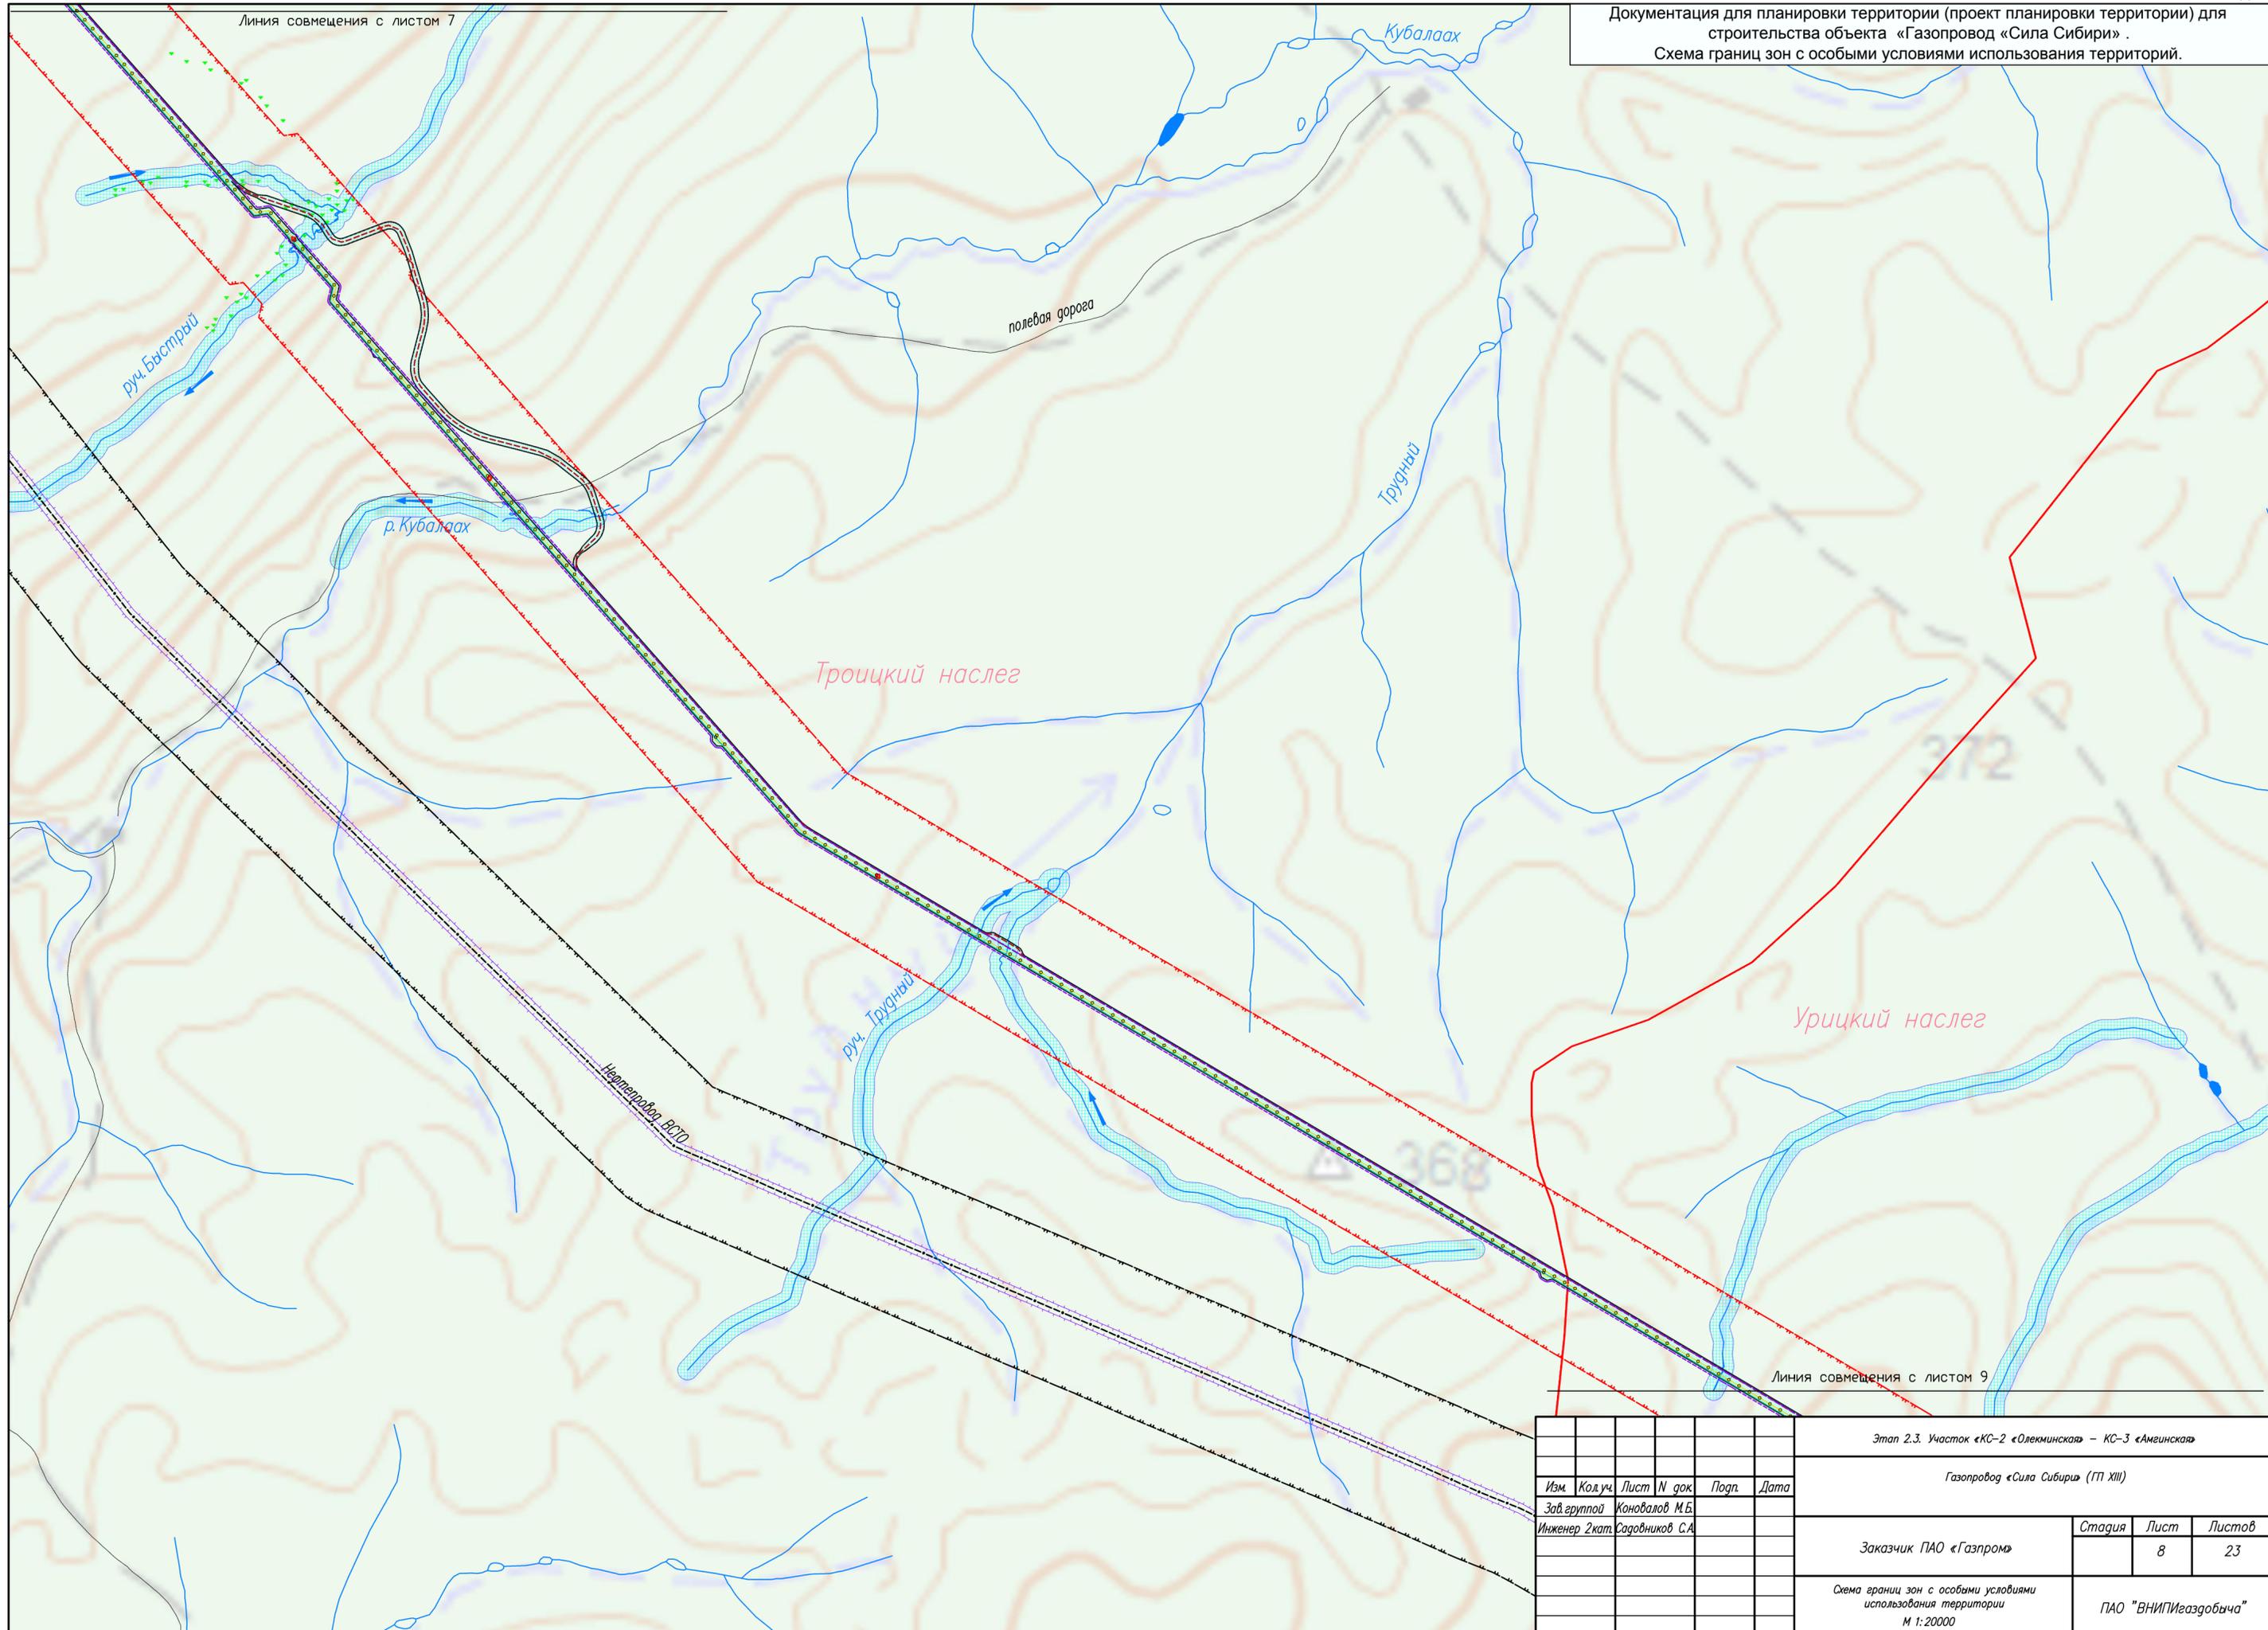

Линия совмещения с листом 9


						Этап 2.3. Участок «КС-2 «Олекминская» – КС-3 «Амгинская»			
						Газопровод «Сила Сибири» (ГП XIII)			
Изм.	Код.уч.	Лист	№ док.	Подп.	Дата	Заказчик ПАО «Газпром»	Стадия	Лист	Листов
								8	23
Инженер 2кат. Садовников С.А.						ПАО «ВНИПИгаздобыча»			
						Схема границ зон с особыми условиями использования территории М 1:20000			

Документация для планировки территории (проект планировки территории) для строительства объекта «Газопровод «Сила Сибири» .
Схема границ зон с особыми условиями использования территорий.

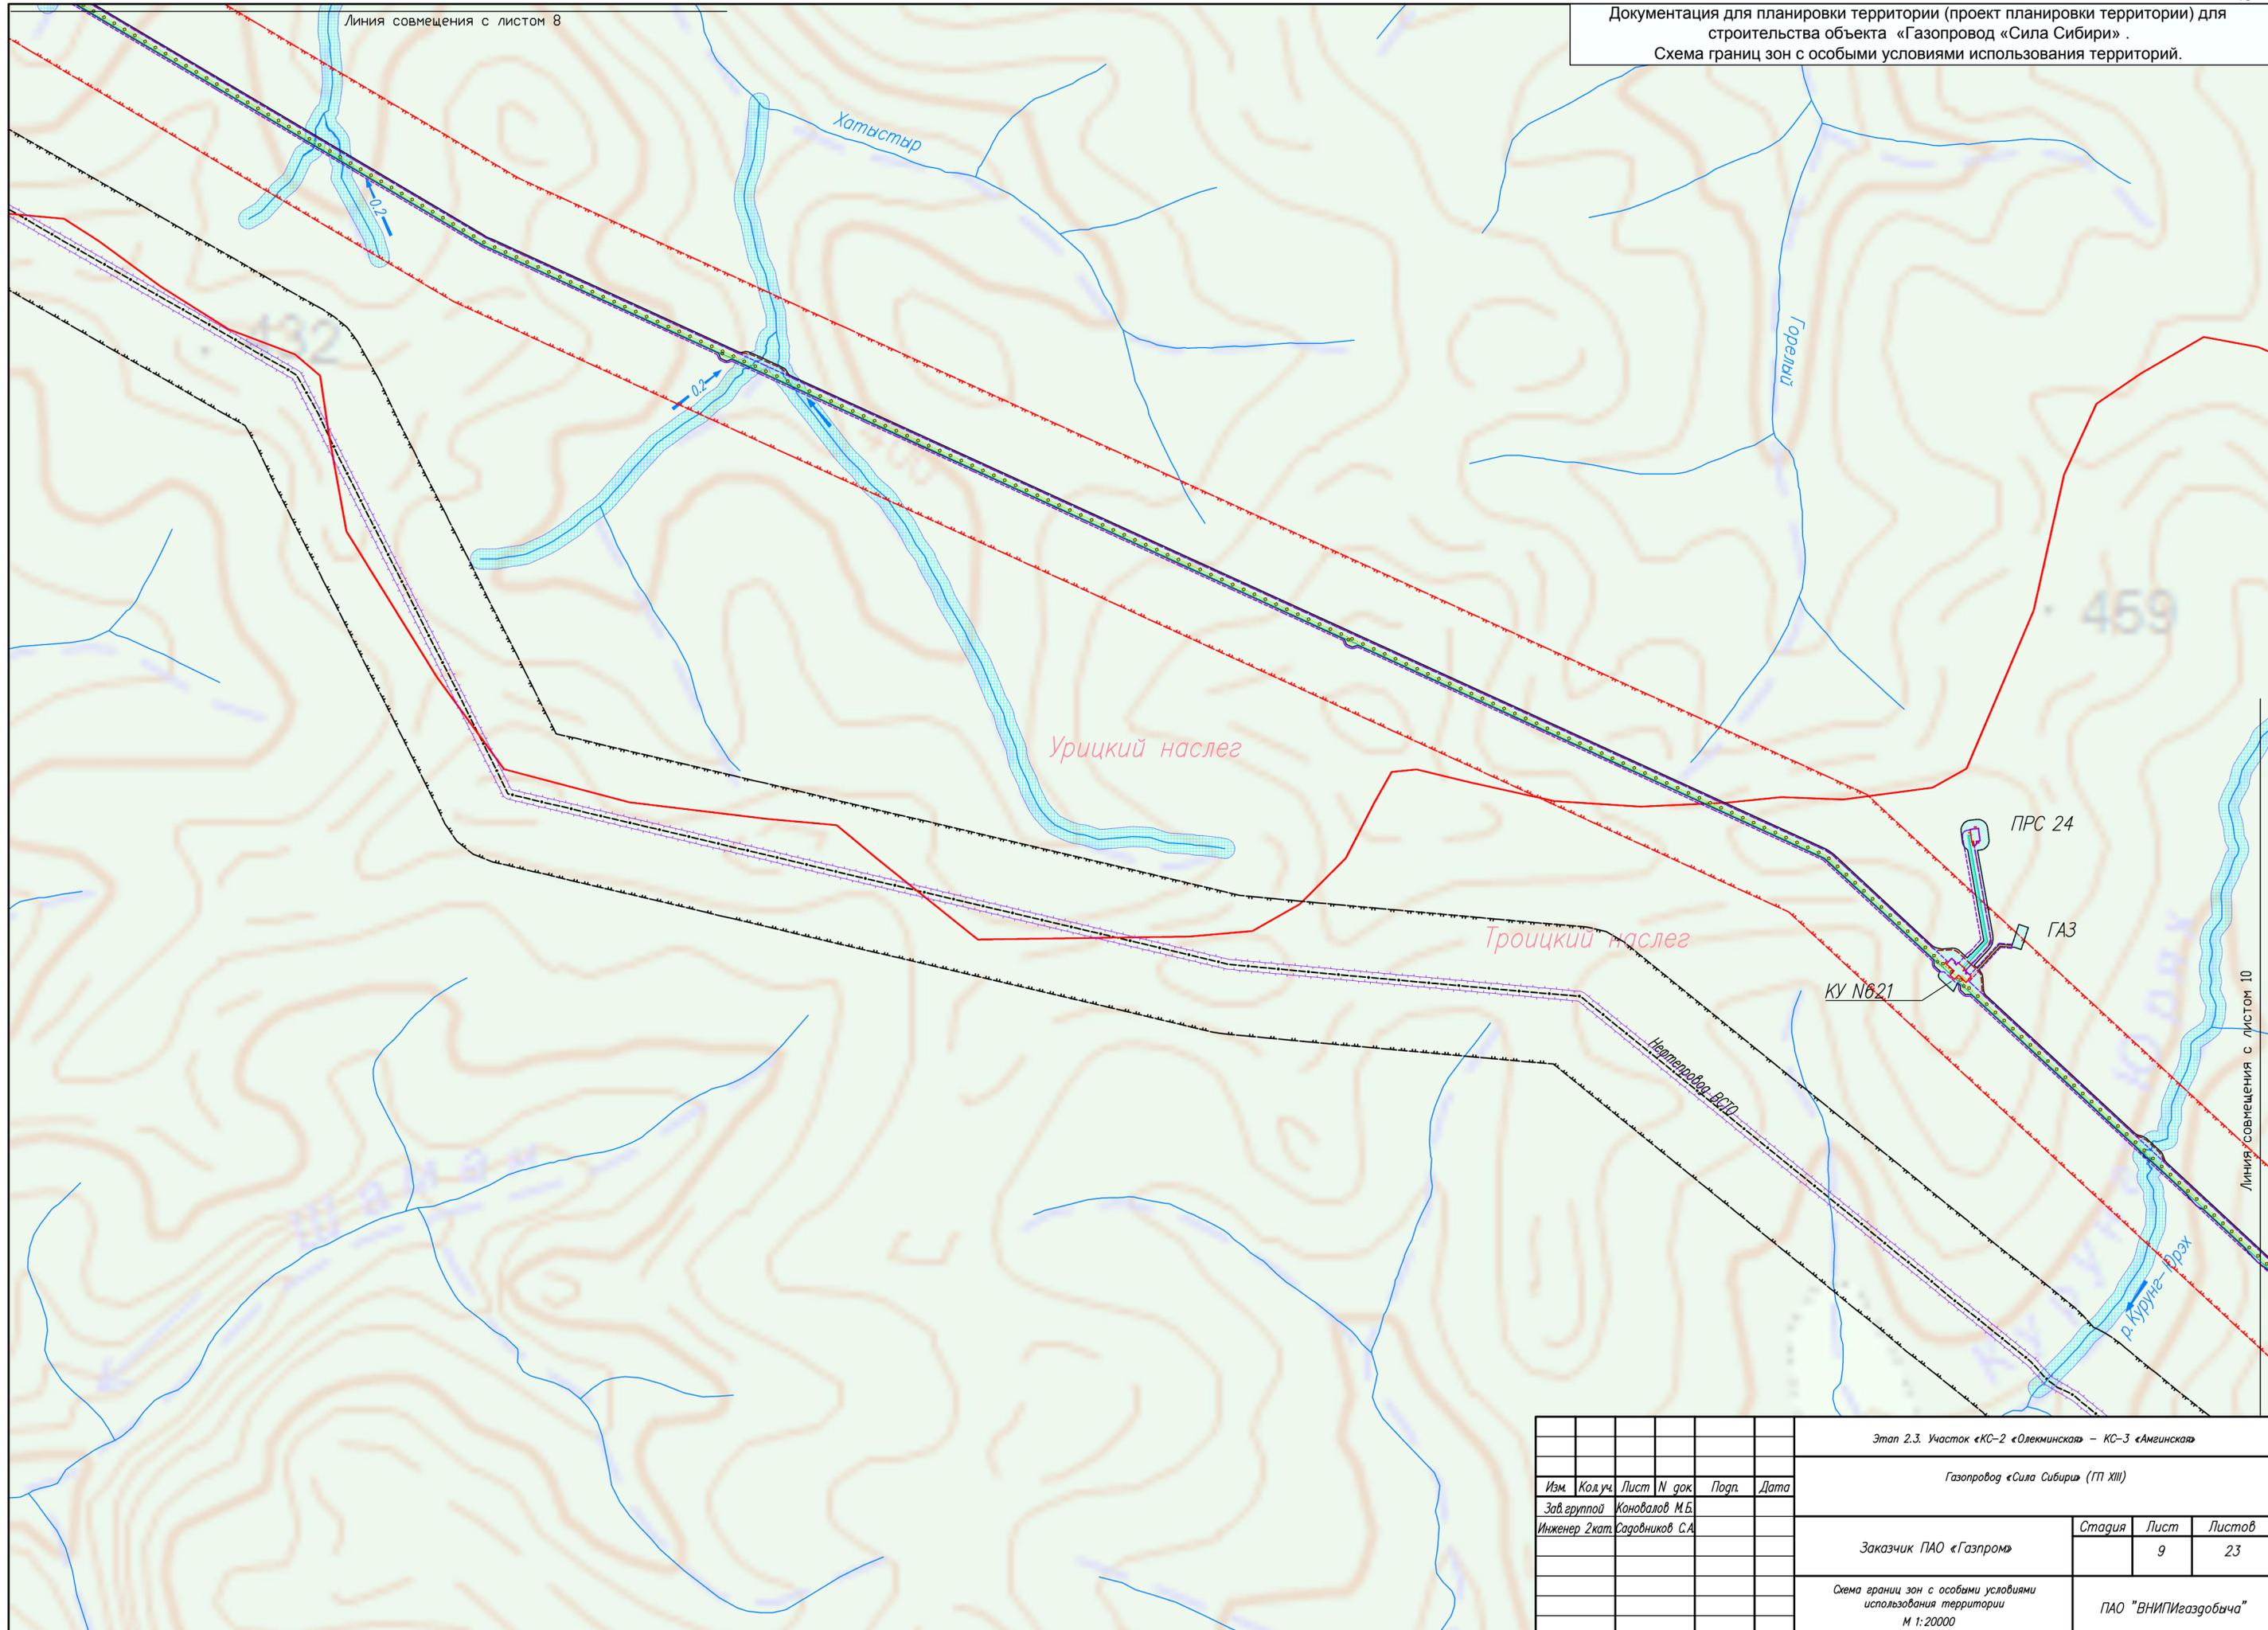

							Этап 2.3. Участок «КС-2 «Олекминская» – КС-3 «Амгинская»					
							Газопровод «Сила Сибири» (ГП XIII)					
Изм.	Код.уч.	Лист	№ док.	Подп.	Дата							
Зав. группой Инженер 2 кат. Садовников С.А.						Конювалов М.Б.		Заказчик	ПАО «Газпром»	Стадия	Лист	Листов
											9	23
								Схема границ зон с особыми условиями использования территории М 1:20000		ПАО "ВНИПИгаздобыча"		

Документация для планировки территории (проект планировки территории) для строительства объекта «Газопровод «Сила Сибири» .
Схема границ зон с особыми условиями использования территорий.

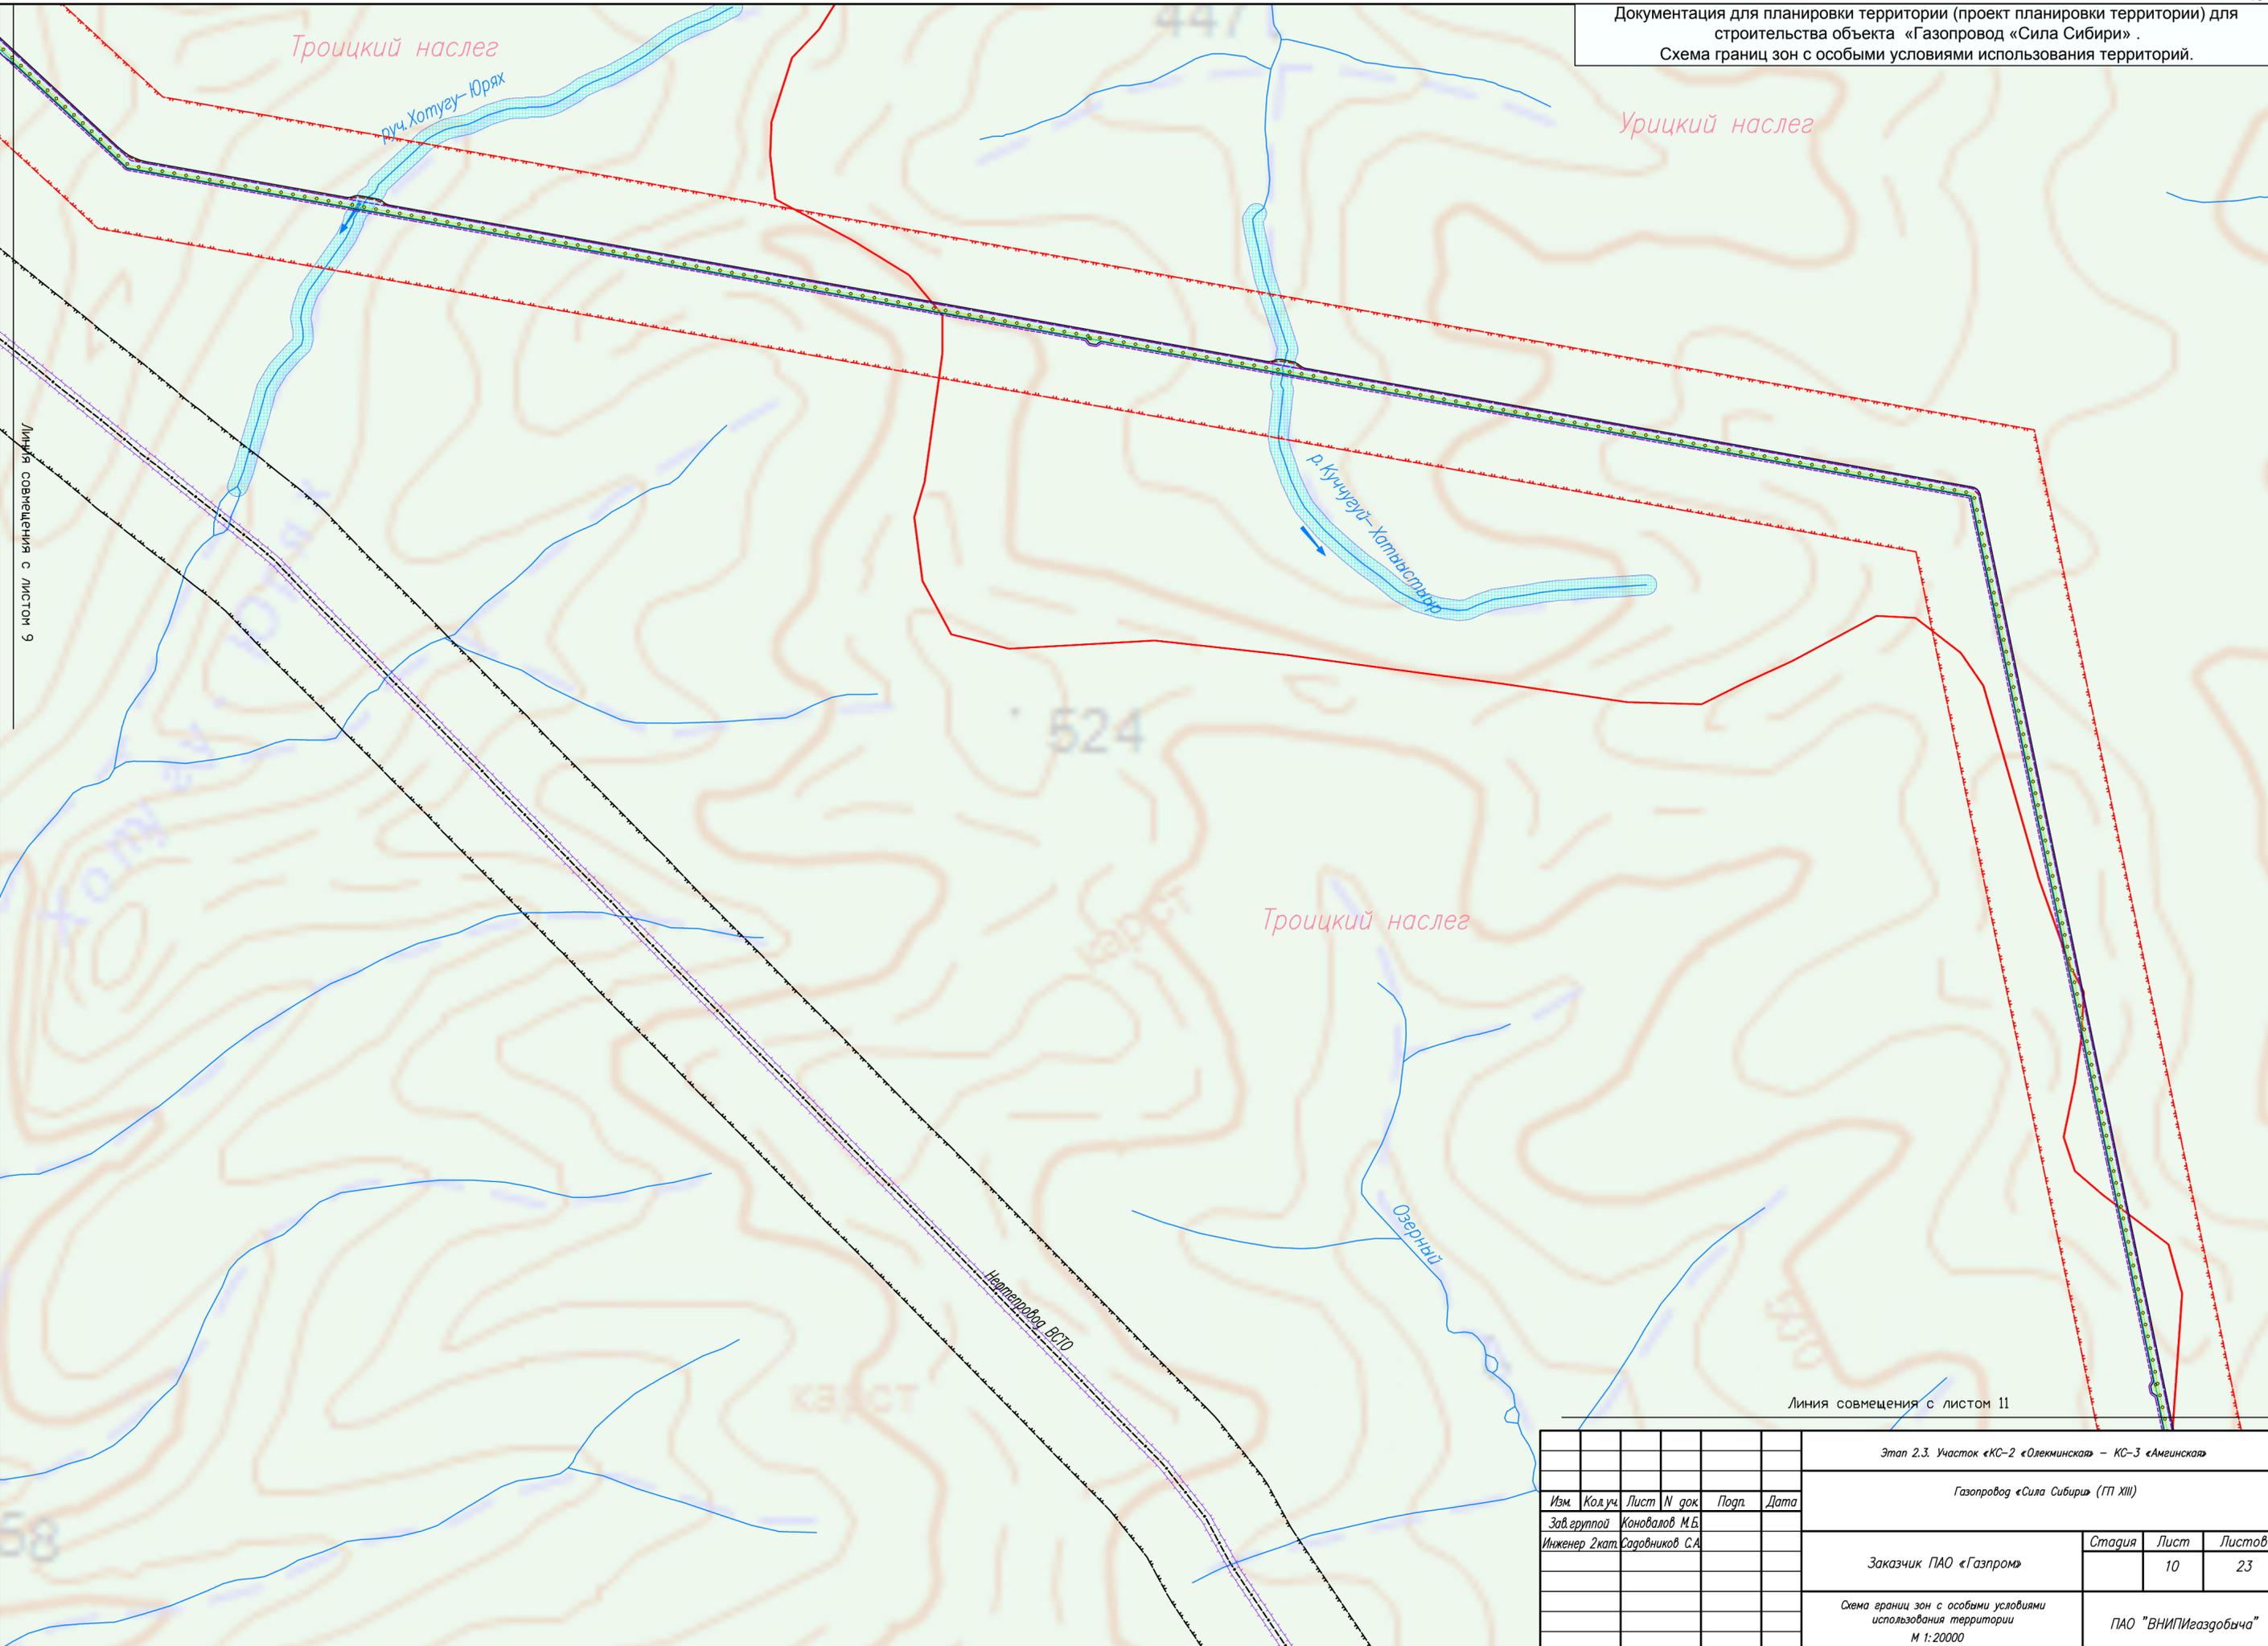

Линия совмещения с листом 11

Этап 2.3. Участок «КС-2 «Олекминская» – КС-3 «Амгинская»						
Газопровод «Сила Сибири» (ГП XIII)						
Изм.	Код.уч.	Лист	№ док.	Подп.	Дата	
	Зав. группой	Коновалов М.Б.				
	Инженер 2кат.	Садовников С.А.				
Заказчик ПАО «Газпром»					Стадия	Лист
						23
Схема границ зон с особыми условиями использования территории М 1:20000					ПАО "ВНИПИгаздобыча"	

Линия совмещения с листом 10

Урицкий наслег

Арга-Сала

431

Урицкий наслег

Иркутская-ВСТО

ПРС 25

КУ №650

ГАЗ

Линия совмещения с листом 12

Этап 2.3. Участок «КС-2 «Олекминская» – КС-3 «Амгинская»

Газопровод «Сила Сибири» (ГП XIII)

Изм.	Код.уч.	Лист	№ док.	Подп.	Дата



Заказчик ПАО «Газпром»

Стадия	Лист	Листов
	11	23

Схема границ зон с особыми условиями использования территории
М 1:20000

ПАО «ВНИПИгаздобыча»

Документация для планировки территории (проект планировки территории) для строительства объекта «Газопровод «Сила Сибири» .
Схема границ зон с особыми условиями использования территорий.

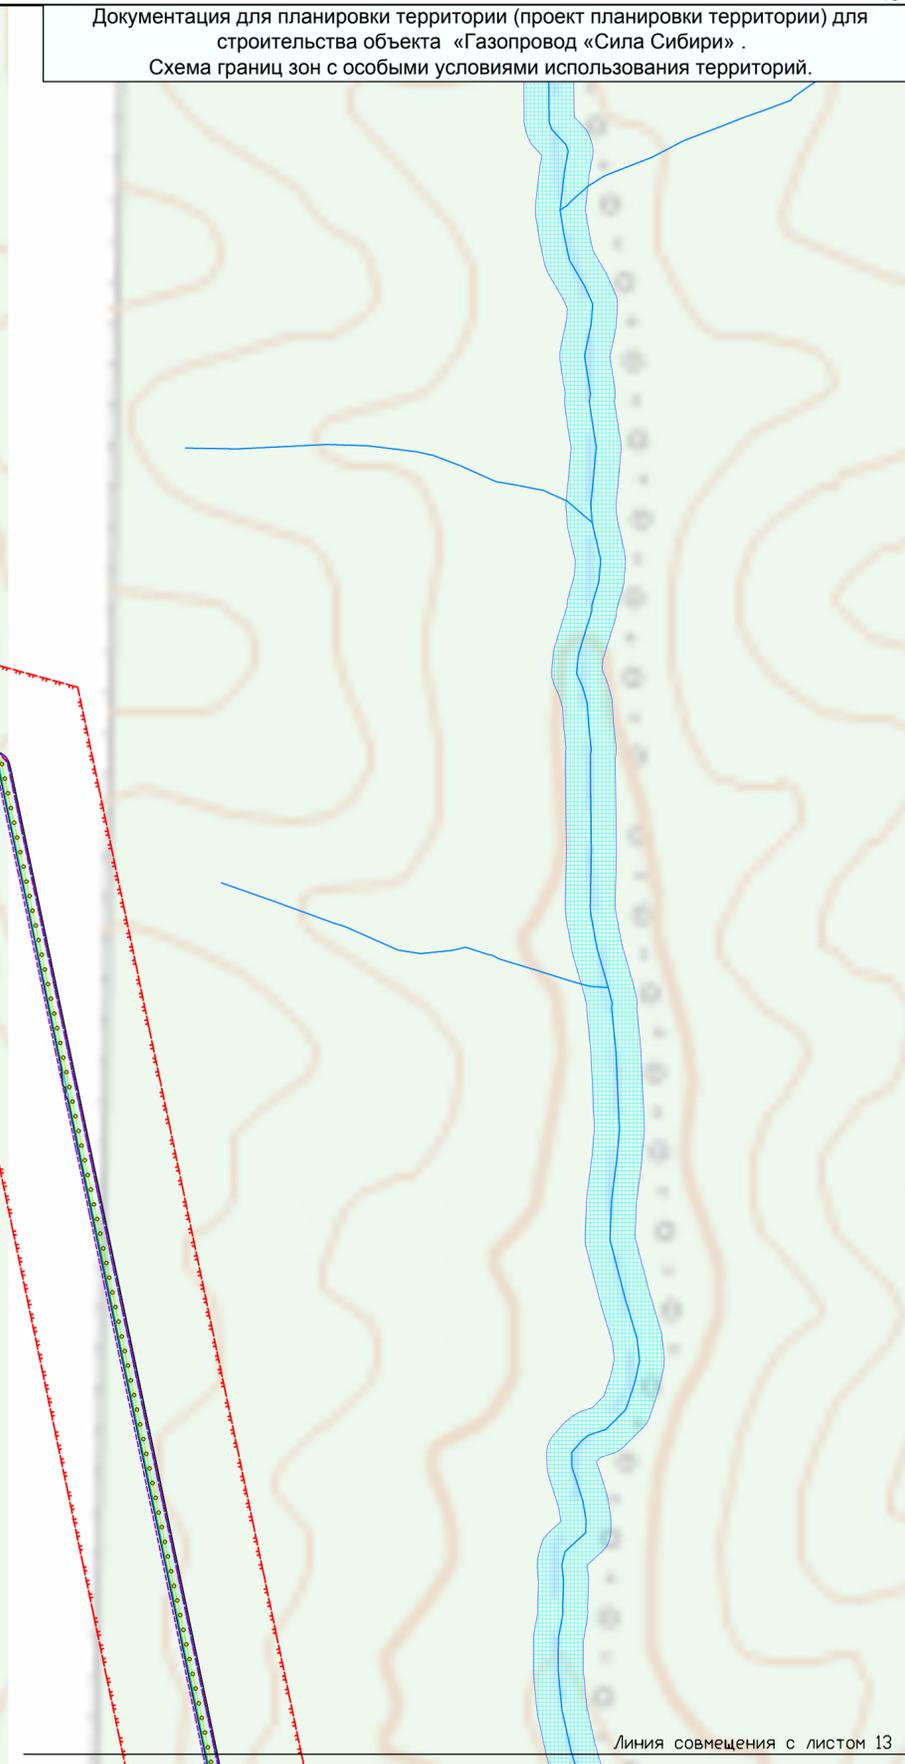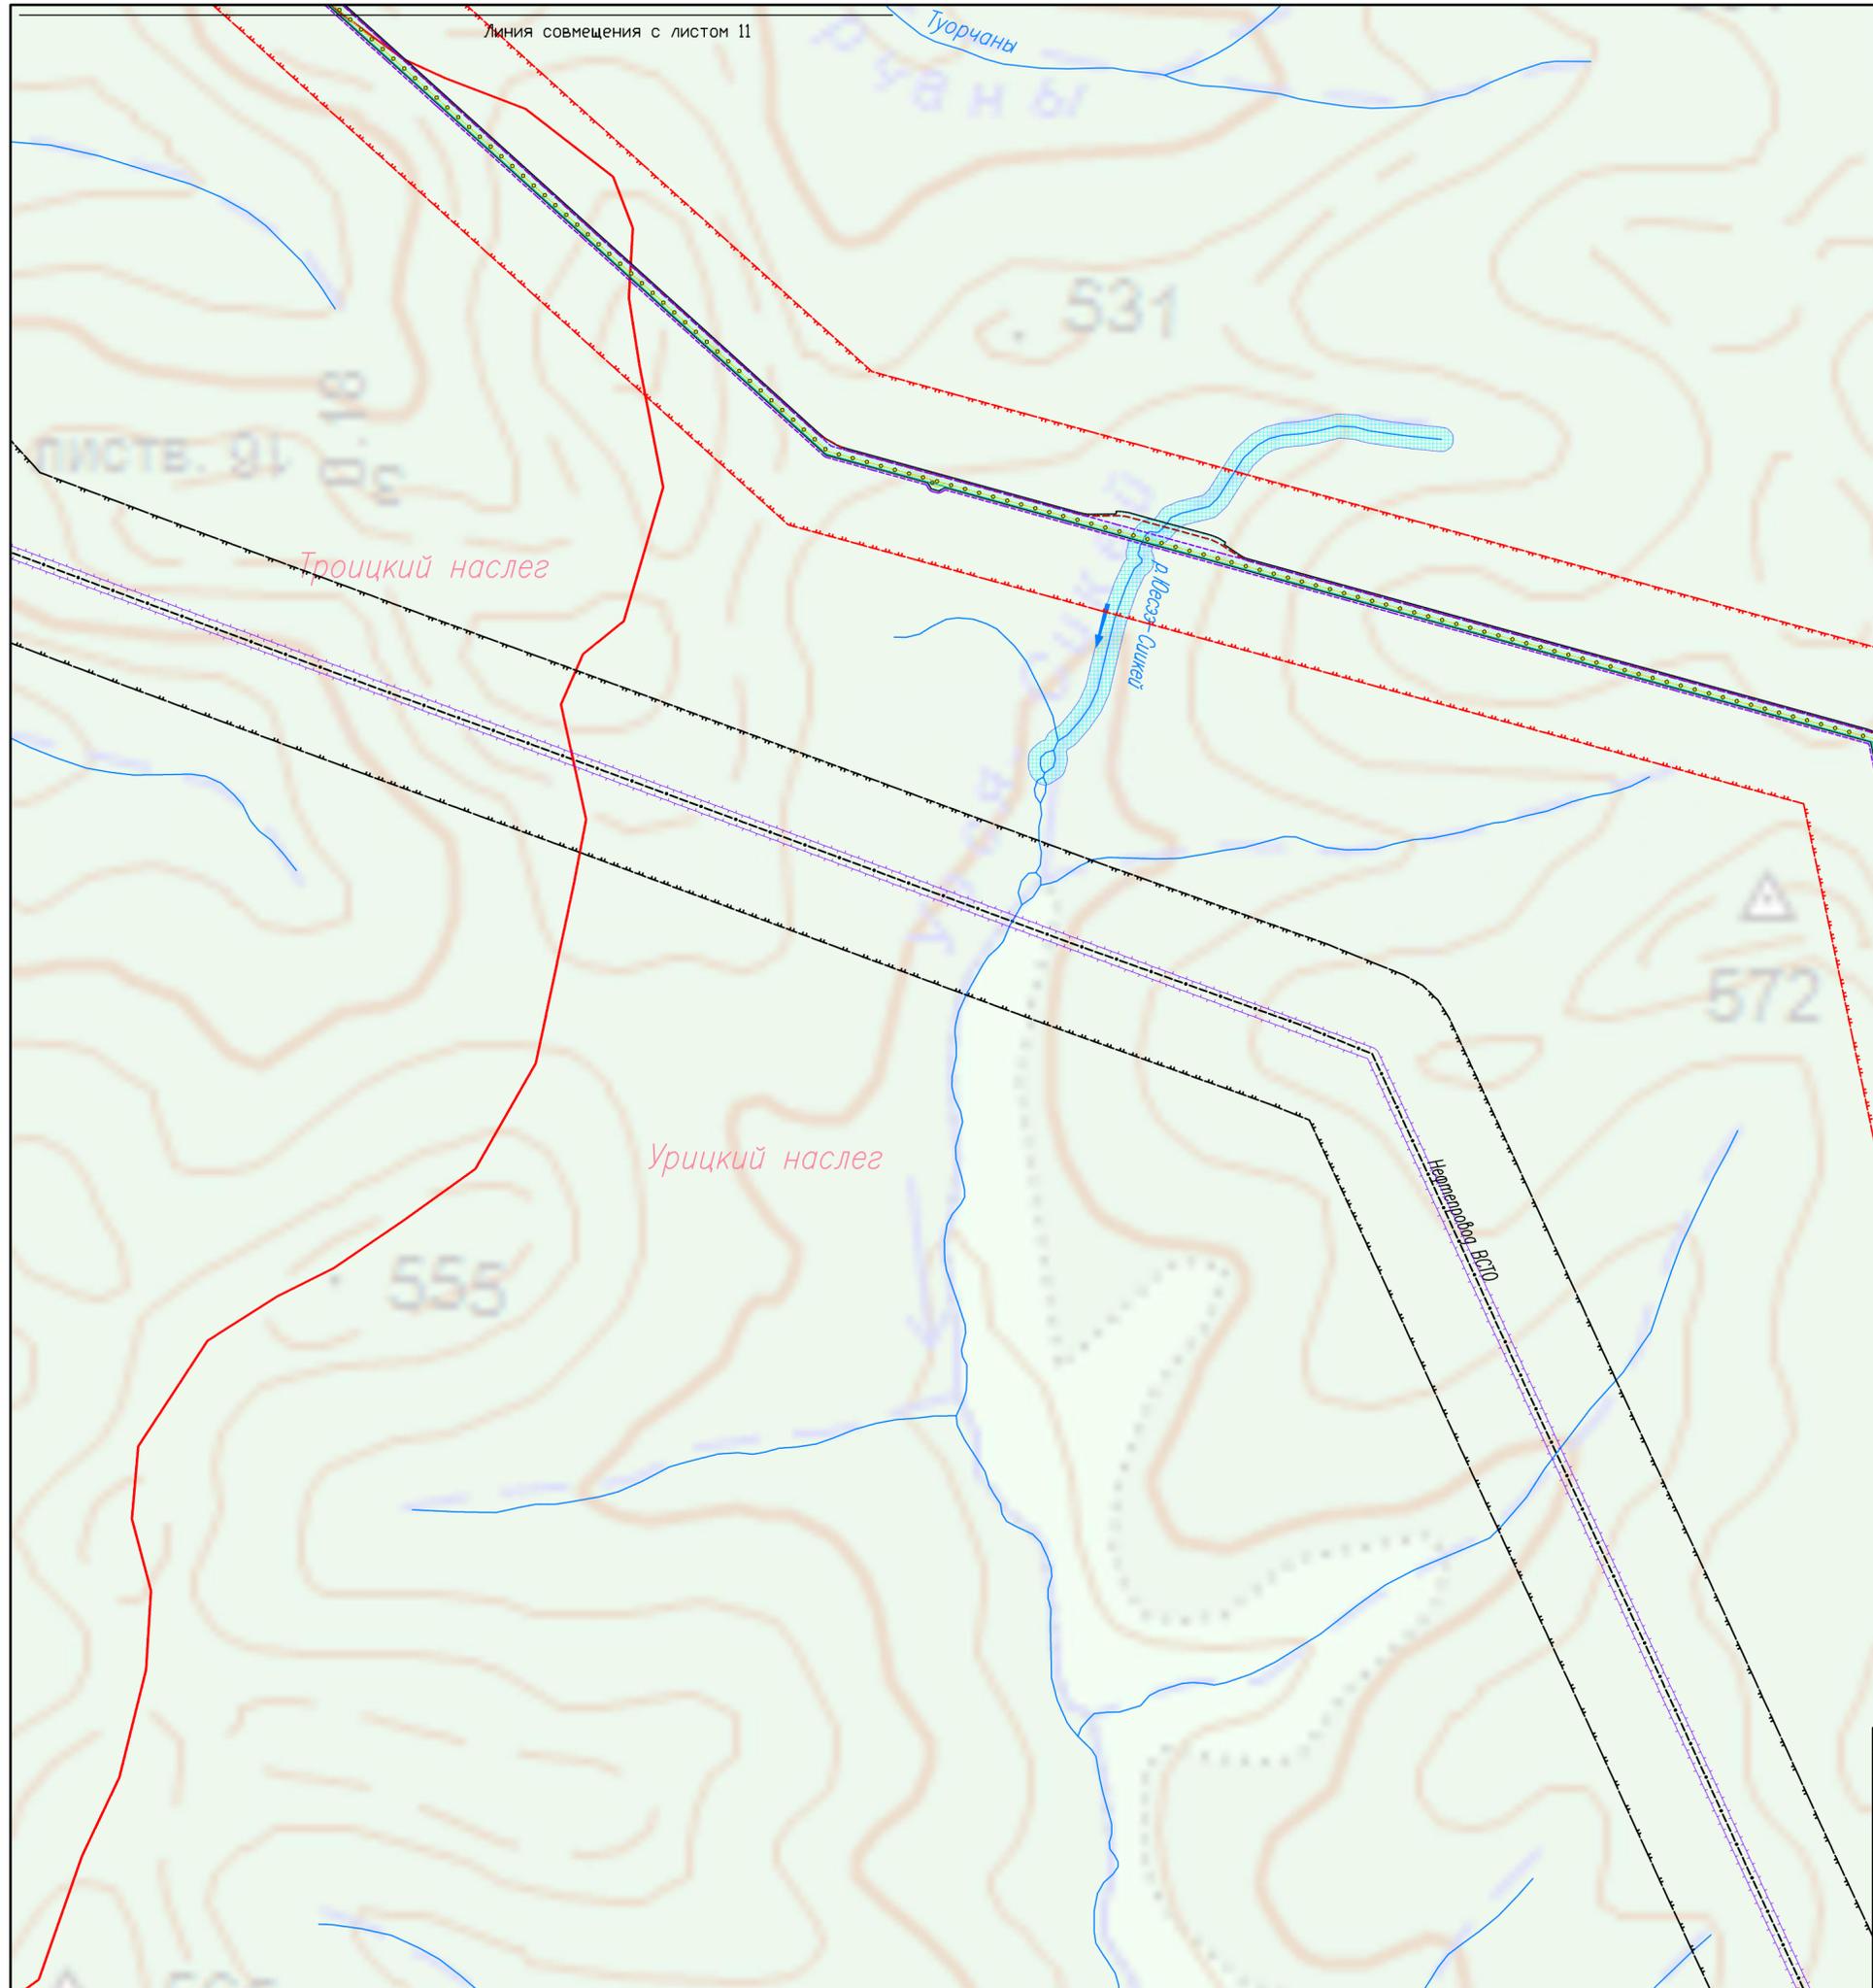


Линия совмещения с листом 11

Линия совмещения с листом 13

Этап 2.3. Участок «КС-2 «Олекминская» – КС-3 «Амгинская»						
Газопровод «Сила Сибири» (ГП XIII)						
Изм.	Код.уч.	Лист	N док.	Подп.	Дата	
	Зав. группой	Коновалов М.Б.				
	Инженер 2кат.	Садовников С.А.				
Заказчик ПАО «Газпром»					Стадия	Лист
						23
Схема границ зон с особыми условиями использования территории М 1:20000					ПАО "ВНИПИгаздобыча"	

Документация для планировки территории (проект планировки территории) для строительства объекта «Газопровод «Сила Сибири» .
Схема границ зон с особыми условиями использования территорий.

Линия совмещения с листом 12

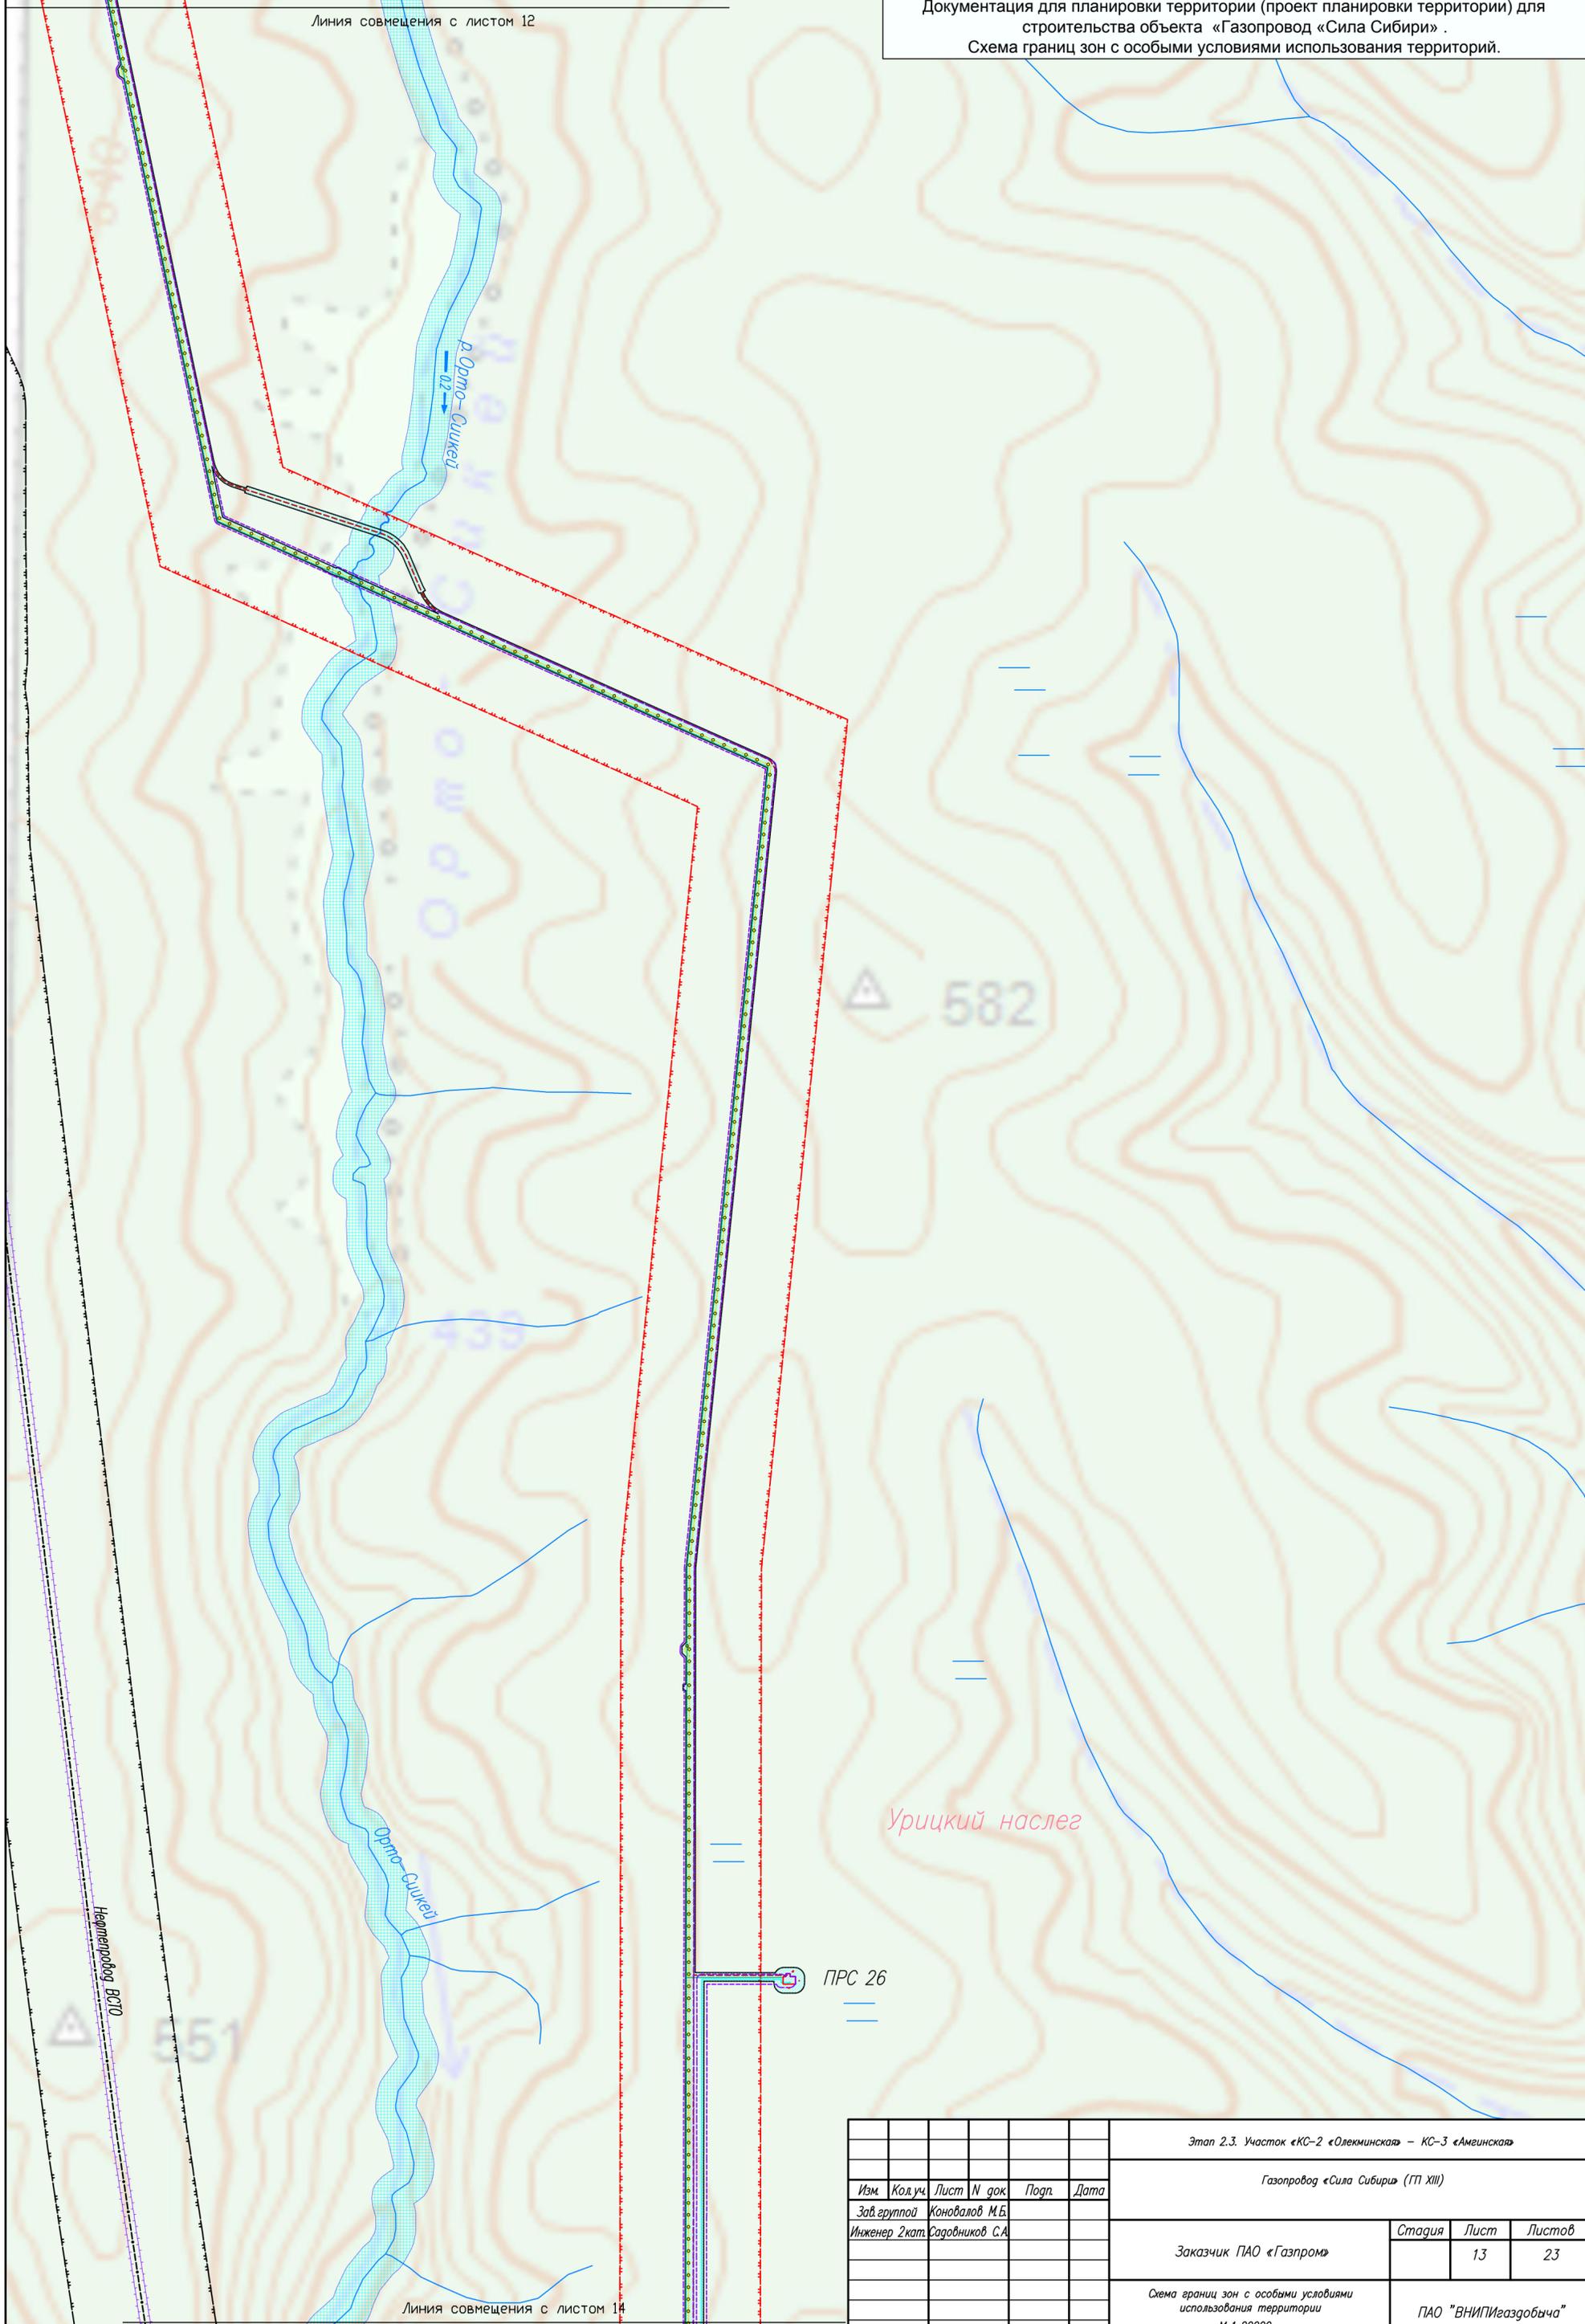


Линия совмещения с листом 14

						Этап 2.3. Участок «КС-2 «Олекминская» – КС-3 «Амгинская»				
						Газопровод «Сила Сибири» (ГП XIII)				
Изм.	Код.уч.	Лист	№ док.	Подп.	Дата					
	Зав. группой	Коновалов М.Б.								
	Инженер 2 кат.	Садовников С.А.				Заказчик ПАО «Газпром»		Стадия	Лист	Листов
									13	23
						Схема границ зон с особыми условиями использования территории М 1:20000				
						ПАО "ВНИПИгаздобыча"				

Линия совмещения с листом 13

КУ N676

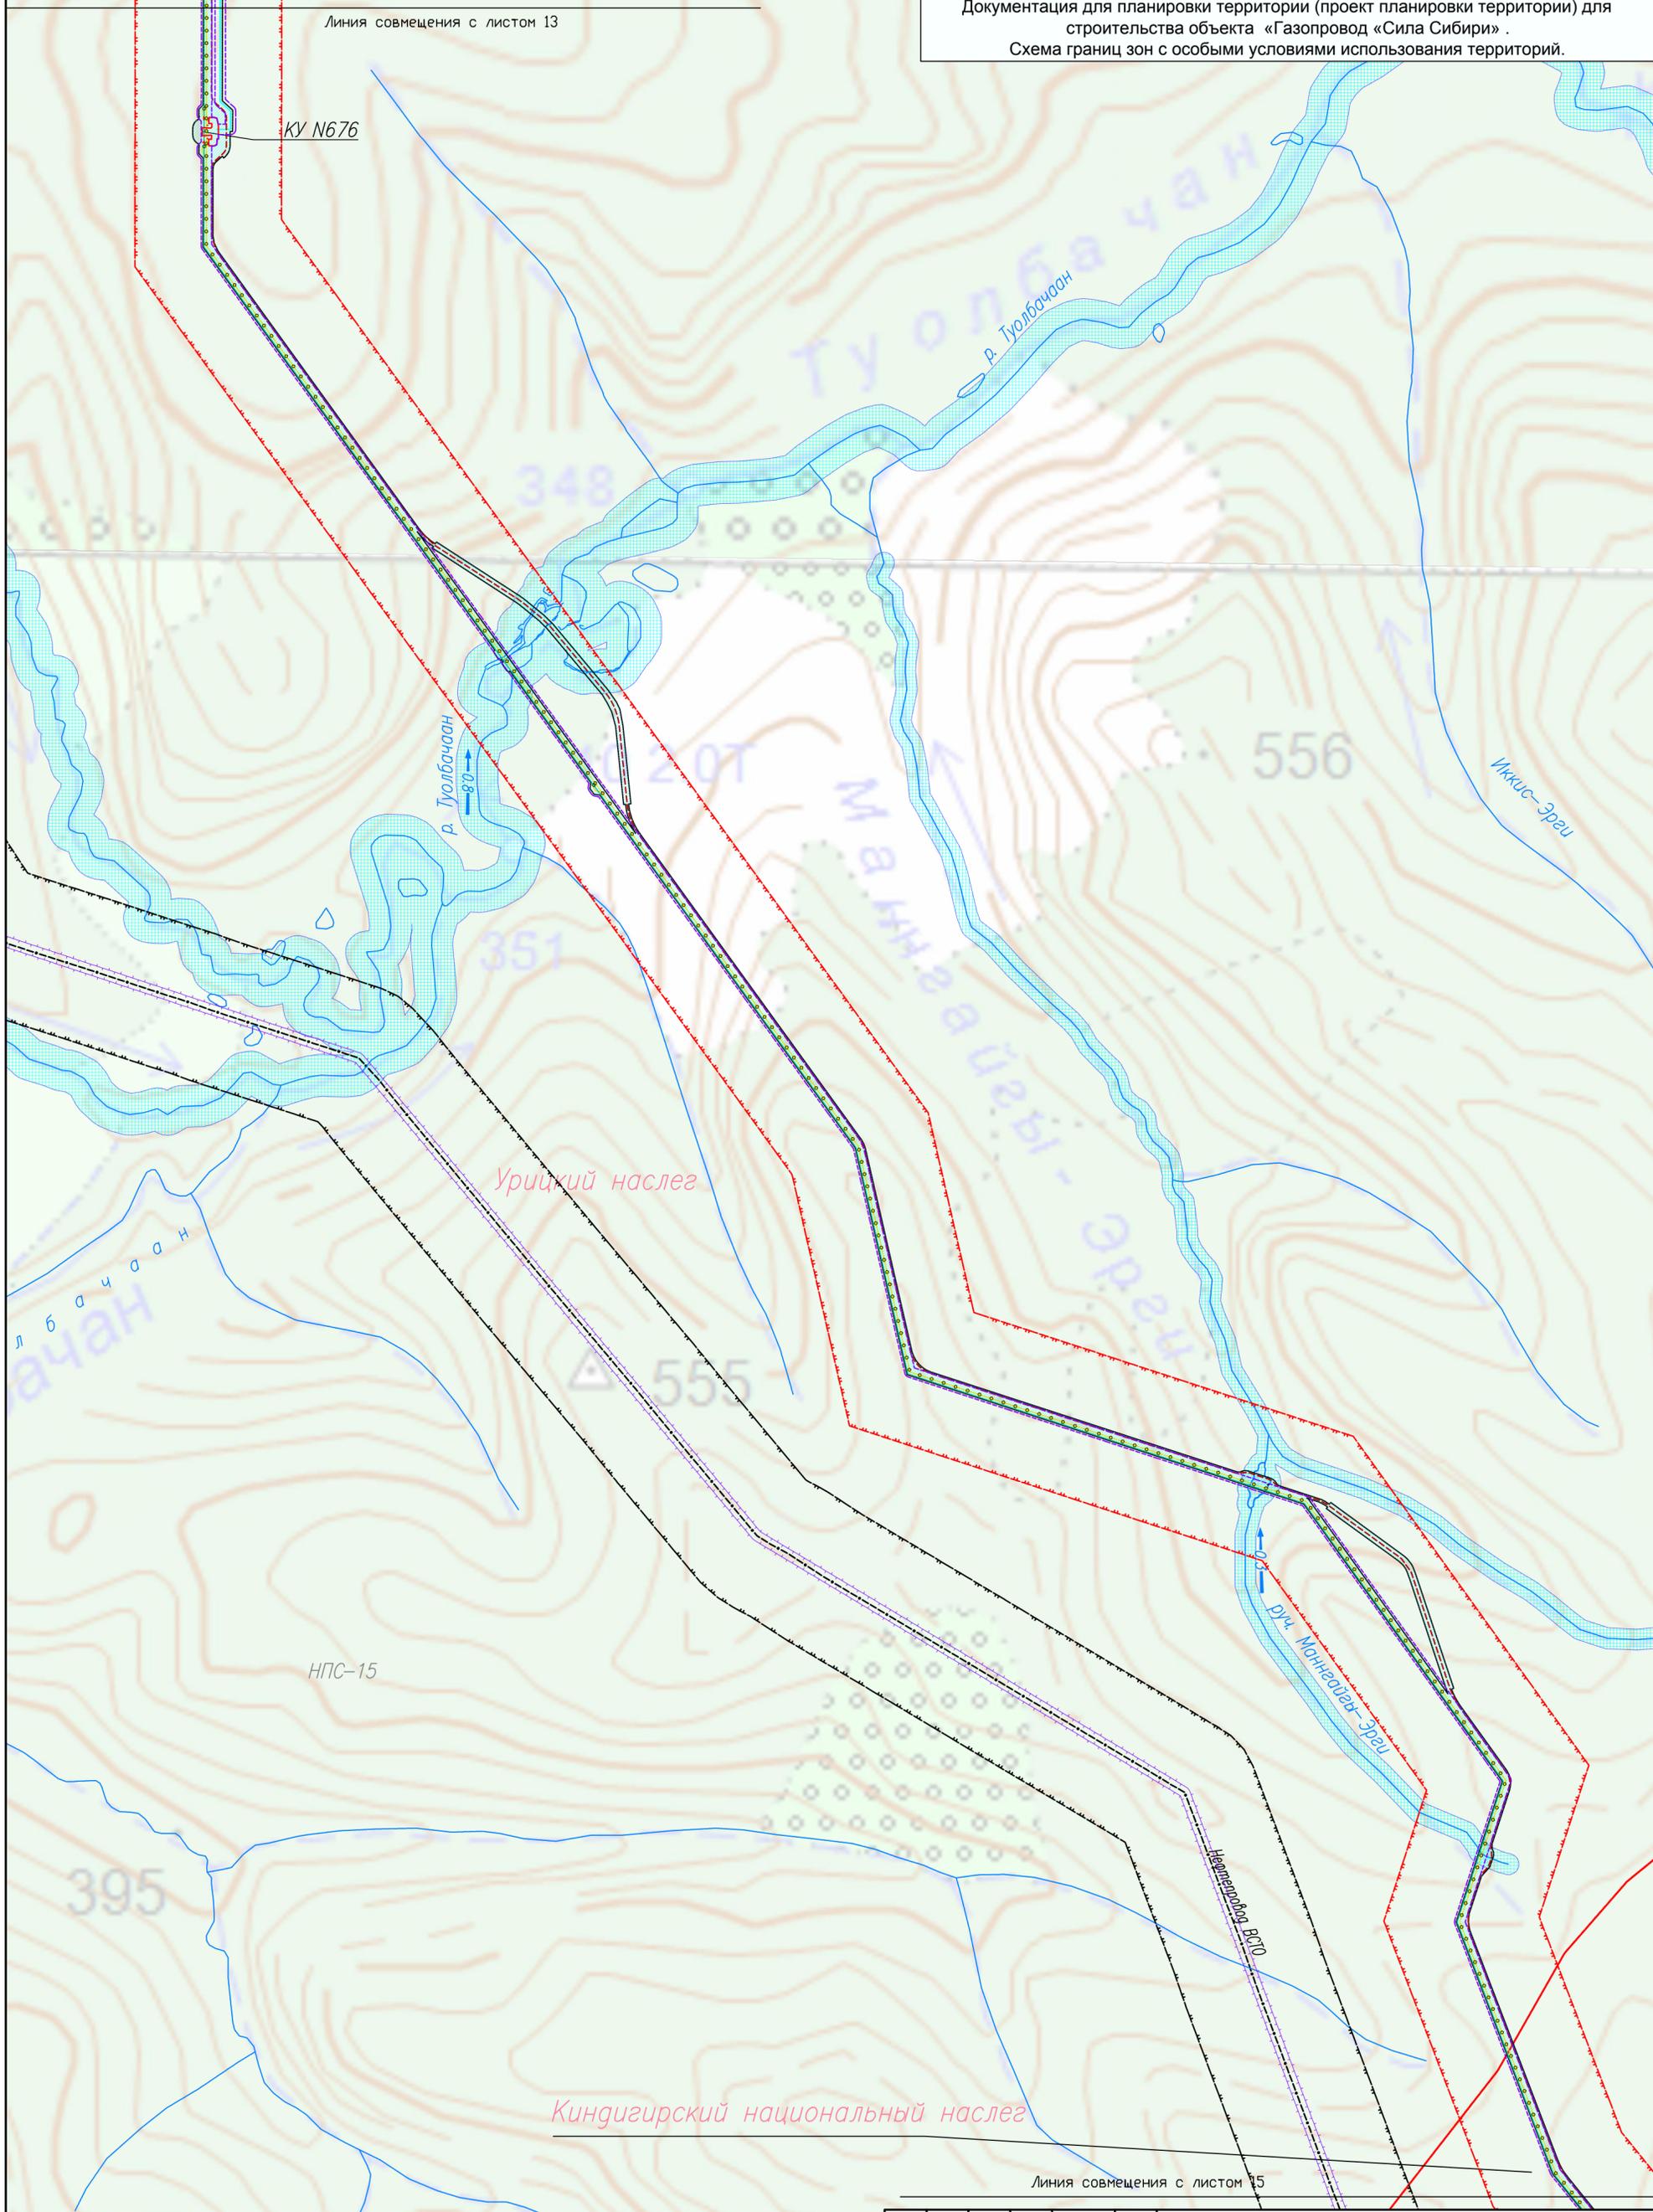

Линия совмещения с листом 15

Этап 2.3. Участок «КС-2 «Олекминская» – КС-3 «Амгинская»

Газопровод «Сила Сибири» (ГП XIII)

Изм.	Код уч.	Лист	№ док.	Подп.	Дата


Заказчик ПАО «Газпром»

Стадия	Лист	Листов
	14	23

Схема границ зон с особыми условиями использования территории
М 1:20000


ПАО "ВНИПИгаздобыча"

Документация для планировки территории (проект планировки территории) для строительства объекта «Газопровод «Сила Сибири» .
Схема границ зон с особыми условиями использования территорий.

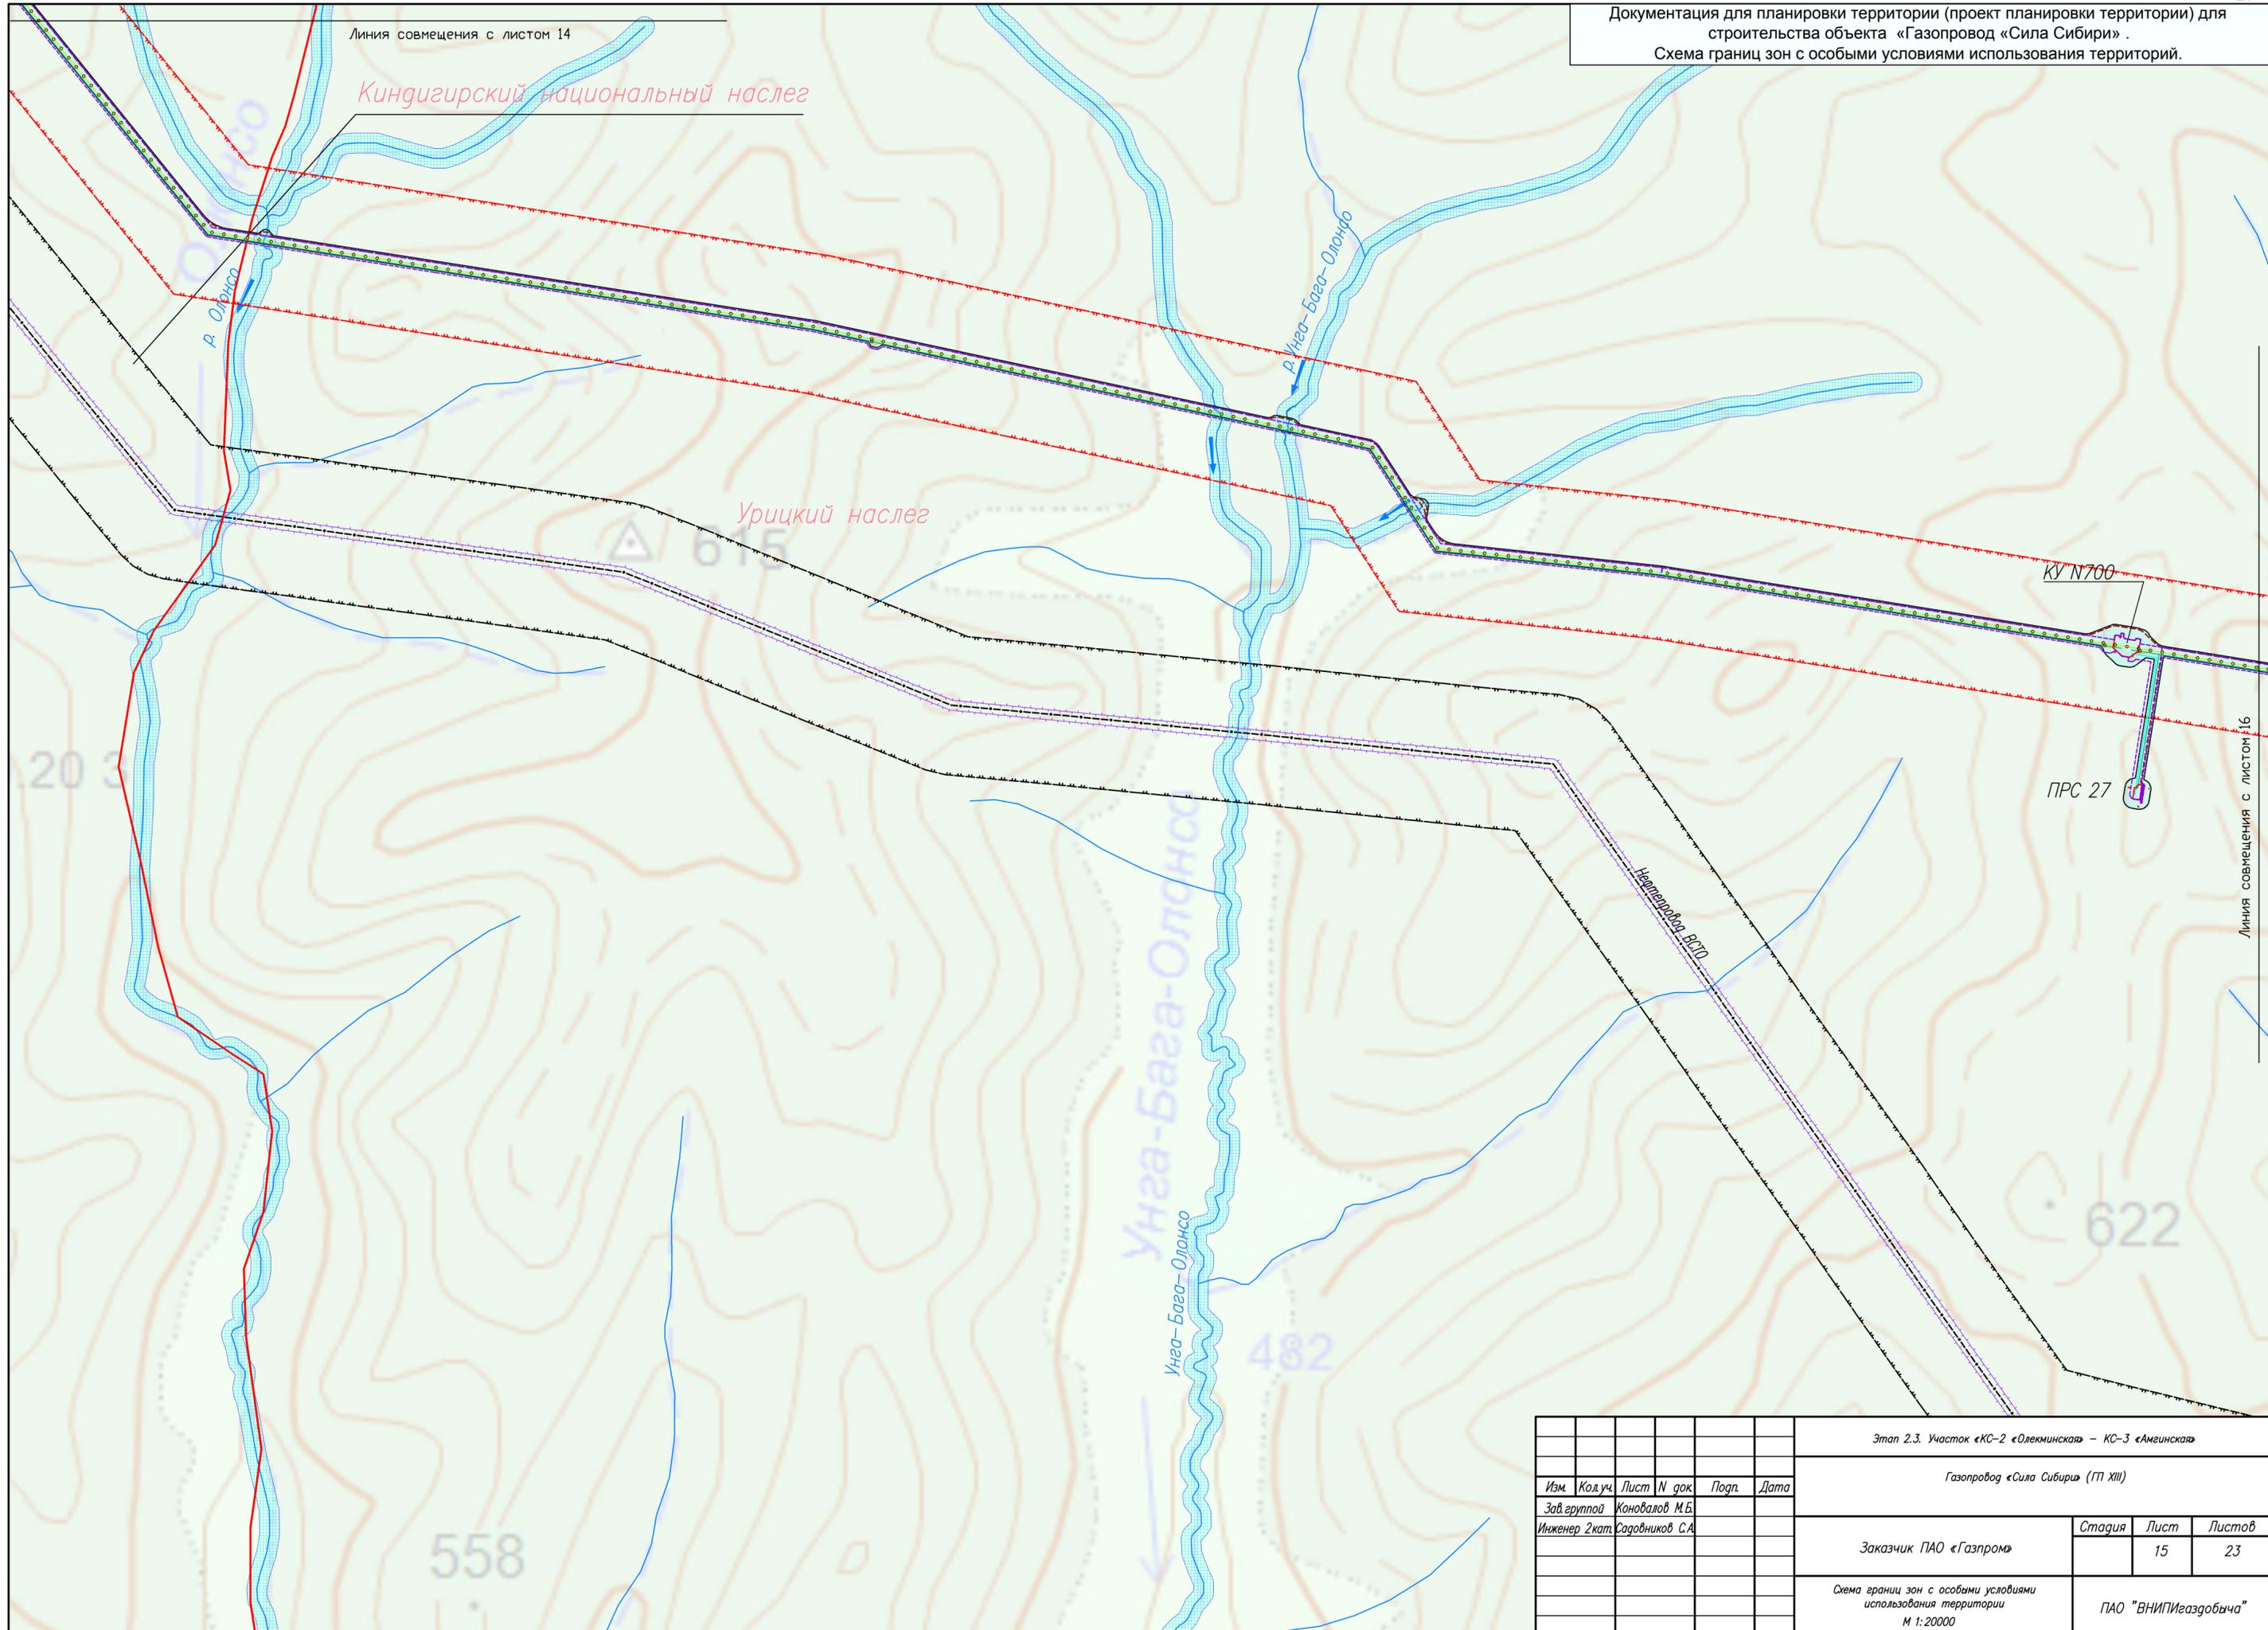


						Этап 2.3. Участок «КС-2 «Олекминская» – КС-3 «Амгинская»					
						Газопровод «Сила Сибири» (ГП XIII)					
Изм.	Код.уч.	Лист	N док.	Подп.	Дата						
Зав. группой		Коновалов М.Б.									
Инженер 2кат.		Садовников С.А.				Заказчик		ПАО «Газпром»	Стадия	Лист	Листов
										15	23
								Схема границ зон с особыми условиями использования территории			
								М 1:20000			
								ПАО "ВНИПИгаздобыча"			

Документация для планировки территории (проект планировки территории) для строительства объекта «Газопровод «Сила Сибири» .
Схема границ зон с особыми условиями использования территорий.

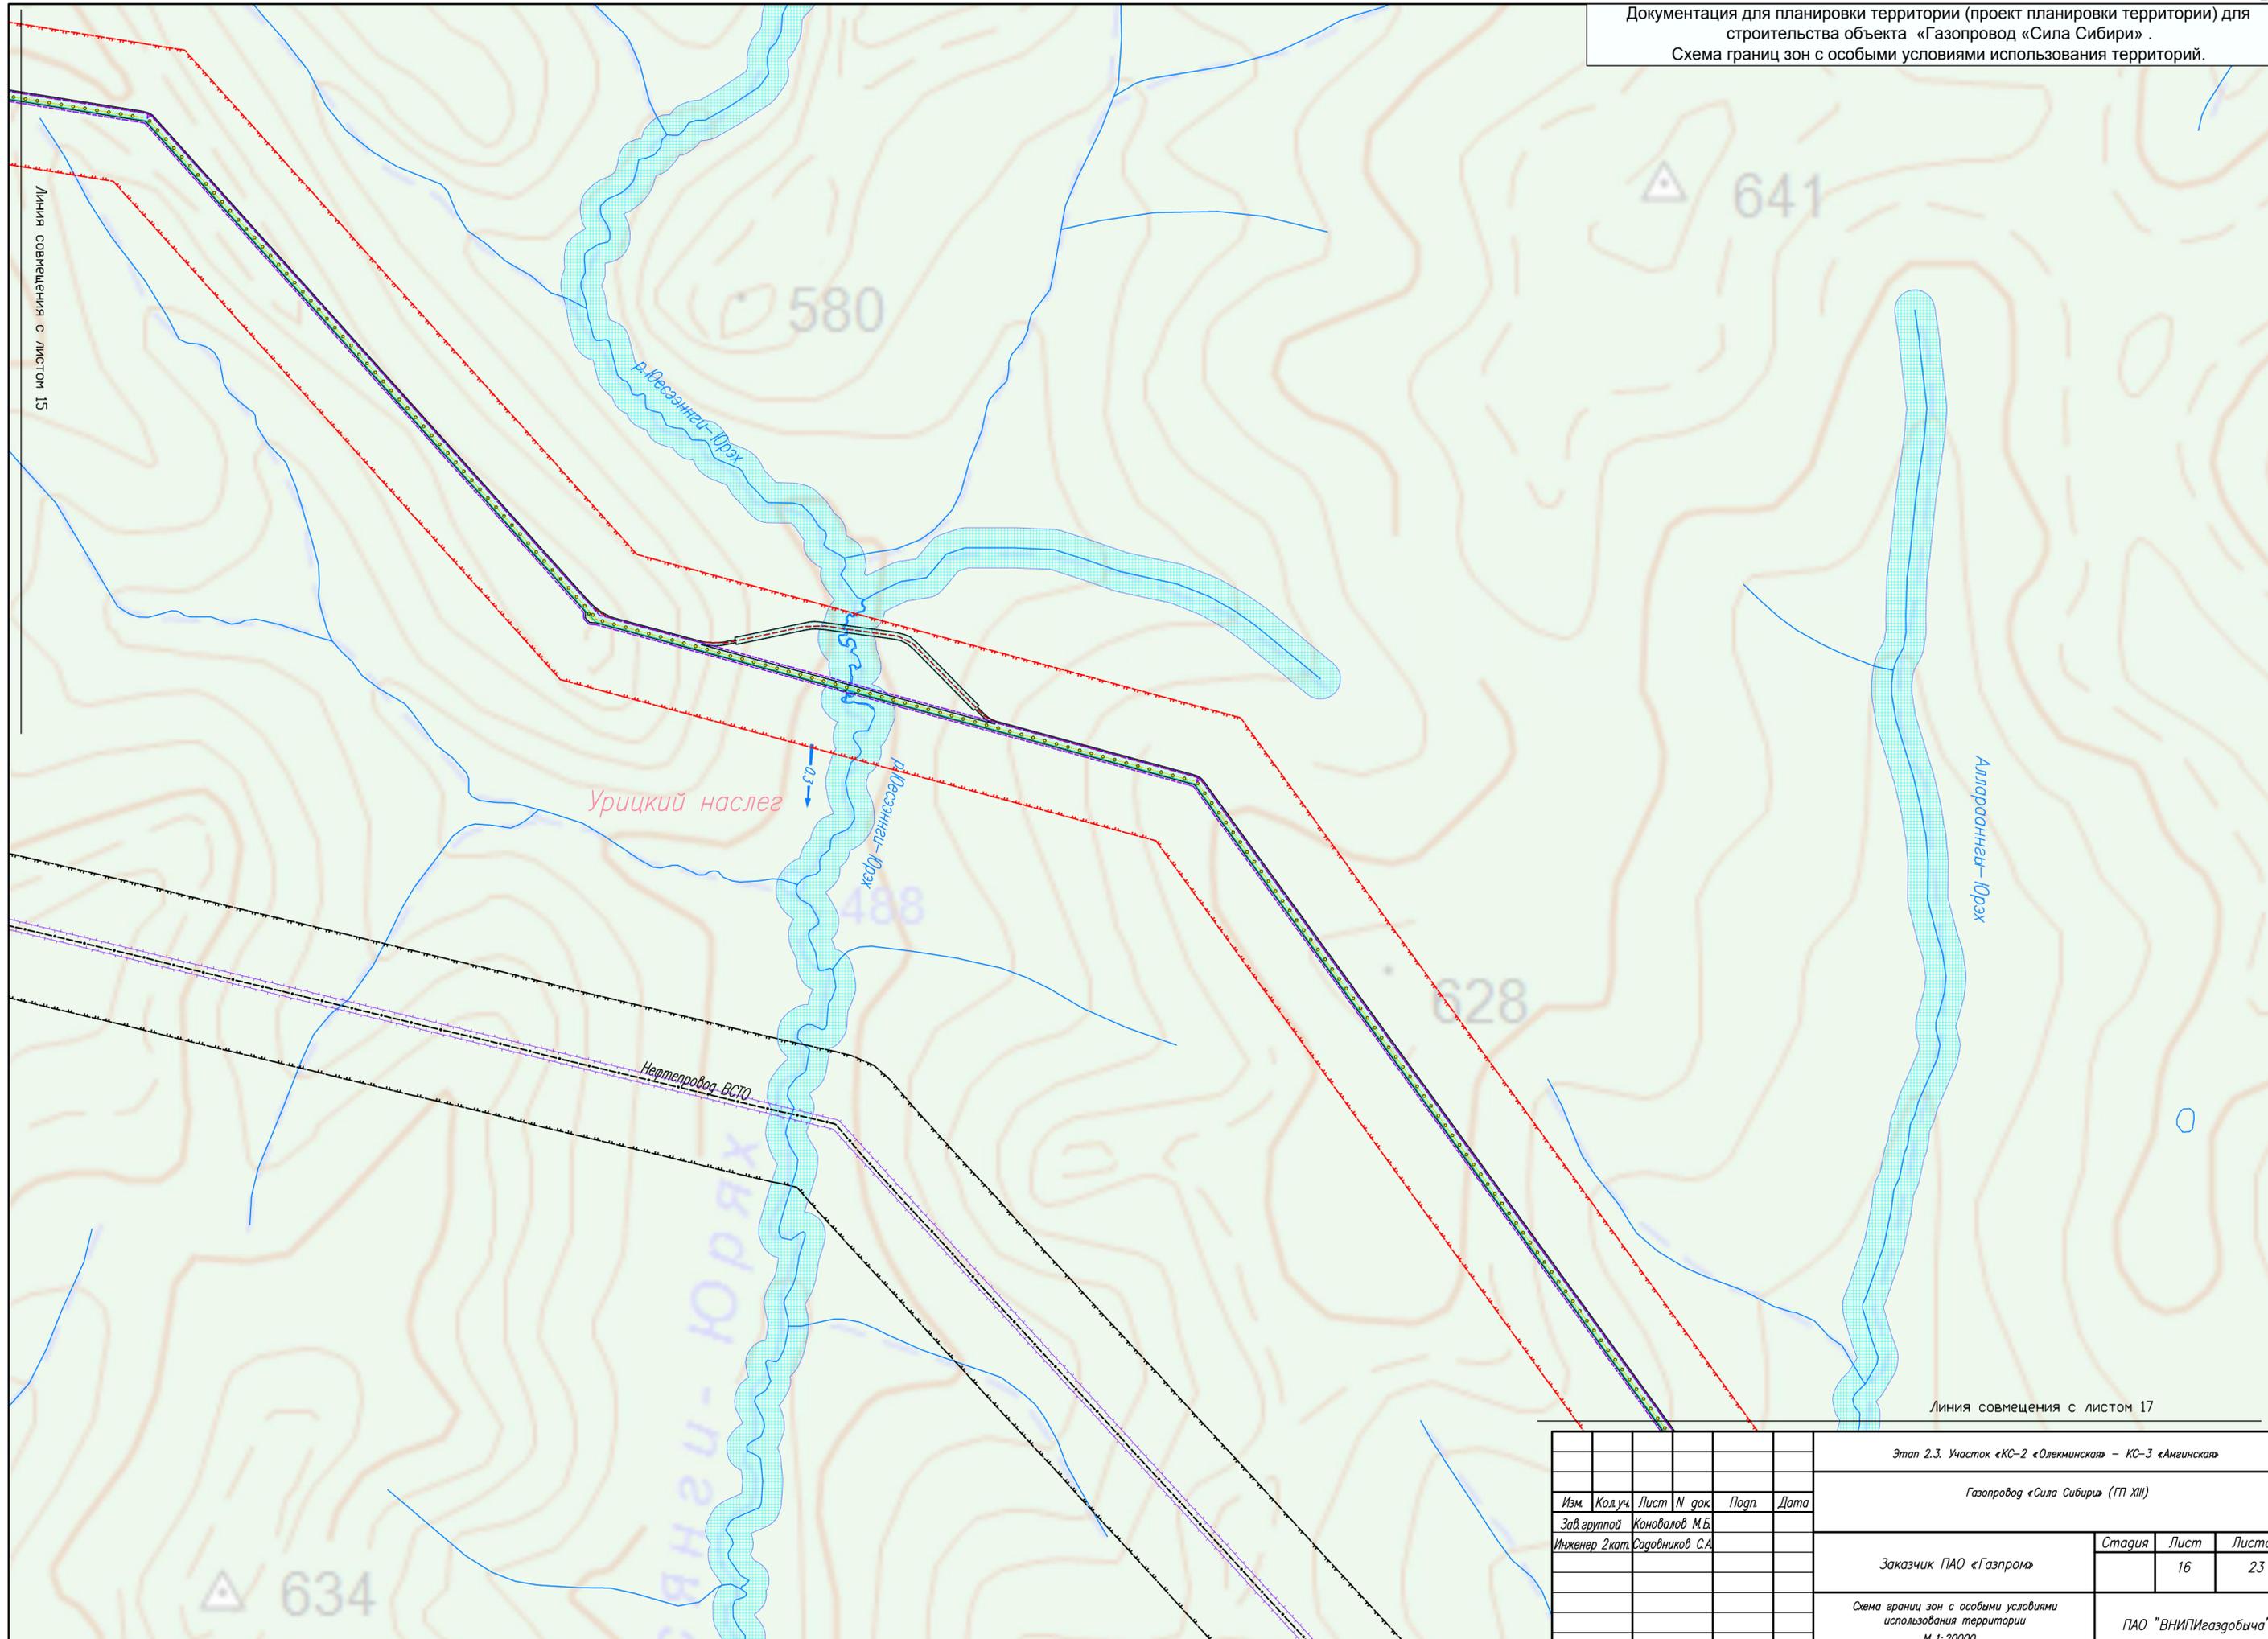

						Этап 2.3. Участок «КС-2 «Олекминская» – КС-3 «Амгинская»				
						Газопровод «Сила Сибири» (ГП XIII)				
Изм.	Код.уч.	Лист	N док.	Подп.	Дата					
Зав. группой Инженер 2кат. Садовников С.А.						Заказчик ПАО «Газпром»		Стадия	Лист	Листов
									16	23
						Схема границ зон с особыми условиями использования территории М 1:20000		ПАО "ВНИПИгаздобыча"		

Линия совмещения с листом 16

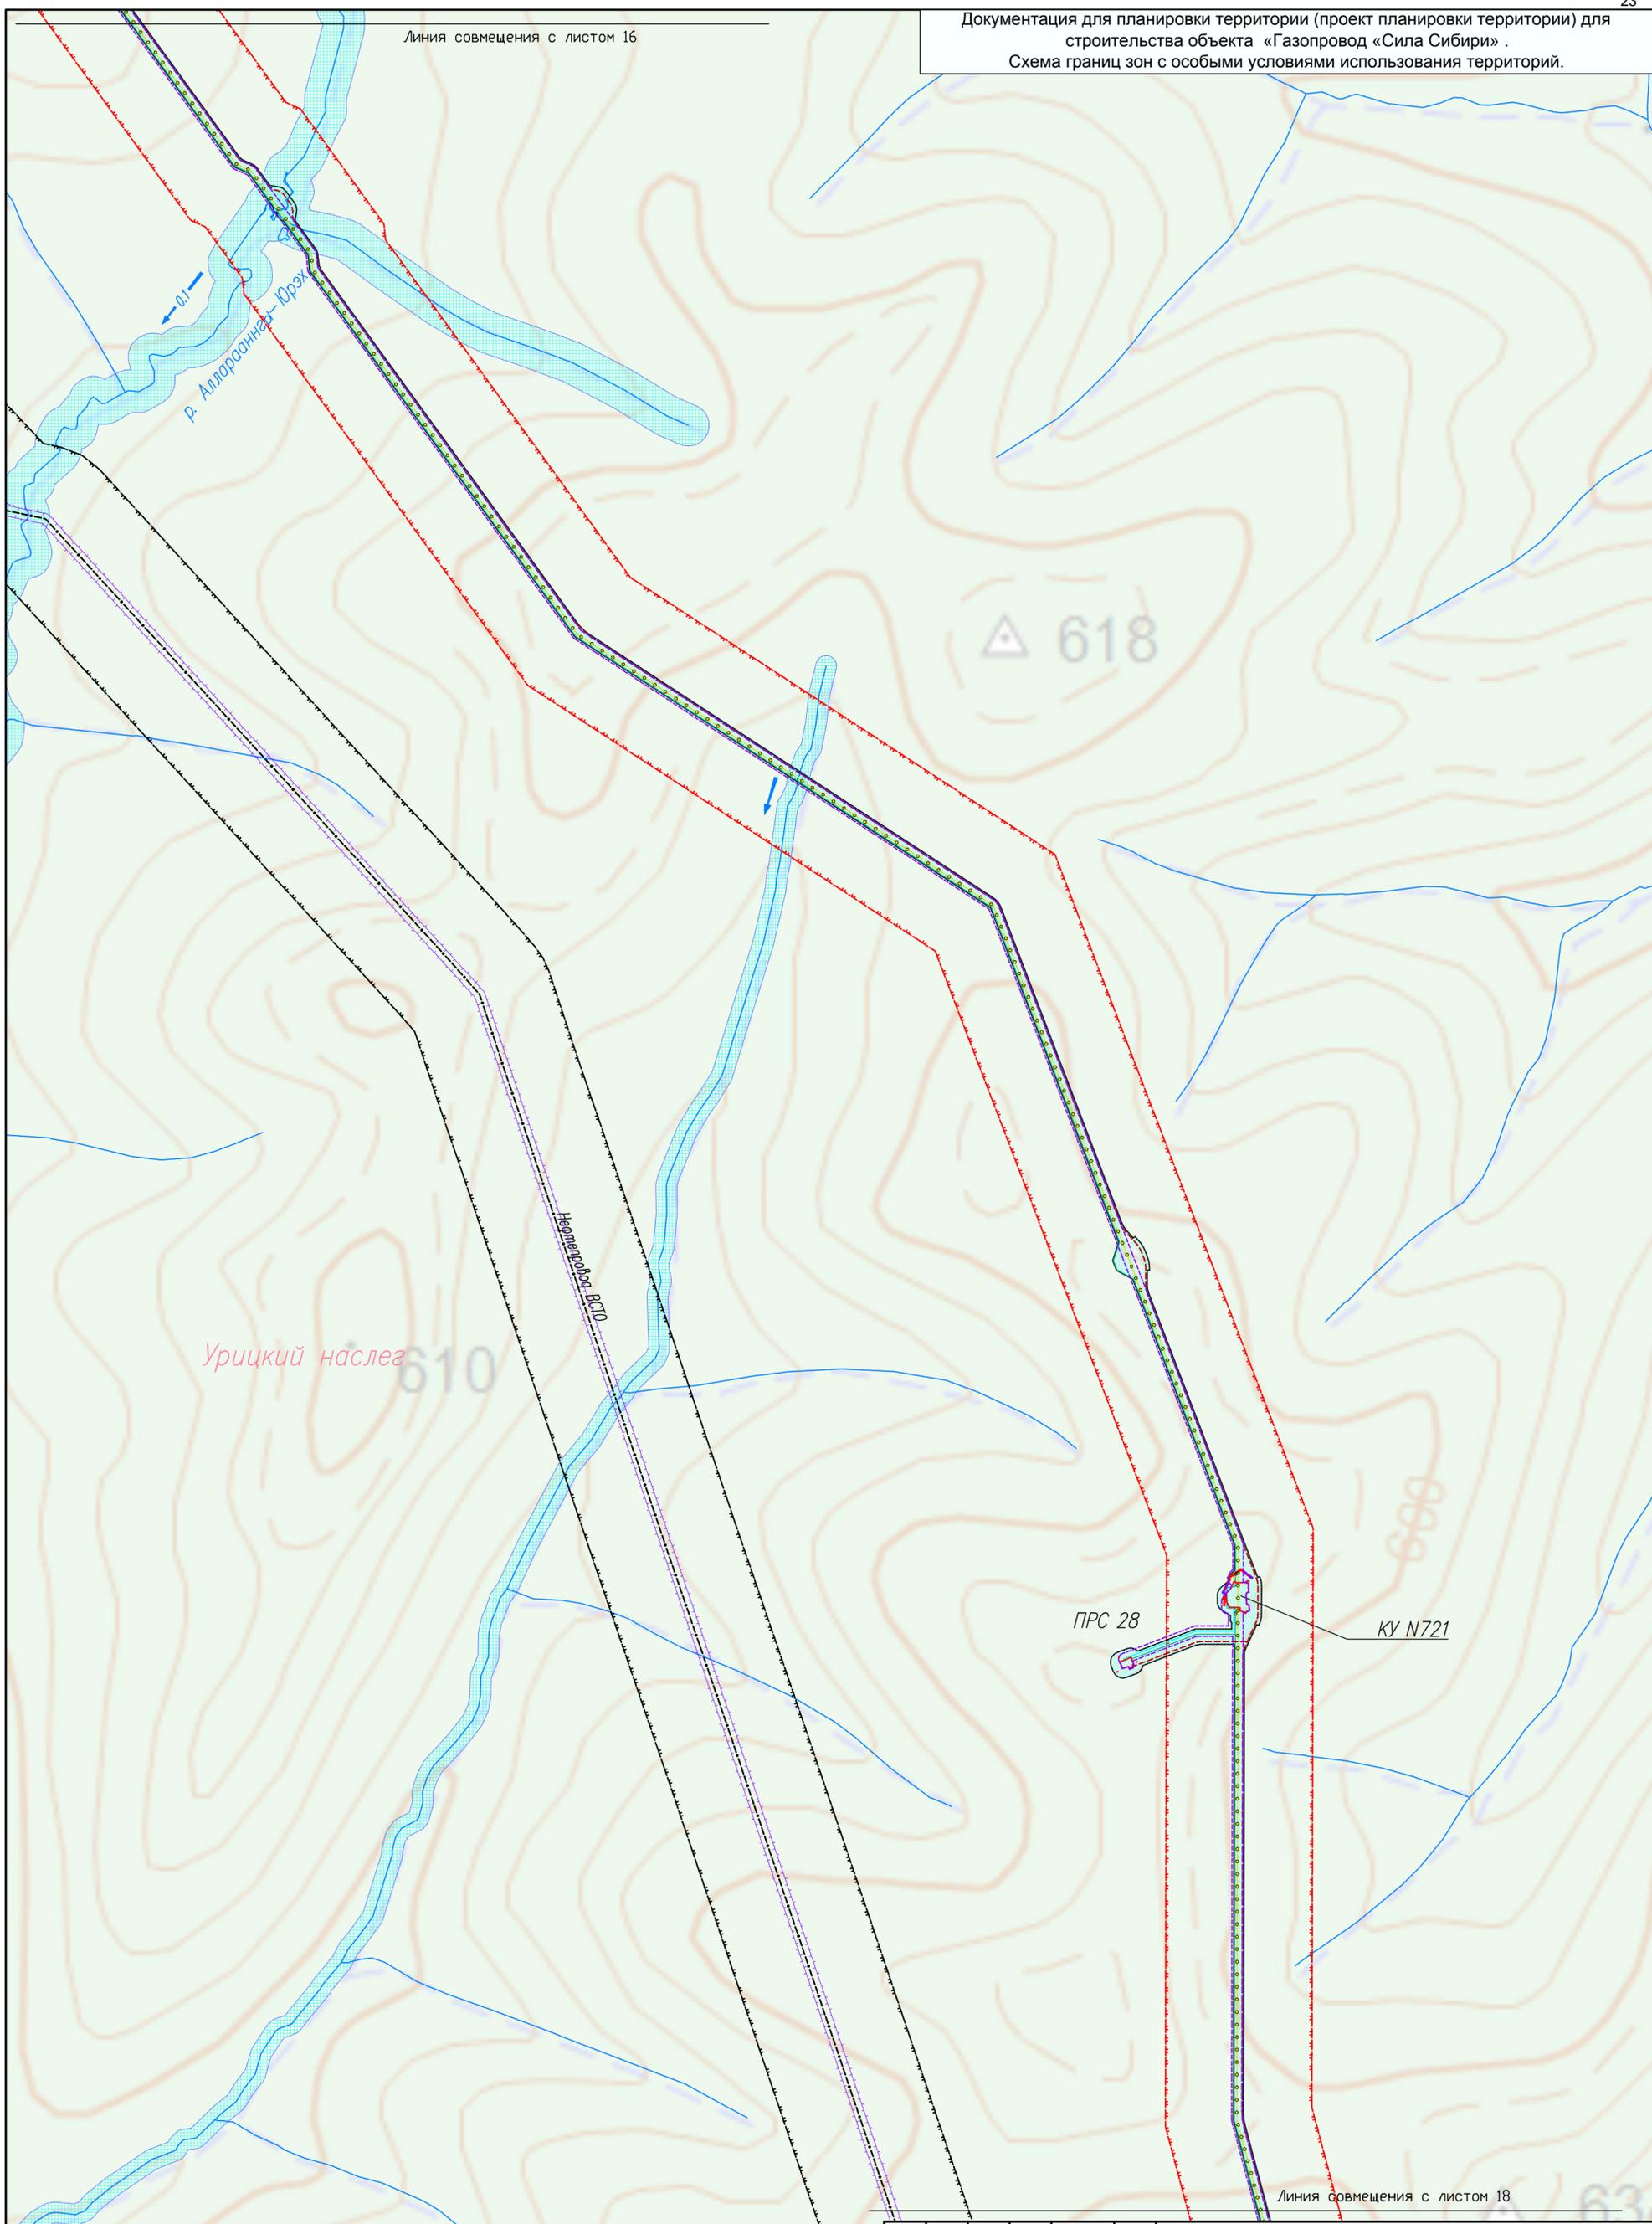

Линия совмещения с листом 18

Этап 2.3. Участок «КС-2 «Олекминская» – КС-3 «Амгинская»

Газопровод «Сила Сибири» (ГП XIII)

Изм.	Код.уч.	Лист	№ док.	Подп.	Дата

Заказчик ПАО «Газпром»


Стадия	Лист	Листов
	17	23

Схема границ зон с особыми условиями использования территории
М 1:20000

ПАО "ВНИПИгаздобыча"

Документация для планировки территории (проект планировки территории) для строительства объекта «Газопровод «Сила Сибири» .
Схема границ зон с особыми условиями использования территорий.

Линия совмещения с листом 17

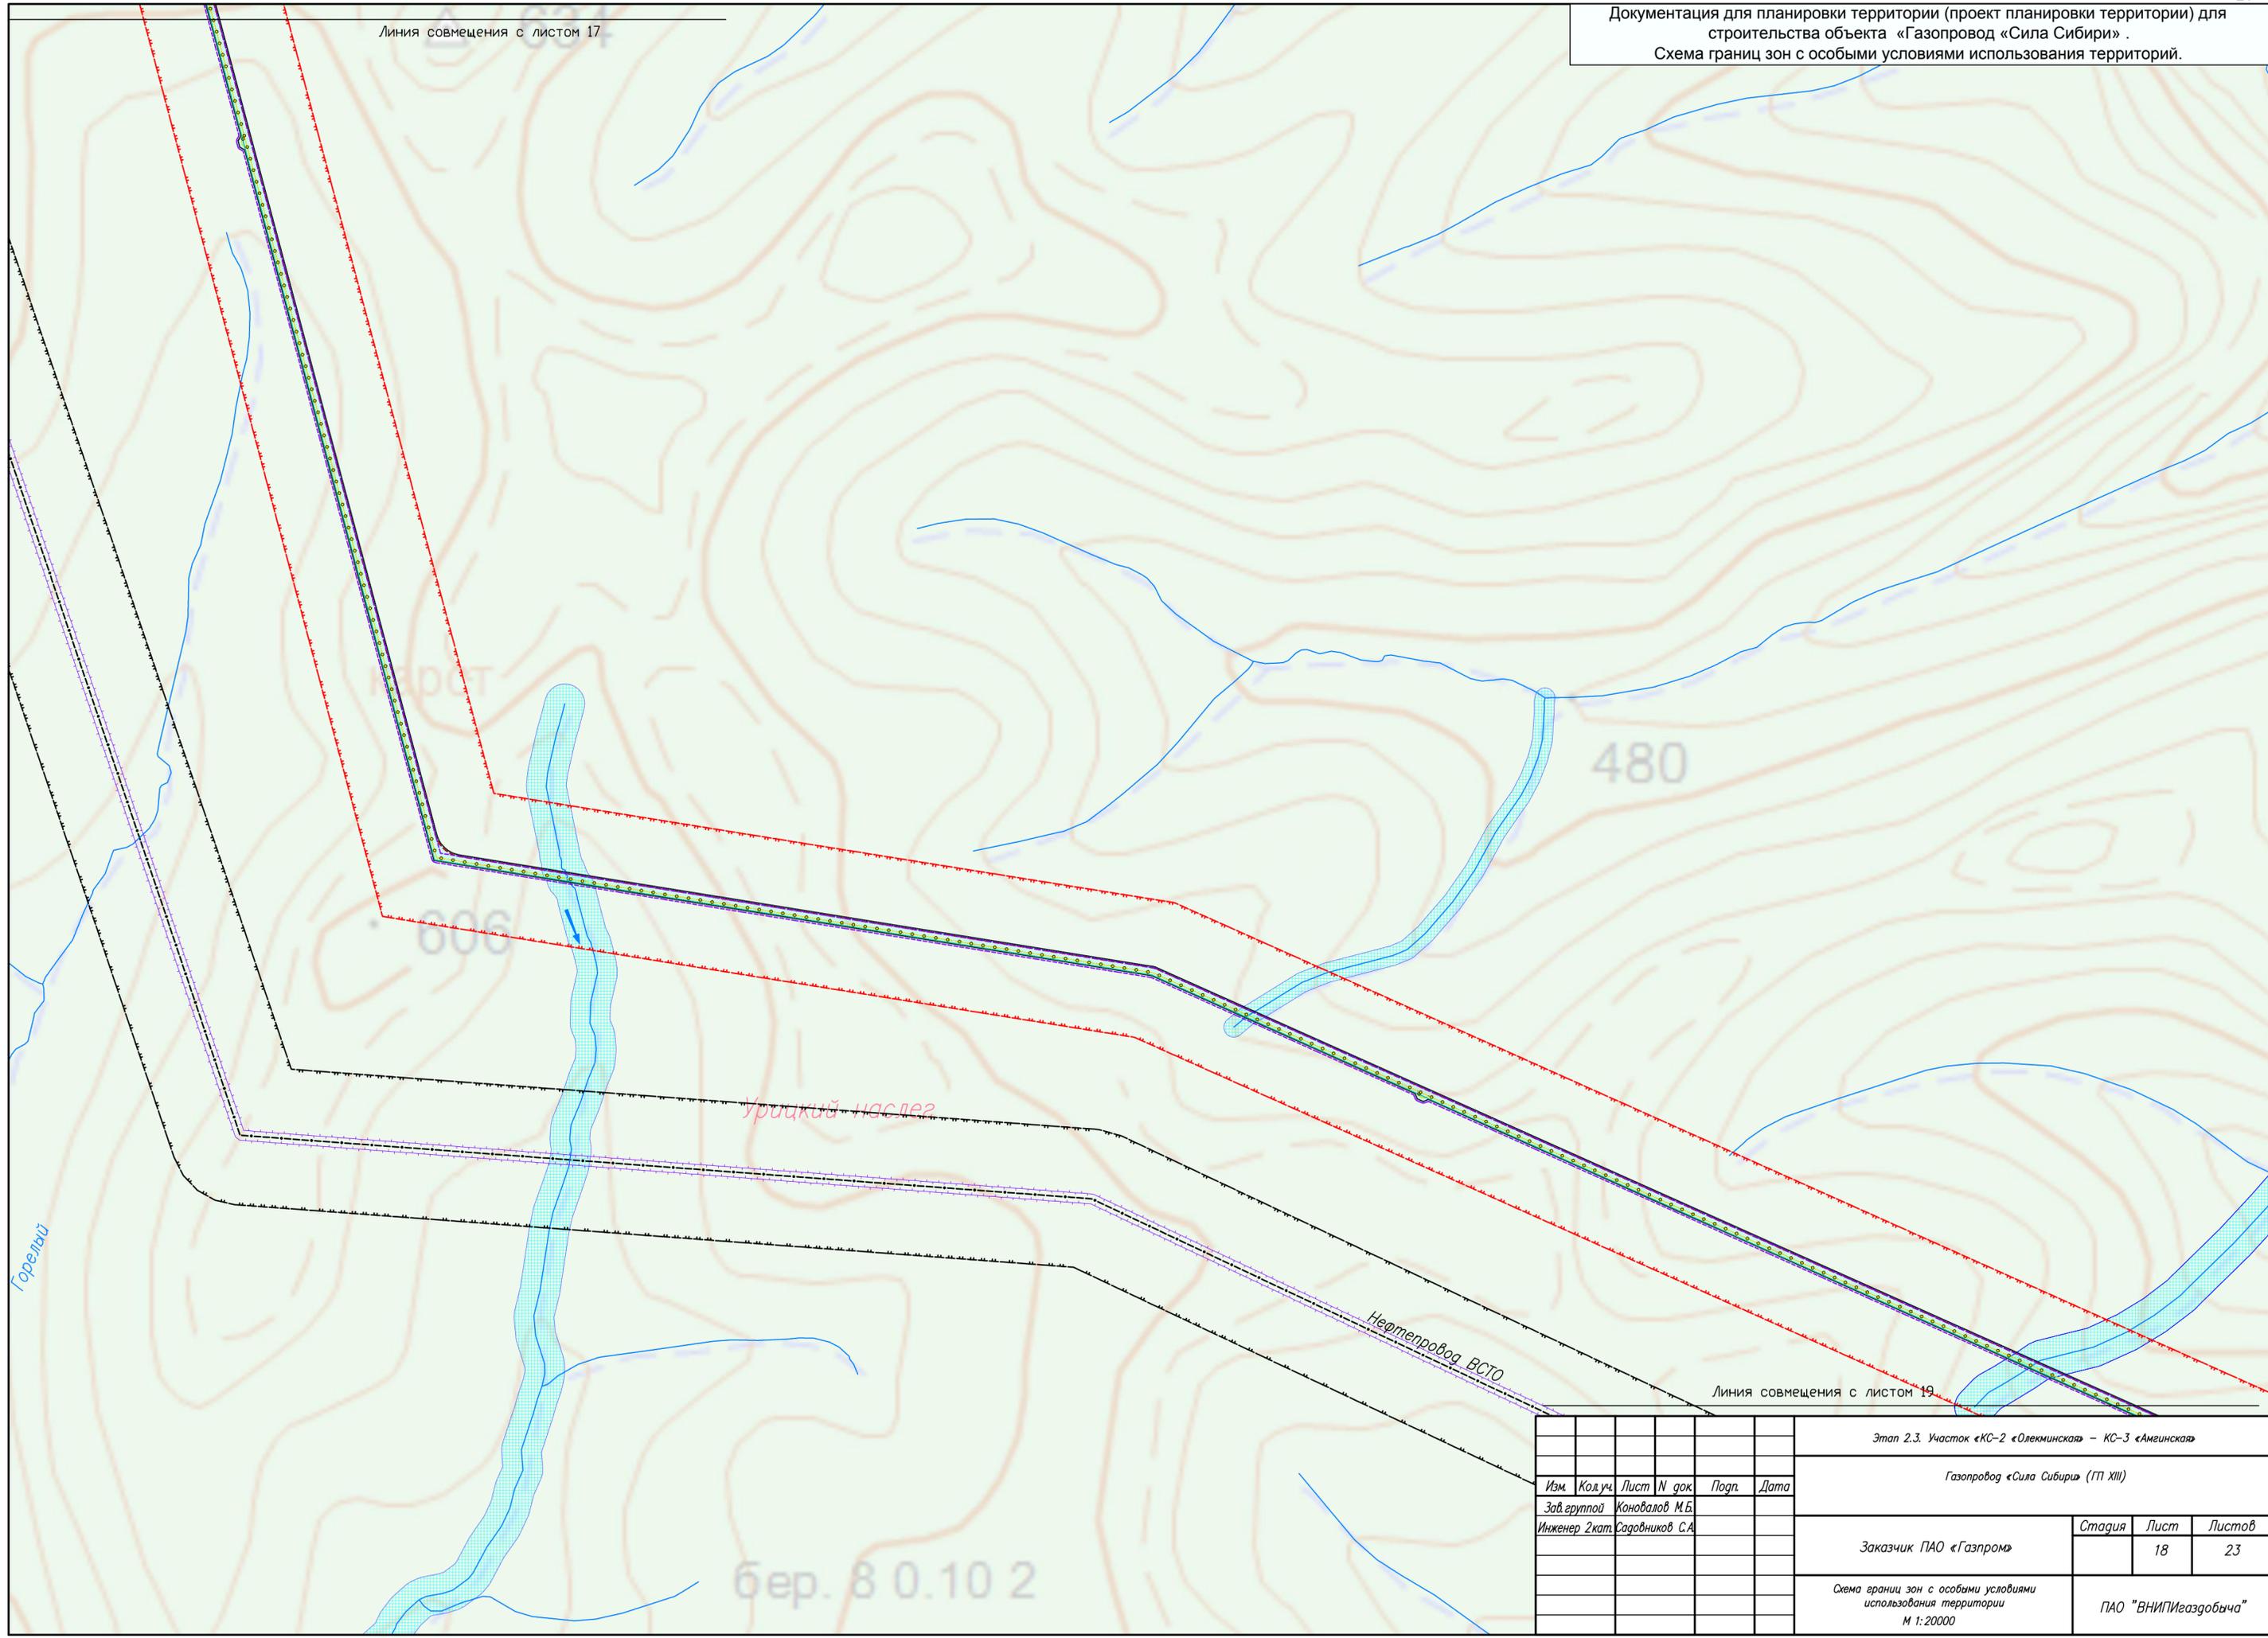


Линия совмещения с листом 19

							Этап 2.3. Участок «КС-2 «Олекминская» – КС-3 «Амгинская»				
							Газопровод «Сила Сибири» (ГП XIII)				
Изм.	Код.уч.	Лист	N док.	Подп.	Дата						
	Зав. группой	Коновалов М.Б.									
	Инженер 2кат.	Садовников С.А.				Заказчик ПАО «Газпром»		Стадия	Лист	Листов	
									18	23	
							Схема границ зон с особыми условиями использования территории М 1:20000		ПАО "ВНИПИгаздобыча"		

Горелай

б.ер. 8 0.10 2

КУ на отводе к ПРС 29
Линия совмещения с листом 18

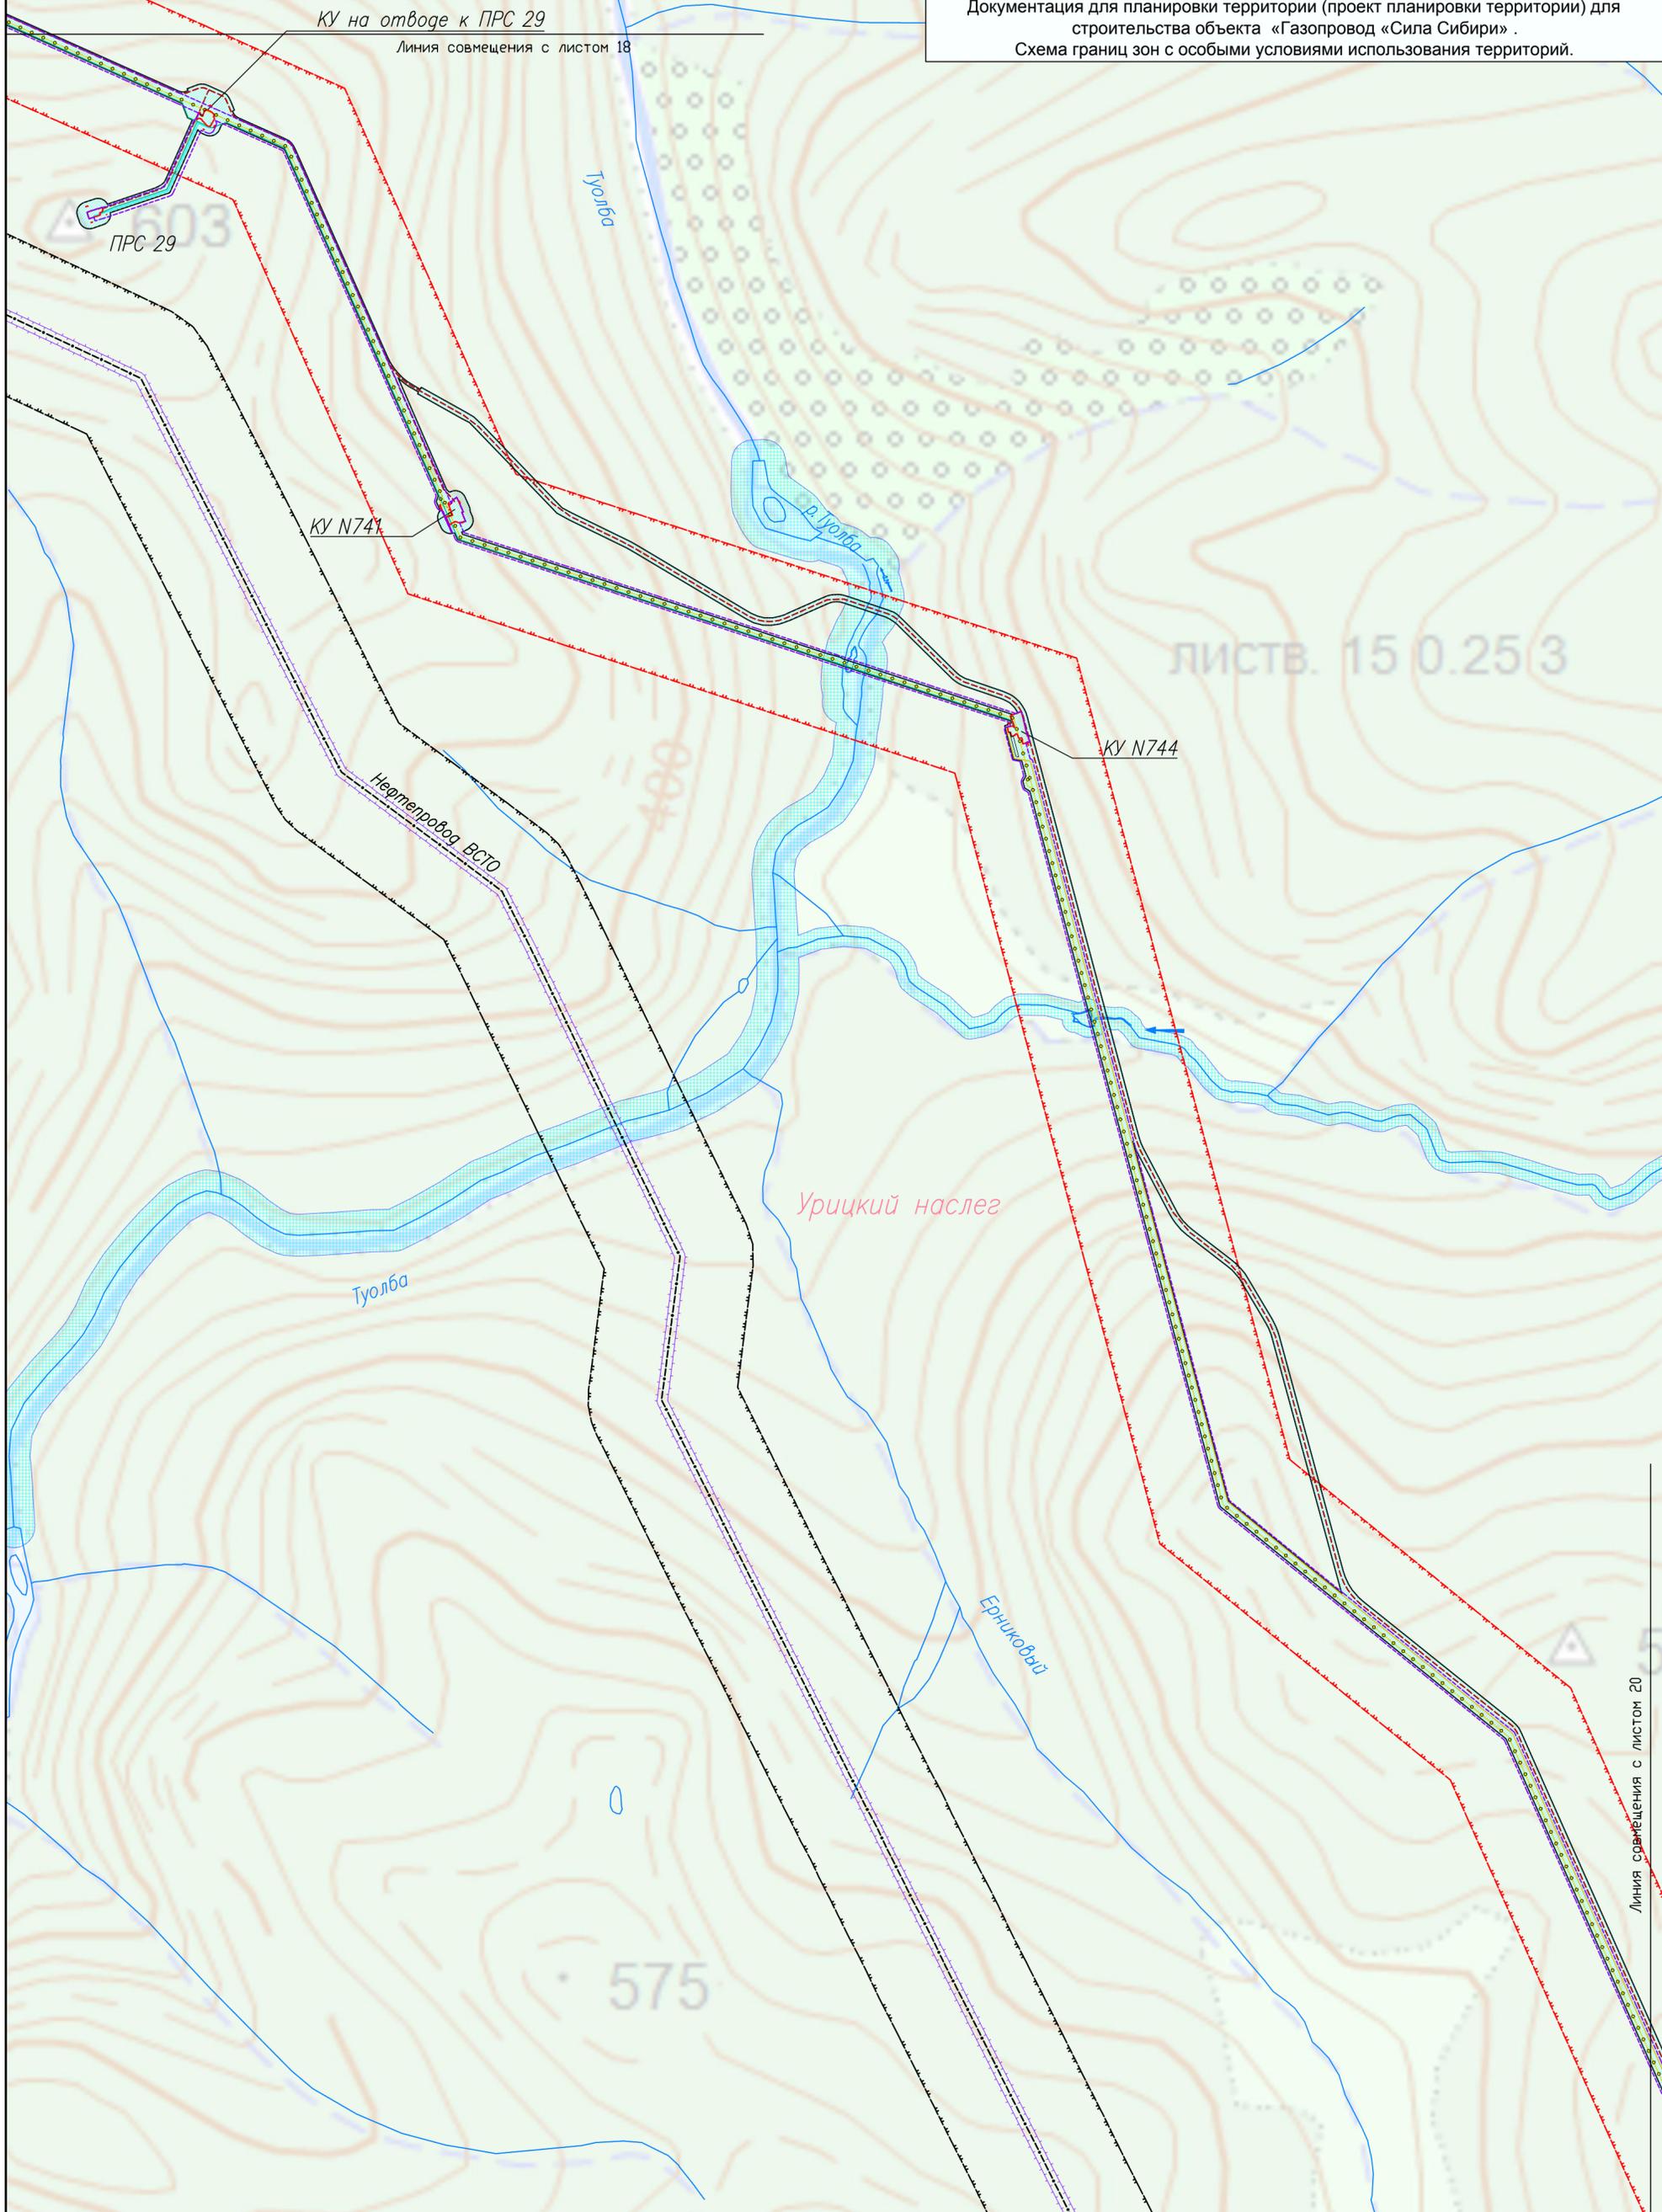


ЛИСТВ. 15 0.25 3

Линия совмещения с листом 20

Этап 2.3. Участок «КС-2 «Олекминская» – КС-3 «Амгинская»					
Газопровод «Сила Сибири» (ГП XIII)					
Изм.	Код.уч.	Лист	№ док.	Подп.	Дата
	Зав. группой	Коновалов М.Б.			
	Инженер 2 кат.	Садовников С.А.			
Заказчик ПАО «Газпром»				Стадия	Лист
					23
Схема границ зон с особыми условиями использования территории М 1:20000				ПАО "ВНИПИгаздобыча"	

Документация для планировки территории (проект планировки территории) для строительства объекта «Газопровод «Сила Сибири» .
Схема границ зон с особыми условиями использования территорий.

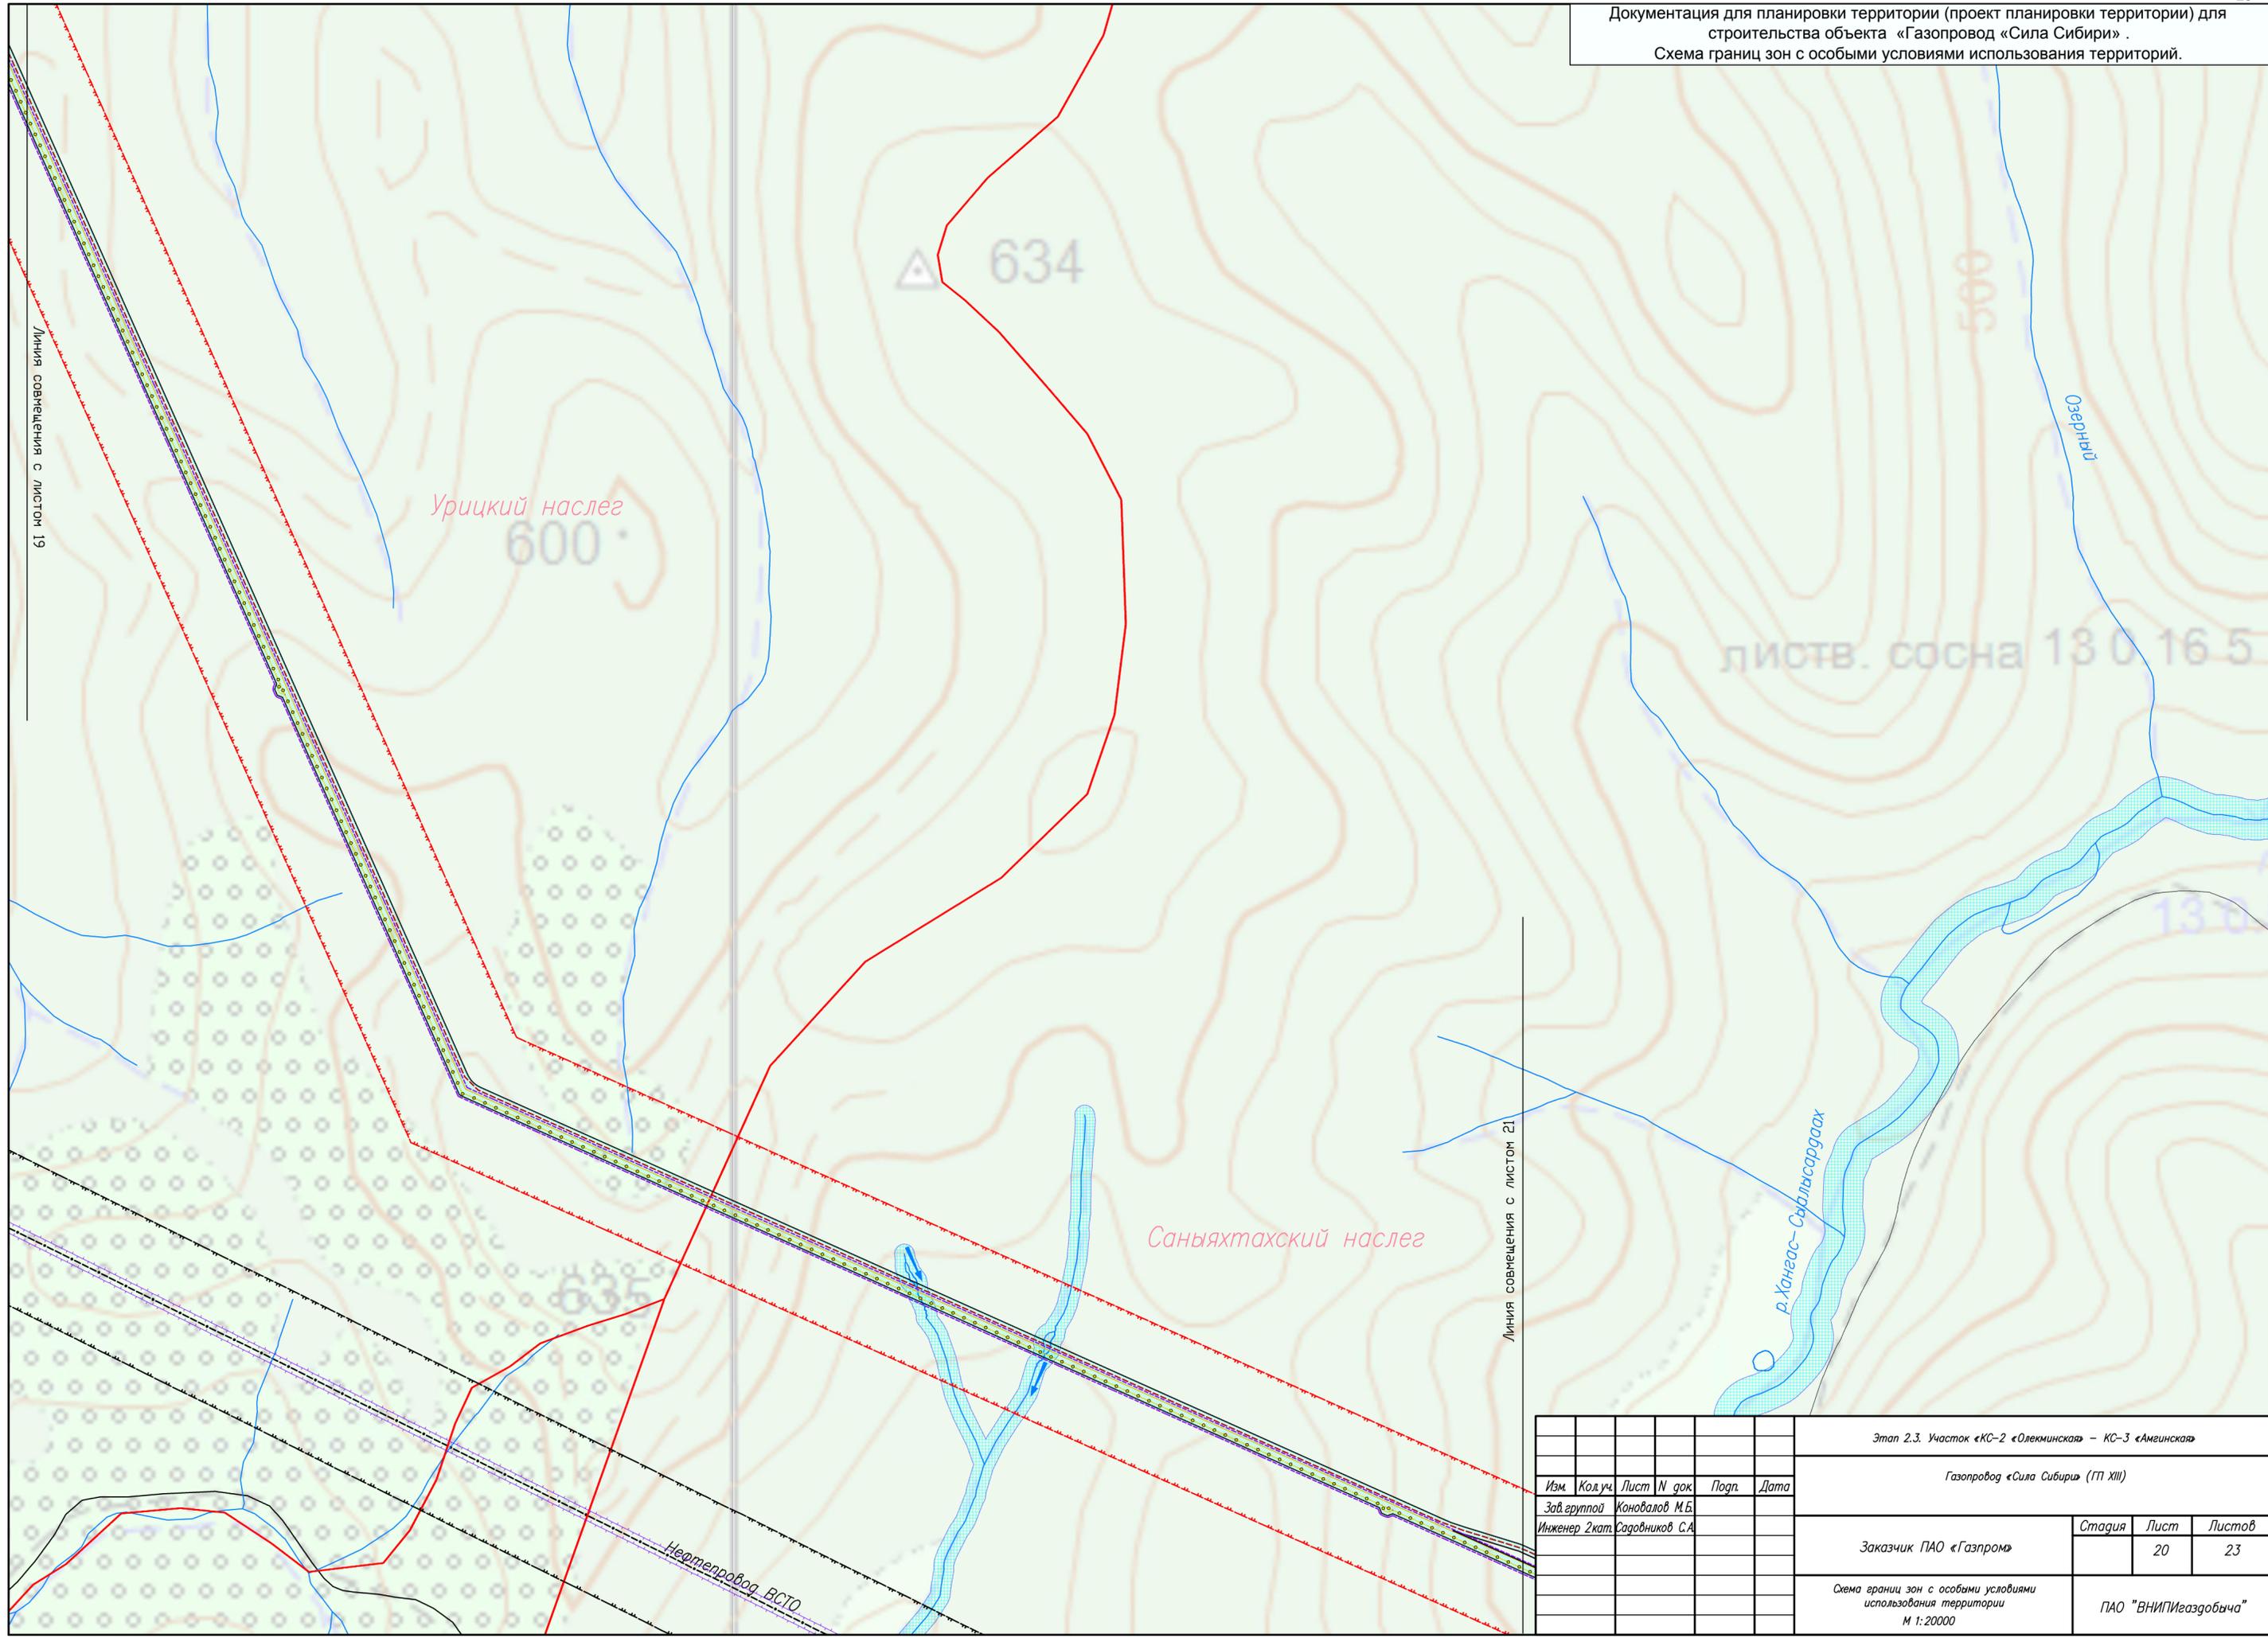

Линия совмещения с листом 19

Линия совмещения с листом 21

Урицкий наслег

Саньяхтахский наслег


листв. сосна 130 16 5

р. Хангаас-Сарлысаргаас

Нефтепровод ВСТО

						Этап 2.3. Участок «КС-2 «Олекминская» – КС-3 «Амгинская»			
						Газопровод «Сила Сибири» (ГП XIII)			
Изм.	Код.уч.	Лист	N док.	Подп.	Дата				
Зав. группой		Коновалов М.Б.							
Инженер 2кат.		Садовников С.А.							
						Заказчик	Стадия	Лист	Листов
						ПАО «Газпром»		20	23
						Схема границ зон с особыми условиями использования территории М 1:20000			
						ПАО "ВНИПИгаздобыча"			

Документация для планировки территории (проект планировки территории) для строительства объекта «Газопровод «Сила Сибири» .
Схема границ зон с особыми условиями использования территорий.

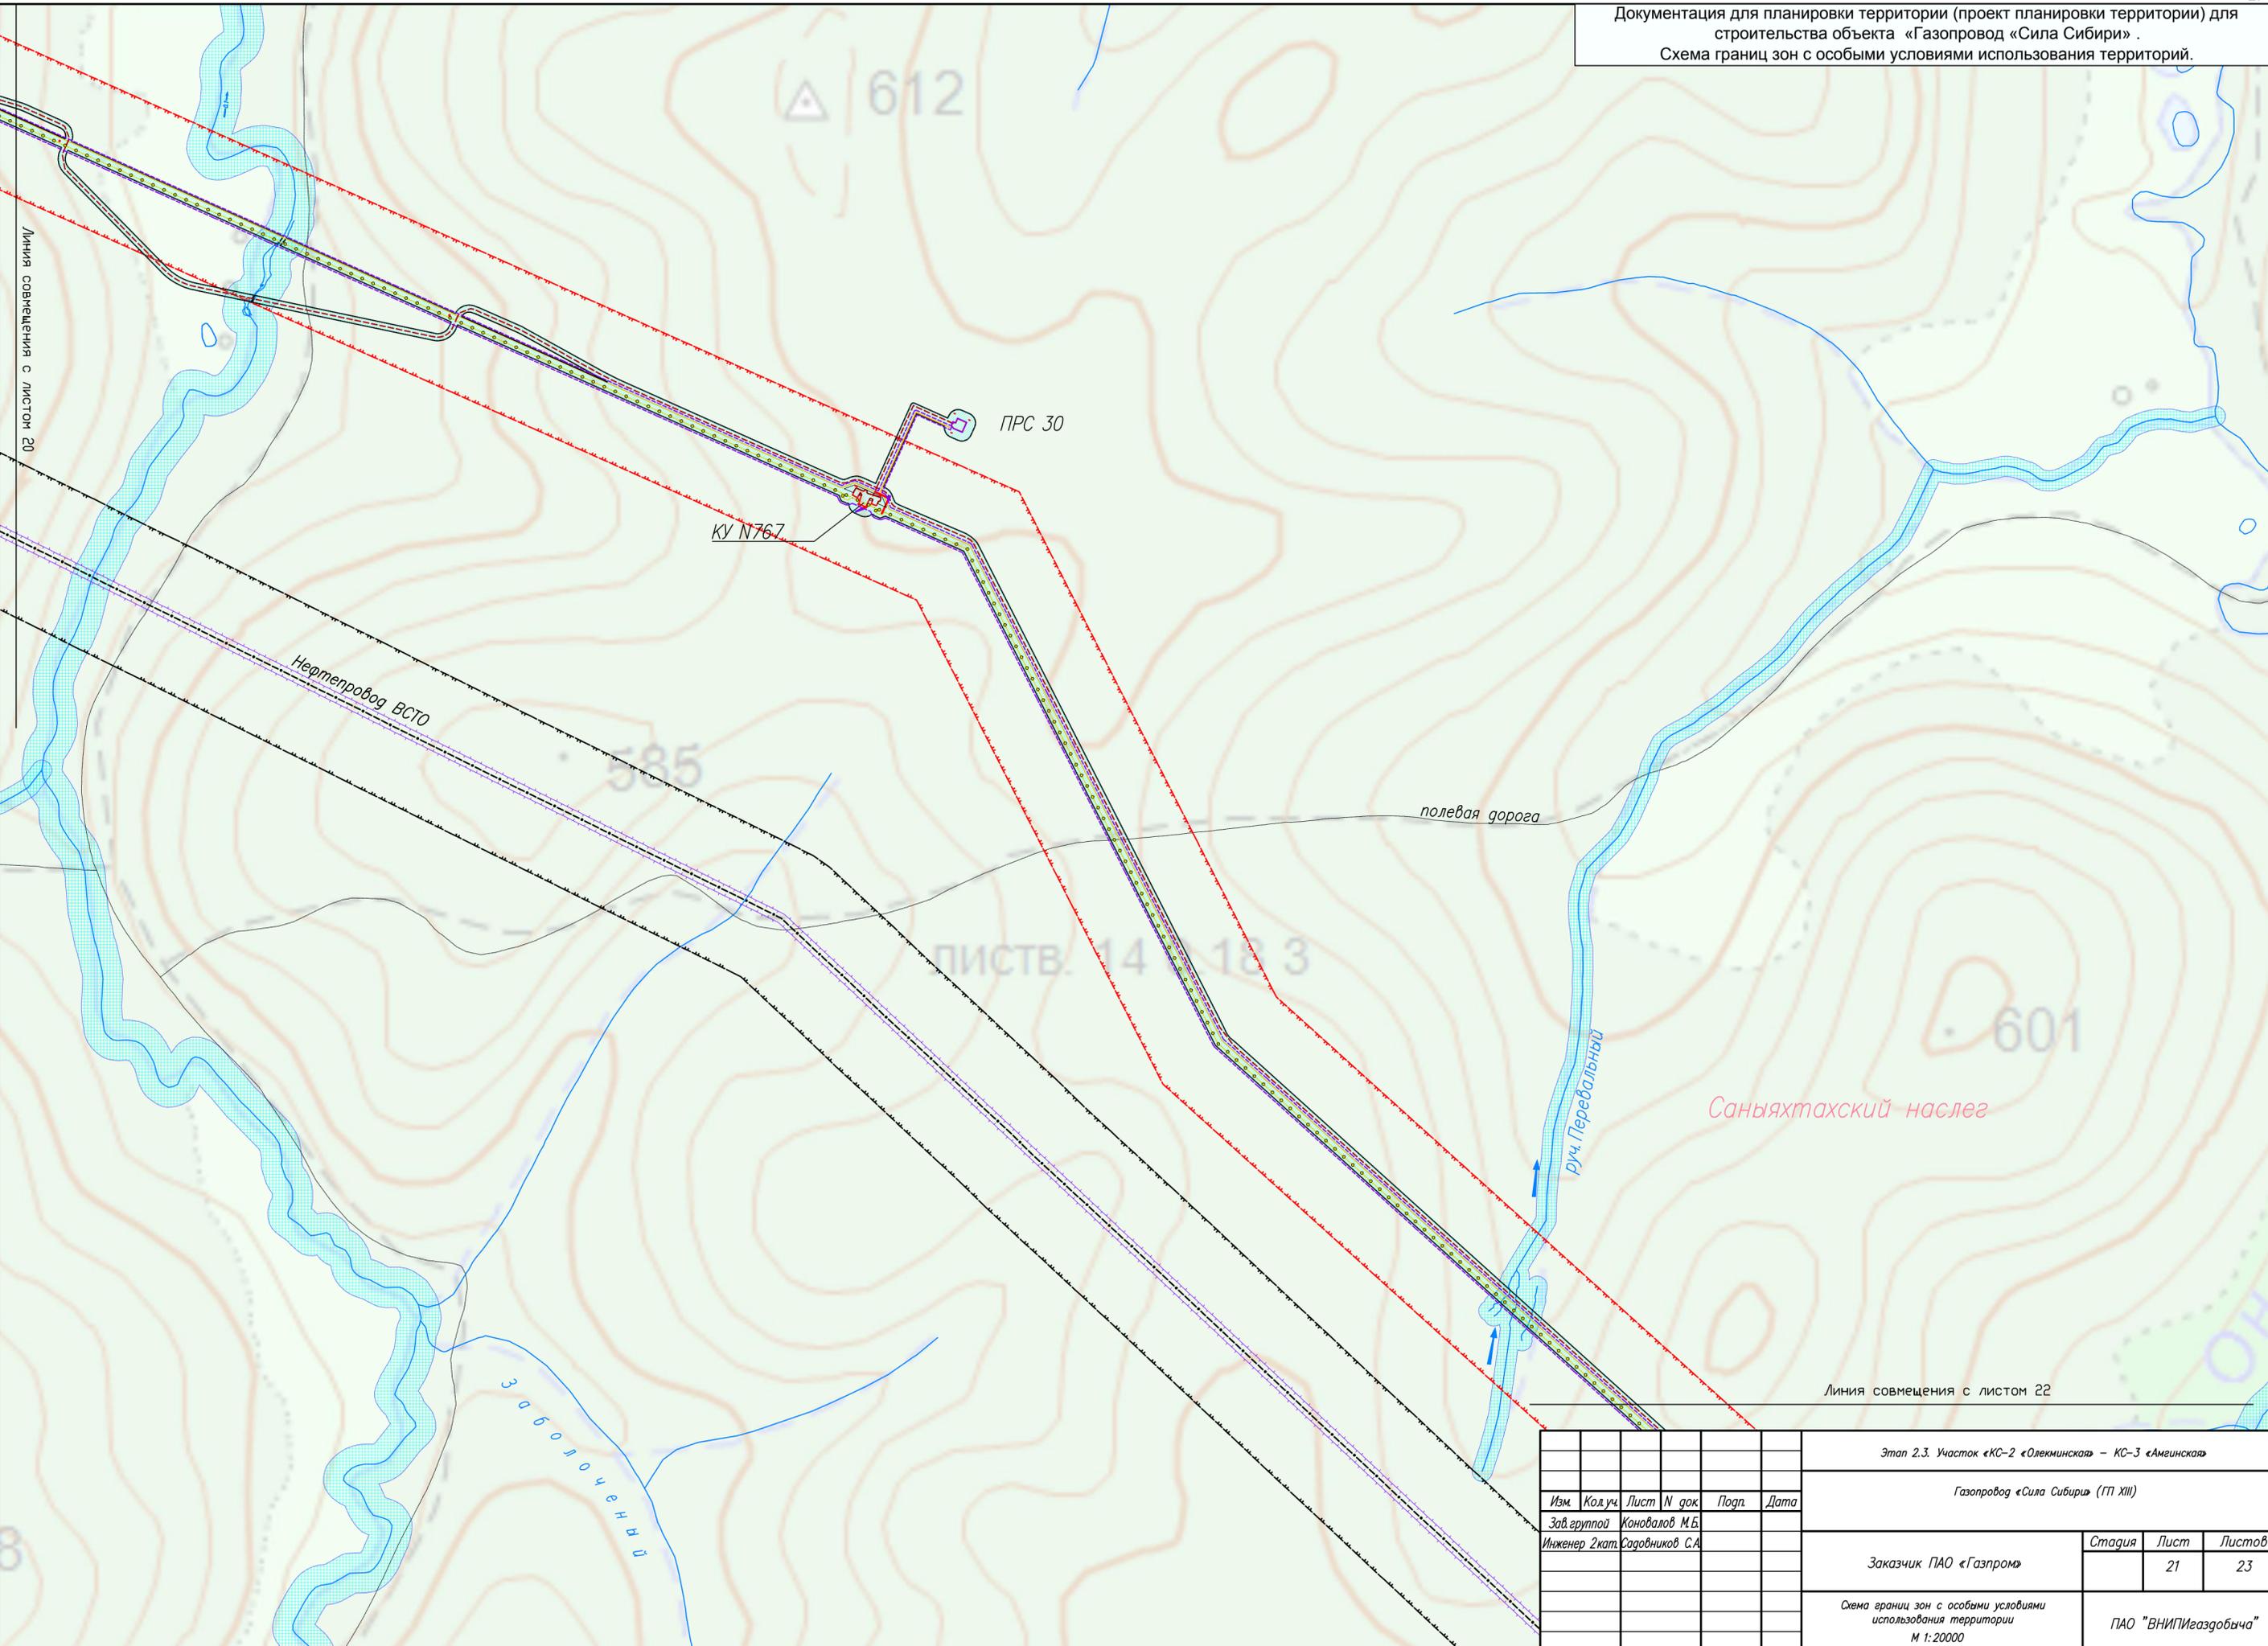

Линия совмещения с листом 20

Нертепоровод ВСТО

ПРС 30

КУ N76.7

полевая дорога

листв. 14 18 3


руч. Перевальный

Саняхтахский наслег

Линия совмещения с листом 22

Этап 2.3. Участок «КС-2 «Олекминская» – КС-3 «Амгинская»						
Газопровод «Сила Сибири» (ГП XIII)						
Изм.	Код.уч.	Лист	N док.	Подп.	Дата	
Зав. группой		Коновалов	М.Б.			
Инженер 2кат.		Садовников	С.А.			
Заказчик ПАО «Газпром»					Стадия	Лист
						23
Схема границ зон с особыми условиями использования территории М 1:20000					ПАО "ВНИПИгаздобыча"	

Документация для планировки территории (проект планировки территории) для строительства объекта «Газопровод «Сила Сибири» .
Схема границ зон с особыми условиями использования территорий.

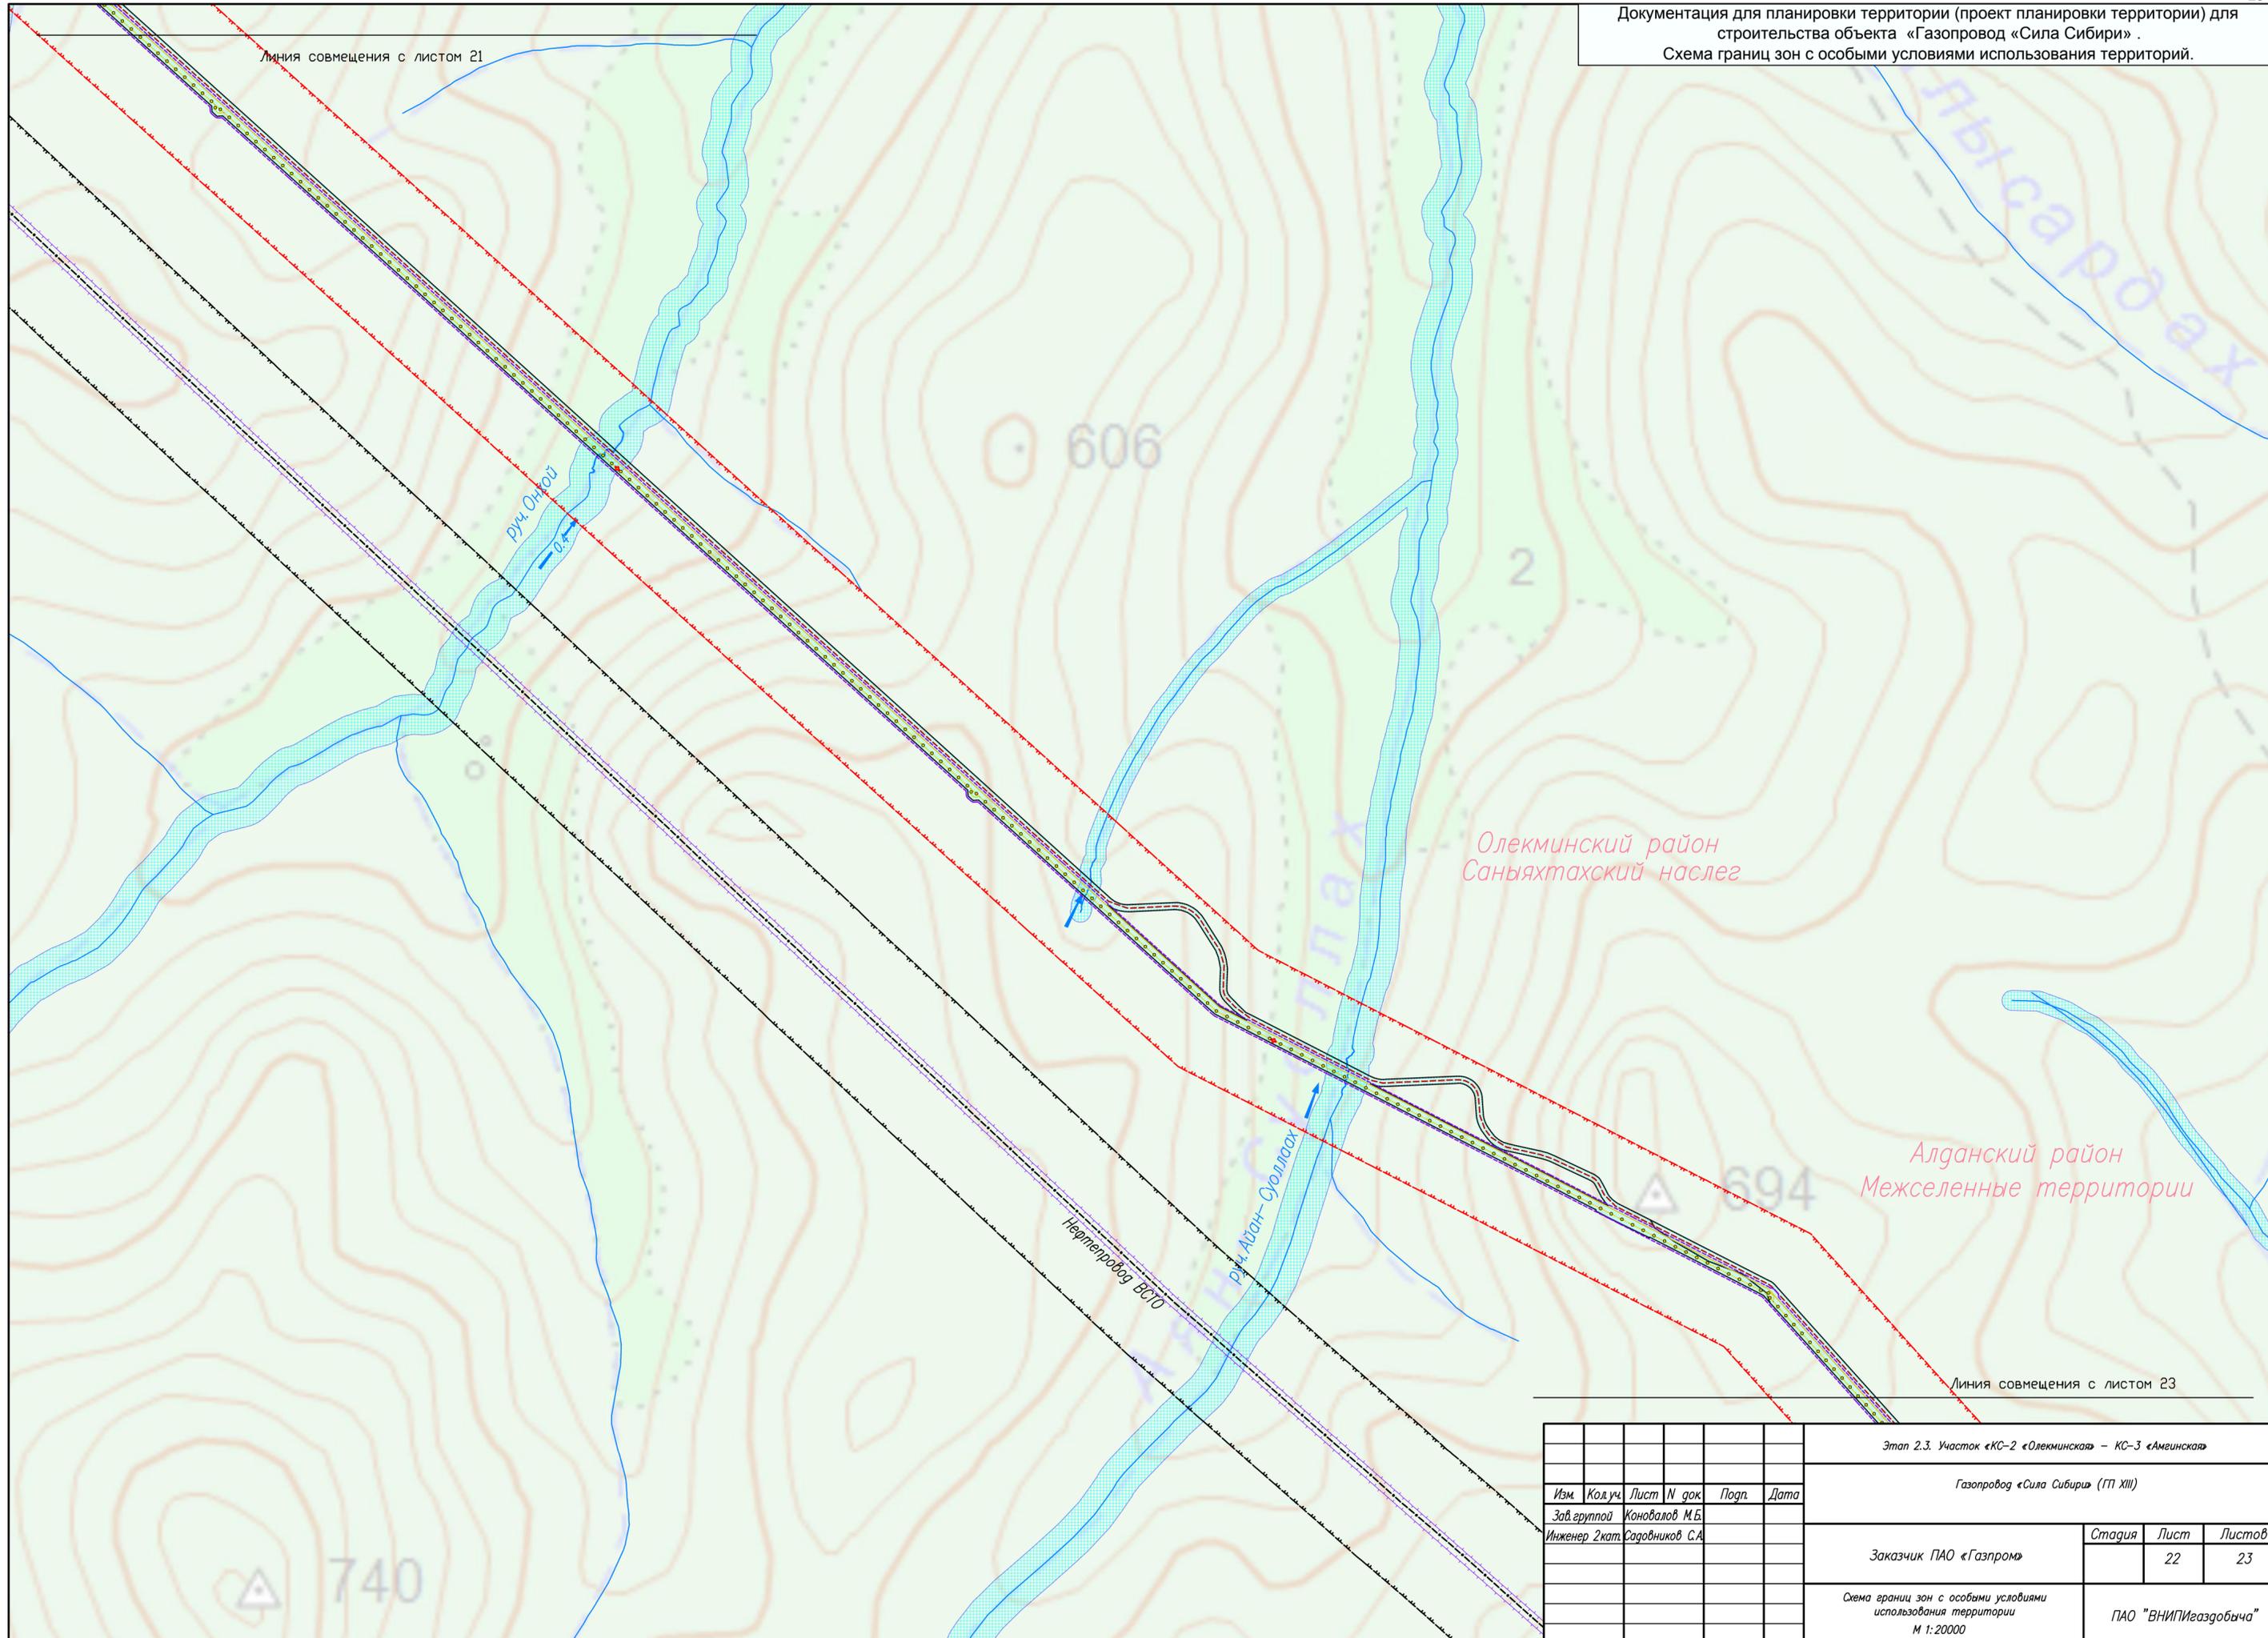

Линия совмещения с листом 21

Линия совмещения с листом 23


Олекминский район
Саняхтахский наслег

Алданский район
Межселенные территории

Этап 2.3. Участок «КС-2 «Олекминская» – КС-3 «Амгинская»					
Газопровод «Сила Сибири» (ГП XIII)					
Изм.	Код.уч.	Лист	№ док.	Подп.	Дата
Зав. группой		Коновалов М.Б.			
Инженер 2кат.		Садовников С.А.			
Заказчик ПАО «Газпром»				Стадия	Лист
					23
Схема границ зон с особыми условиями использования территории М 1:20000				ПАО "ВНИПИгаздобыча"	


Документация для планировки территории (проект планировки территории) для строительства объекта «Газопровод «Сила Сибири» .
Схема границ зон с особыми условиями использования территорий.

Линия совмещения с листом 22

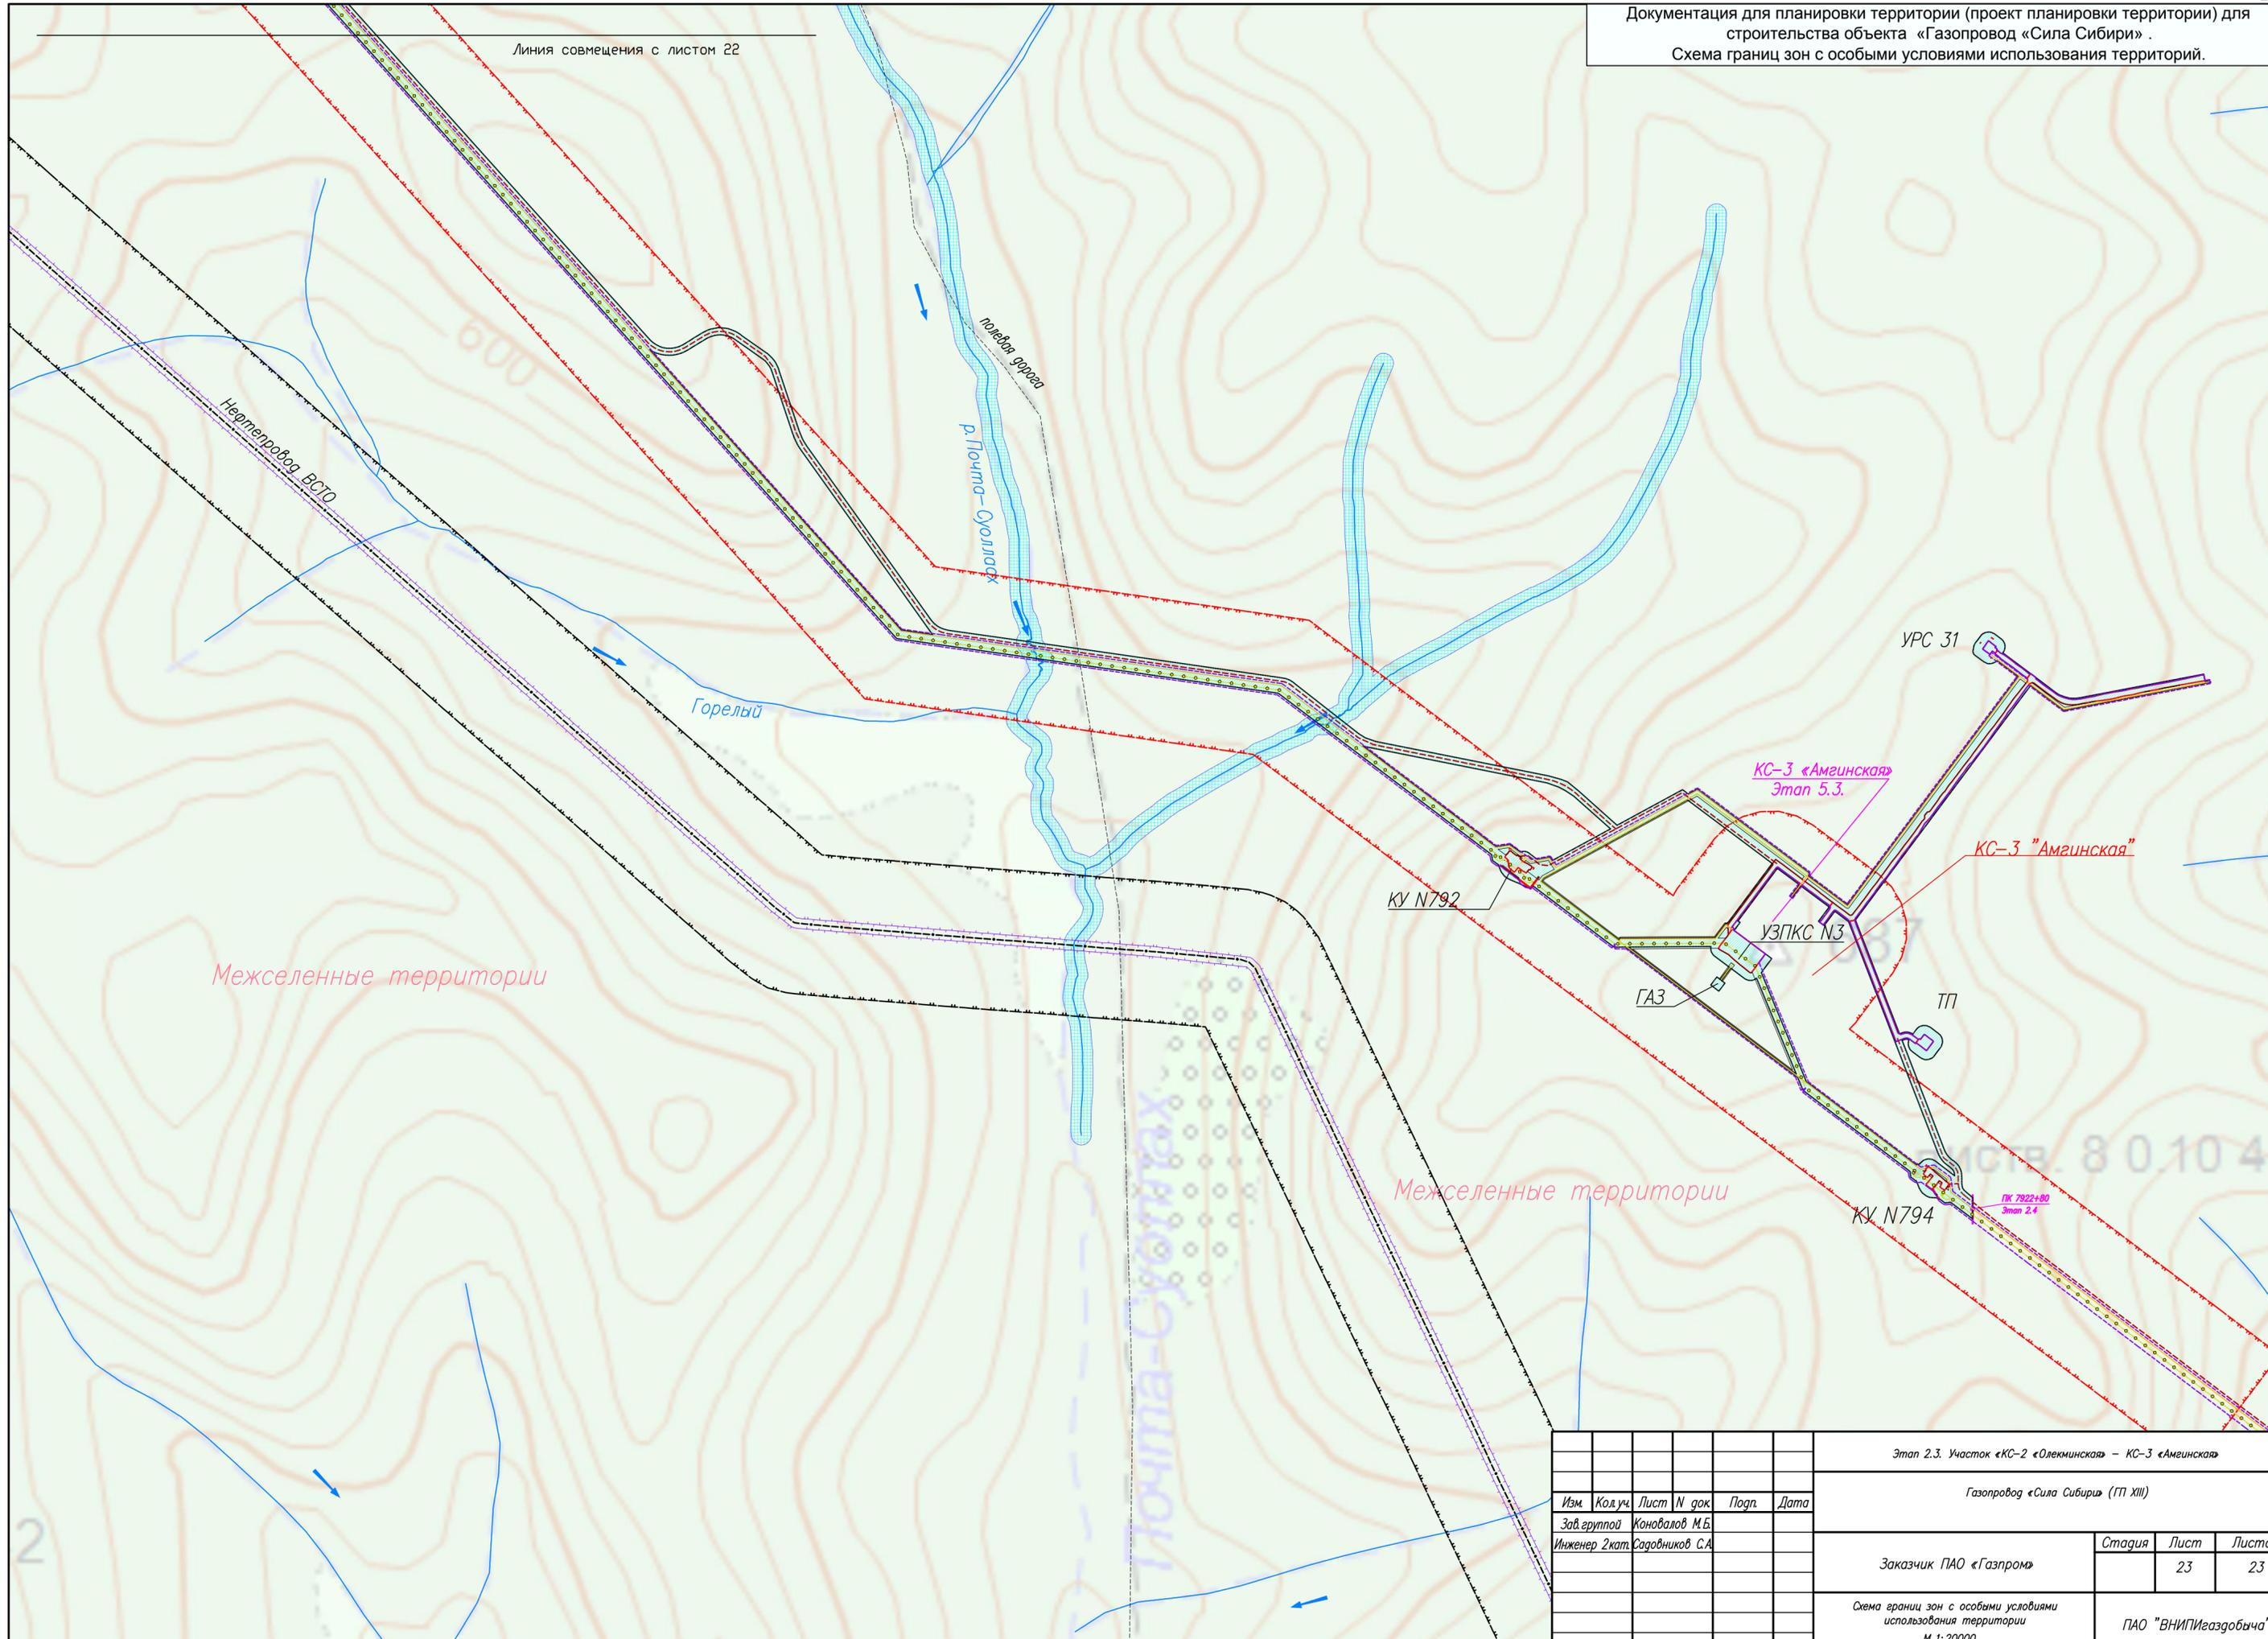

						Этап 2.3. Участок «КС-2 «Олекминская» – КС-3 «Амгинская»			
						Газопровод «Сила Сибири» (ТП XIII)			
Изм.	Код.уч.	Лист	N док.	Подп.	Дата				
	Зав. группой	Коновалов М.Б.							
	Инженер 2кат.	Садовников С.А.							
						Заказчик	Стадия	Лист	Листов
						ПАО «Газпром»		23	23
						Схема границ зон с особыми условиями использования территорий М 1:20000			
						ПАО «ВНИПИгаздобыча»			

Документация по планировке территории для строительства объекта «Газопровод «Сила Сибири»
Расположение листов схемы границ территорий улично-дорожной сети.

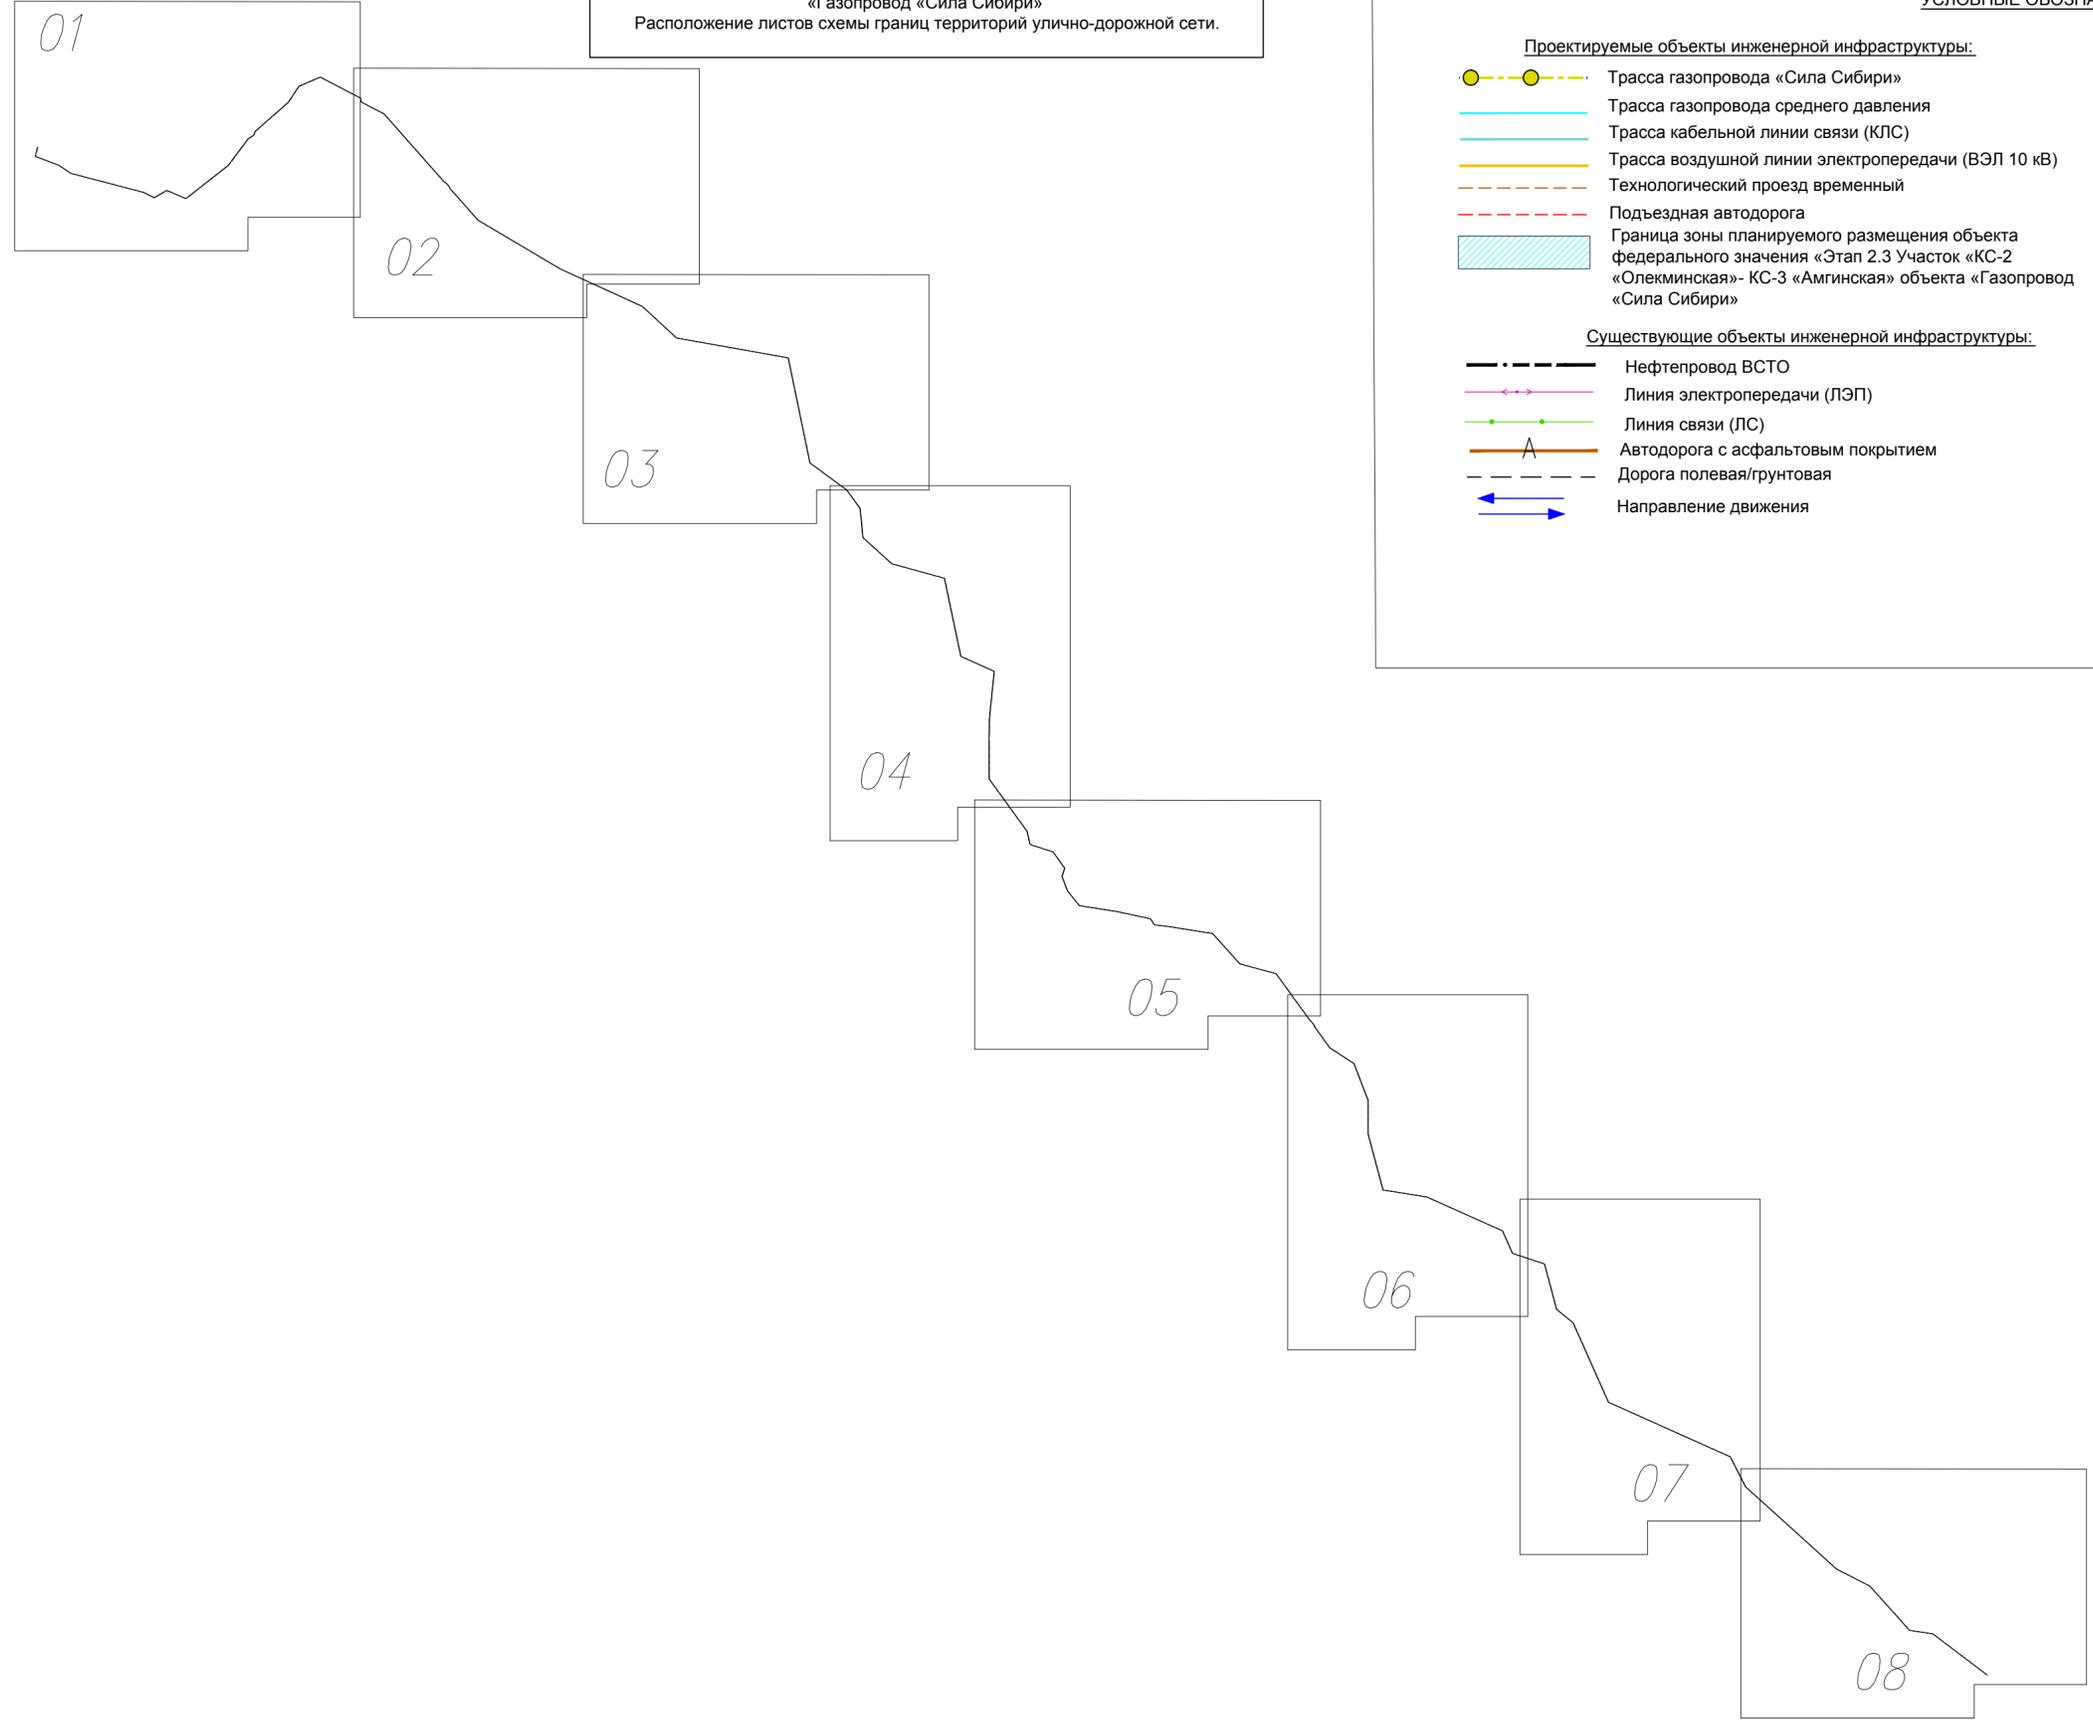

УСЛОВНЫЕ ОБОЗНАЧЕНИЯ:


- Проектируемые объекты инженерной инфраструктуры:**
- Трасса газопровода «Сила Сибири»
 - Трасса газопровода среднего давления
 - Трасса кабельной линии связи (КЛС)
 - Трасса воздушной линии электропередачи (ВЭЛ 10 кВ)
 - Технологический проезд временный
 - Подъездная автодорога
 - Граница зоны планируемого размещения объекта федерального значения «Этап 2.3 Участок «КС-2 «Олекминская»- КС-3 «Амгинская» объекта «Газопровод «Сила Сибири»

- Существующие объекты инженерной инфраструктуры:**
- Нефтепровод ВСТО
 - Линия электропередачи (ЛЭП)
 - Линия связи (ЛС)
 - Автодорога с асфальтовым покрытием
 - Дорога полевая/грунтовая
 - Направление движения


- Граница района
- Граница сельских поселений
- Граница населенных пунктов
- Реки, водотоки
- Направление течения реки (ручья)
- Заболоченная местность

- Принятые сокращения**
- КУ - крановый узел
 - ГАЗ - глубинное анодное заземление
 - ВП - вертолетная площадка
 - ПРС - промежуточная радиорелейная станция
 - ДЛО - дом линейного обходчика
 - УЗОУ - узел запуска очистного устройства
 - УПОУ - узел приема очистного устройства
 - ПК - пикет
 - КС - компрессорная станция


						Этап 2.3. Участок «КС-2 «Олекминская» – КС-3 «Амгинская»				
						Газопровод «Сила Сибири» (ГП XIII)				
Изм.	Код.уч.	Лист	№ док.	Подп.	Дата					
	Зав. группой	Коновалов М.Б.								
	Инженер 2кат.	Садовников С.А.				Заказчик	ПАО «Газпром»	Стадия	Лист	Листов
									00	08
						Схема организации улично-дорожной сети М 1:50000				
						ПАО «ВНИПИгаздобыча»				

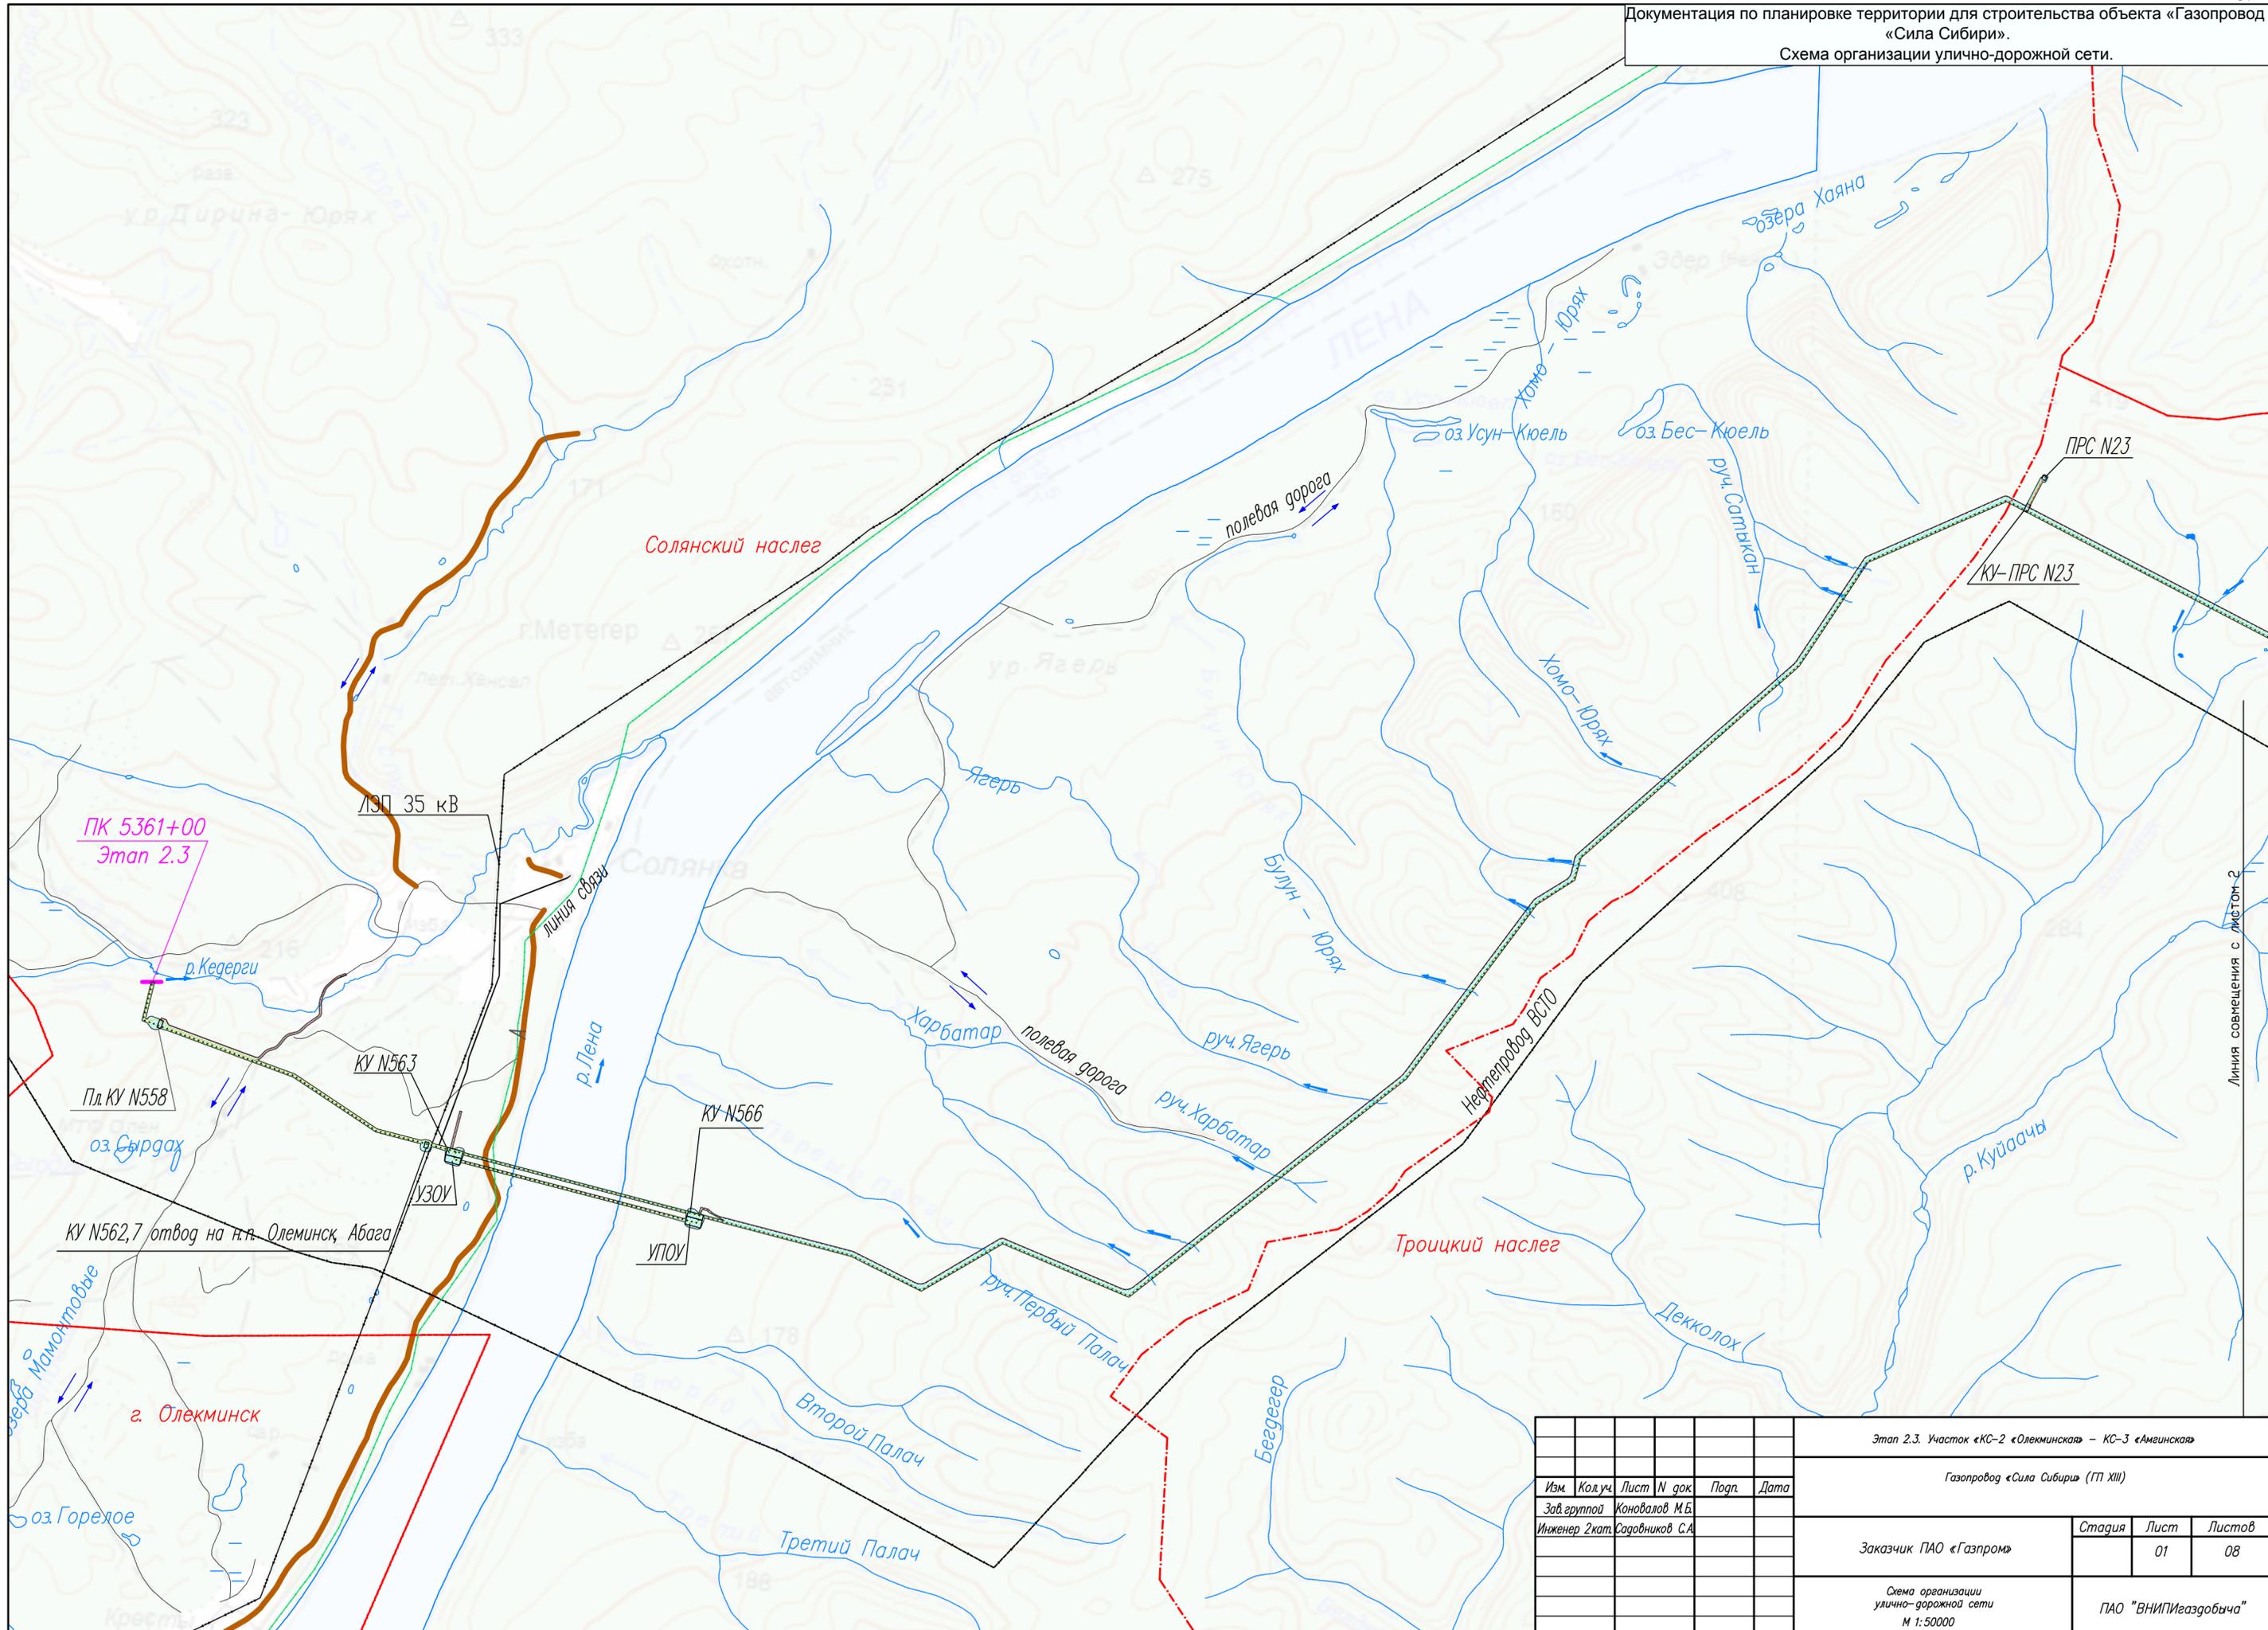

						Этап 2.3. Участок «КС-2 «Олекминская» – КС-3 «Амгинская»			
						Газопровод «Сила Сибири» (ГП XIII)			
Изм.	Код.уч.	Лист	№ док.	Подп.	Дата				
	Зав. группой	Конювалов М.Б.							
	Инженер 2кат.	Садовников С.А.							
						Заказчик	Стадия	Лист	Листов
						ПАО «Газпром»		01	08
						Схема организации улично-дорожной сети М 1:50000			
						ПАО «ВНИПИгаздобыча»			

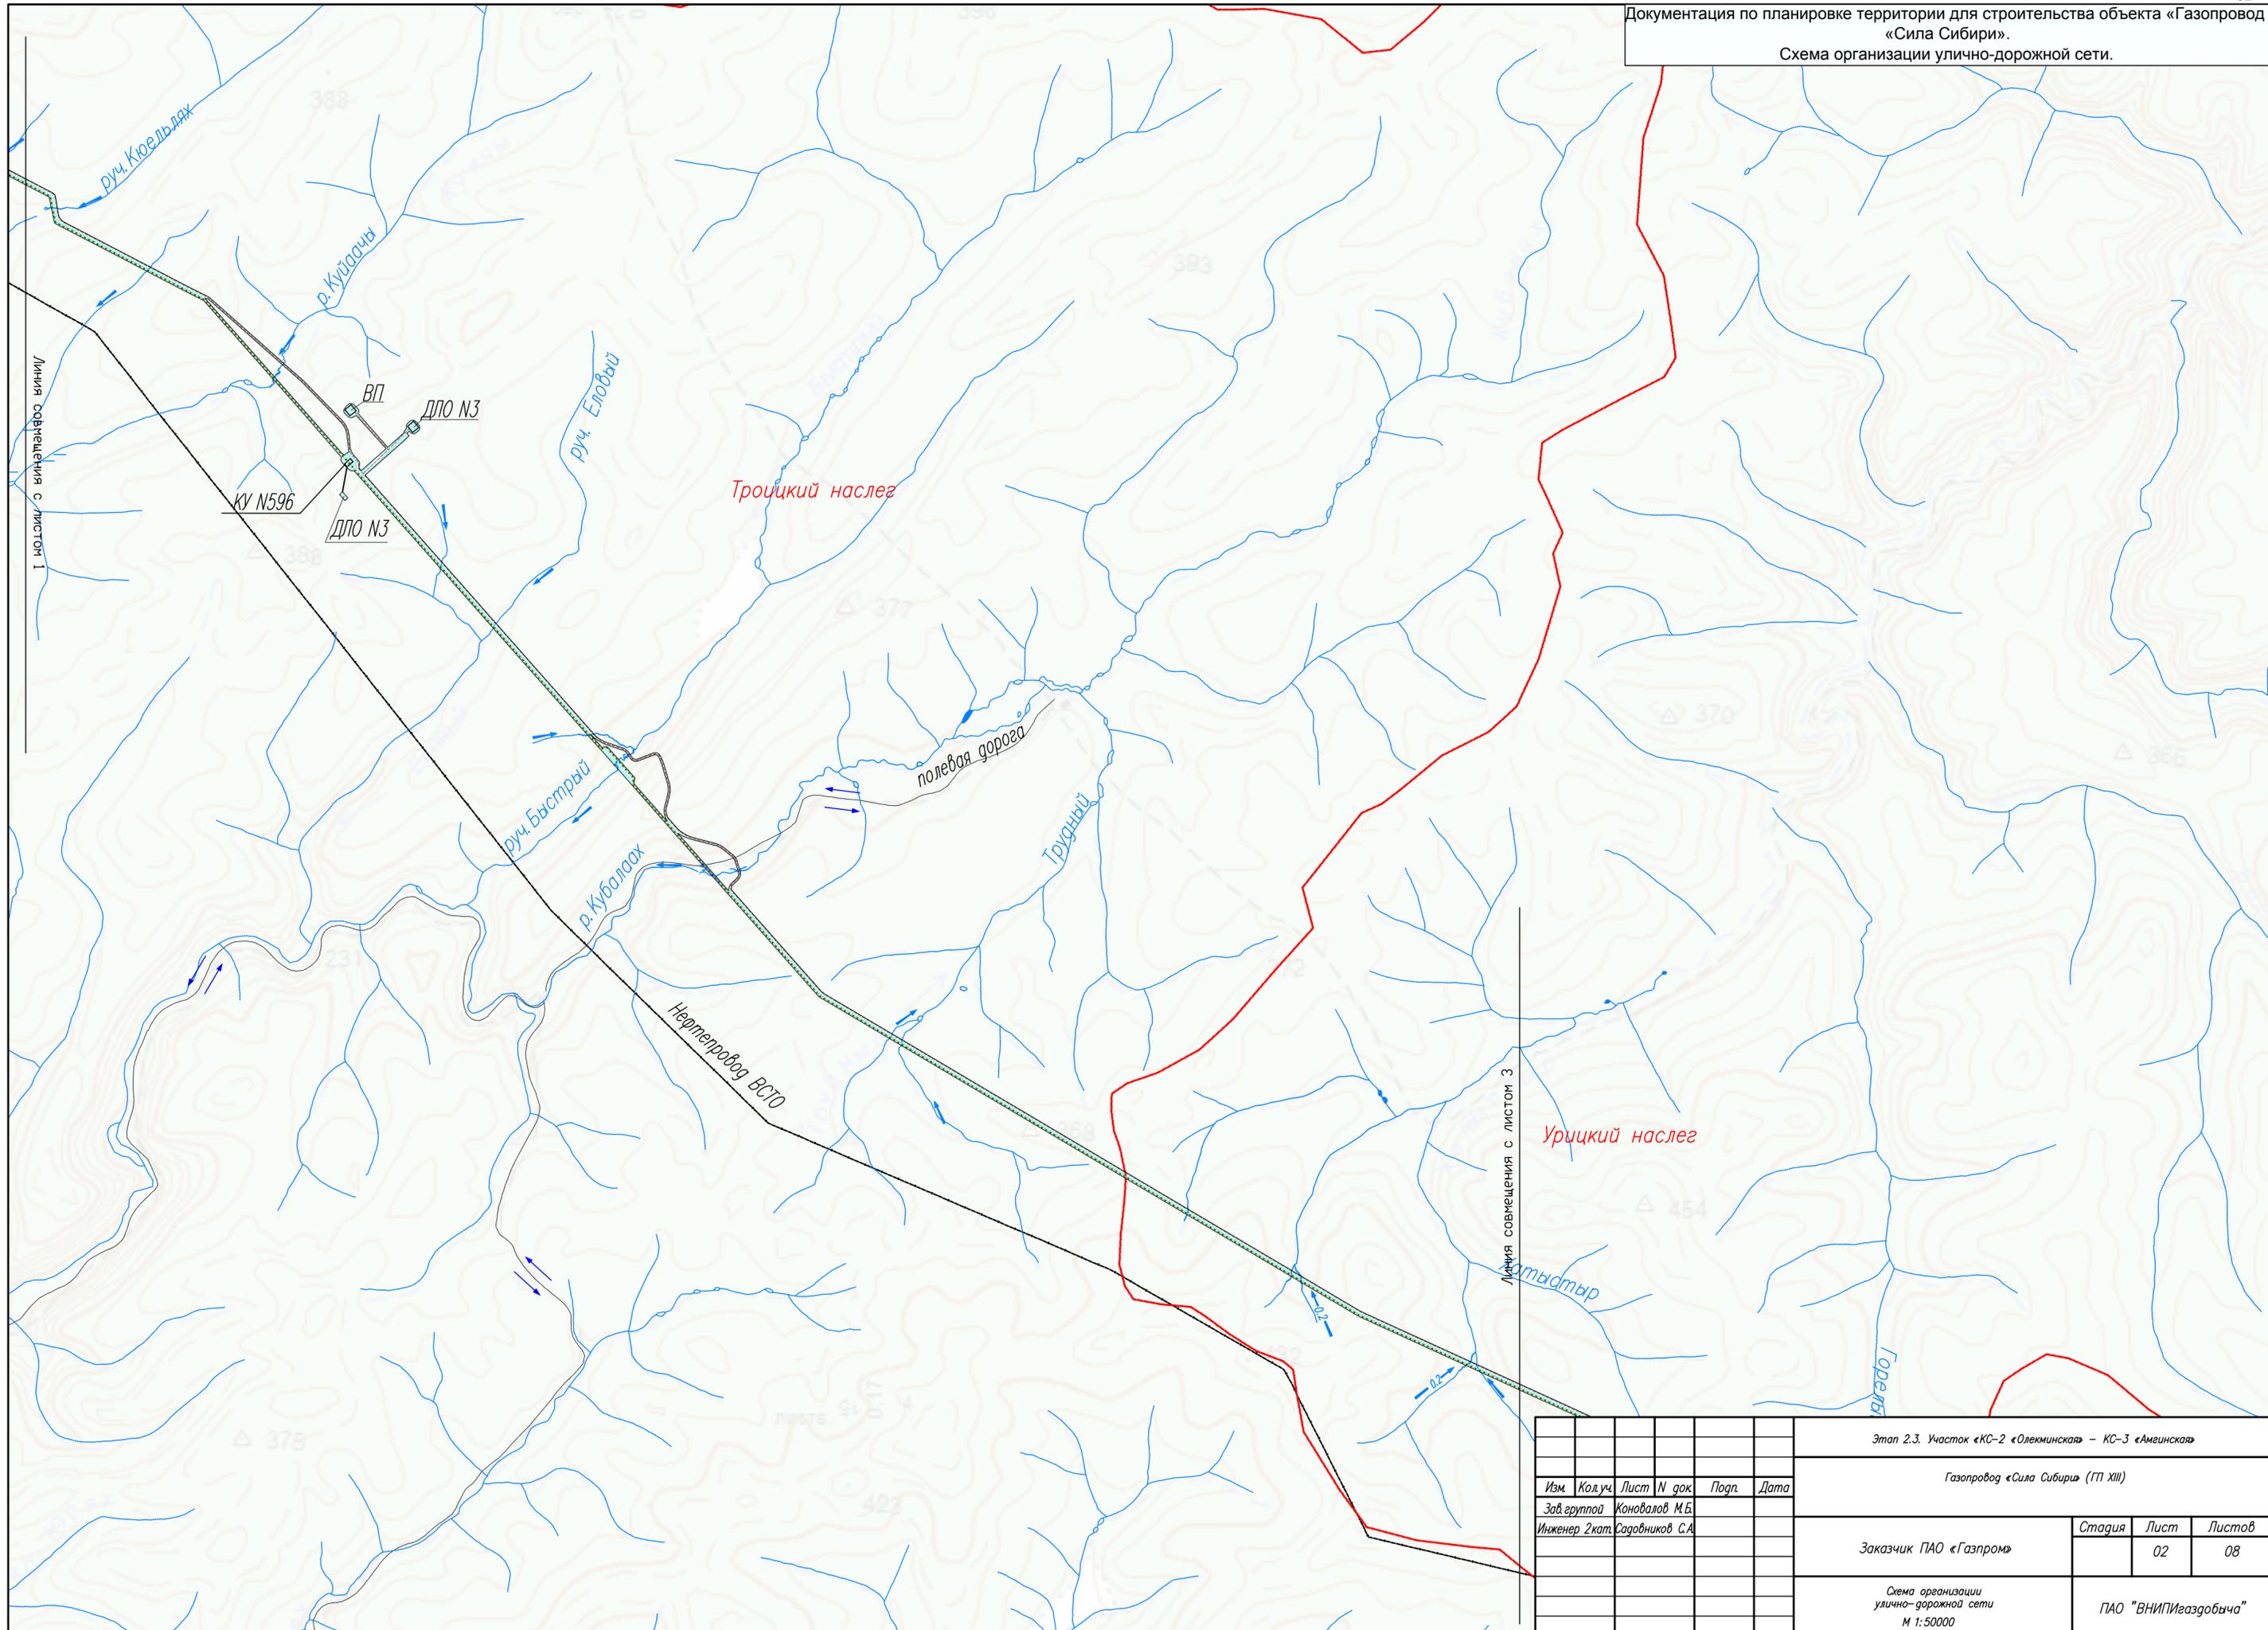


						Этап 2.3. Участок «КС-2 «Олекминская» – КС-3 «Амгинская»					
						Газопровод «Сила Сибири» (ГП XIII)					
Изм.	Код.уч.	Лист	N док.	Подп.	Дата						
Зав. группой						Конювалов М.Б.					
Инженер 2кат.						Садовников С.А.					
						Заказчик ПАО «Газпром»		Стадия	Лист	Листов	
									02	08	
						Схема организации улично-дорожной сети М 1:50000			ПАО "ВНИПИгаздобыча"		

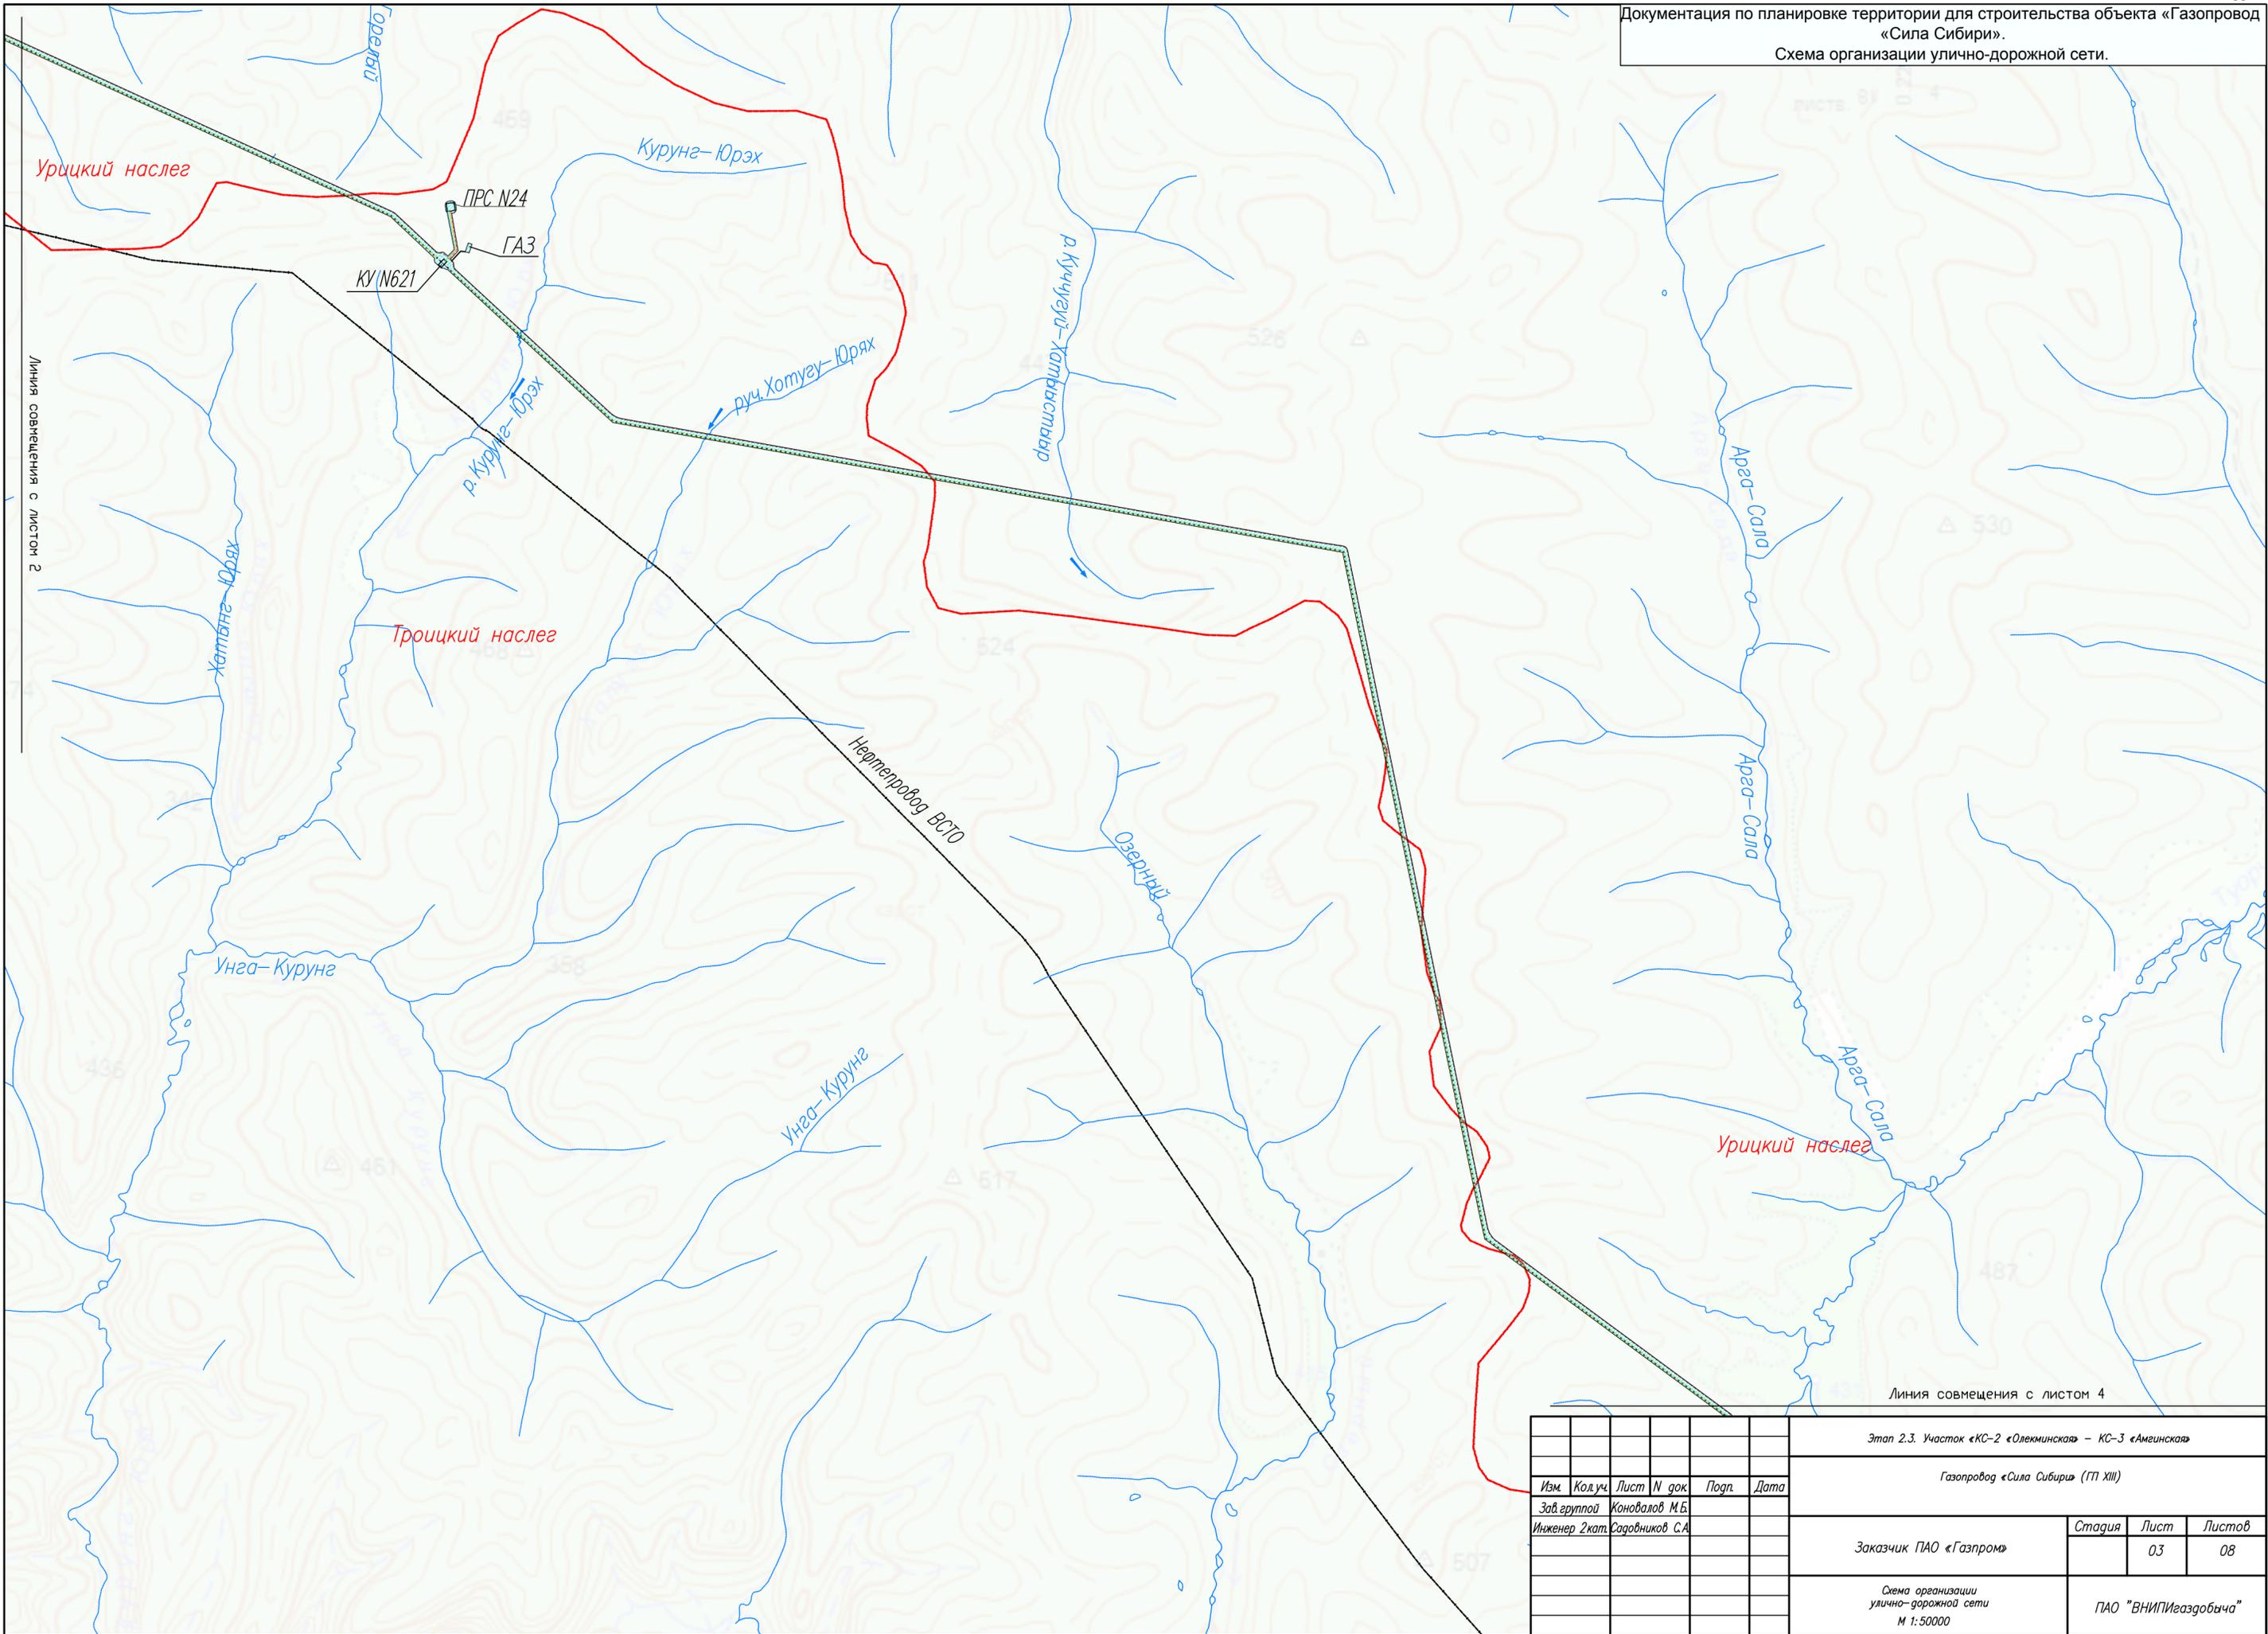

						Этап 2.3. Участок «КС-2 «Олекминская» – КС-3 «Амгинская»			
						Газопровод «Сила Сибири» (ГП XIII)			
Изм.	Код.уч.	Лист	N док.	Подп.	Дата				
Зав. группой	Конобалов М.Б.								
Инженер 2кат.	Садовников С.А.					Заказчик ПАО «Газпром»	Стадия	Лист	Листов
								03	08
						Схема организации улично-дорожной сети М 1:50000			
						ПАО "ВНИПИгаздобыча"			


Линия совмещения с листом 3

Документация по планировке территории для строительства объекта «Газопровод «Сила Сибири».
Схема организации улично-дорожной сети.

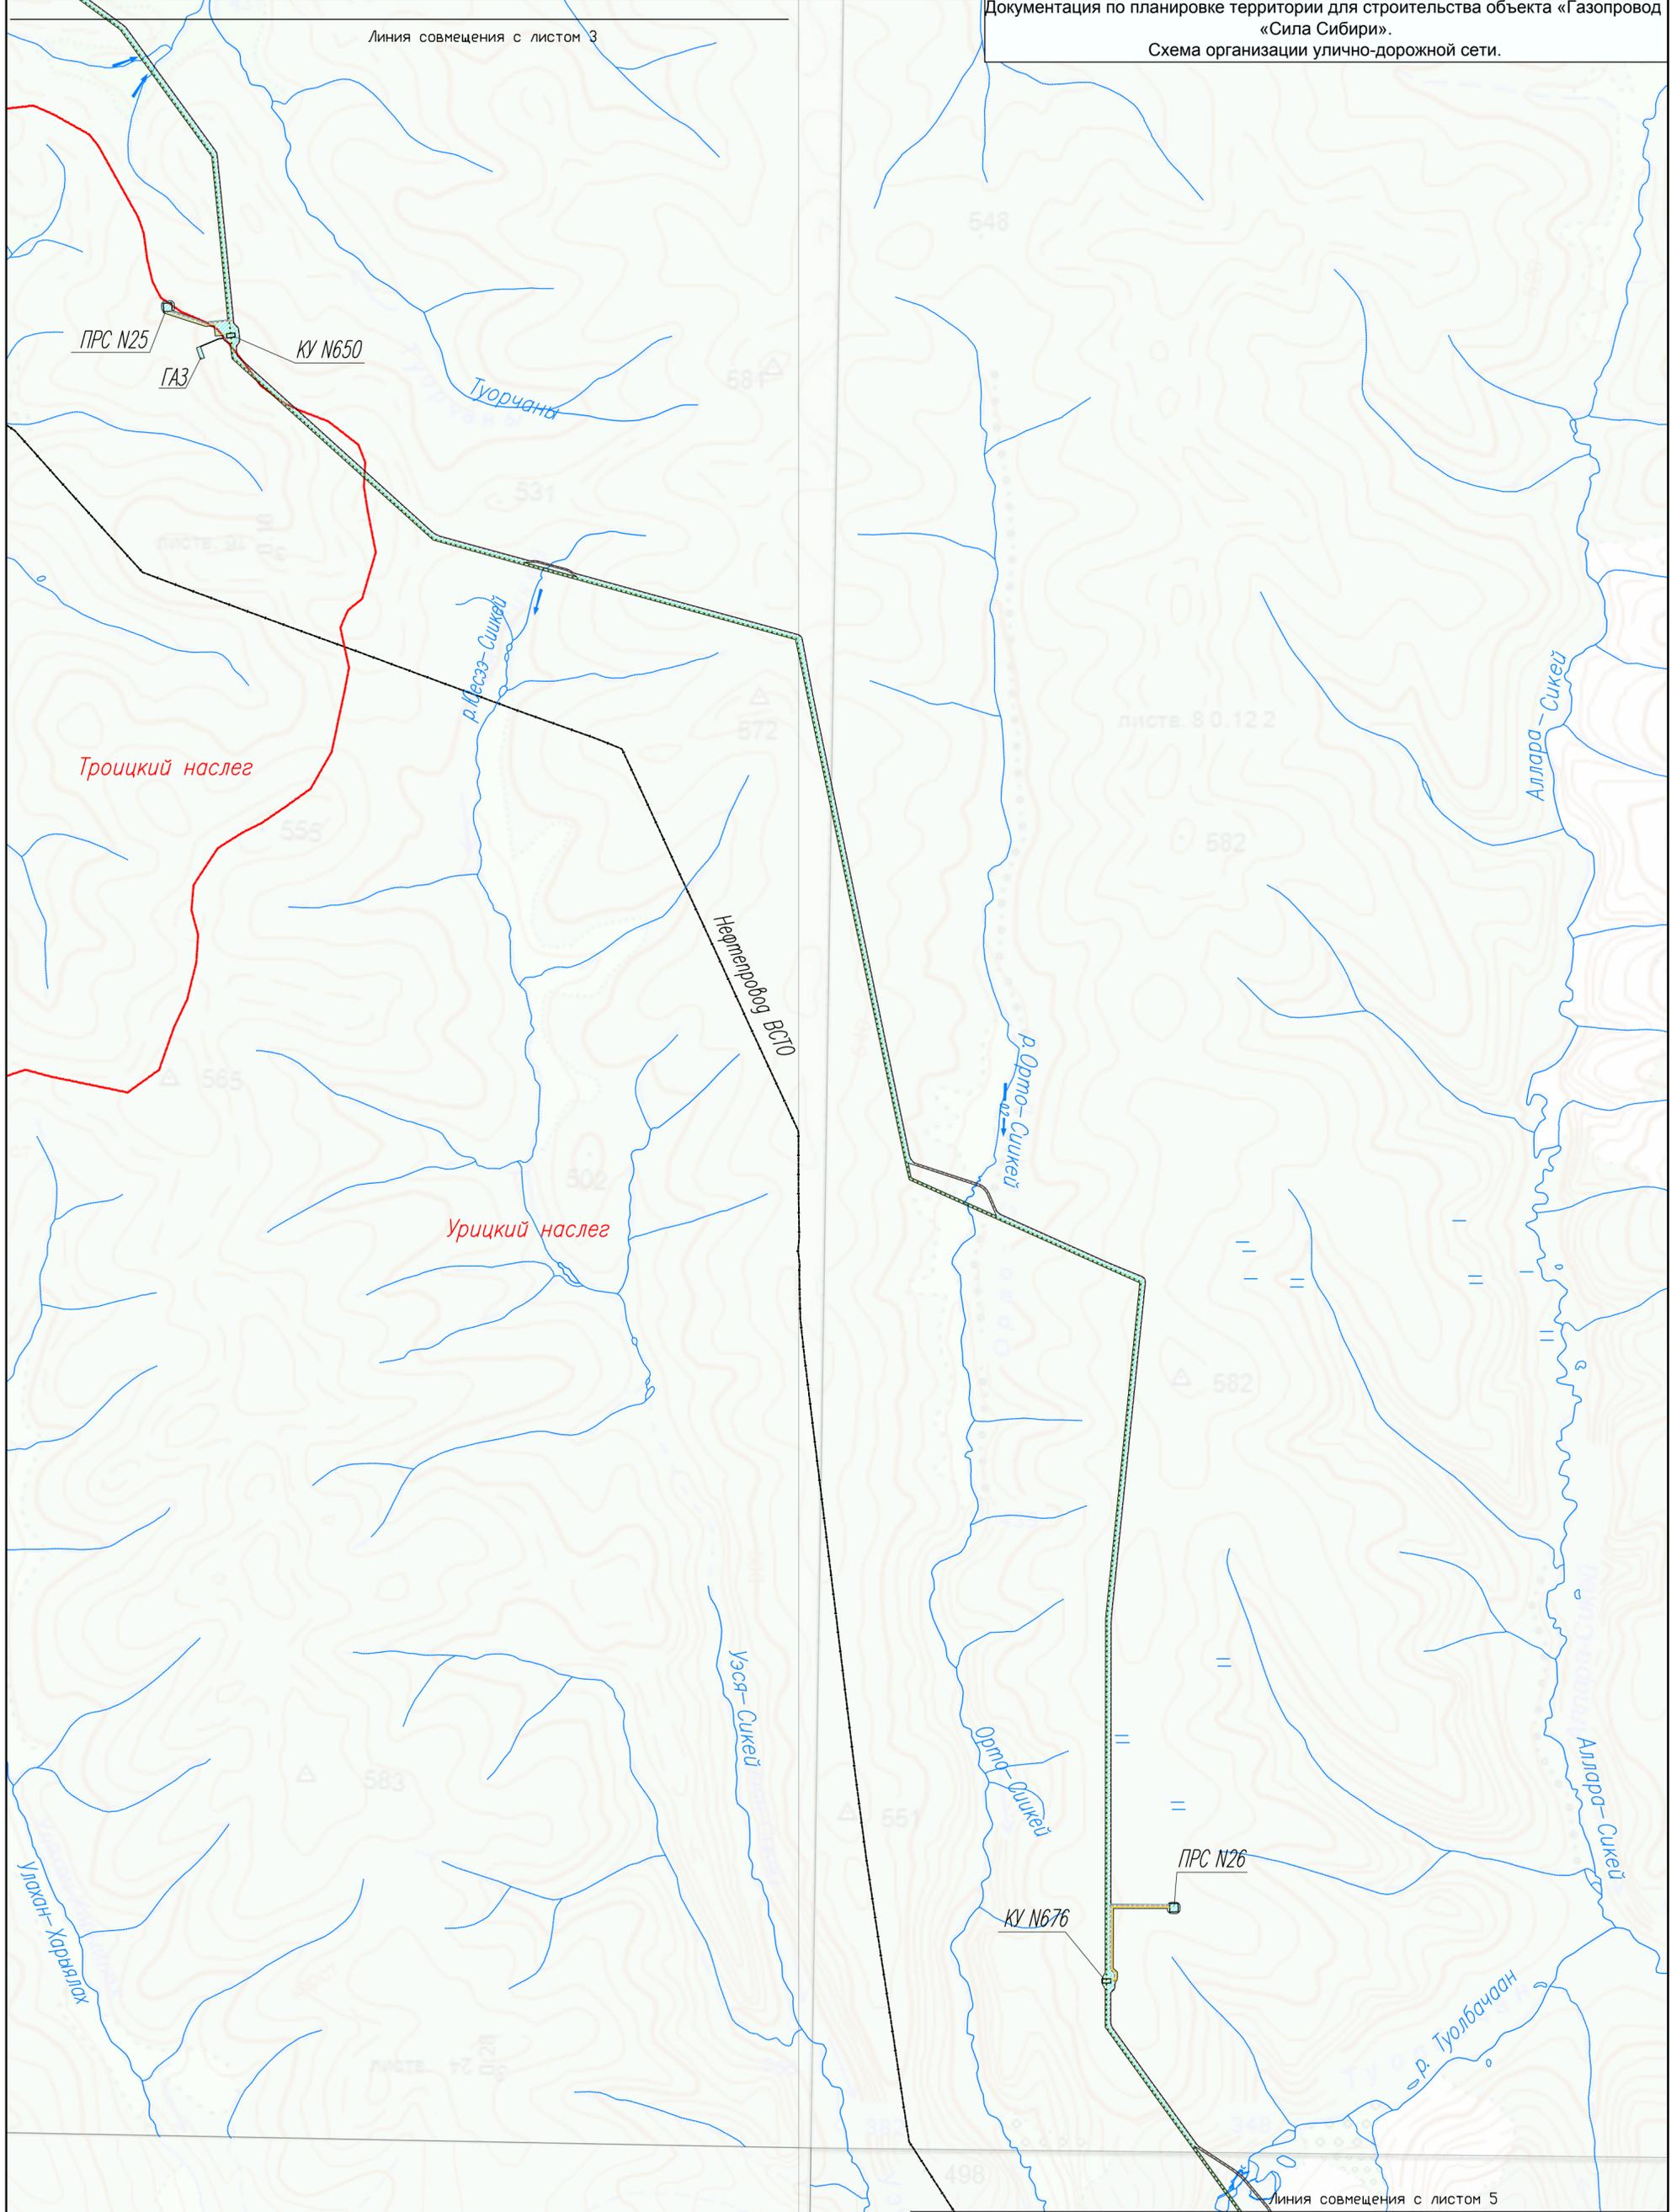

Линия совмещения с листом 5

Этап 2.3. Участок «КС-2 «Олекминская» – КС-3 «Амгинская»					
Газопровод «Сила Сибири» (ПТ XIII)					
Изм.	Код.уч.	Лист	№ док.	Подп.	Дата
				Конвалов М.Б.	
				Садовников С.А.	
Заказчик ПАО «Газпром»				Стадия	Лист
					04
				Листов	08
Схема организации улично-дорожной сети М 1:50000				ПАО «ВНИПИгаздобыча»	

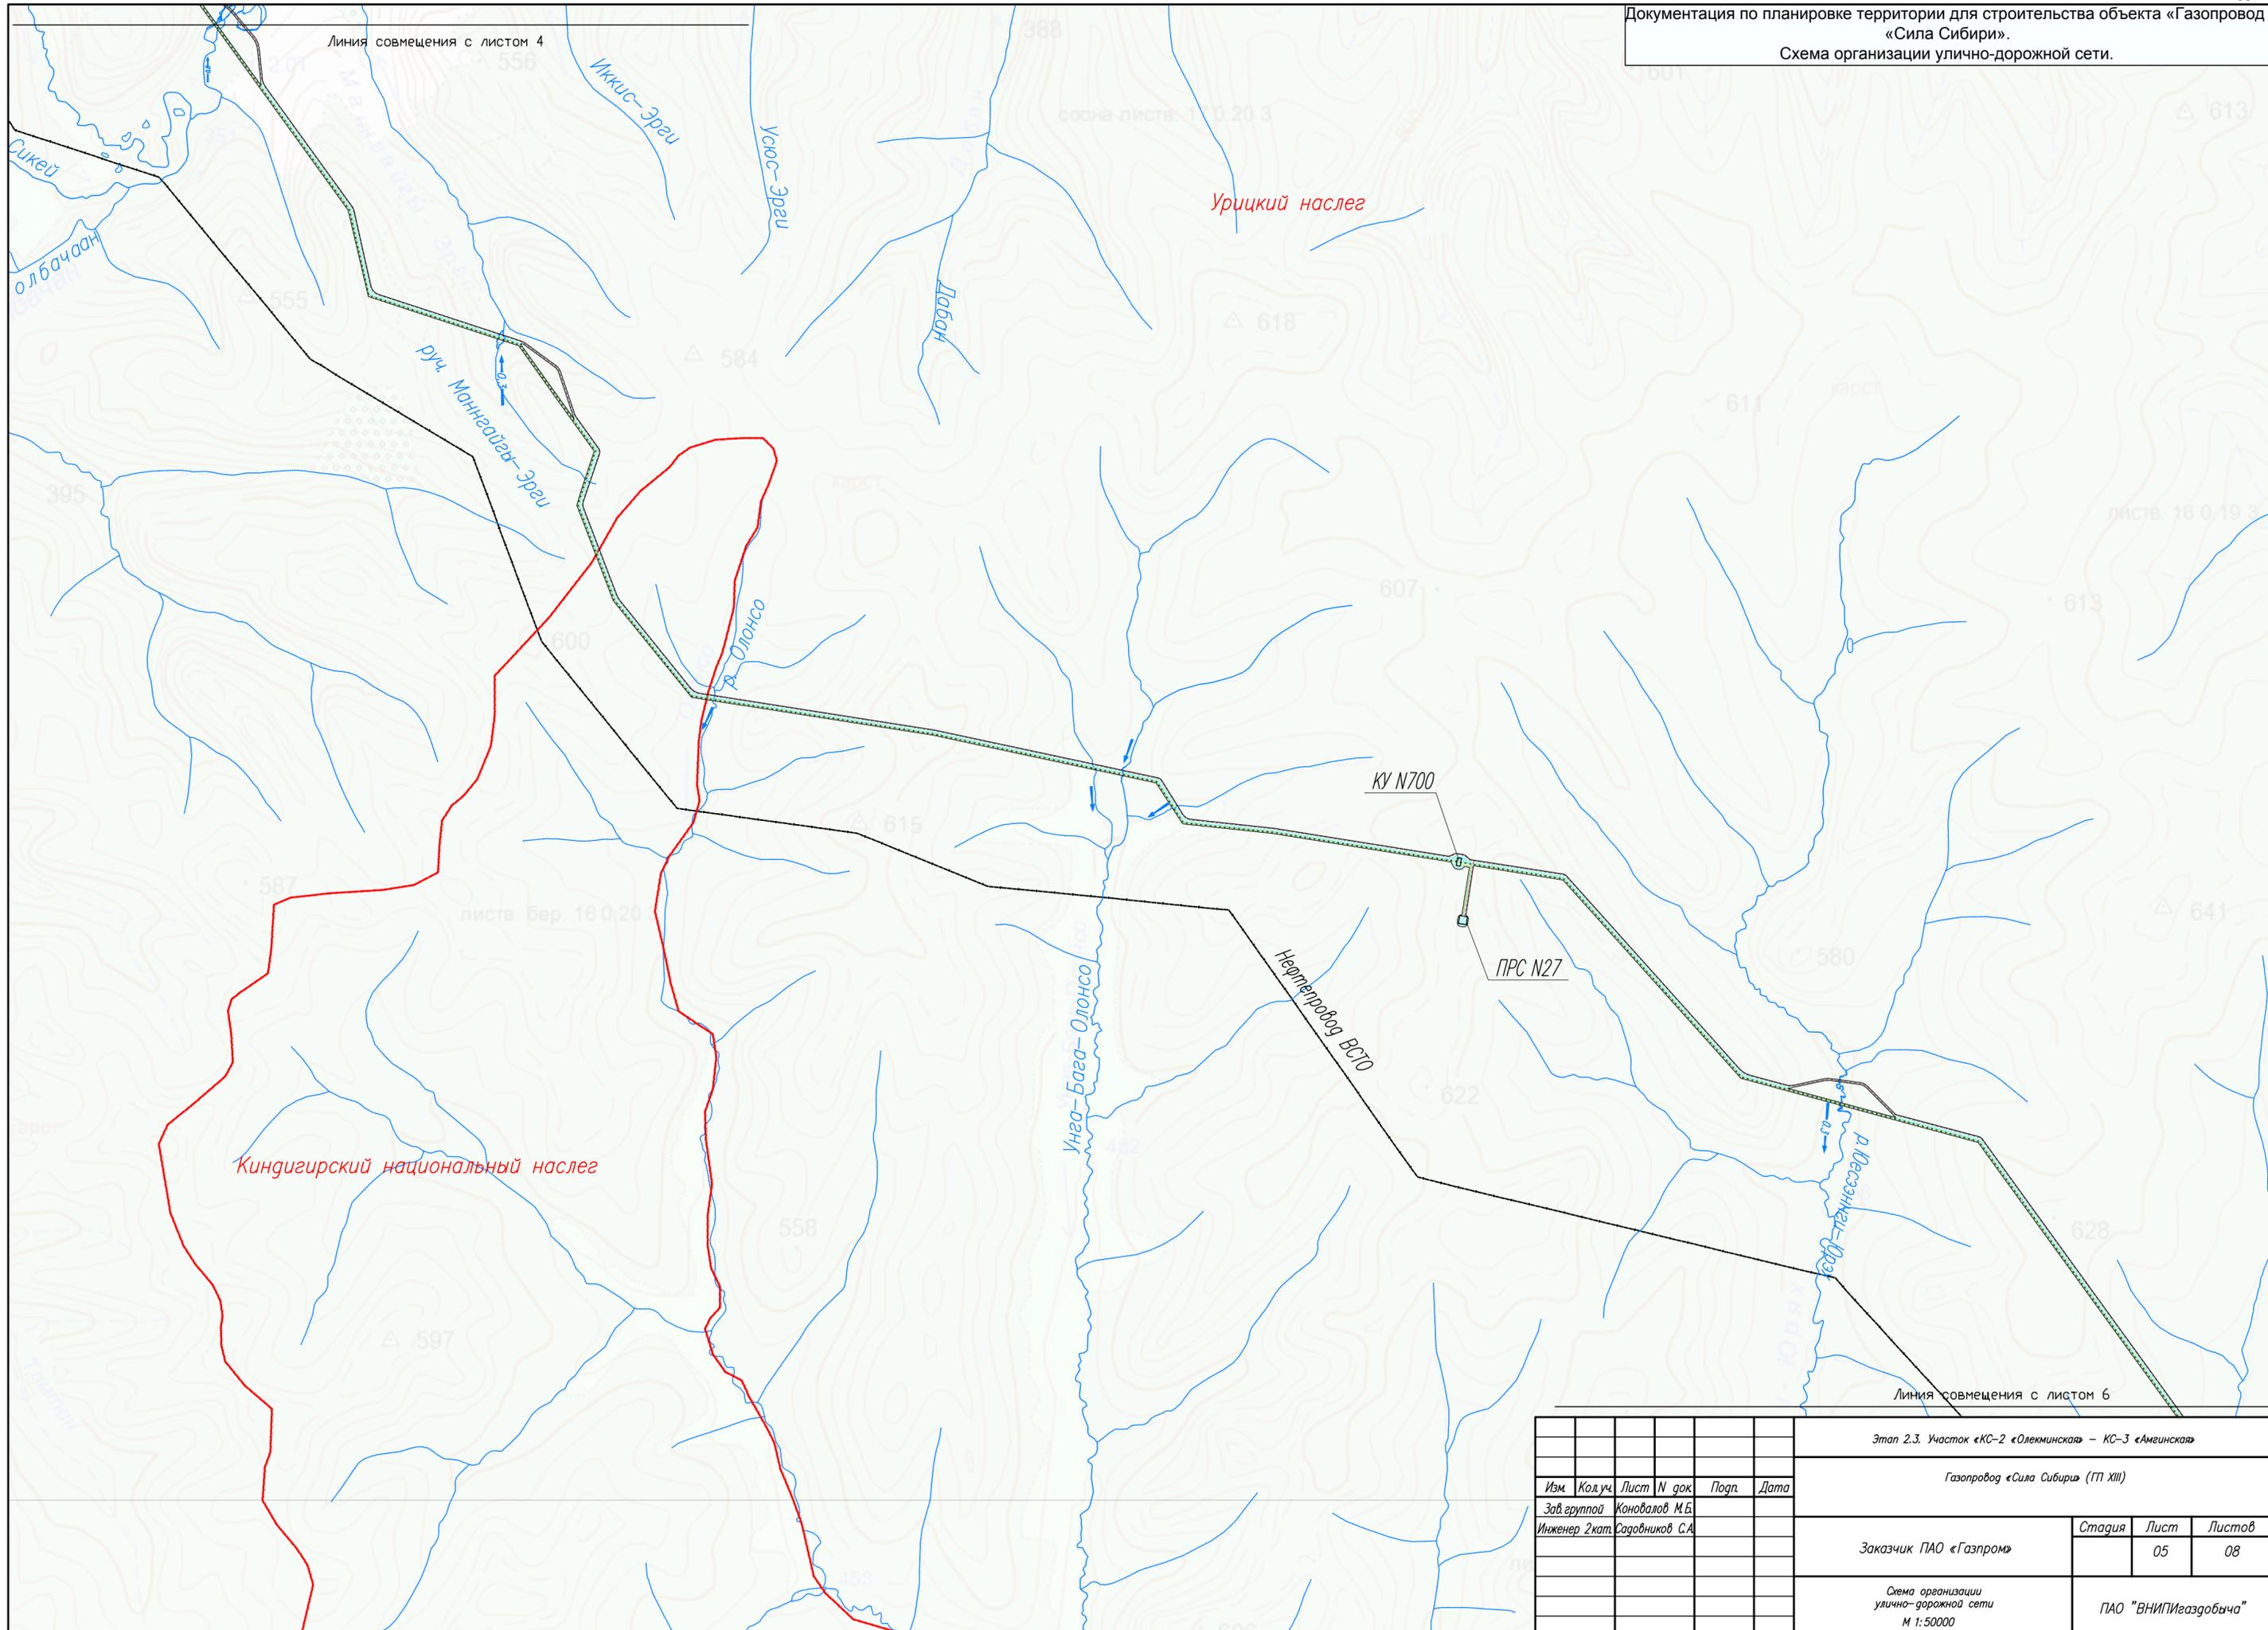

Линия совмещения с листом 4

Линия совмещения с листом 6


Этап 2.3. Участок «КС-2 «Олекминская» – КС-3 «Амгинская»

Газопровод «Сила Сибири» (ГП XIII)


Изм.	Код.уч.	Лист	№ док.	Подп.	Дата
Зав. группой		Коновалов М.Б.			
Инженер 2кат.		Садовников С.А.			

Заказчик ПАО «Газпром»	Стадия	Лист	Листов
		05	08

Схема организации улично-дорожной сети
М 1:50000
ПАО "ВНИПИгаздобыча"

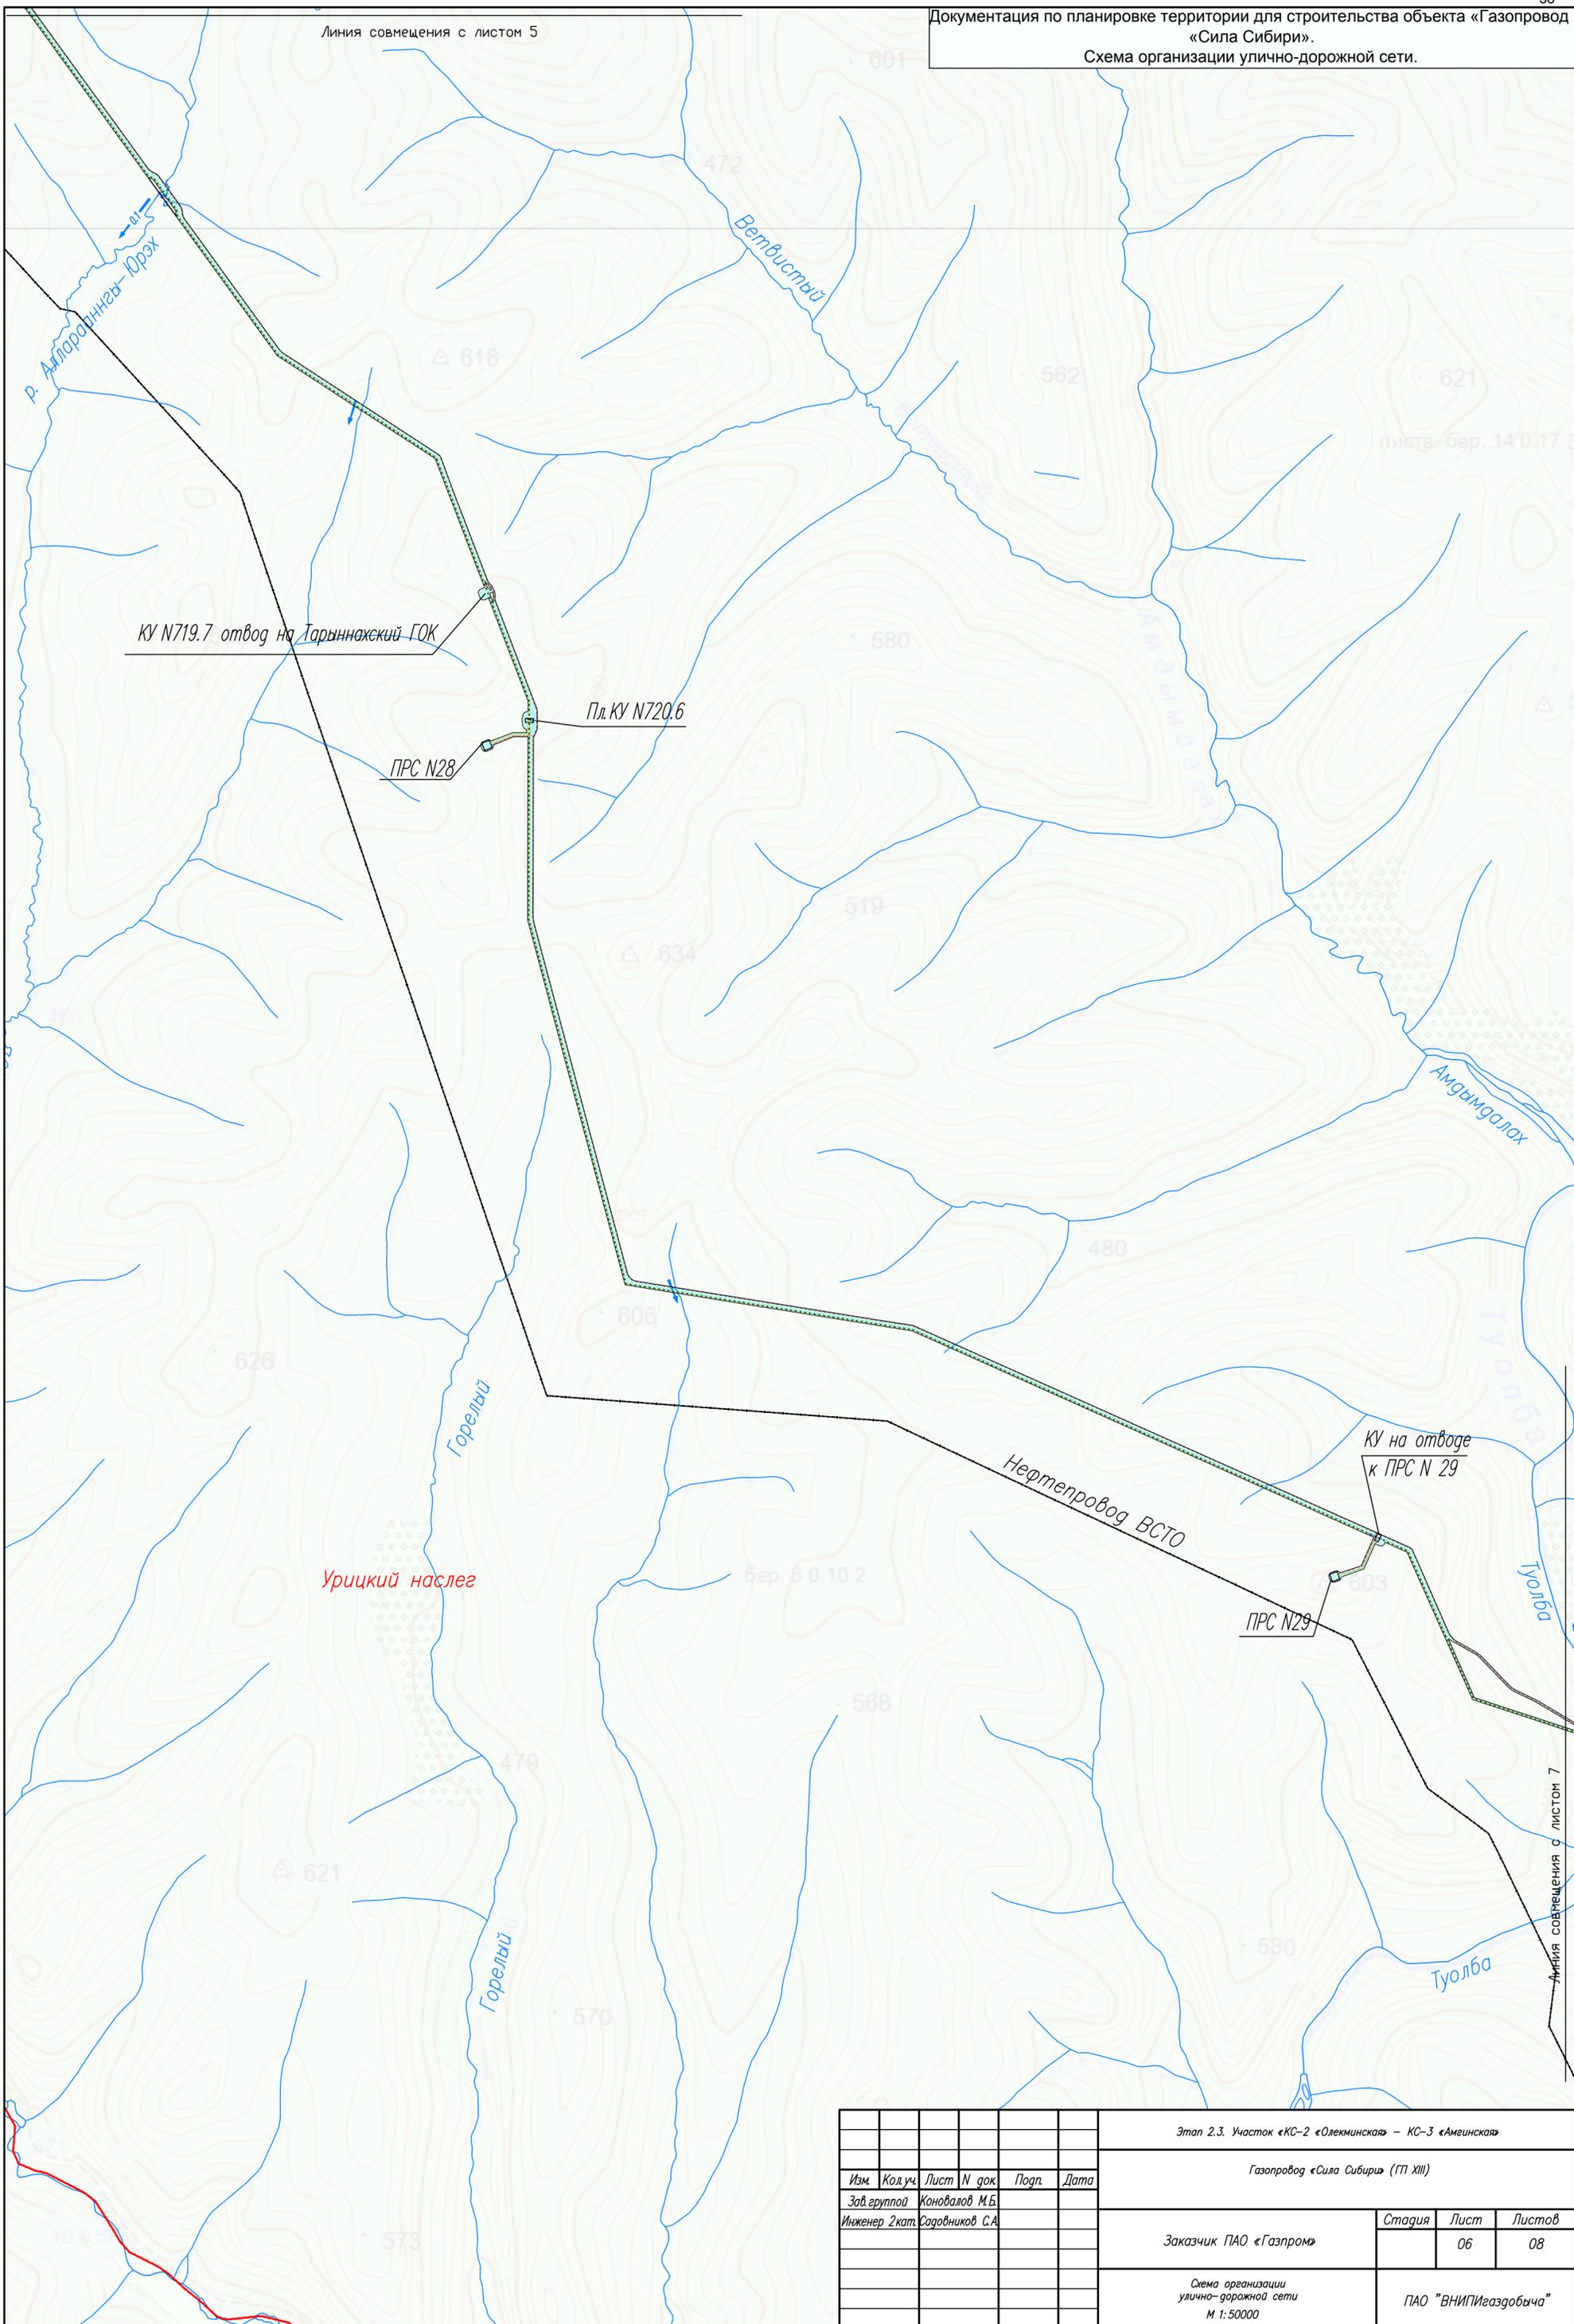


						Этап 2.3. Участок «КС-2 «Олекминская» – КС-3 «Амгинская»			
						Газопровод «Сила Сибири» (ПТ XIII)			
Изм.	Код.уч.	Лист	№ док.	Подп.	Дата				
	Зав. группой	Конюхов М.Б.							
	Инженер 2 кат.	Садовников С.А.							
						Заказчик	Стадия	Лист	Листов
						ПАО «Газпром»		06	08
						Схема организации улично-дорожной сети М 1:50000			
						ПАО «ВНИПИгаздобыча»			

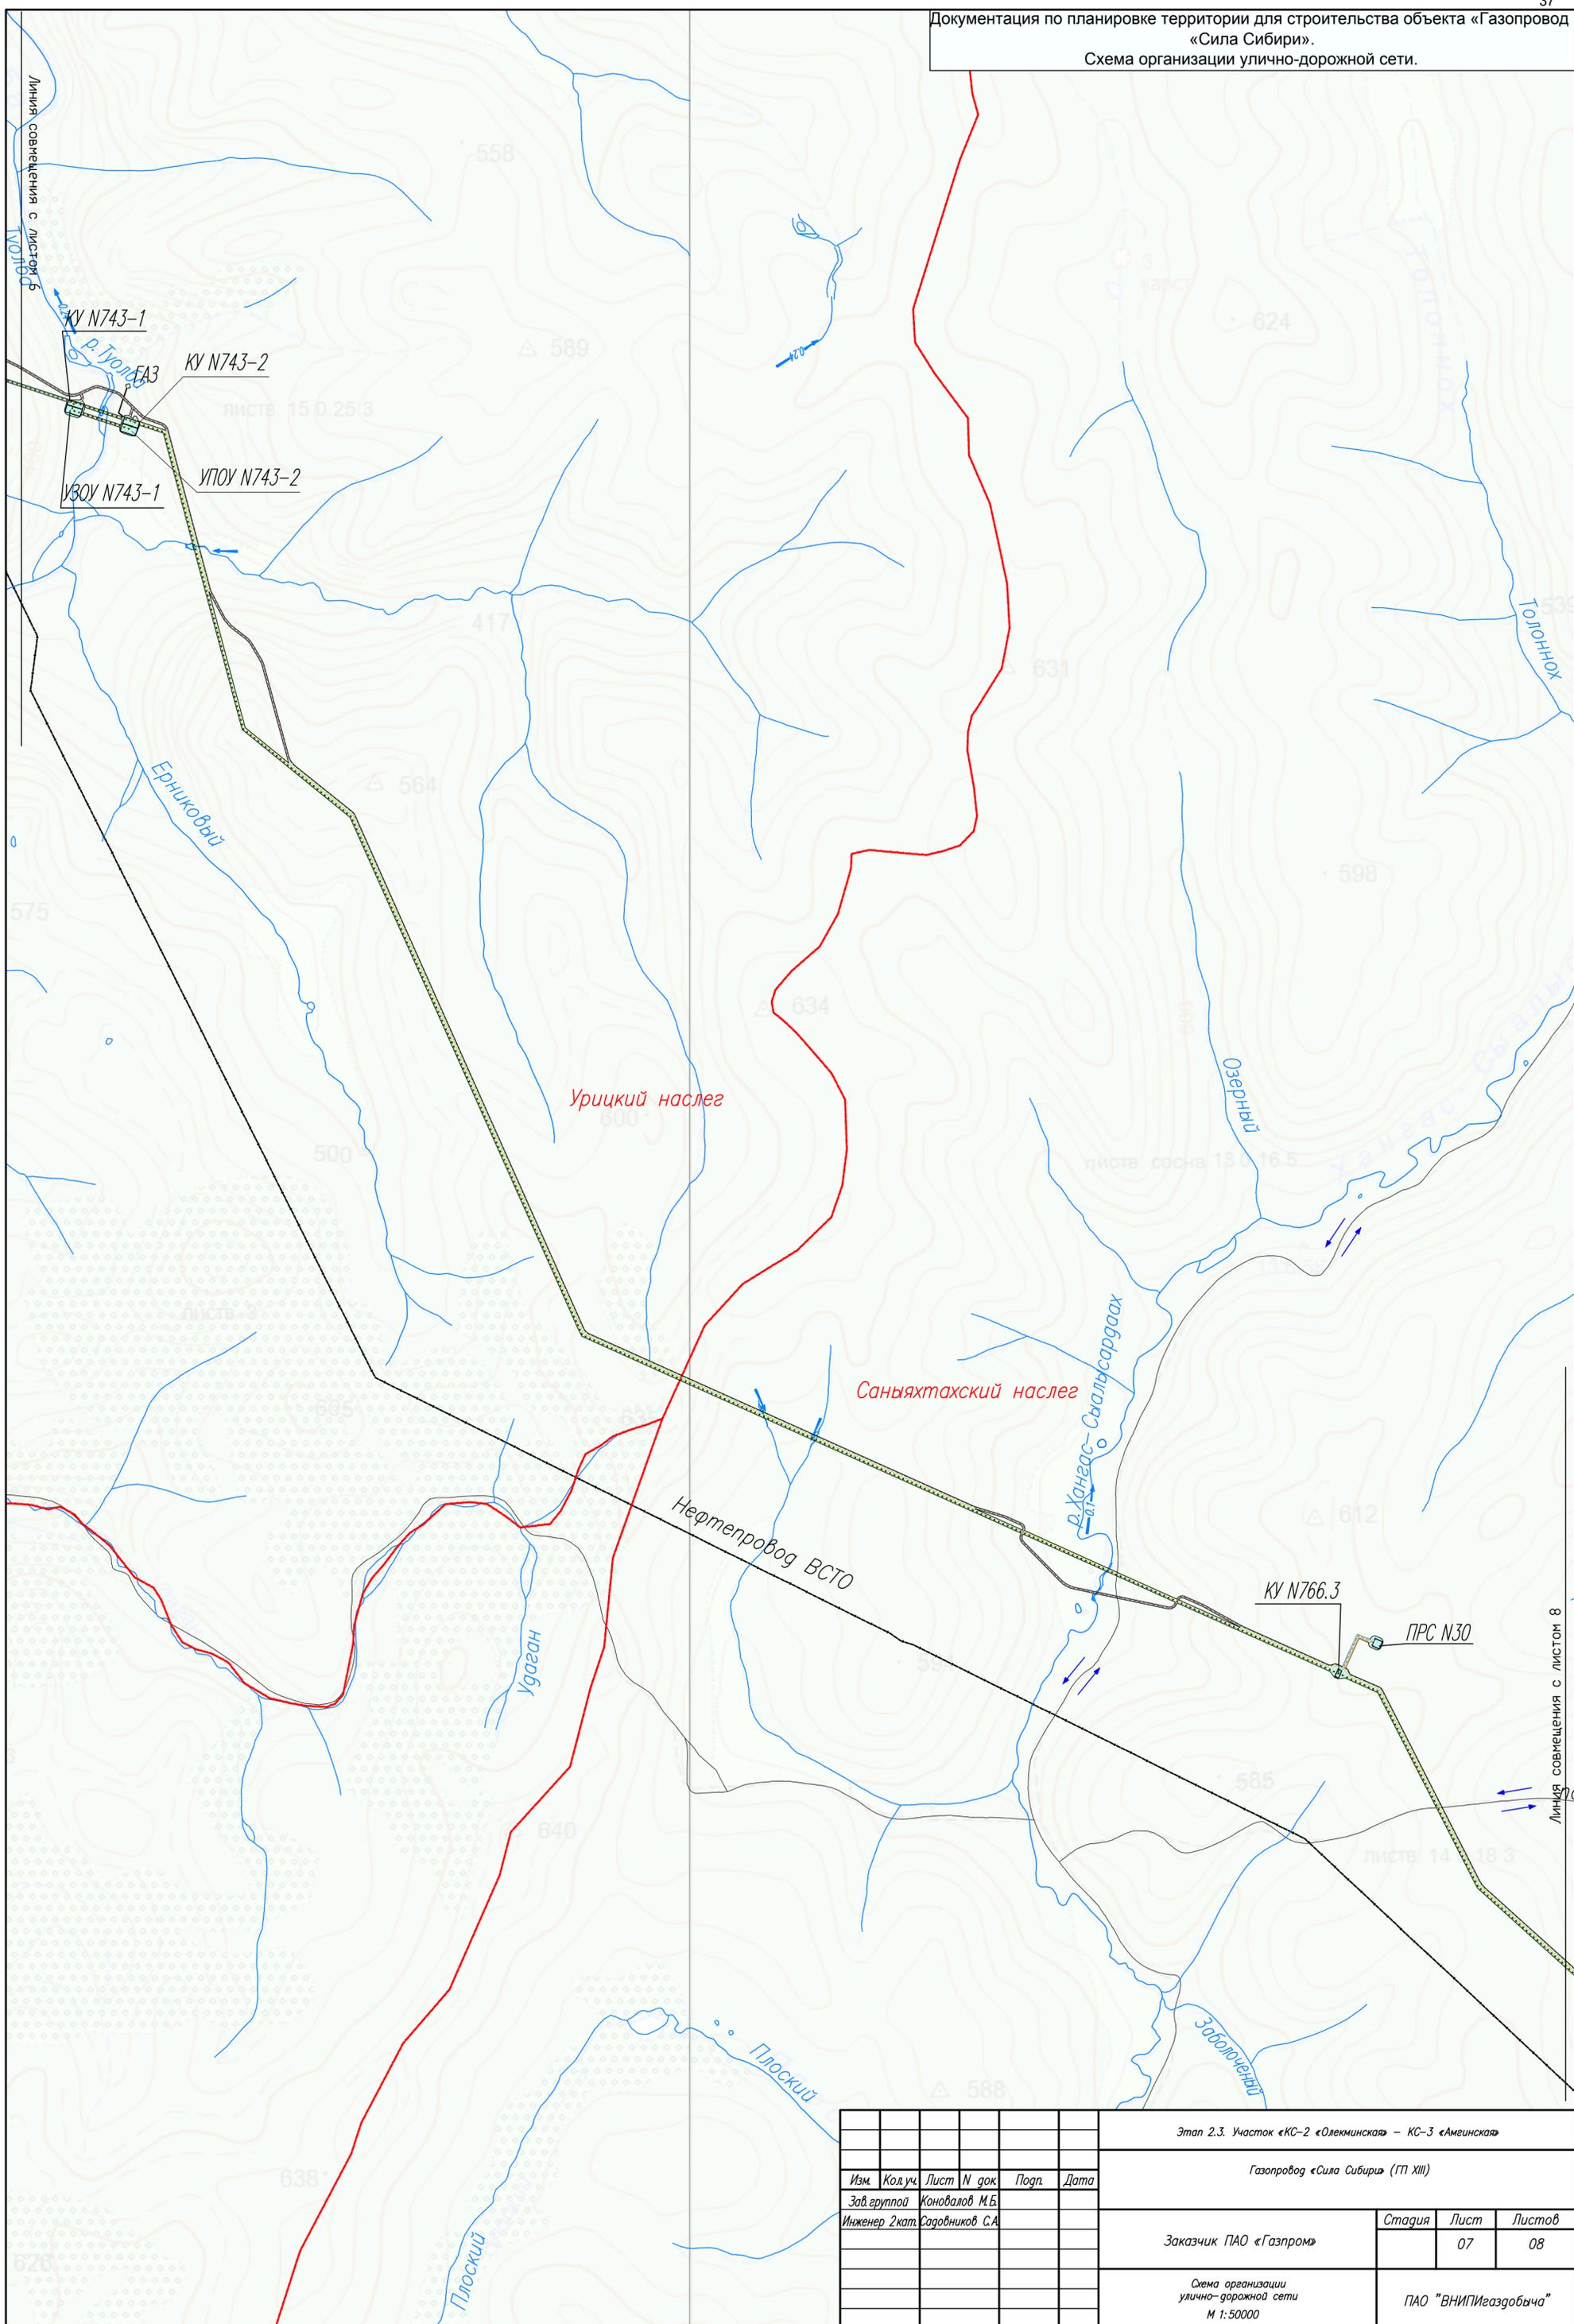


						Этап 2.3. Участок «КС-2 «Олекминская» – КС-3 «Амгинская»			
						Газопровод «Сила Сибири» (ГП XIII)			
Изм.	Код.уч.	Лист	№ док.	Подп.	Дата				
	Зав. группой	Коновалов М.Б.							
	Инженер 2 кат.	Садовников С.А.							
						Заказчик	Стадия	Лист	Листов
						ПАО «Газпром»		07	08
						Схема организации улично-дорожной сети М 1:50000			
						ПАО «ВНИПИгаздобыча»			

Линия совещения с листом 8

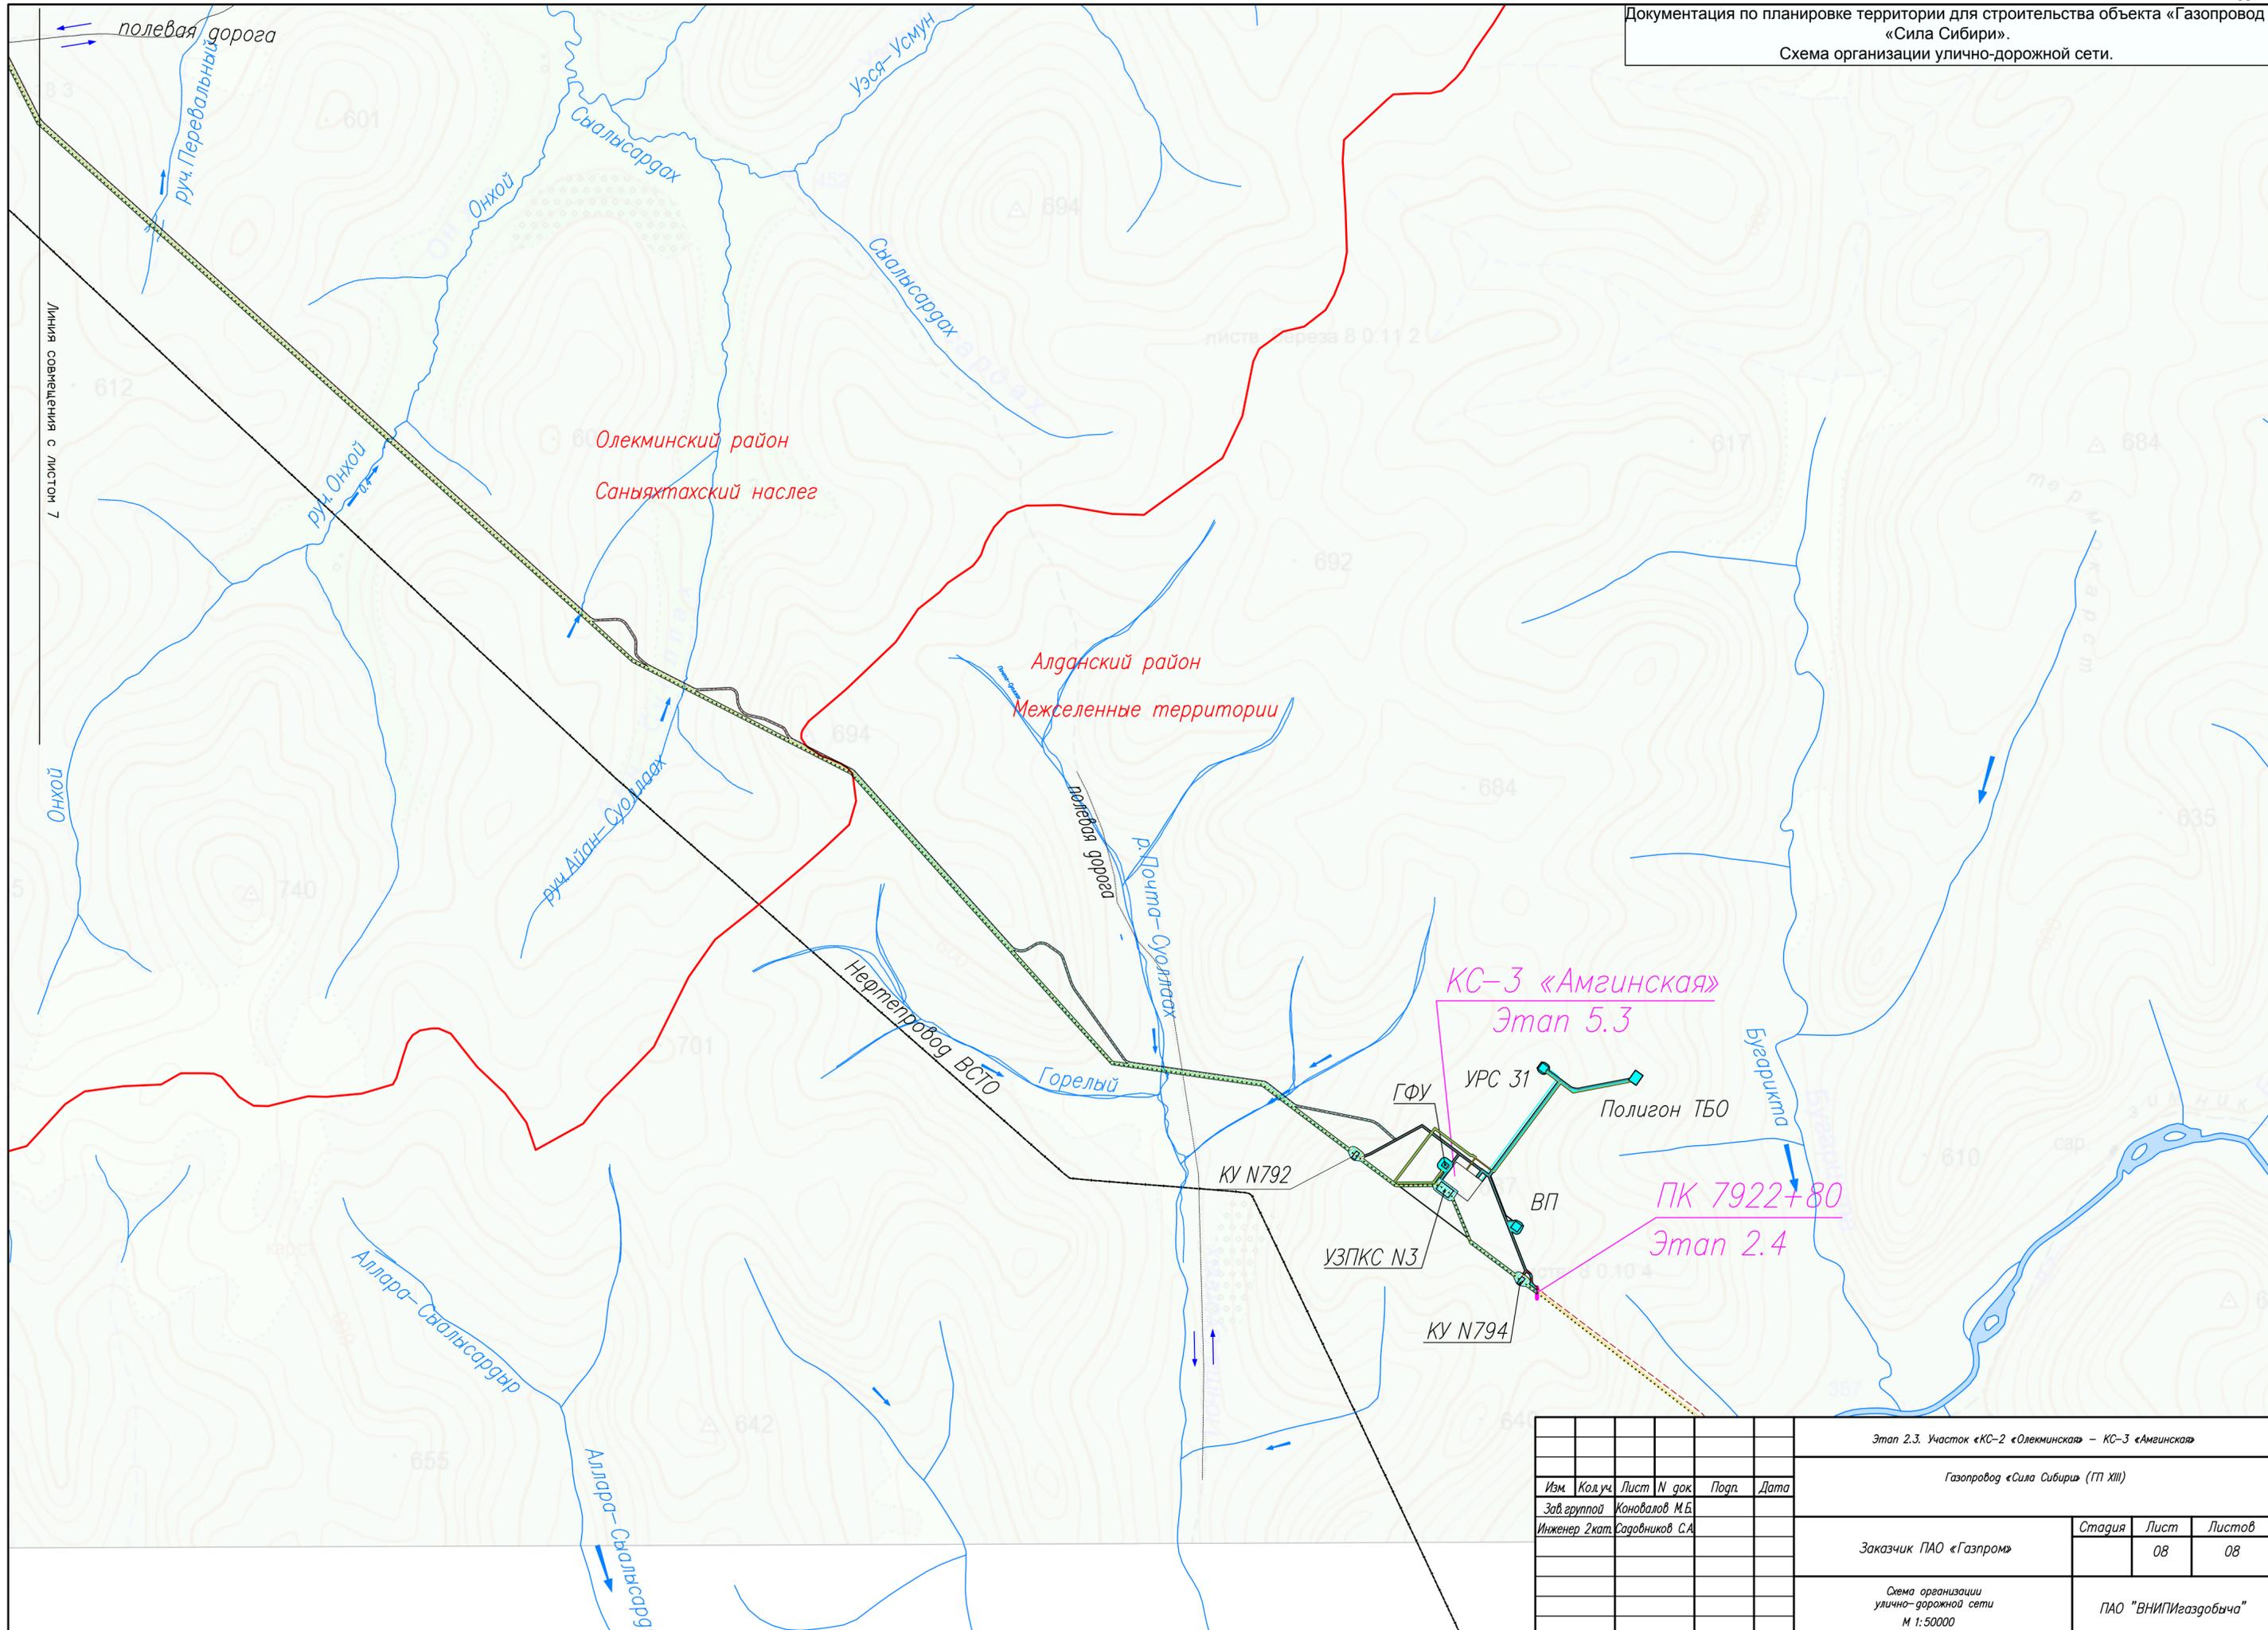

						Этап 2.3. Участок «КС-2 «Олекминская» – КС-3 «Амгинская»				
						Газопровод «Сила Сибири» (ГП XIII)				
Изм.	Код.уч.	Лист	N док.	Подп.	Дата					
Зав. группой						Конюхов М.Б.				
Инженер 2кат.						Садовников С.А.				
						Заказчик ПАО «Газпром»		Стадия	Лист	Листов
									08	08
						Схема организации улично-дорожной сети М 1:50000				
						ПАО «ВНИПИгаздобыча»				

Документация по планировке территории для строительства объекта «Газопровод «Сила Сибири»
Расположение листов схемы границ планируемых к установлению охранных зон проектируемого объекта

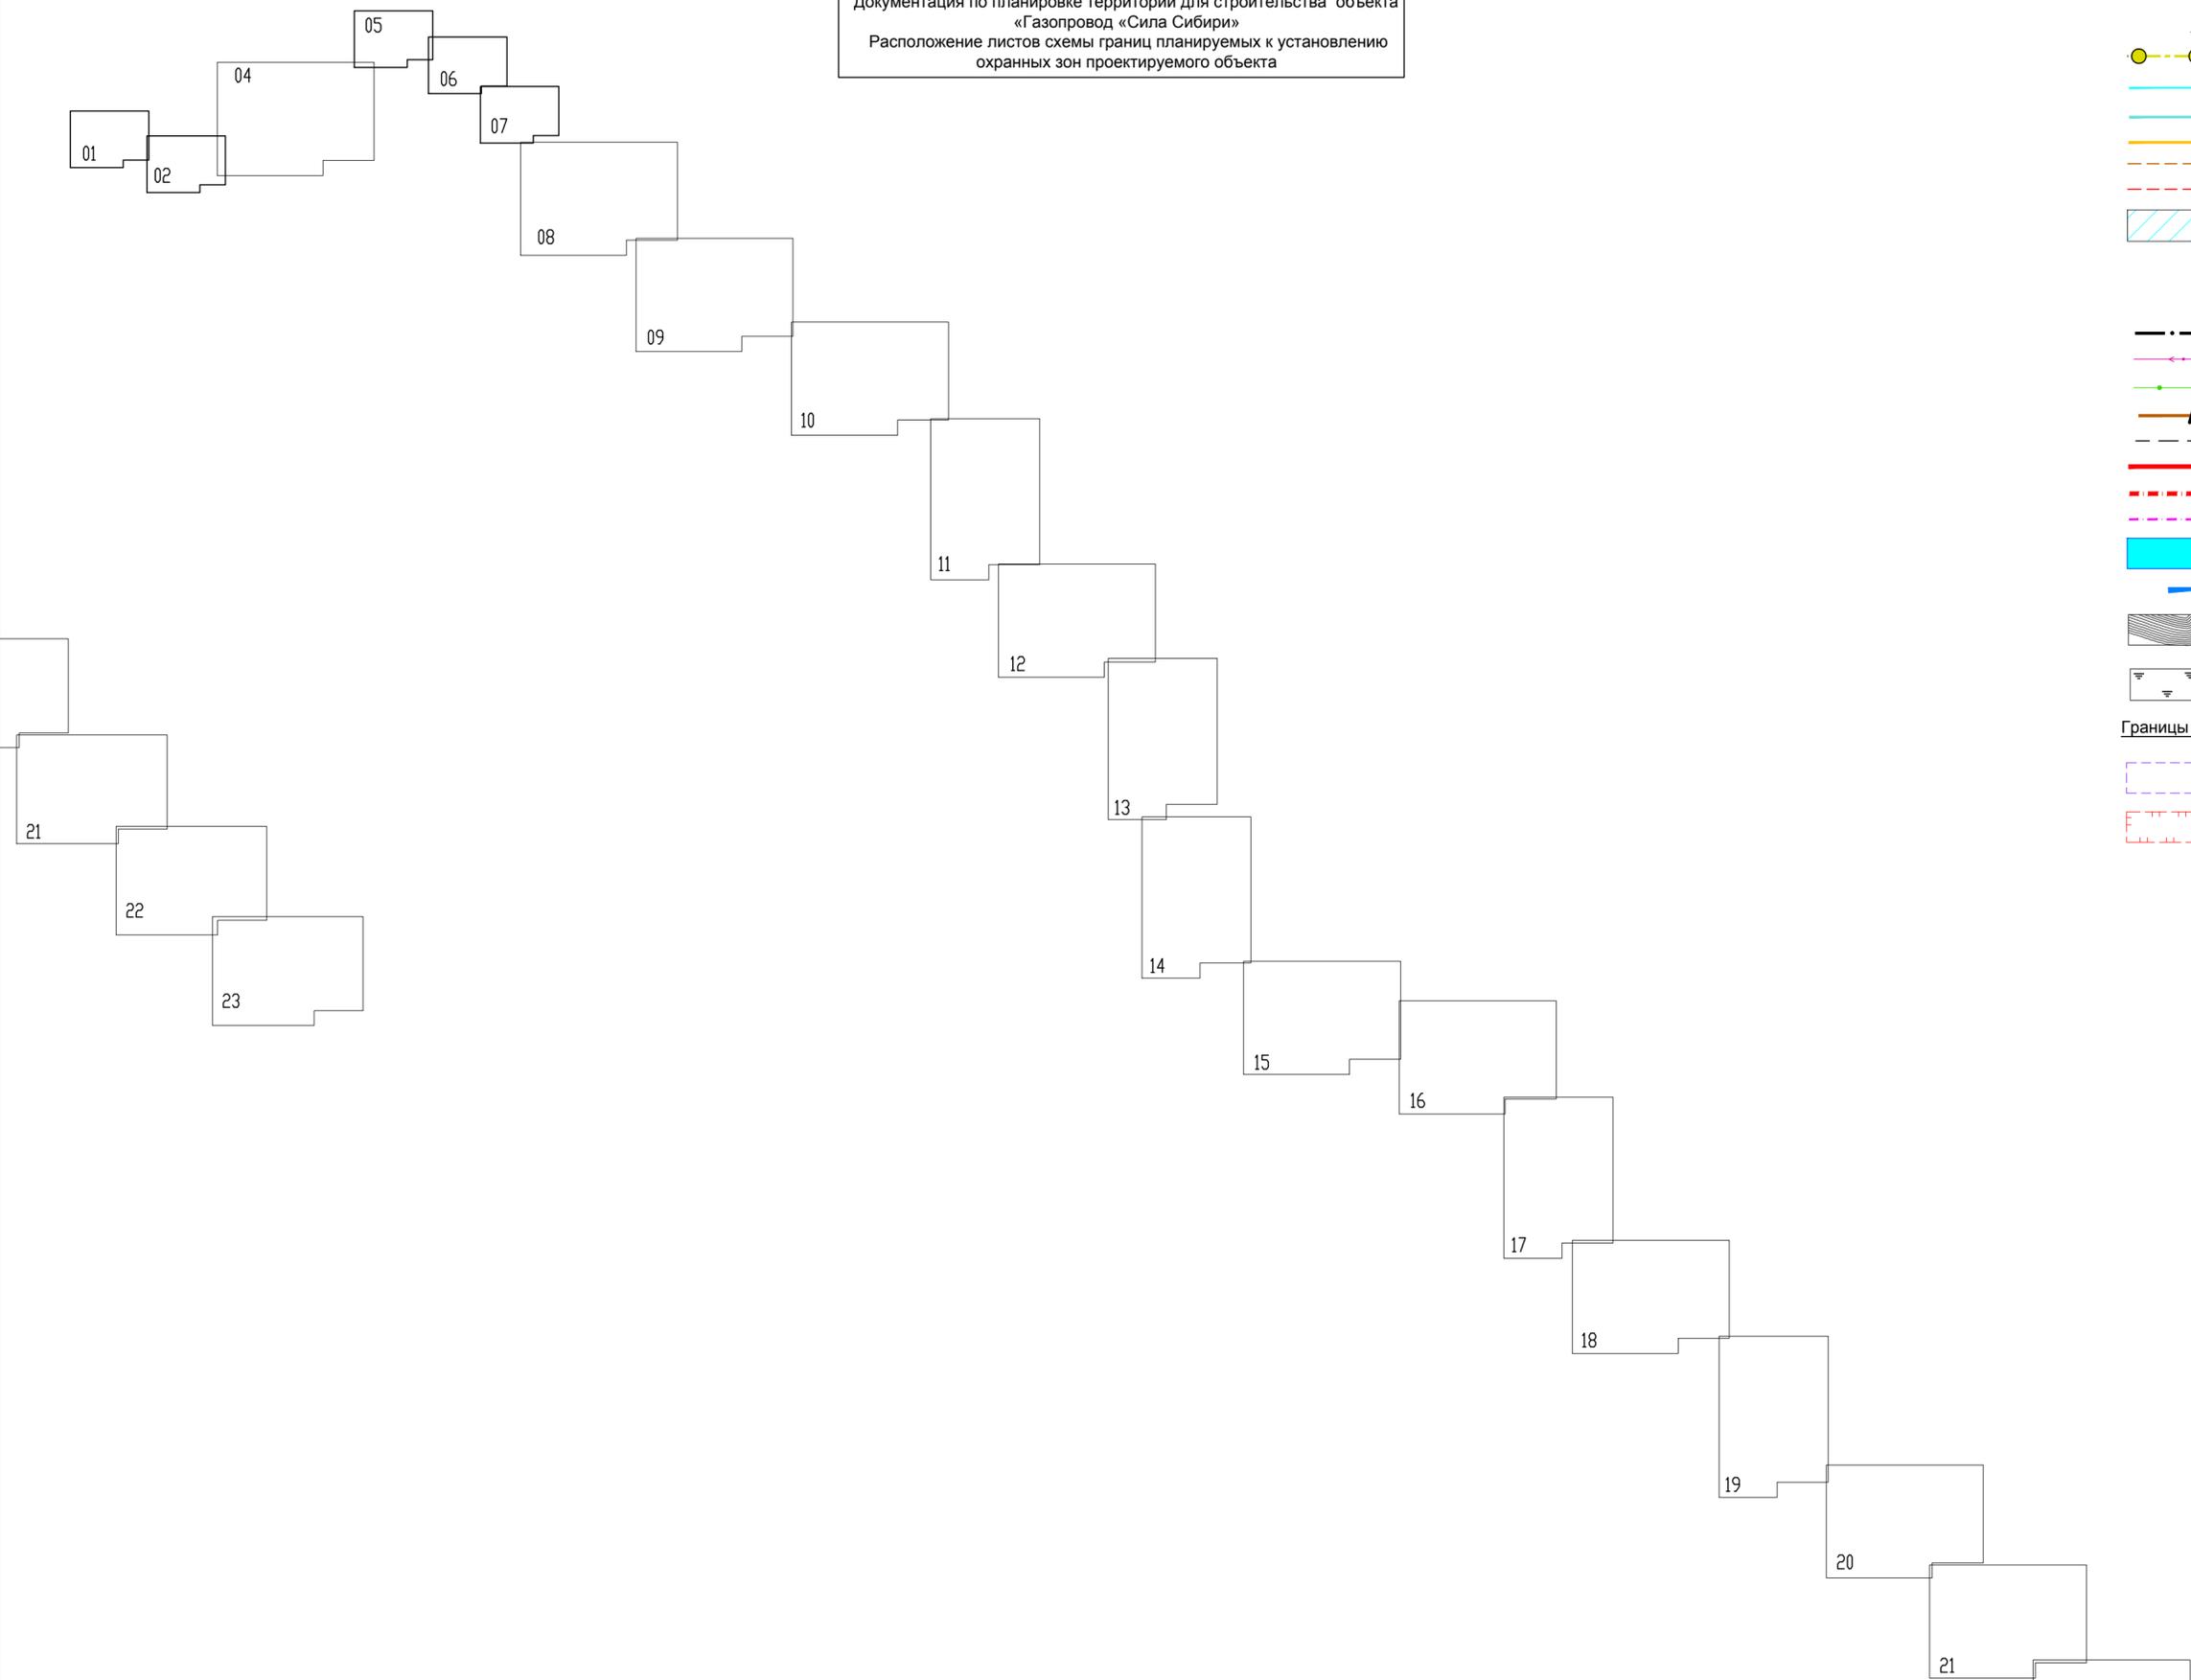

- УСЛОВНЫЕ ОБОЗНАЧЕНИЯ:**
- Проектируемые объекты инженерной инфраструктуры:**
- Трасса газопровода «Сила Сибири»
 - Трасса газопровода среднего давления
 - Трасса кабельной линии связи (КЛС)
 - Трасса воздушной линии электропередачи (ВЭЛ 10 кВ)
 - Технологический проезд временный
 - Подъездная автодорога
 - Граница зоны планируемого размещения объекта федерального значения «Этап 2.3 Участок «КС-2 «Олекминская»- КС-3 «Амгинская» объекта «Газопровод «Сила Сибири»

- Существующие объекты инженерной инфраструктуры:**
- Нефтепровод ВСТО
 - Линия электропередачи (ЛЭП)
 - Линия связи (ЛС)
 - Автодорога с асфальтовым покрытием
 - Дорога полевая/грунтовая
 - Граница района
 - Граница сельских поселений
 - Граница населенных пунктов
 - Реки, водотоки
 - Направление течения реки (ручья)
 - Рельеф (согласно материалам инженерных изысканий)
 - Заболоченная местность


- Границы зон с особыми условиями охранных зон проектируемого объекта**
- Охранная зона проектируемого объекта
 - Граница планируемого к установлению санитарного разрыва (санитарной полосы отчуждения) газопровода «Сила Сибири»

- Принятые сокращения**
- КУ - крановый узел
 - ГАЗ - глубинное анодное заземление
 - ВП - вертолетная площадка
 - ПРС - промежуточная радиорелейная станция
 - ДЛО - дом линейного обходчика
 - УЗОУ - узел запуска очистного устройства
 - УПОУ - узел приема очистного устройства
 - ПК - пикет
 - КС - компрессорная станция

Примечание:


- Обоснование охранных зон см. Том 3, п. 3.3.5
- В связи с изменением проектных решений (отмена трассы ЛЭП) Лист 3 отсутствует.

Этап 2.3. Участок «КС-2 «Олекминская» – КС-3 «Амгинская»						
Газопровод «Сила Сибири» (ГП XIII)						
Изм.	Код.уч.	Лист	N док.	Погр.	Дата	
	Зав. группой	Коновалов М.Б.				
	Инженер 2 кат.	Садовников С.А.				
Заказчик ПАО «Газпром»					Стадия	Лист
						00
					Листов	23
Схема границ планируемых к установлению охранных зон проектируемого объекта М 1:10000 М 1:20000					ПАО "ВНИПИгазобьича"	

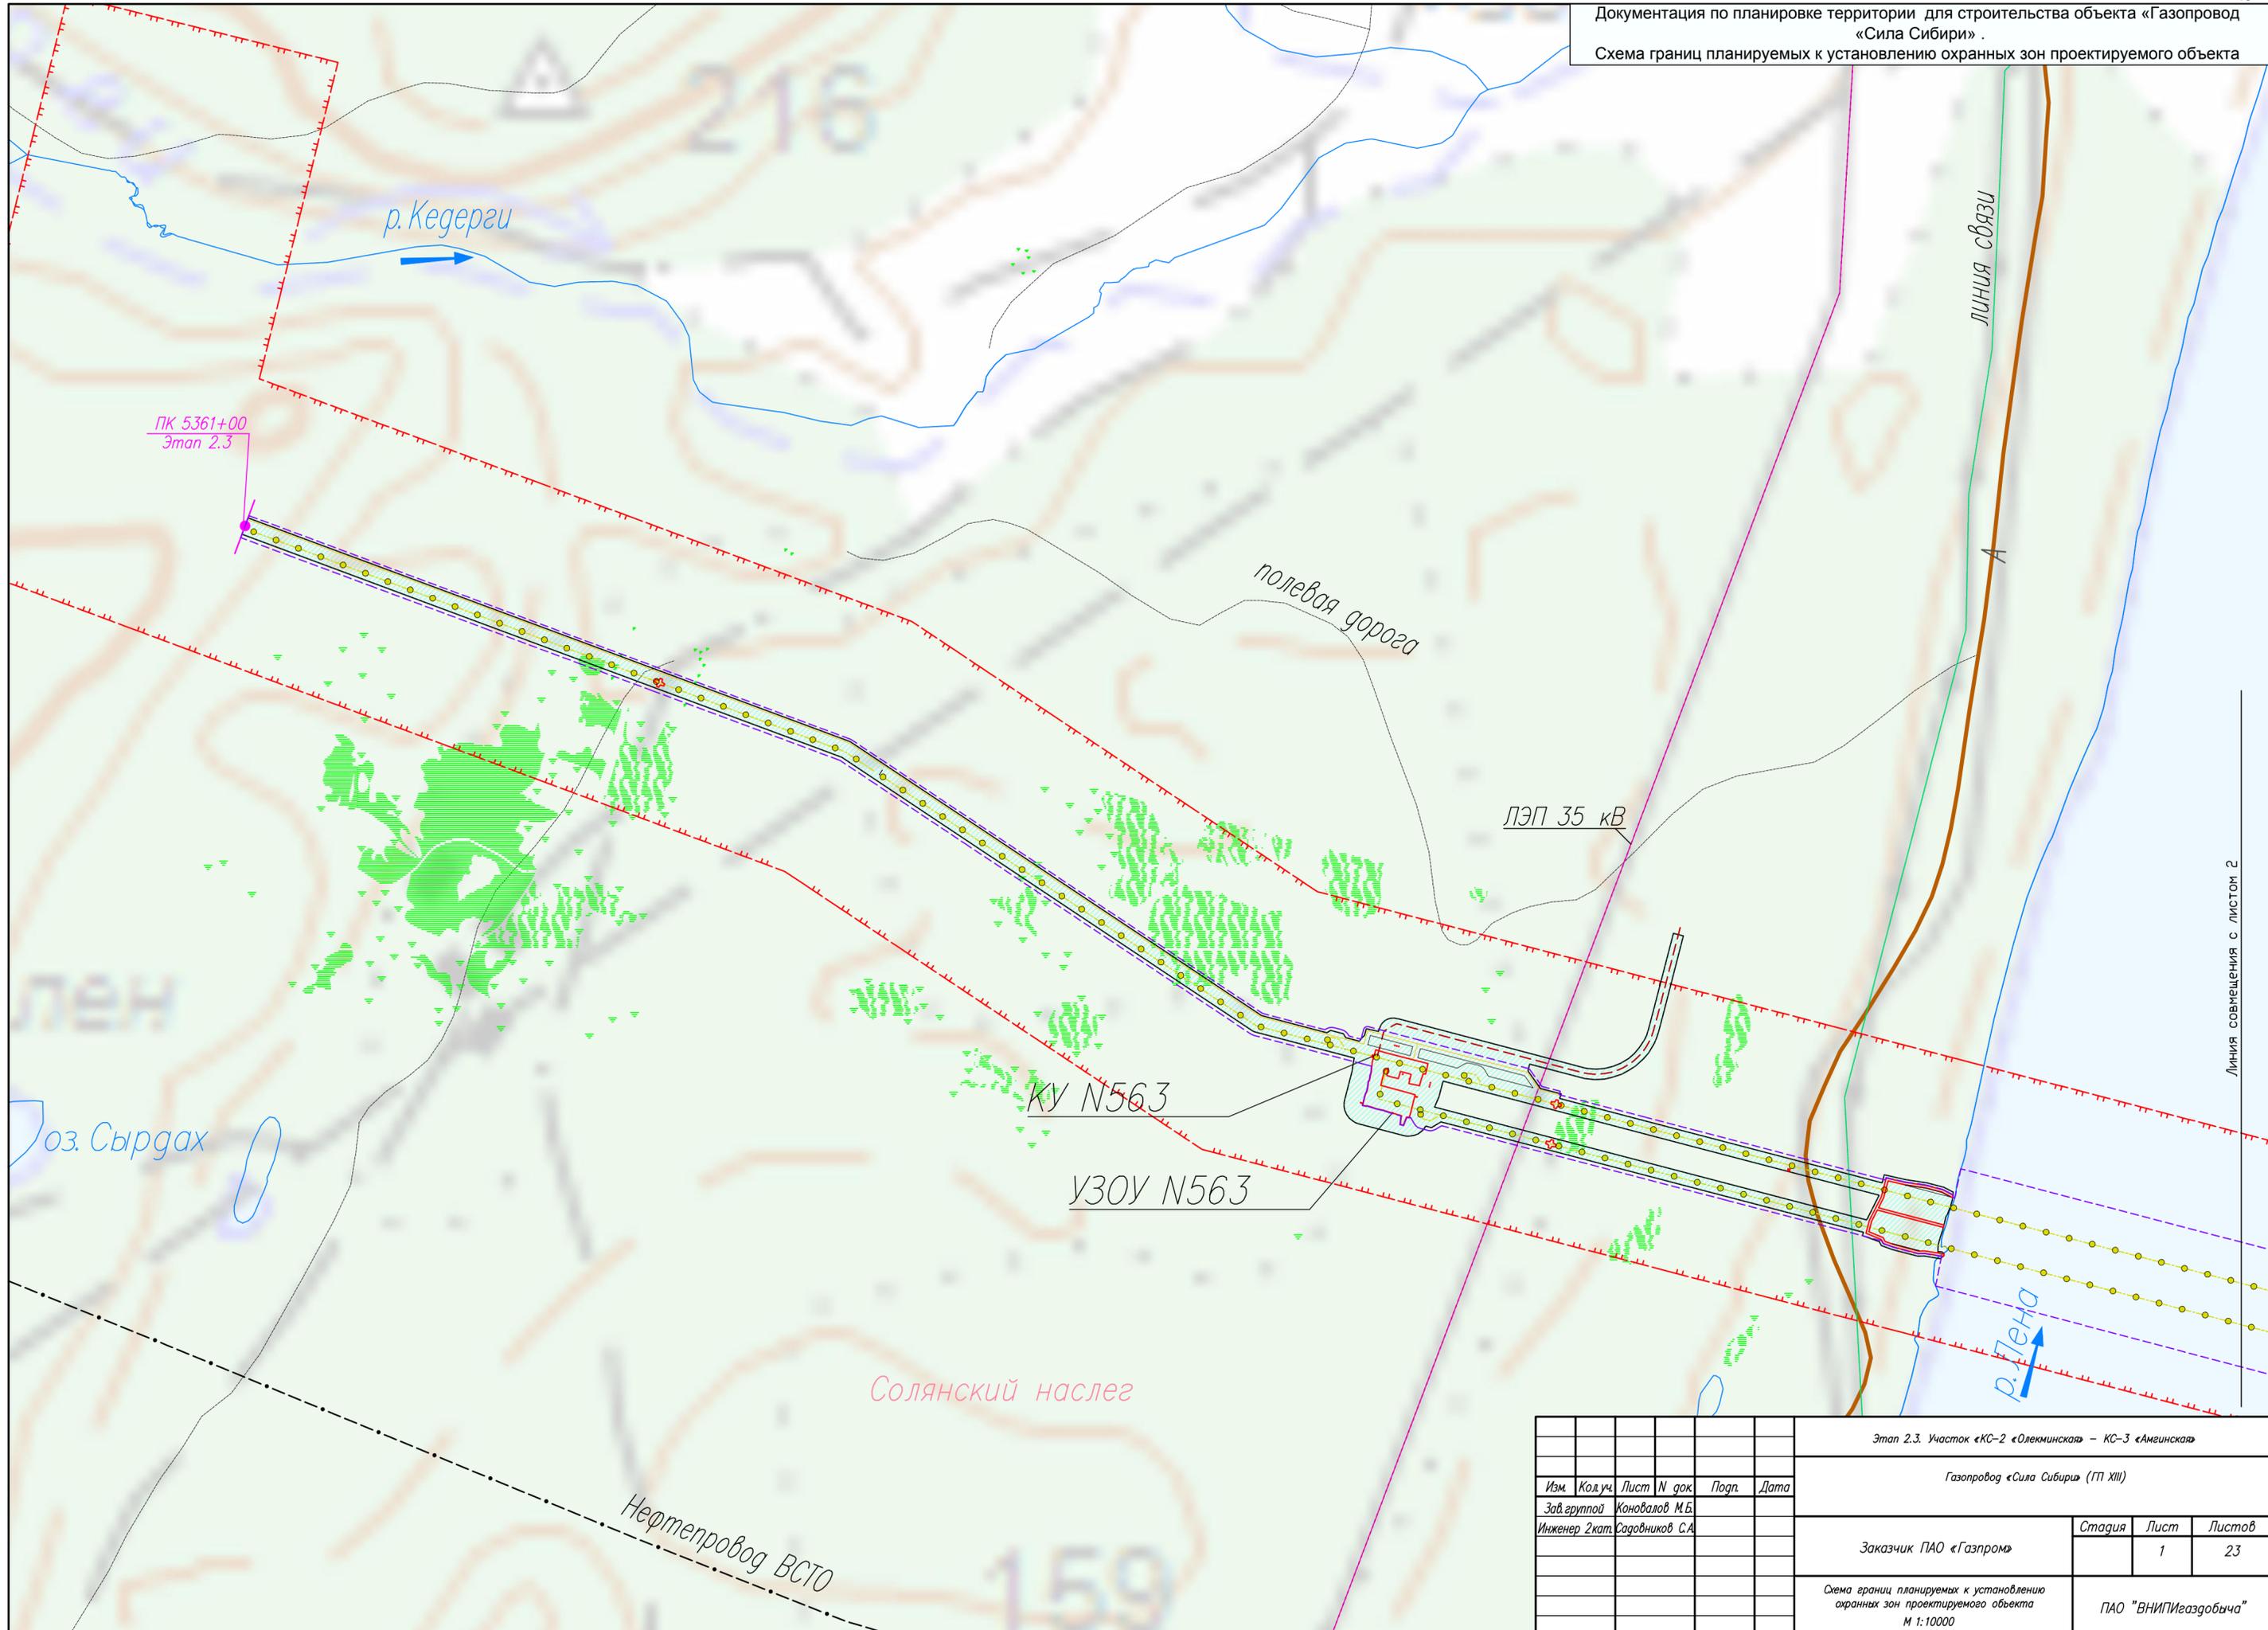

Линия совмещения с листом 2


Этап 2.3. Участок «КС-2 «Олекминская» – КС-3 «Амгинская»					
Газопровод «Сила Сибири» (ГП XIII)					
Изм.	Код.уч.	Лист	N док.	Подп.	Дата
Зав. группой	Конювалов М.Б.				
Инженер 2кат.	Садовников С.А.				
Заказчик ПАО «Газпром»				Стадия	Лист
					23
Схема границ планируемых к установлению охранных зон проектируемого объекта М 1:10000				ПАО "ВНИПИгаздобыча"	

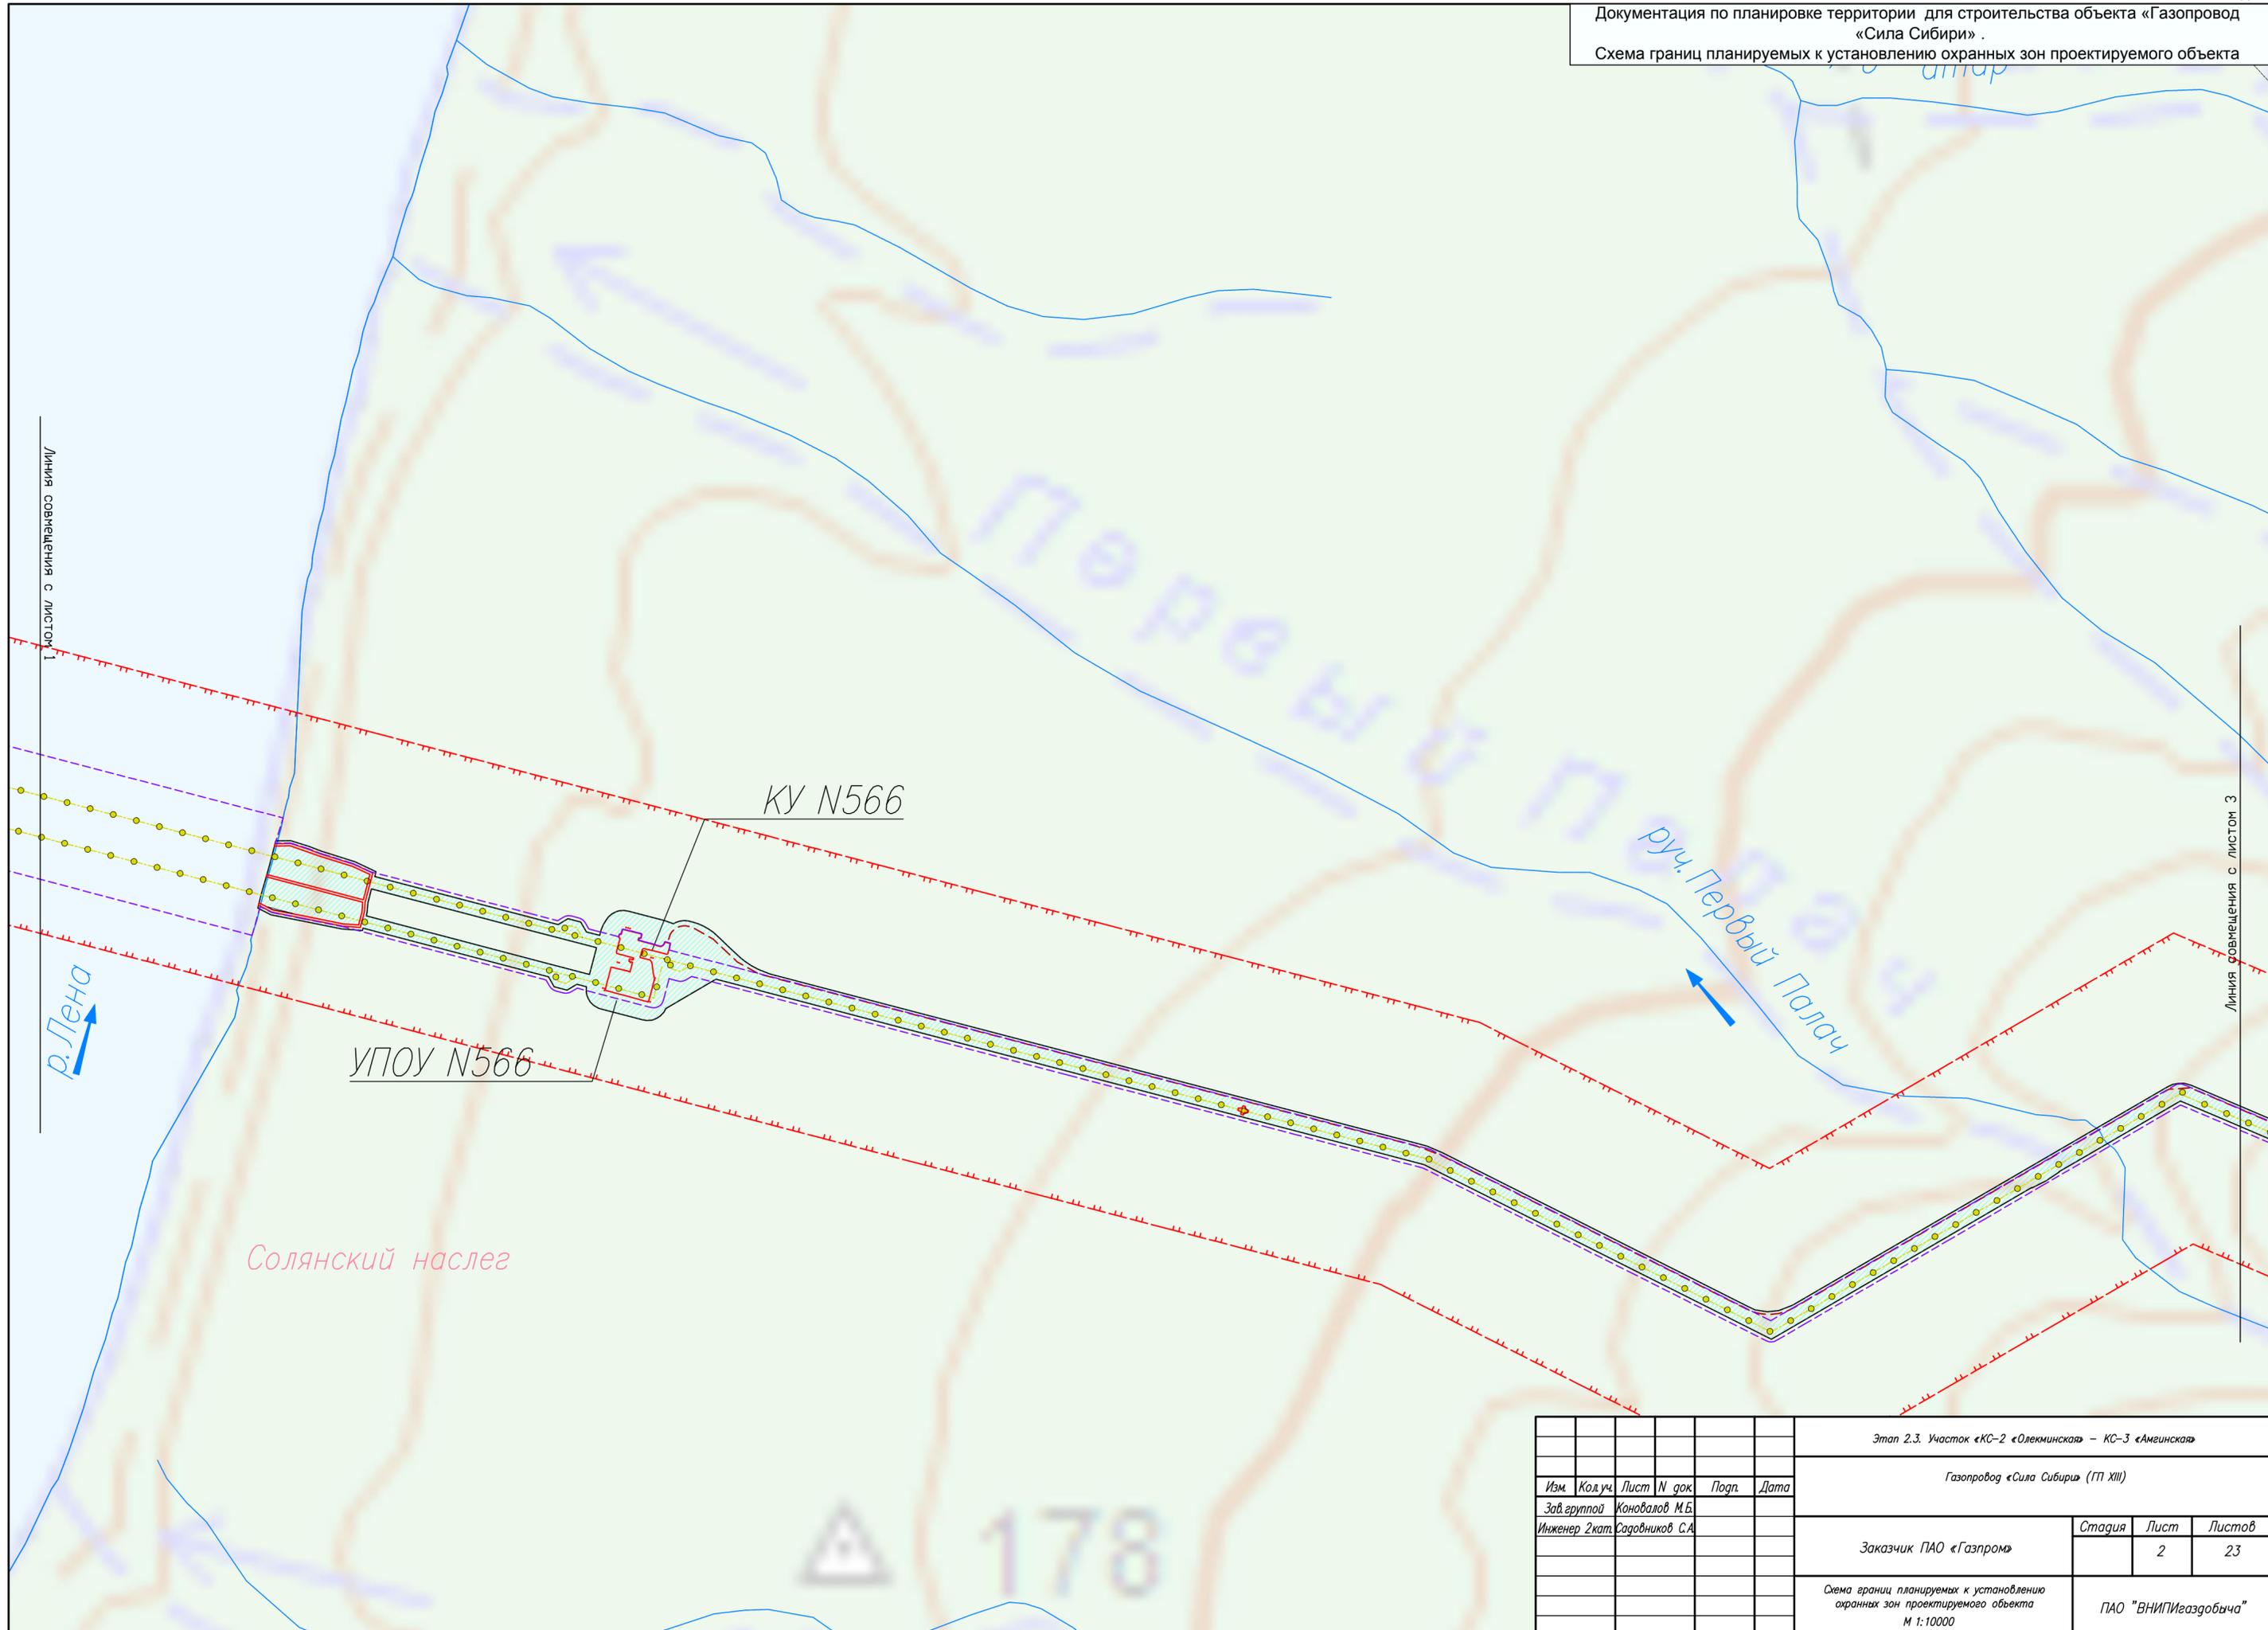

						Этап 2.3. Участок «КС-2 «Олекминская» – КС-3 «Амгинская»				
						Газопровод «Сила Сибири» (ГП XIII)				
Изм.	Код.уч.	Лист	N док.	Подп.	Дата					
	Зав. группой	Коновалов М.Б.								
	Инженер 2 кат.	Садовников С.А.								
						Заказчик	ПАО «Газпром»	Стадия	Лист	Листов
									2	23
						Схема границ планируемых к установлению охранных зон проектируемого объекта М 1:10000				
						ПАО "ВНИПИгаздобыча"				


Документация по планировке территории для строительства объекта «Газопровод «Сила Сибири» .
 Схема границ планируемых к установлению охранных зон проектируемого объекта

Линия совмещения с листом 5

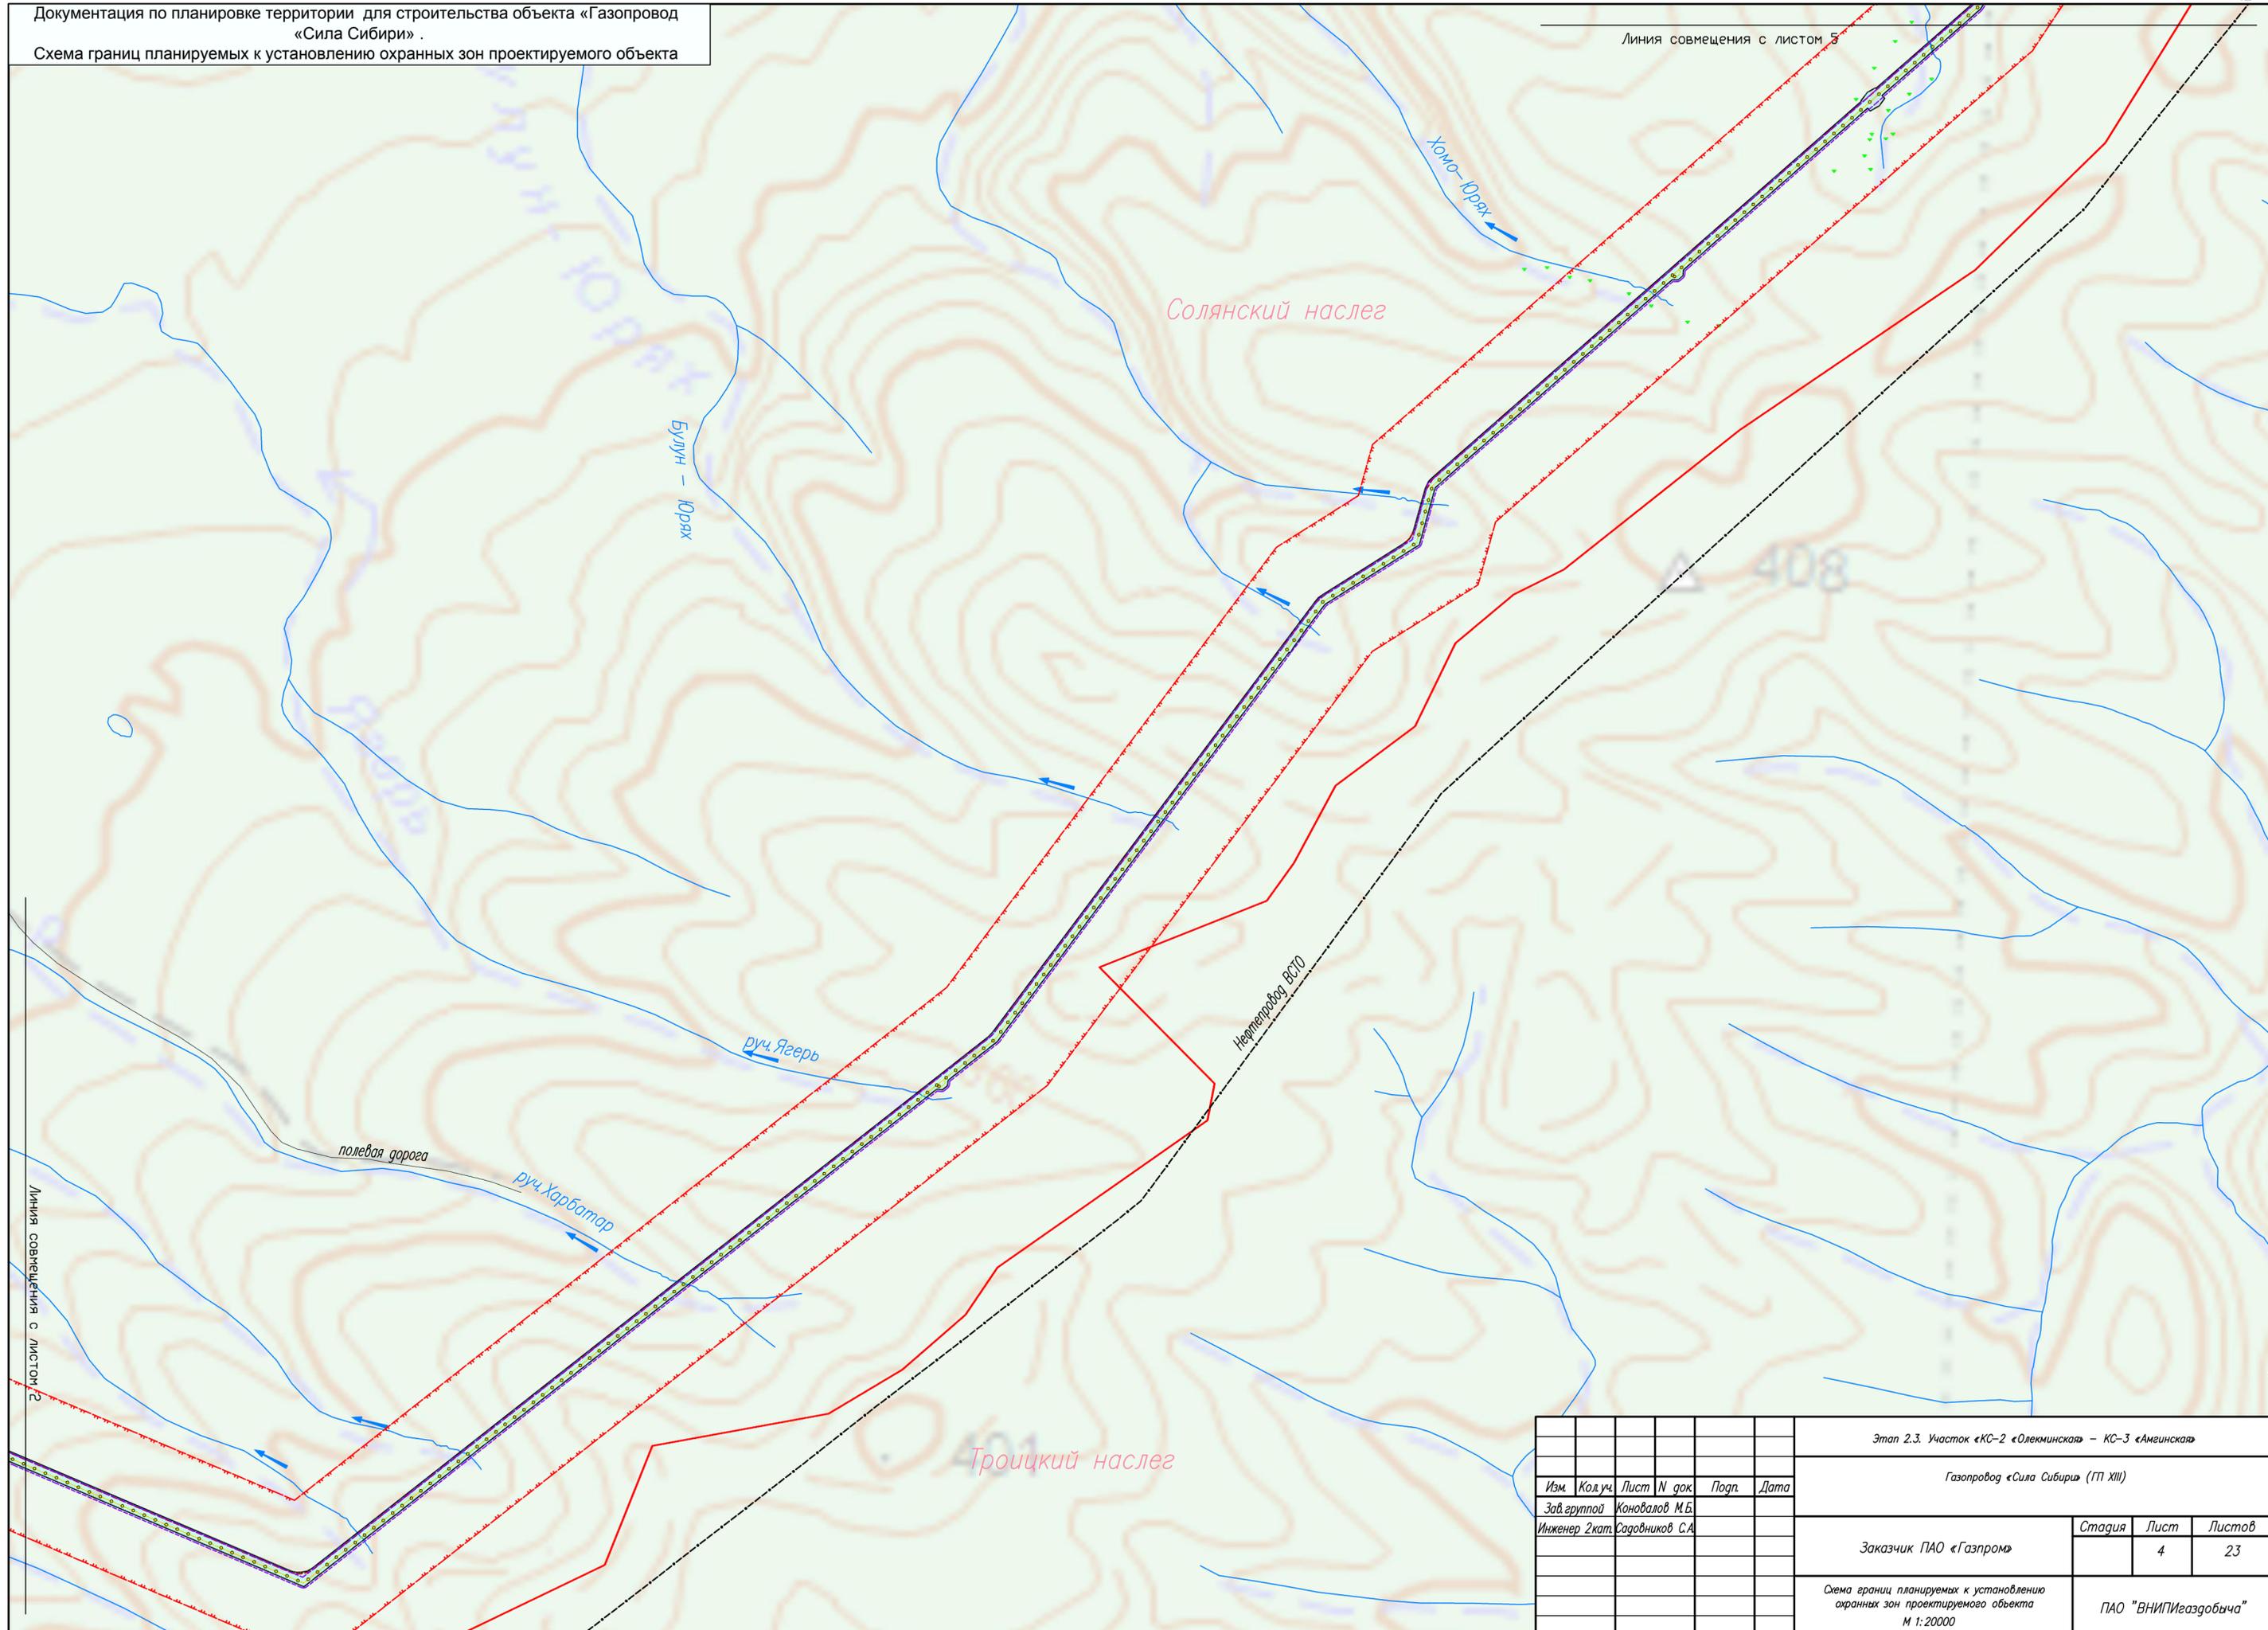

							Этап 2.3. Участок «КС-2 «Олекминская» – КС-3 «Амгинская»				
							Газопровод «Сила Сибири» (ГП XIII)				
Изм.	Код.уч.	Лист	№ док.	Подп.	Дата						
Зав. группой Инженер 2кат						Коновалов М.Б.					
						Садовников С.А.					
							Заказчик ПАО «Газпром»	Стадия	Лист	Листов	
									4	23	
							Схема границ планируемых к установлению охранных зон проектируемого объекта М 1:20000			ПАО "ВНИПИгаздобыча"	


Линия совмещения с листом 2

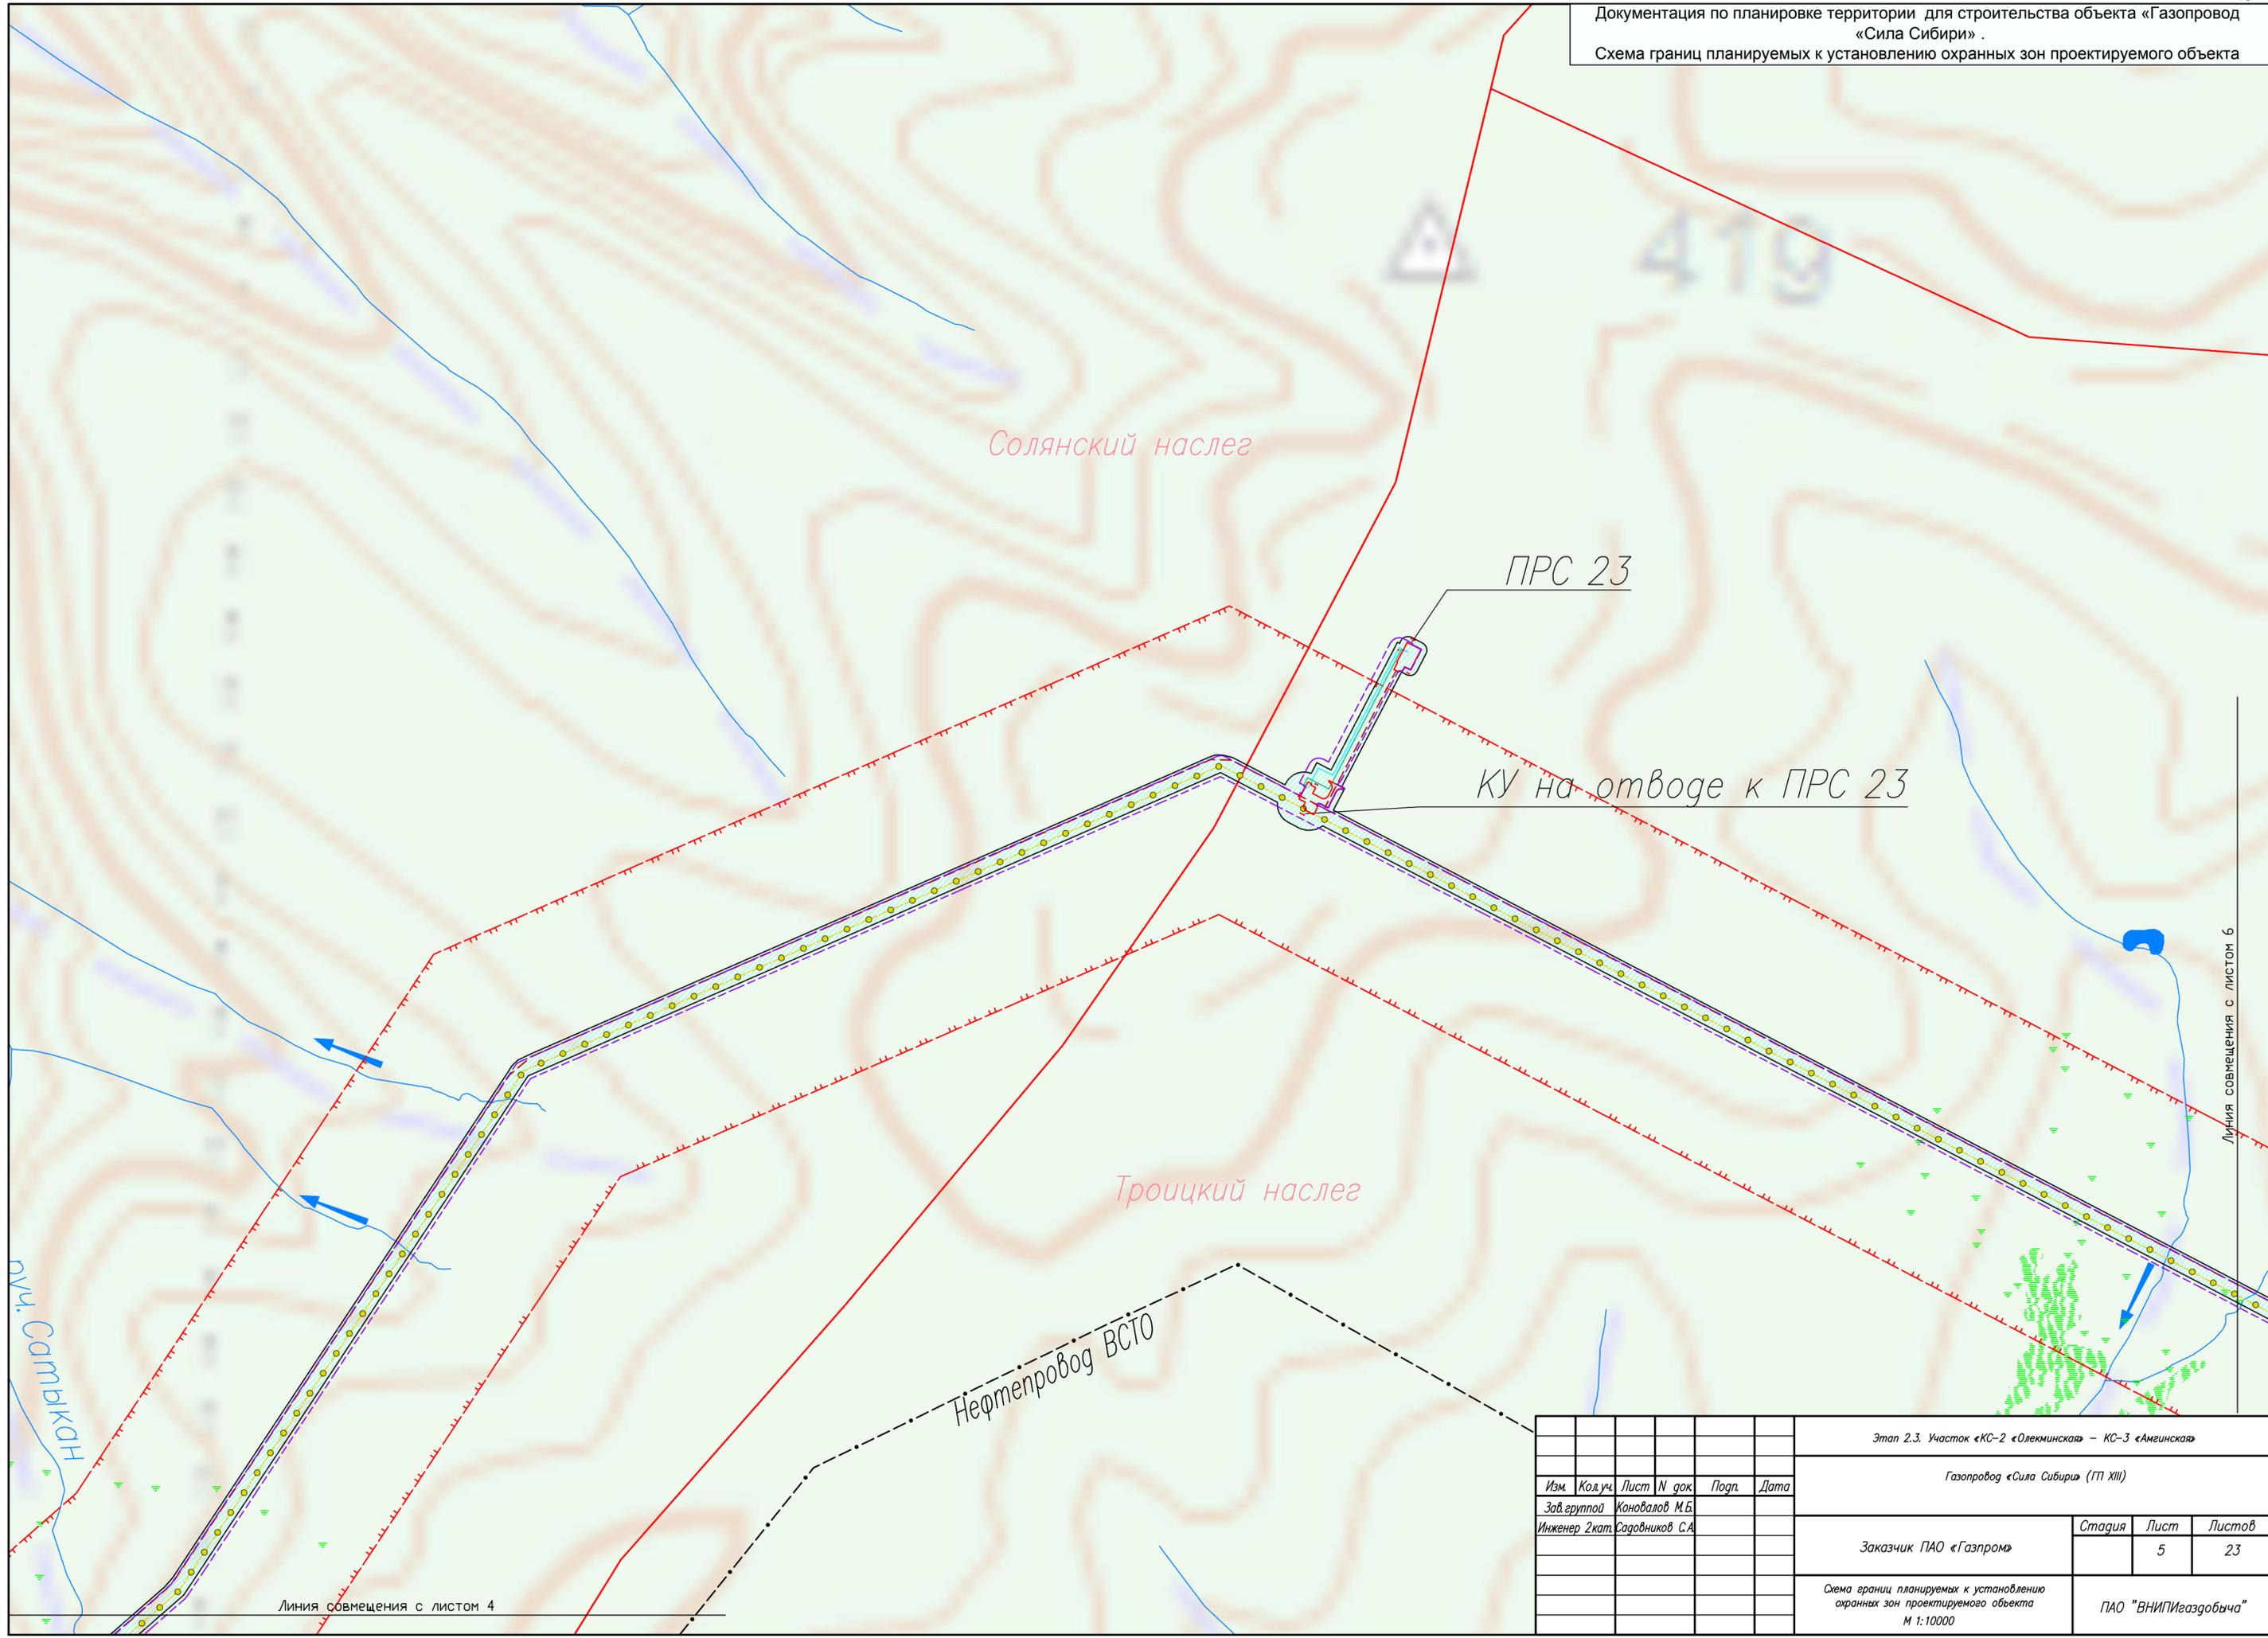

Линия совмещения с листом 4

Линия совмещения с листом 6

						Этап 2.3. Участок «КС-2 «Олекминская» – КС-3 «Амгинская»				
						Газопровод «Сила Сибири» (ГП XIII)				
Изм.	Код.уч.	Лист	N док.	Подп.	Дата					
	Зав. группой	Коновалов М.Б.								
	Инженер 2кат.	Садовников С.А.								
						Заказчик	ПАО «Газпром»	Стадия	Лист	Листов
									5	23
						Схема границ планируемых к установлению охранных зон проектируемого объекта М 1:10000				
						ПАО "ВНИПИгаздобыча"				

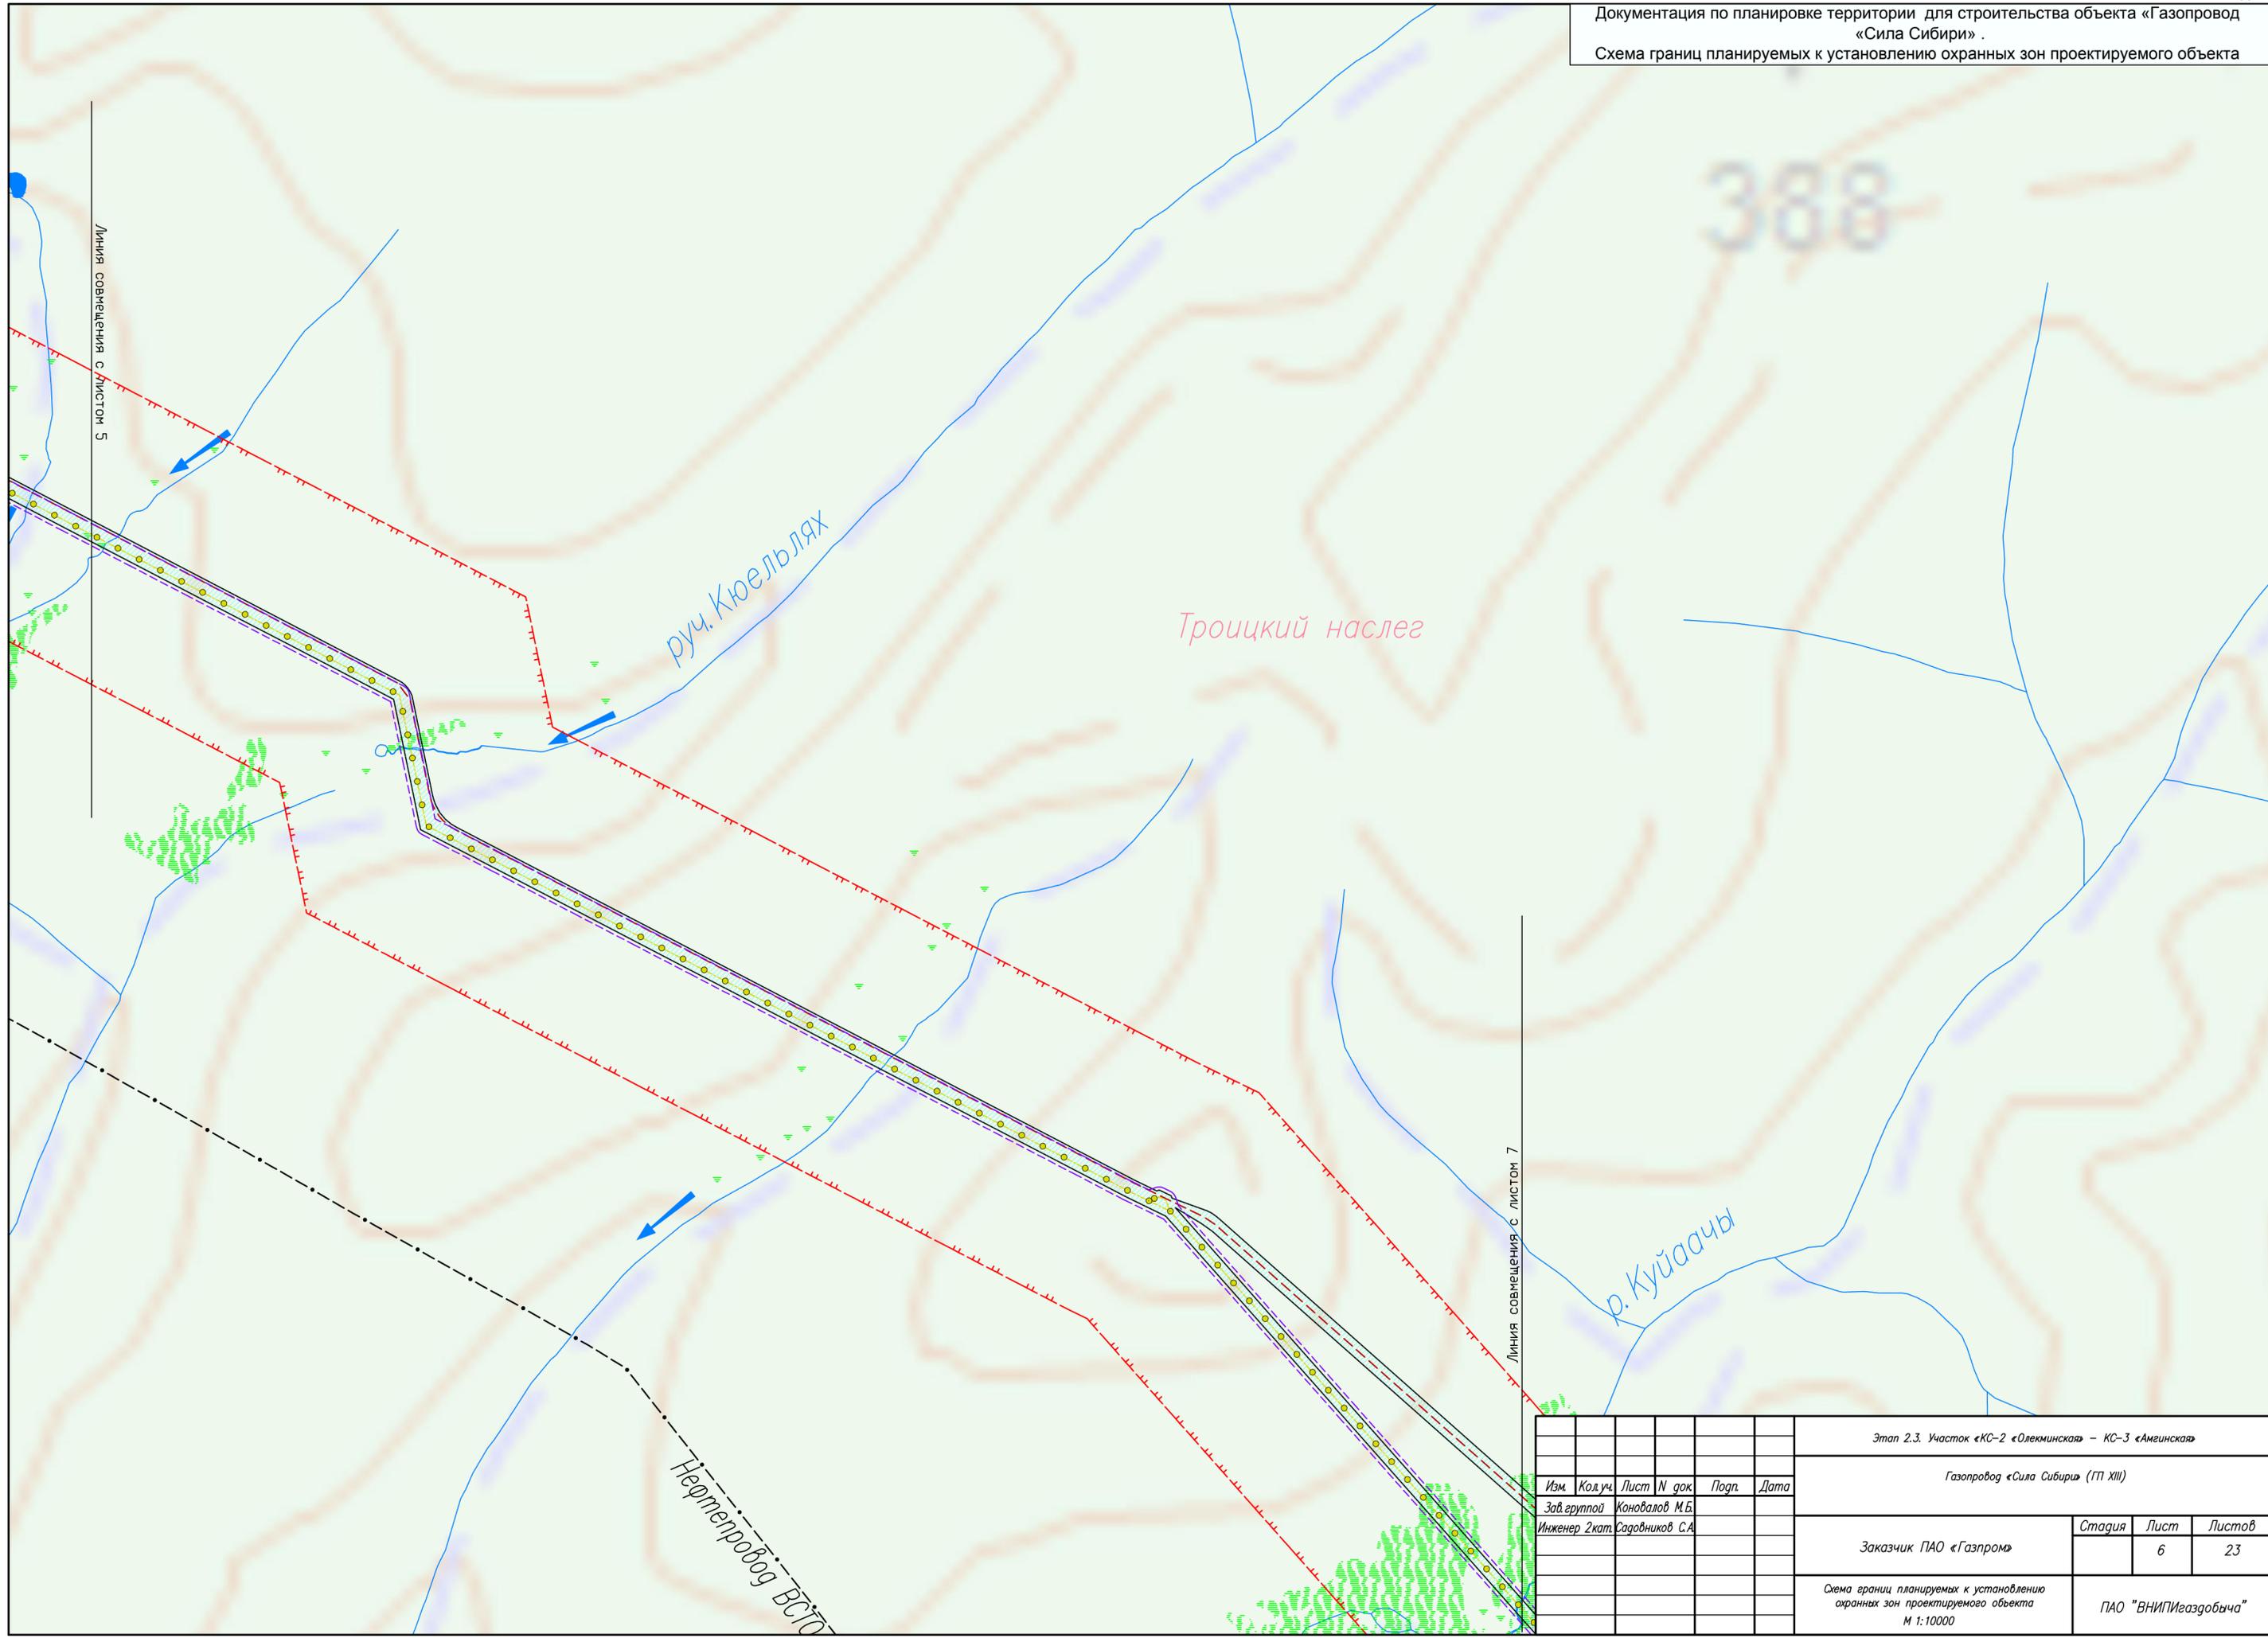

Линия совмещения с листом 5

Линия совмещения с листом 7

388


руч. Кюельлях

Троицкий наслег

р. Куйсаачы

Нефтепровод ВС10


Этап 2.3. Участок «КС-2 «Олекминская» – КС-3 «Амгинская»						
Газопровод «Сила Сибири» (ГП XIII)						
Изм.	Код.уч.	Лист	N док.	Подп.	Дата	
Зав. группой	Коновалов М.Б.					
Инженер 2кат.	Садовников С.А.					
Заказчик ПАО «Газпром»					Стадия	Лист
						23
Схема границ планируемых к установлению охранных зон проектируемого объекта М 1:10000					ПАО "ВНИПИгаздобыча"	

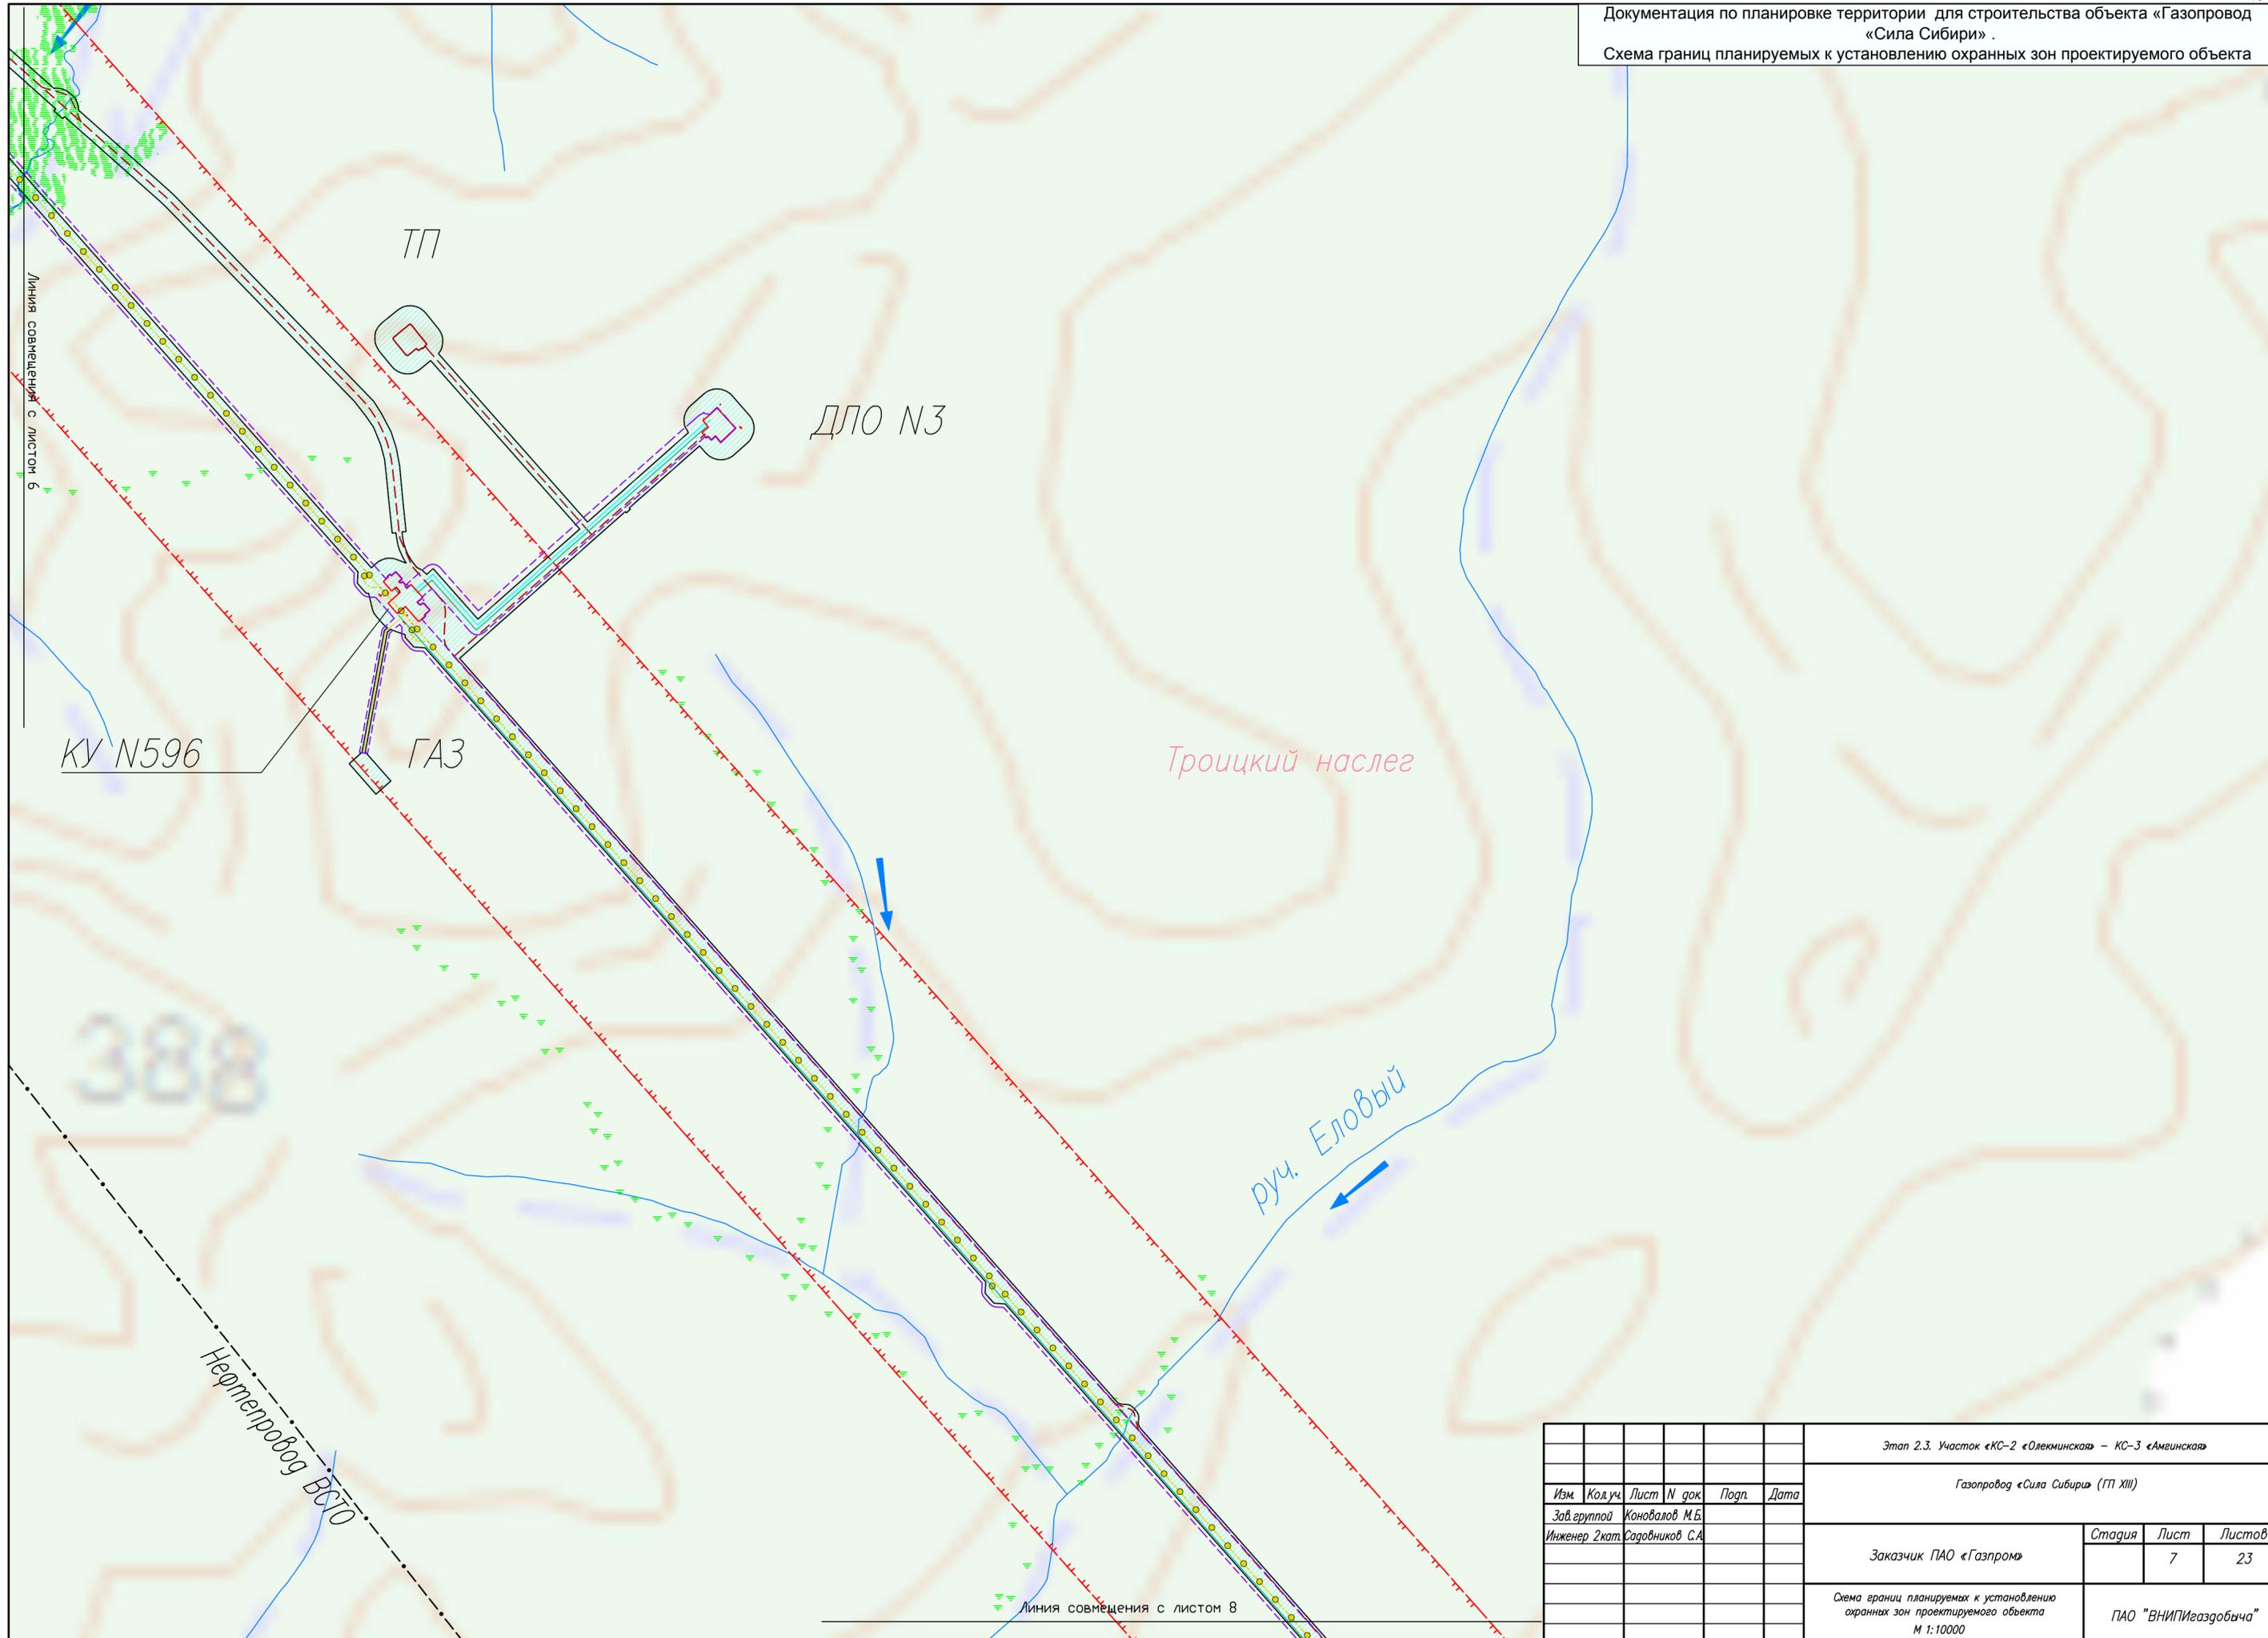

						Этап 2.3. Участок «КС-2 «Олекминская» – КС-3 «Амгинская»		
						Газопровод «Сила Сибири» (ТП XIII)		
Изм.	Код.уч.	Лист	N док.	Подп.	Дата			
Зав. группой	Коновалов М.Б.							
Инженер 2 кат.	Садовников С.А.							
						Заказчик	ПАО «Газпром»	
						Стадия	Лист	Листов
							7	23
						Схема границ планируемых к установлению охранных зон проектируемого объекта		ПАО «ВНИПИгаздобыча»
						М 1:10000		

Линия совмещения с листом 7

Документация по планировке территории для строительства объекта «Газопровод «Сила Сибири» .
Схема границ планируемых к установлению охранных зон проектируемого объекта

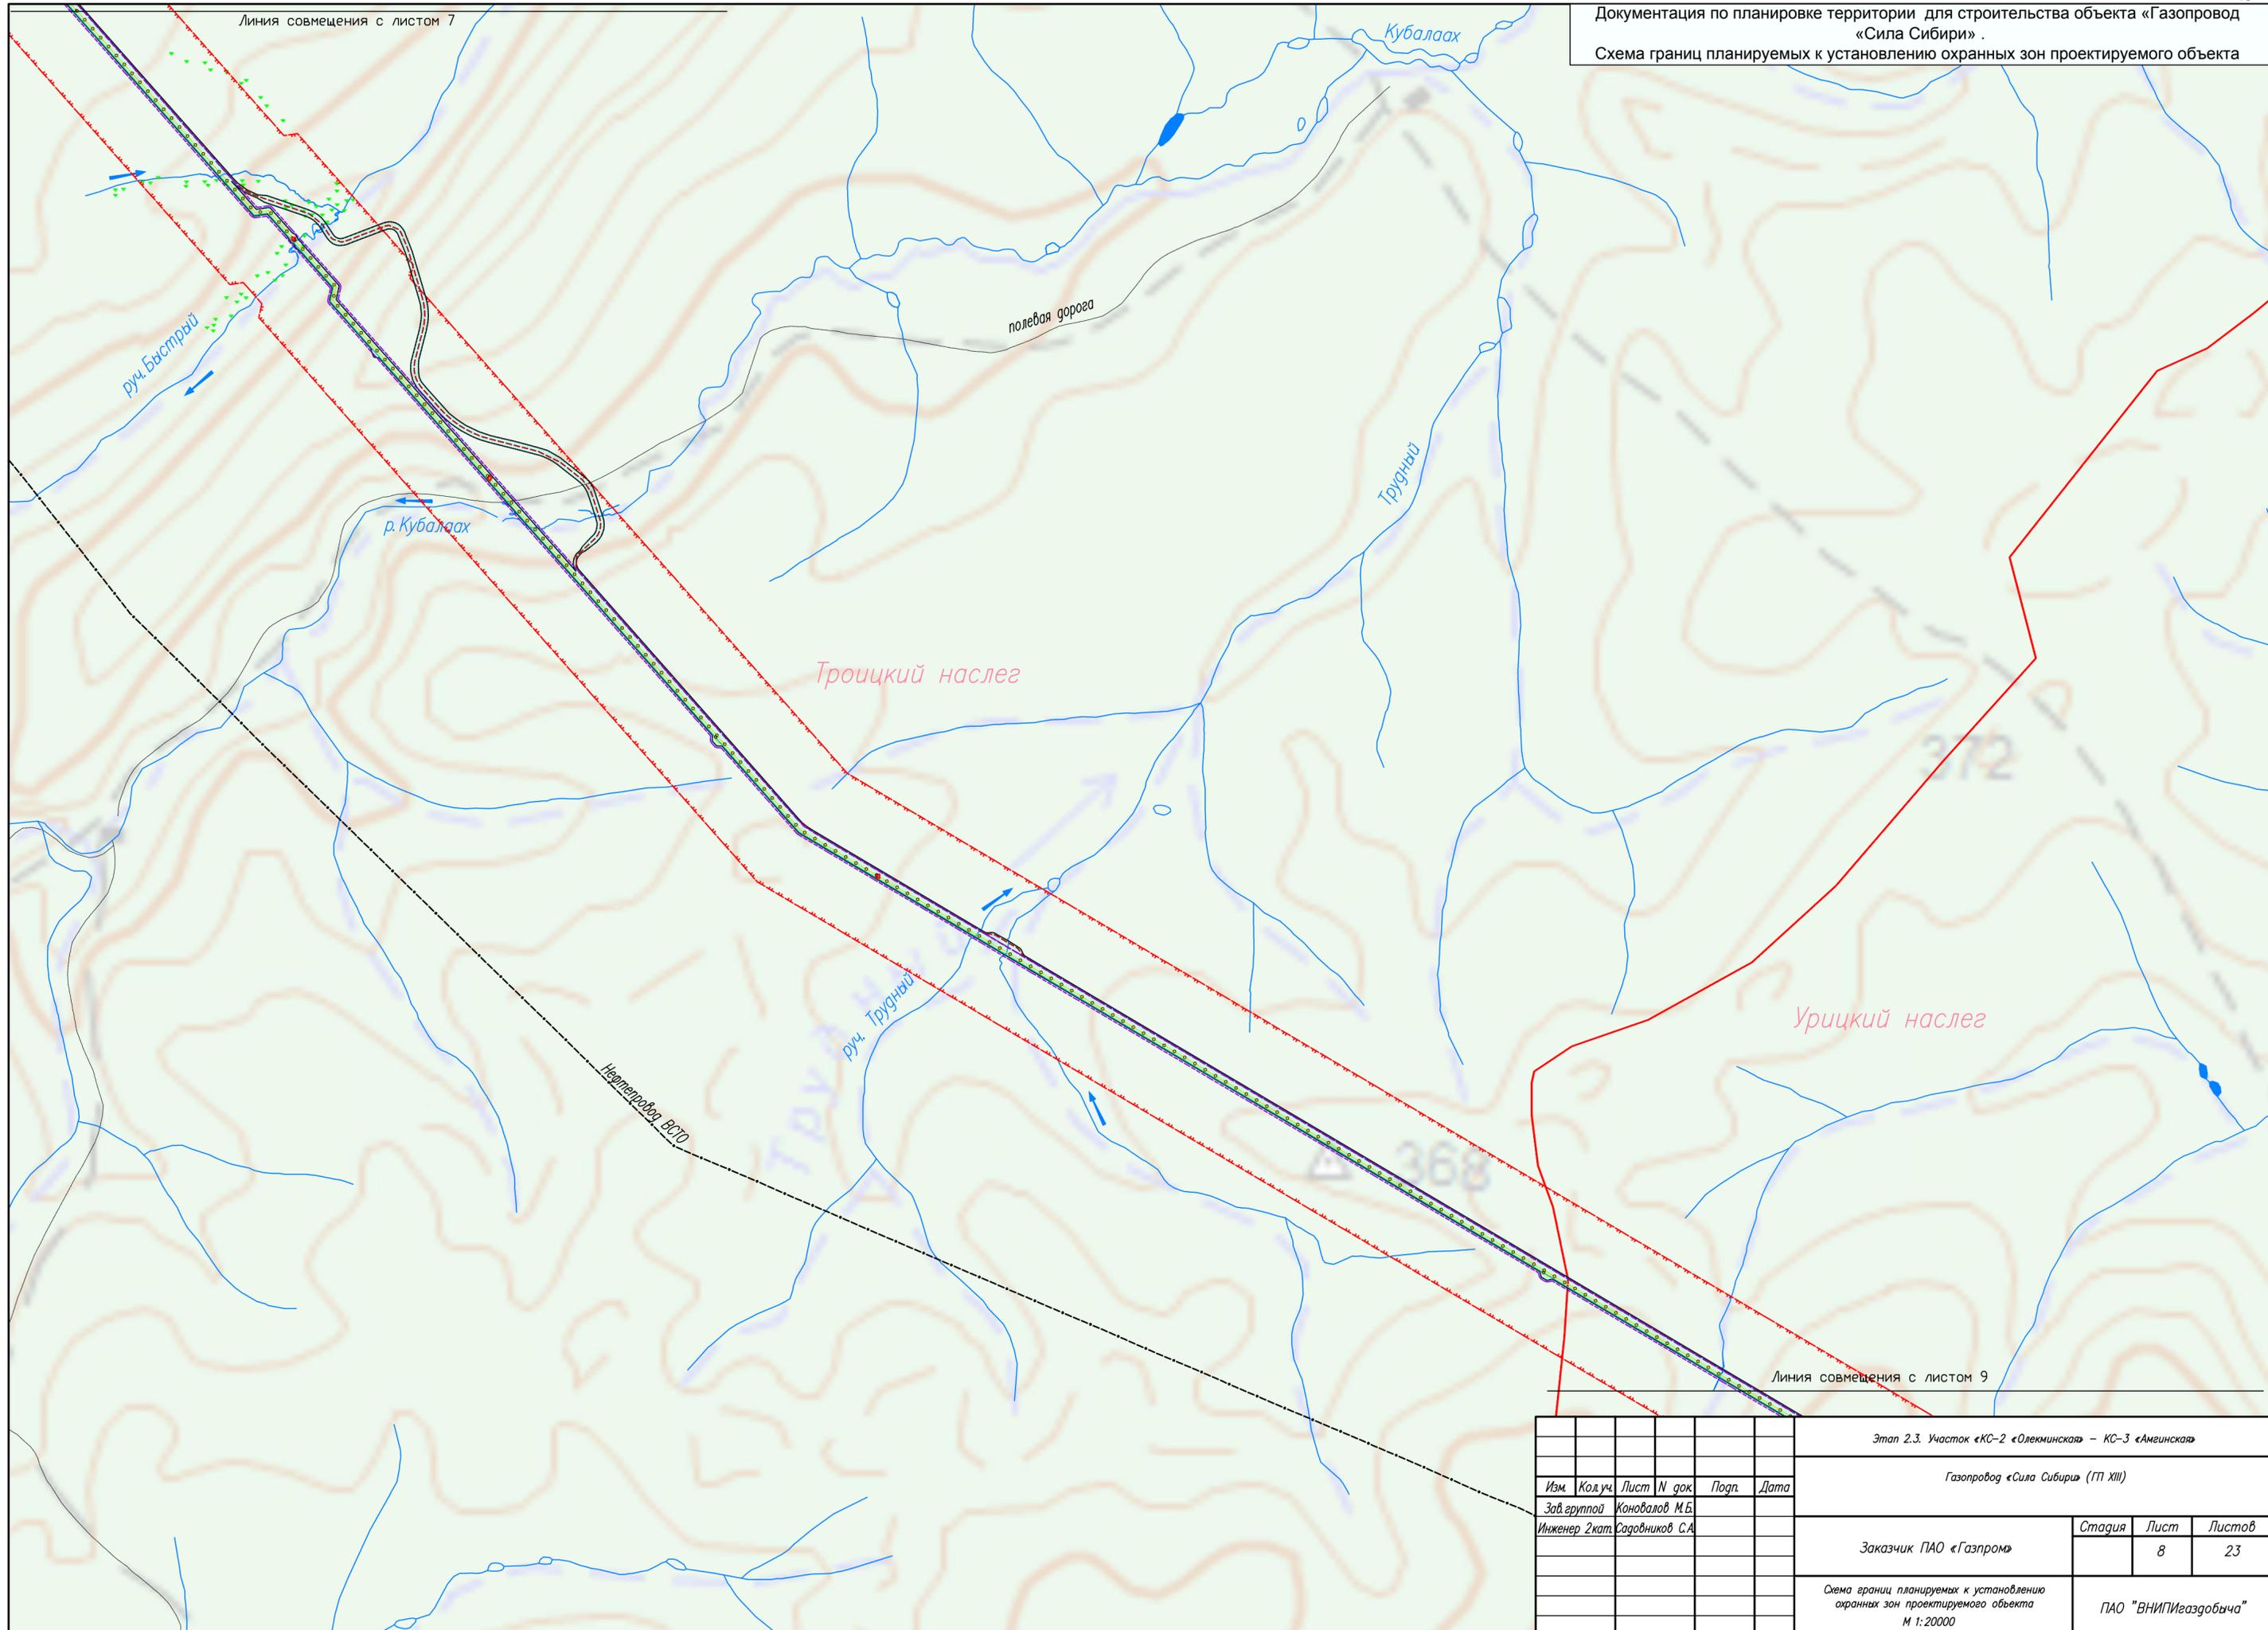


372


368

Линия совмещения с листом 9

Этап 2.3. Участок «КС-2 «Олекминская» – КС-3 «Амгинская»					
Газопровод «Сила Сибири» (ГП XIII)					
Изм.	Код.уч.	Лист	N док.	Подп.	Дата
Зав. группой		Коновалов М.Б.			
Инженер 2кат.		Садовников С.А.			
Заказчик ПАО «Газпром»				Стадия	Лист
					23
Схема границ планируемых к установлению охранных зон проектируемого объекта М 1:20000				ПАО "ВНИПИгаздобыча"	

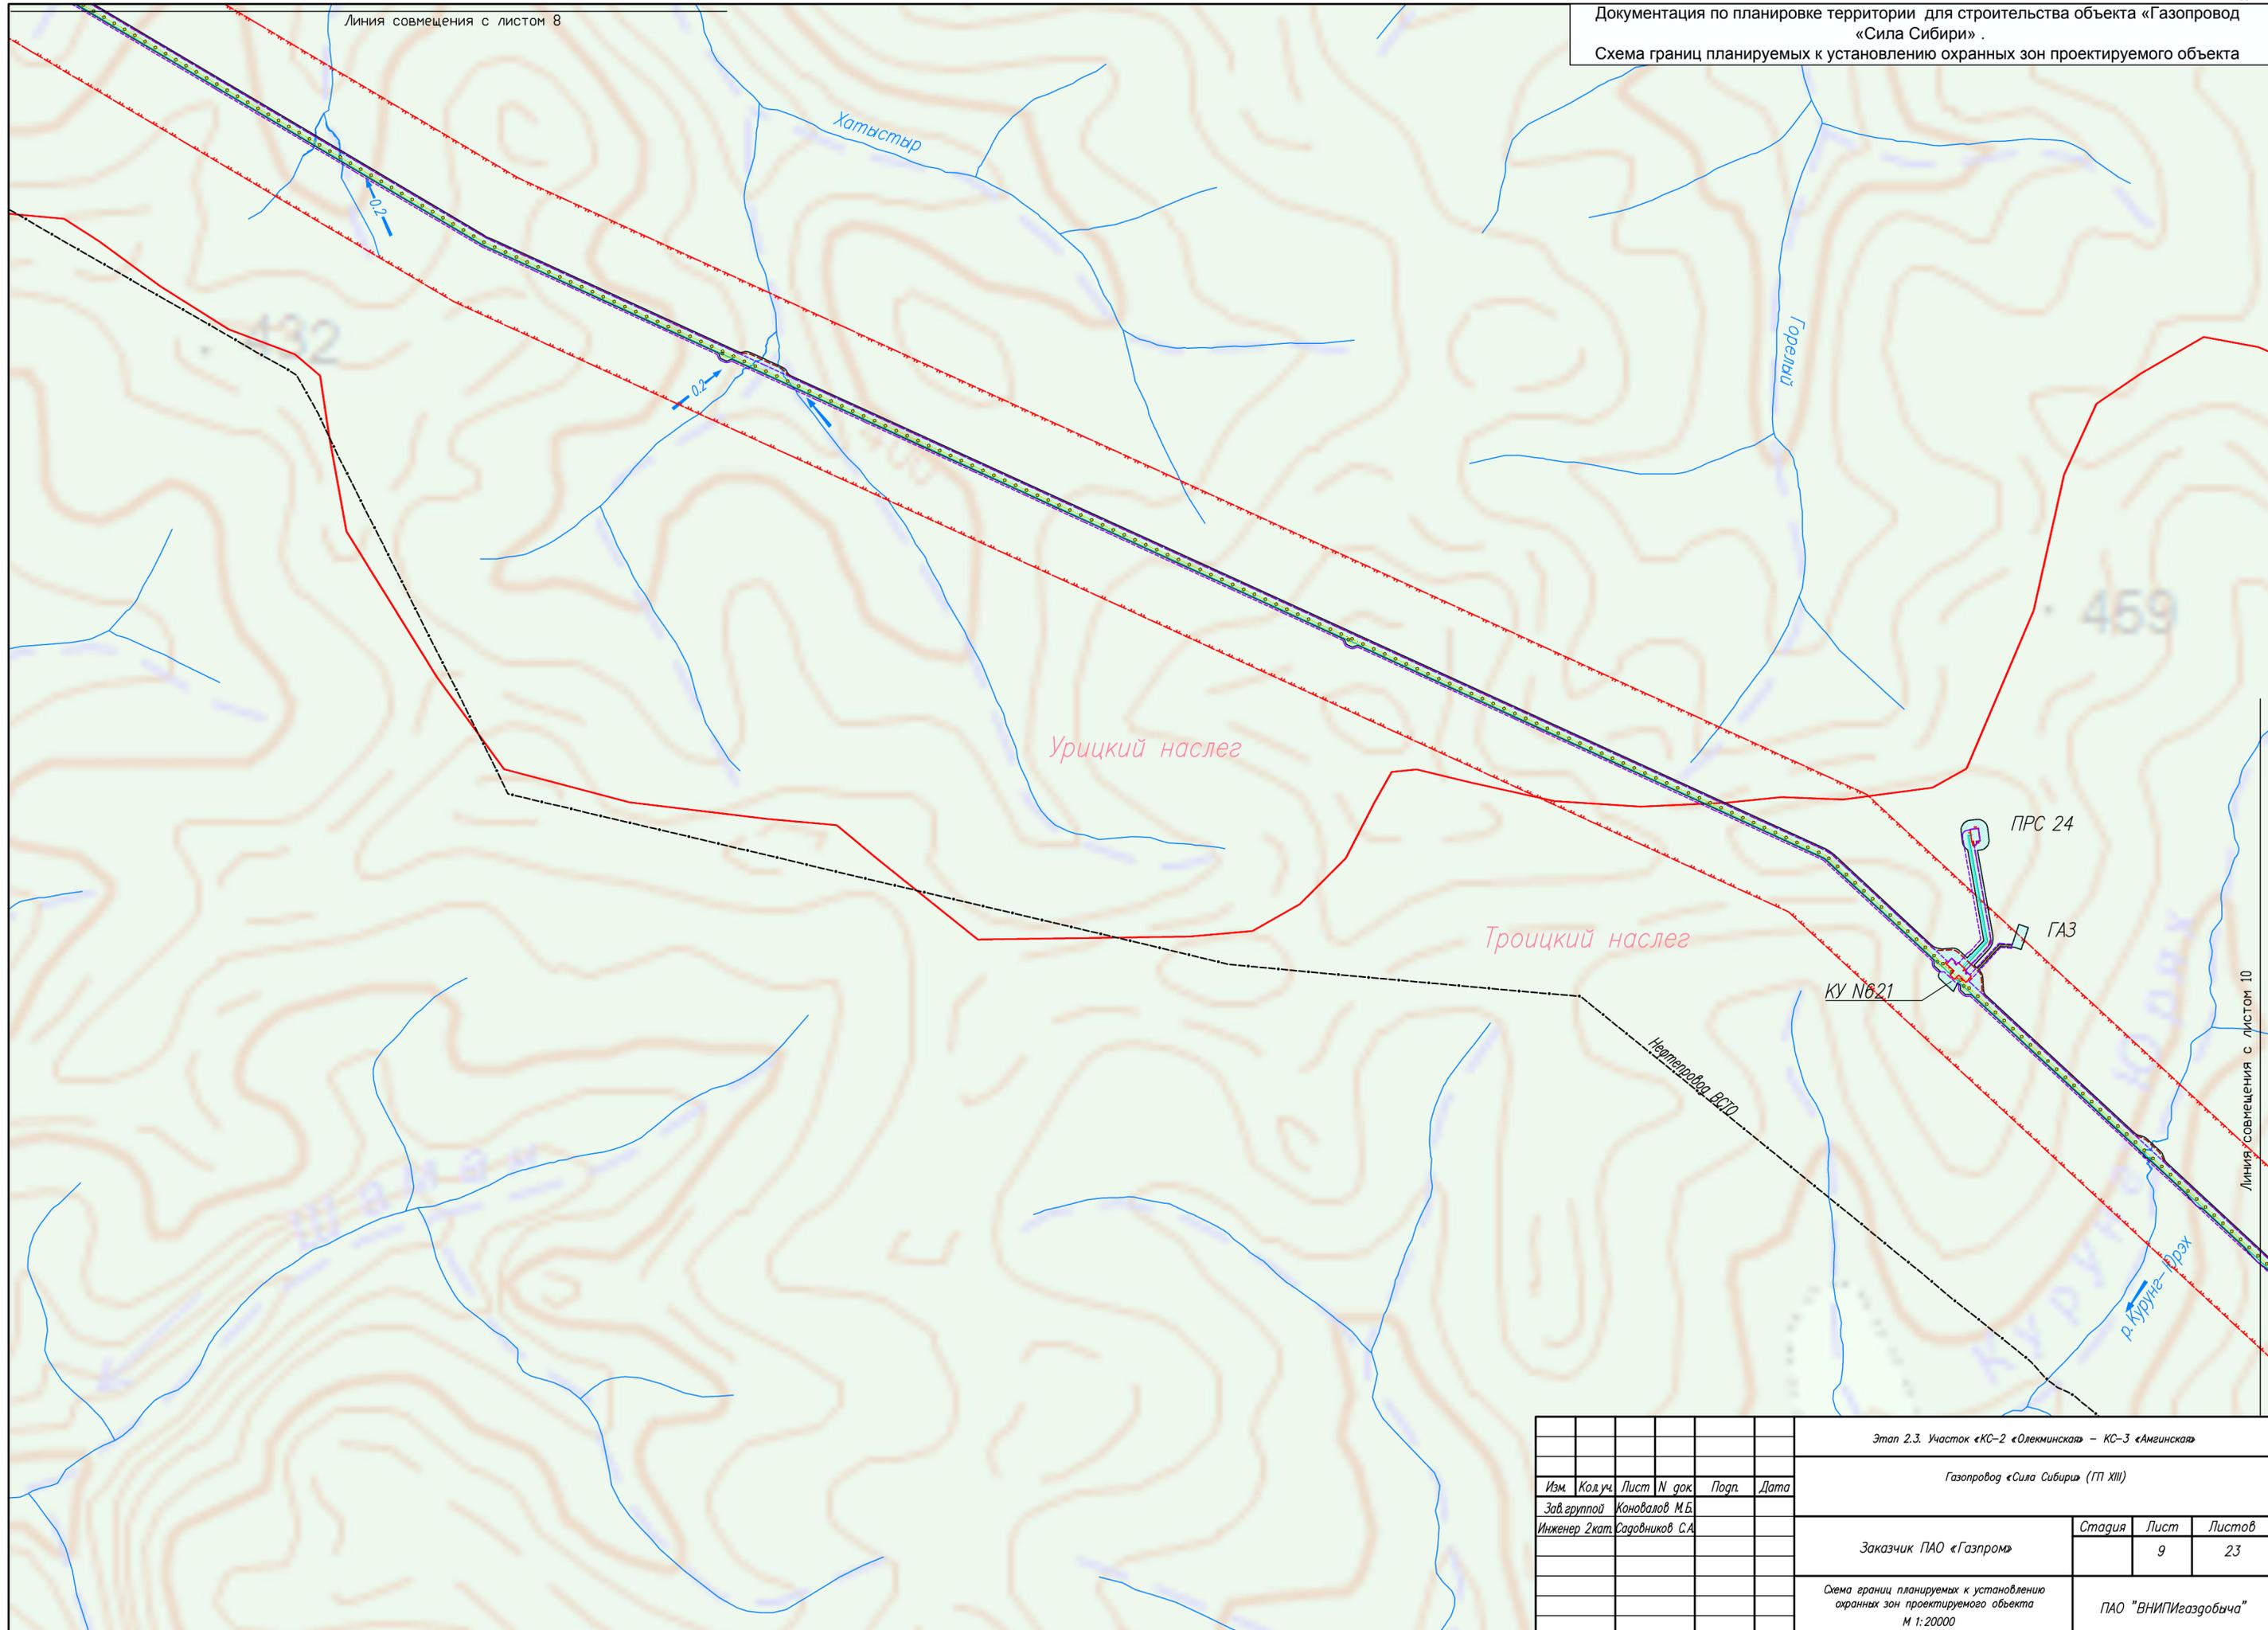

Этап 2.3. Участок «КС-2 «Олекминская» – КС-3 «Амгинская»						
Газопровод «Сила Сибири» (ГП XIII)						
Изм.	Код.уч.	Лист	N док.	Подп.	Дата	
Зав. группой		Коновалов М.Б.				
Инженер 2кат.		Садовников С.А.				
Заказчик ПАО «Газпром»					Стадия	Лист
						9
						23
Схема границ планируемых к установлению охранных зон проектируемого объекта М 1:20000					ПАО "ВНИПИгазобьича"	

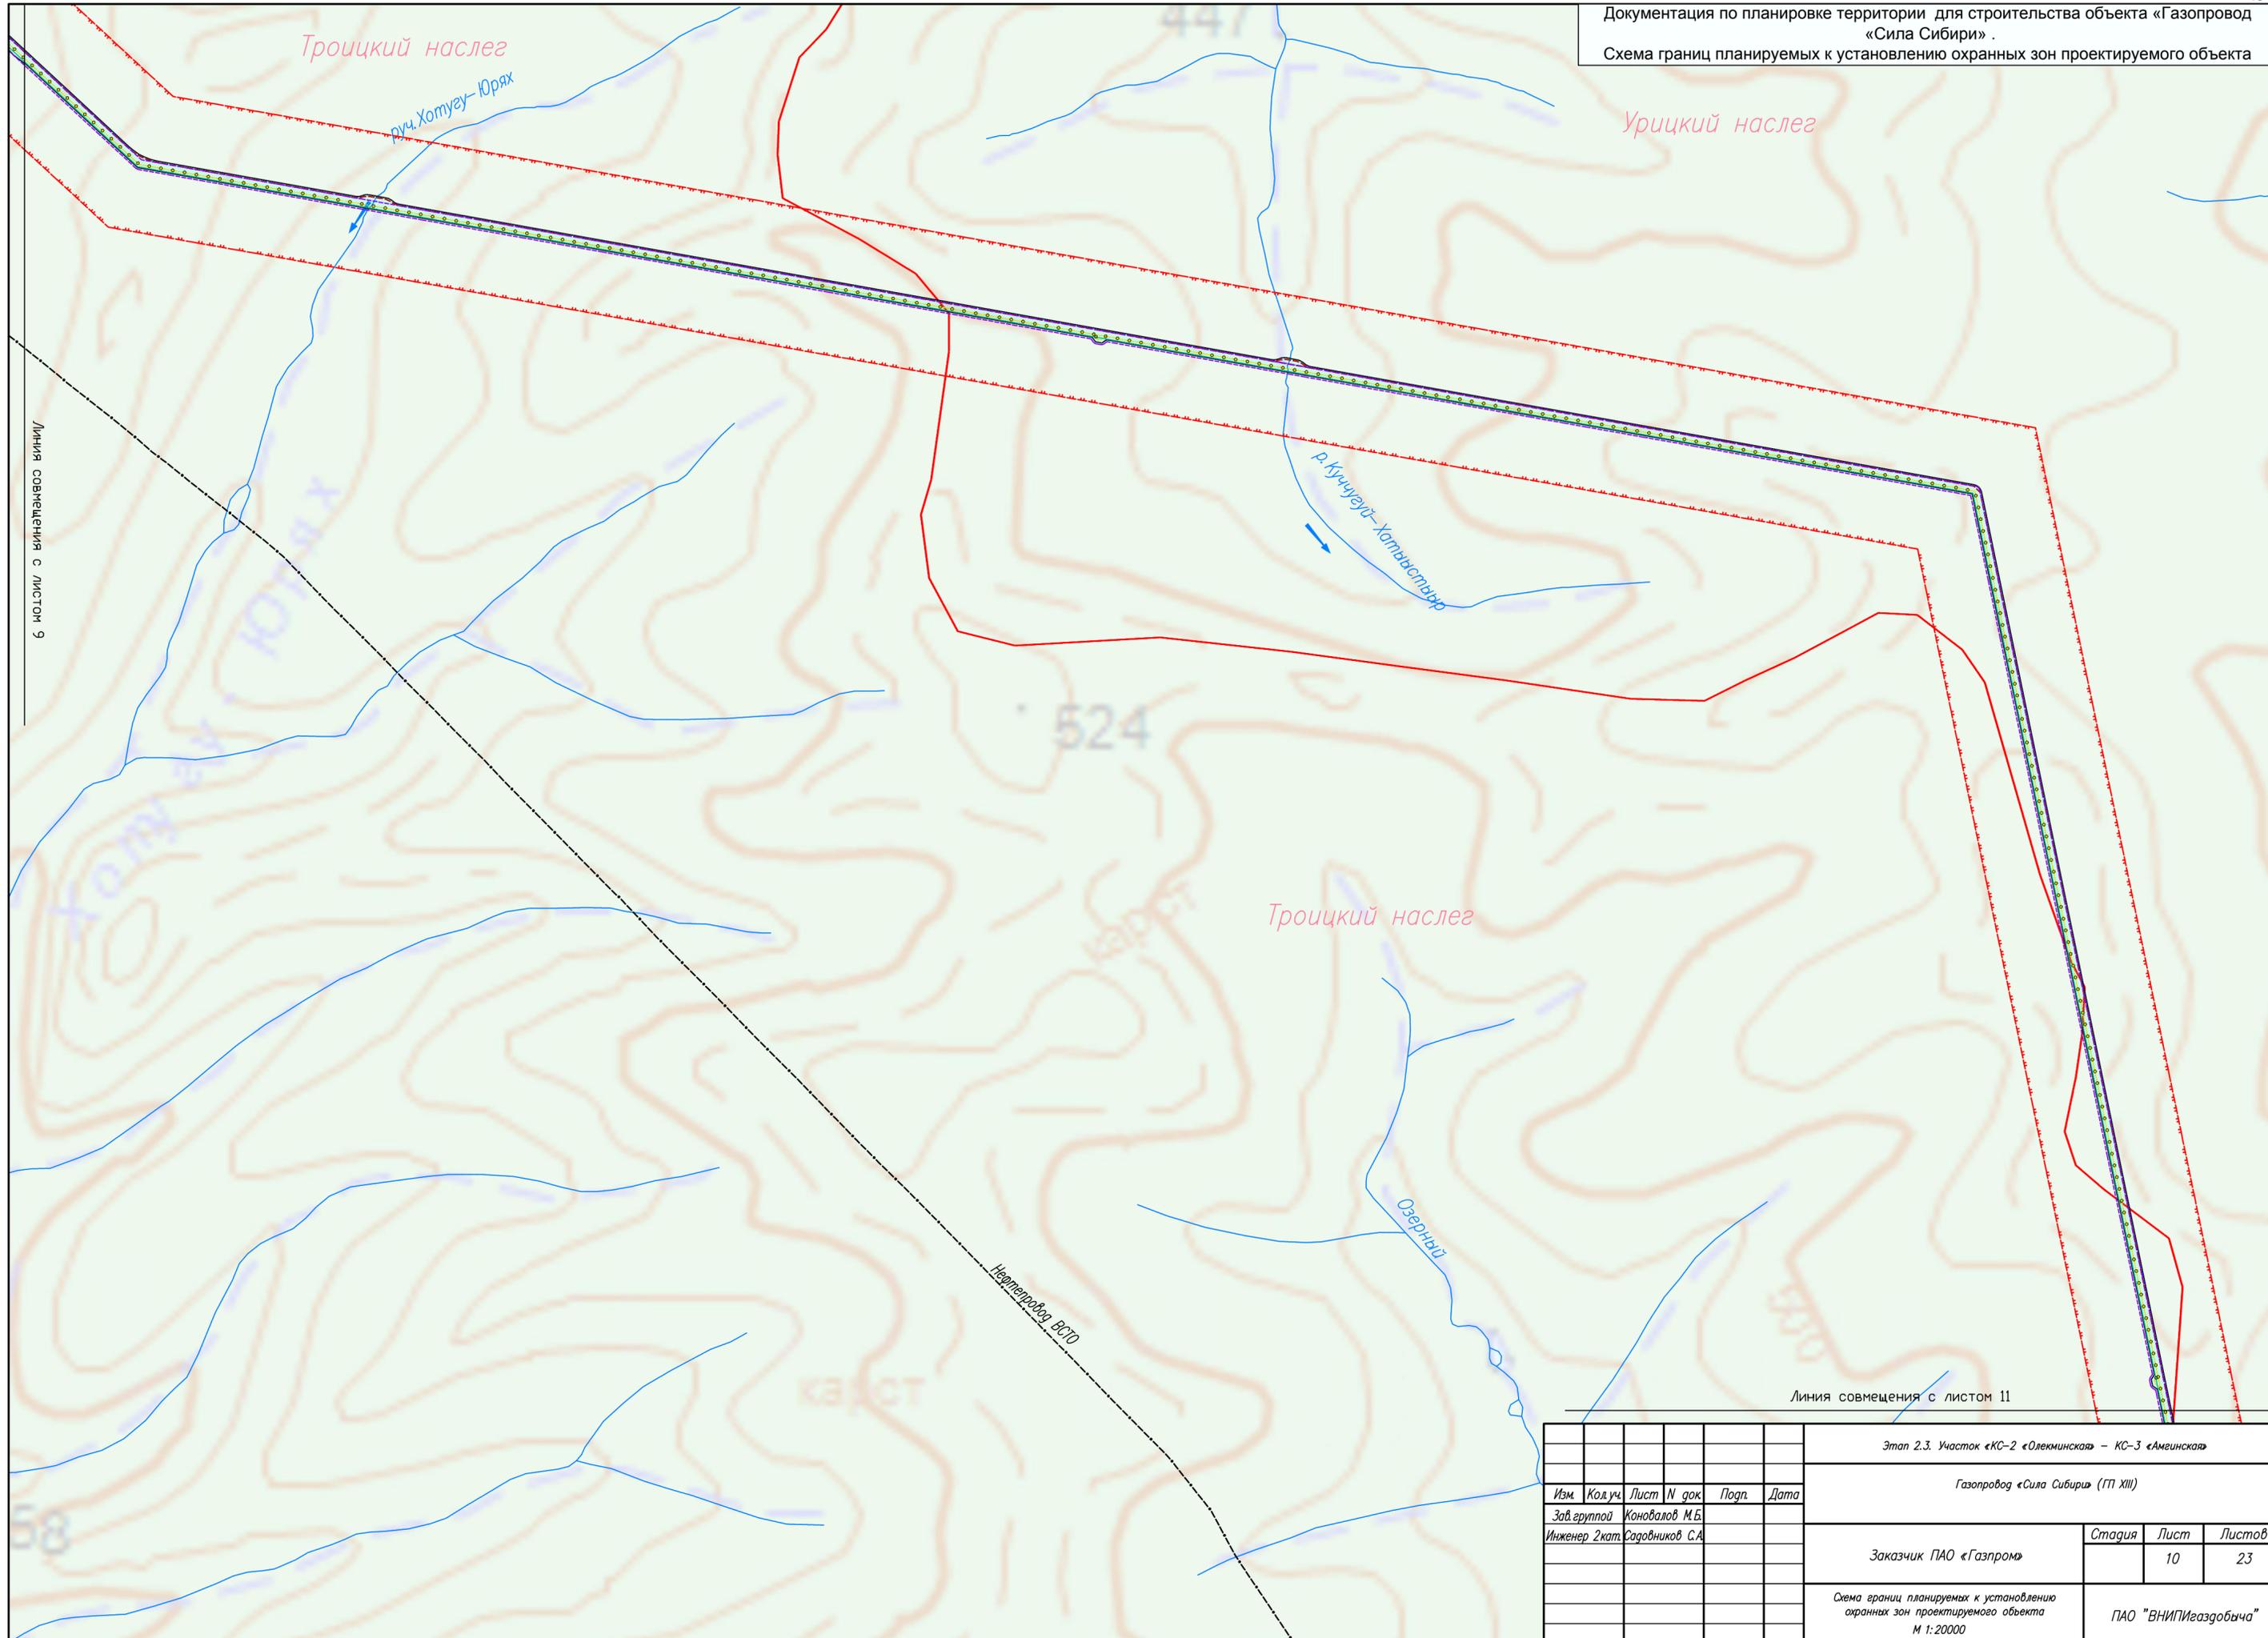

Линия совмещения с листом 11

							Этап 2.3. Участок «КС-2 «Олекминская» – КС-3 «Амгинская»			
							Газопровод «Сила Сибири» (ГП XIII)			
Изм.	Код.уч.	Лист	N док.	Подп.	Дата					
	Зав. группой	Коновалов М.Б.								
	Инженер 2кат.	Садовников С.А.								
						Заказчик	ПАО «Газпром»	Стадия	Лист	Листов
									10	23
						Схема границ планируемых к установлению охранных зон проектируемого объекта М 1:20000				
						ПАО "ВНИПИгаздобыча"				