



Публичное акционерное общество  
«ВНИПИгаздобыча»

Свидетельство № ИИ-031-568 от 18.08.2015 г.

Свидетельство № 1076.06-2010-6455010081-И-003 от 19.08.2015 г.

**Проект планировки территории  
с проектом межевания территории в его  
составе по объекту:**

**«Магистральный газопровод  
«Сила Сибири».**

**Этап 2.3. Участок «КС-2 «Олекминская» –  
КС-3 «Амгинская»**

**Дальневосточный Федеральный округ,  
Республика Саха (Якутия),  
Олекминский район,  
Алданский район.**

**Том 5**

Проект межевания территории

Книга 2

2015 г.

УТВЕРЖДЕНО

Приказом Минэнерго России  
от «10» июля 2015 г. № 1076/П



Публичное акционерное общество  
«ВНИПИгаздобыча»

Свидетельство № ИИ-031-568 от 18.08.2015 г.

Свидетельство № 1076.06-2010-6455010081-И-003 от 19.08.2015 г.

**Проект планировки территории  
с проектом межевания территории в его  
составе по объекту:**

**«Магистральный газопровод  
«Сила Сибири».**

**Этап 2.3. Участок «КС-2 «Олекминская» –  
КС-3 «Амгинская»**

**Дальневосточный Федеральный округ,  
Республика Саха (Якутия),  
Олекминский район,  
Алданский район.**

**Том 5**

Проект межевания территории

Книга 2

Главный инженер

Главный инженер проектов

Начальник управления инженерных изысканий

А.Е. Бурданов

А.Г. Соляник

О.Н. Староверов

2015 г.

**СОСТАВ ПРОЕКТА ПЛАНИРОВКИ ТЕРРИТОРИИ С ПРОЕКТОМ  
МЕЖЕВАНИЯ ТЕРРИТОРИИ В ЕГО СОСТАВЕ**

| <b>№ п/п</b>            | <b>Обозначения</b> | <b>Наименование</b>   | <b>Кол-во страниц</b> |
|-------------------------|--------------------|---|-----------------------|
| 1.                      | Том 1              | Основная часть проекта планировки территории  | 28                    |
| 2.                      | Том 2<br>Книга 1   | Основная часть проекта планировки территории.<br>(Чертеж проекта планировки территории) | 35                    |
| 3.                      | Том 2<br>Книга 2   | Основная часть проекта планировки территории.<br>(Чертеж проекта планировки территории) | 42                    |
| 4.                      | Том 3<br>Книга 1   | Материалы по обоснованию проекта планировки территории                                  | 342                   |
| 5.                      | Том 3<br>Книга 2   | Материалы по обоснованию проекта планировки территории                                  | 225                   |
| 6.                      | Том 4<br>Книга 1   | Материалы по обоснованию проекта планировки территории<br>(Обосновывающие чертежи)      | 47                    |
| 7.                      | Том 4<br>Книга 2   | Материалы по обоснованию проекта планировки территории<br>(Обосновывающие чертежи)      | 48                    |
| 8.                      | Том 4<br>Книга 3   | Материалы по обоснованию проекта планировки территории<br>(Обосновывающие чертежи)      | 32                    |
| 9.                      | Том 4<br>Книга 4   | Материалы по обоснованию проекта планировки территории<br>(Обосновывающие чертежи)      | 29                    |
| 10.                     | Том 5<br>Книга 1   | Проект межевания территории<br>(Чертеж межевания территории)                            | 37                    |
| 11.                     | Том 5<br>Книга 2   | Проект межевания территории<br>(Чертеж межевания территории)                            | 41                    |
| Всего страниц в проекте |                    |   | 906                   |

**РЕГИСТРАЦИОННАЯ КАРТОЧКА ПРОЕКТА**

|     |   |  |
|-----|---|--|
| 1.  | Адрес строительства   | Дальневосточный Федеральный округ,<br>Республика Саха (Якутия), Олекминский,<br>Алданский район  |
| 2.  | Наименование объекта  | «Газопровод «Сила Сибири». Этап 2.3. Участок<br>«КС-2 «Олекминская» – КС-3 «Амгинская»   |
| 3.  | Приказ (Распоряжение) органов государственной власти и (или) органов местного самоуправления о подготовке документации по планировке территории | Приказ Министерства энергетики Российской Федерации от 04.08.2015 г. № 538 «О подготовке документации по планировке территории для размещения объекта «Газопровод «Сила Сибири» (этапы 1, 2.1-2.8, 4.1-4.3, 5.1-5.7) |
| 4.  | Заказчик  | ООО «Газпром трансгаз Томск»   |
| 5.  | Проектная организация   | ПАО «ВНИПИГаздобыча»   |
| 6.  | Авторы проекта  | А.Г. Соляник   |
| 7.  | Стадия  | Проект планировки территории   |
| 8.  | Вид строительства   | Капитальное строительство  |
| 9.  | Количество эксплуатационных единиц  | Строительство магистрального газопровода на участке «КС-2 «Олекминская» – КС-3 «Амгинская»   |
| 10. | Общая площадь земельных участков под размещение   | 1456,20 га   |
| 11. | Намечаемые сроки строительства  | 2015 - 2018 гг.  |
| 12. | Адреса:   |  |
|     | Заказчик:   | 634029, г. Томск, пр. Фрунзе, д. 9   |
|     | Проектная организация:  | 410012, г. Саратов, ул. Сакко и Ванцетти, д. 4,  |
| 13. | Телефоны:   |  |
|     | Заказчик:   | 8(3822) 72-49-40   |
|     | Проектная организация:  | 8(8452) 74-32-33   |

|                |  |
|----------------|--|
| Взам инв. N    |  |
| Подпись и дата |  |
| Инв. N подл.   |  |

|     |        |      |       |         |      |  |      |
|-----|--------|------|-------|---------|------|--|------|
|     |        |      |       |         |      | «Газопровод «Сила Сибири» (ГП XIII).<br>Этап 2.3. Участок «КС-2 «Олекминская» – КС-3 «Амгинская» | Лист |
| Изм | Кол.уч | Лист | N док | Подпись | Дата |  |      |



**СОСТАВ ПРОЕКТА:**

**Материалы проекта планировки территории с проектом межевания в его составе (утверждаемая часть)**

**I. Основная часть проекта планировки. Положение о размещении объектов энергетики (трубопроводного транспорта)**

1. Сведения об объекте и его краткая характеристика
2. Сведения о размещении объекта на территории
3. Сведения о пересечениях планируемого к размещению объекта с другими объектами капитального строительства (ОКС)

**II. Основная часть проекта планировки. Графическая часть.**

| № | Наименование  | Листов | Масштаб             |
|---|---|--------|---------------------|
| 1 | Чертеж планировки территории  | 58     | 1:10 000 – 1:20 000 |
| 2 | Чертеж планировки территории с отображением планируемых к размещению объектов федерального, регионального и местного значения | 8      | 1:10 000 – 1:50 000 |

**III. Материалы по обоснованию проекта планировки территории.**

**Пояснительная записка**

1. Исходно-разрешительная документация
2. Исходные данные
3. Обоснование размещения проектируемого объекта
4. Предложения по внесению изменений и дополнений в документы территориального планирования и Правила землепользования и застройки
5. Материалы по обоснованию проекта межевания территории

**IV. Материалы по обоснованию проекта планировки территории. Графическая часть**

| №  | Наименование  | Листов | Масштаб              |
|----|---|--------|----------------------|
| 1  | 2   | 3      | 4                    |
| 1. | Схема расположения элемента планировочной структуры                         | 9      | 1: 10 000 - 1:30 000 |
| 2. | Схема использования территории в период подготовки проекта планировки       | 24     | 1: 10 000 - 1:30 000 |
| 3. | Схема границ территорий объектов культурного наследия                       | 9      | 1: 10 000 - 1:30 000 |
| 4. | Схема границ зон с особыми условиями использования территорий               | 24     | 1: 10 000 - 1:30 000 |
| 5. | Схема организации улично-дорожной сети и движения                           | 9      | 1: 10 000 - 1:30 000 |
| 6. | Схема границ планируемых к установлению охранных зон                        | 24     | 1: 10 000 - 1:30 000 |
| 7. | Схема организации движения транспорта обеспечивающего строительство объекта | 13     | 1: 10 000 - 1:30 000 |
| 8. | Схема вертикальной планировки и инженерной подготовки территории            | 24     | 1: 10 000 - 1:50 000 |

**V. Проект межевания территории.**

| № | Наименование                | Листов | Масштаб            |
|---|-----------------------------|--------|--------------------|
| 1 | Чертеж межевания территории | 65     | 1:5 000 – 1:10 000 |

Взам инв.№

Подпись и дата

Инв.№ подл.

|     |        |      |       |         |      |  |      |
|-----|--------|------|-------|---------|------|--|------|
| Изм | Кол.уч | Лист | № док | Подпись | Дата | «Газопровод «Сила Сибири» (ГП XIII).<br>Этап 2.3. Участок «КС-2 «Олекминская» – КС-3 «Амгинская» | Лист |
|-----|--------|------|-------|---------|------|--|------|

## СОДЕРЖАНИЕ

## V. Проект межевания территории.


Стр.

## 5.3 Чертеж межевания территории (лист 31-60)

7

|              |                |             |  |         |      |  |  |  |      |
|--------------|----------------|-------------|--|---------|------|--|--|--|------|
| Инв. N подл. | Подпись и дата | Взам инв. N |  |         |      |  |  |  | Лист |
|              |                |             | <p style="text-align: center;">«Газопровод «Сила Сибири» (ГП XIII).<br/>Этап 2.3. Участок «КС-2 «Олекминская» – КС-3 «Амгинская»</p> |         |      |  |  |  |      |
| Изм          | Кол.уч         | Лист        | N док  | Подпись | Дата |  |  |  |      |

Линия совмещения с листом 30

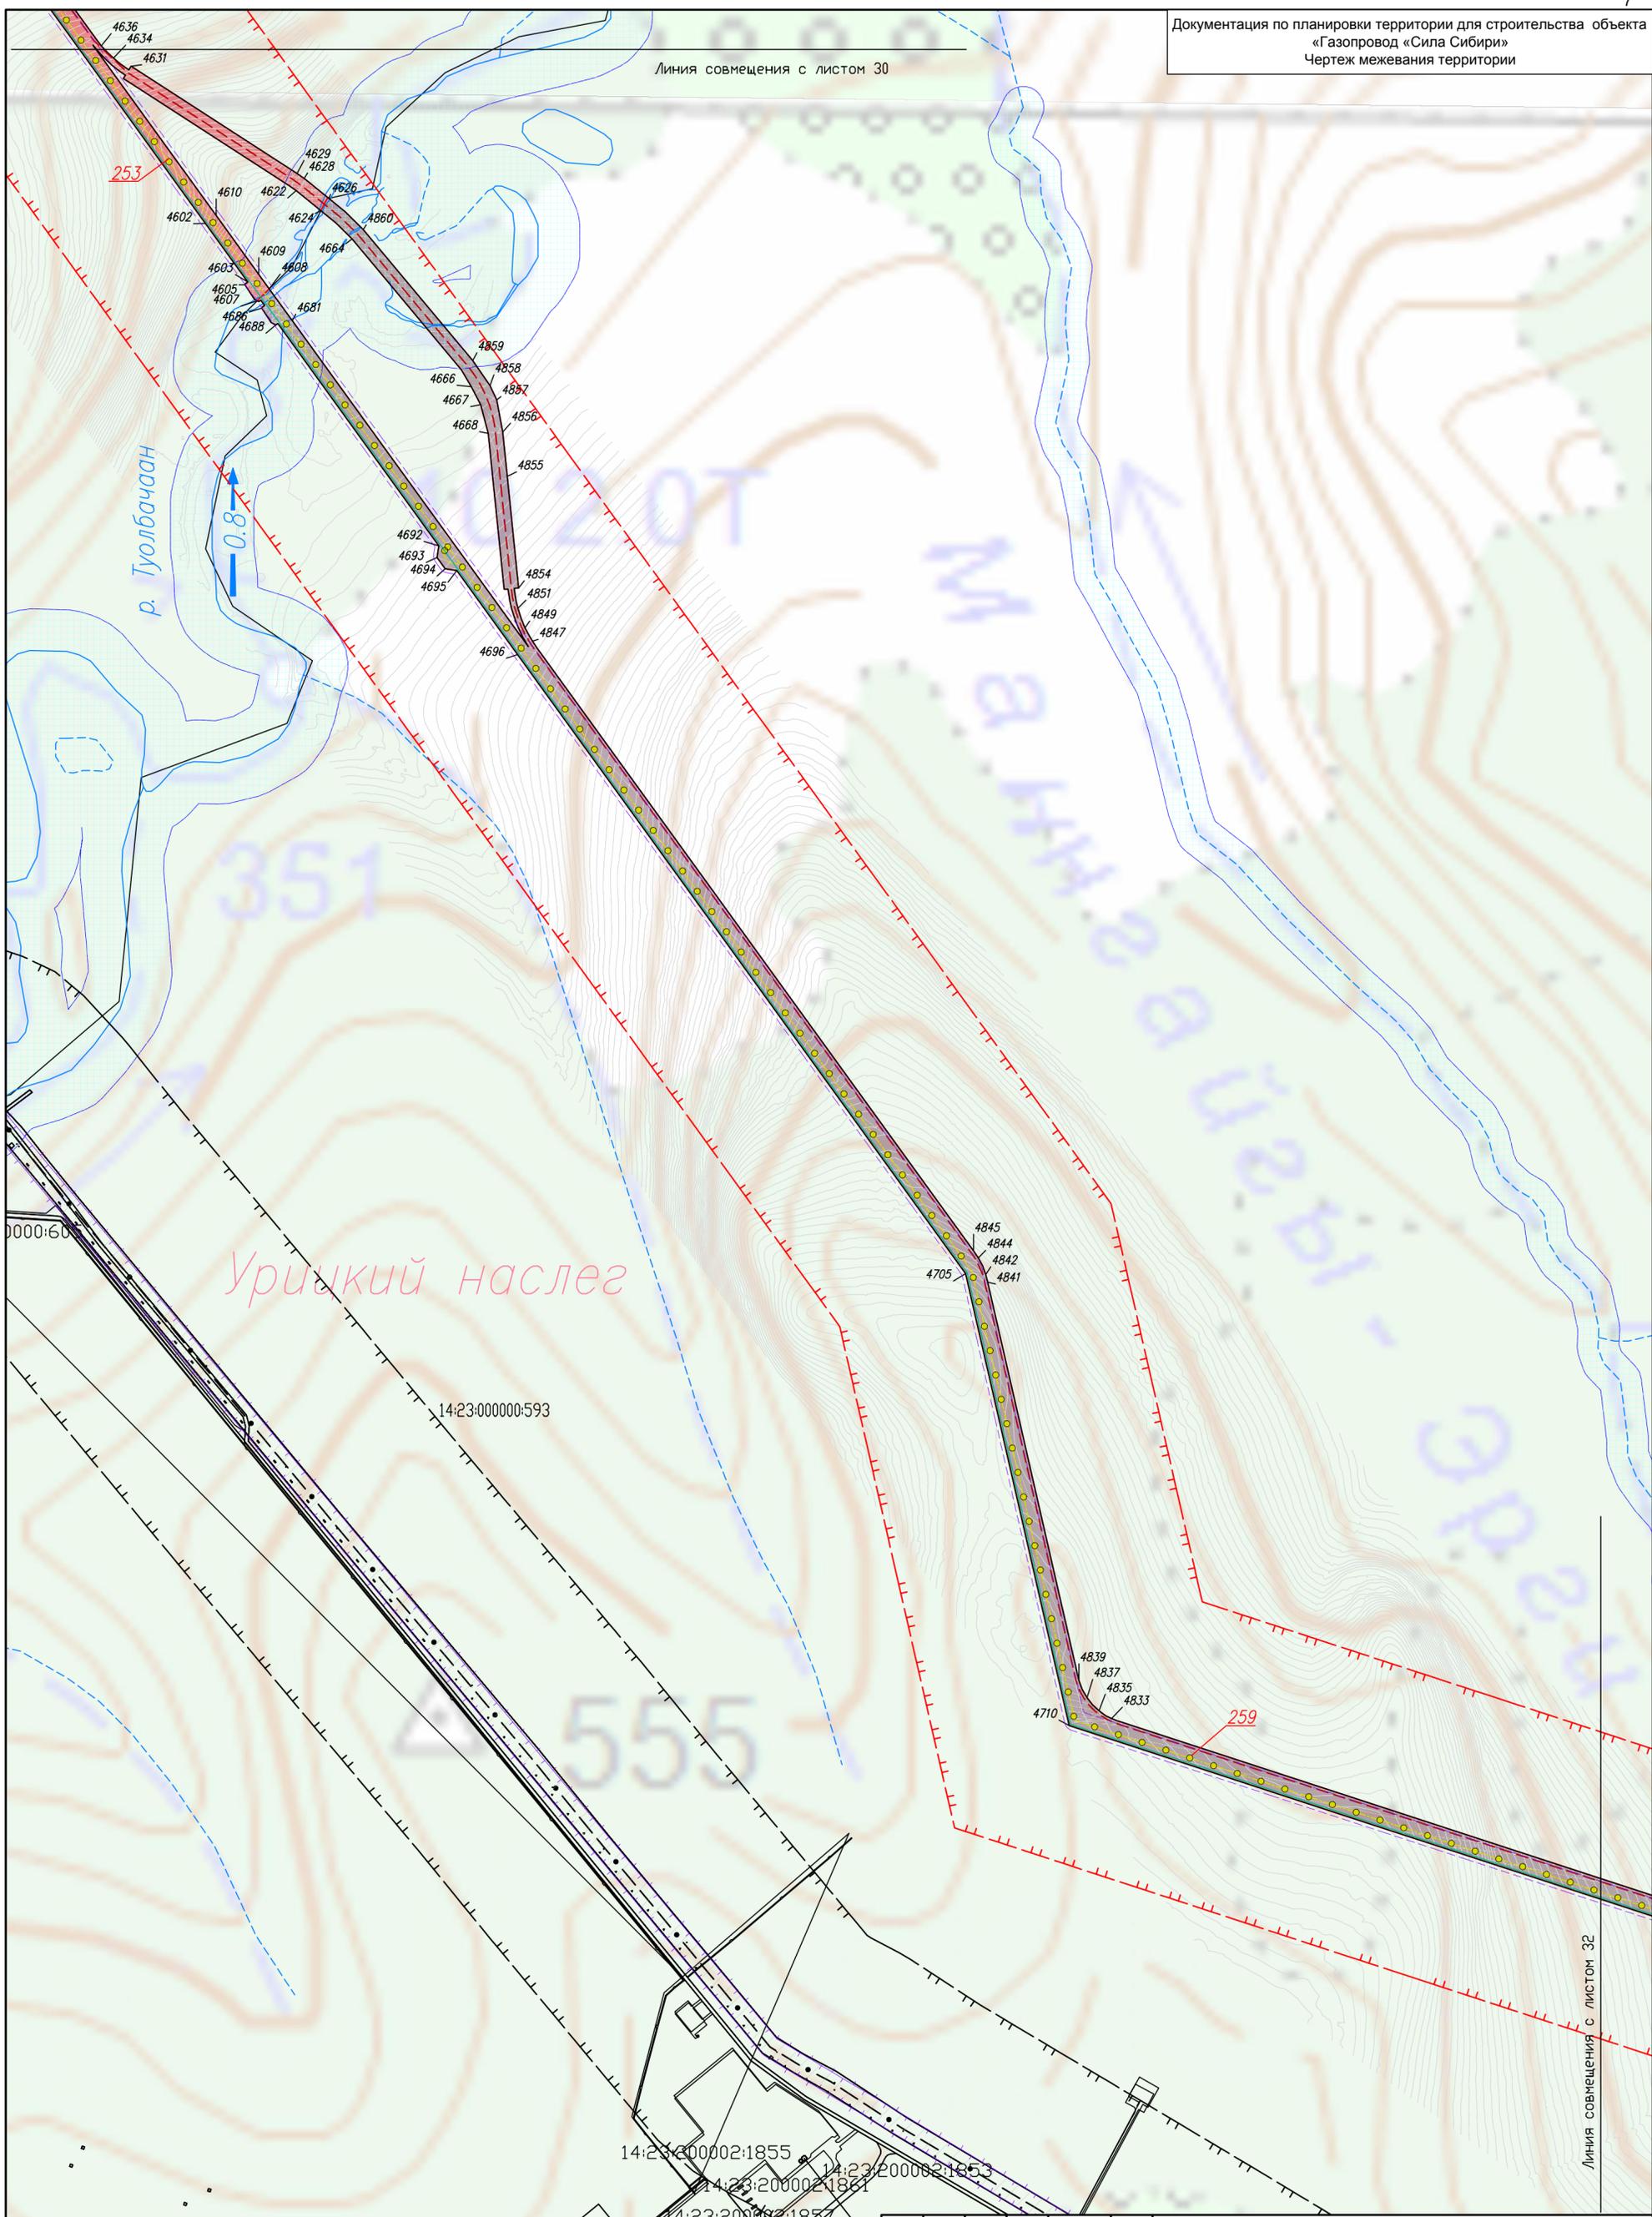

Урицкий наслег

Линия совмещения с листом 32

Этап 2.3. Участок «КС-2 «Олекминская» – КС-3 «Амгинская»

Газопровод «Сила Сибири» (ТП XIII)


| Изм. | Код.уч. | Лист | № док. | Подп. | Дата |
|------|---------|------|--------|-------|------|
|      |         |      |        |       |      |
|      |         |      |        |       |      |
|      |         |      |        |       |      |
|      |         |      |        |       |      |
|      |         |      |        |       |      |

Заказчик ПАО «Газпром»

| Стадия | Лист | Листов |
|--------|------|--------|
|        | 31   | 65     |


Чертеж межевания территории  
М 1:10000

ПАО «ВНИПИгаздобыча»

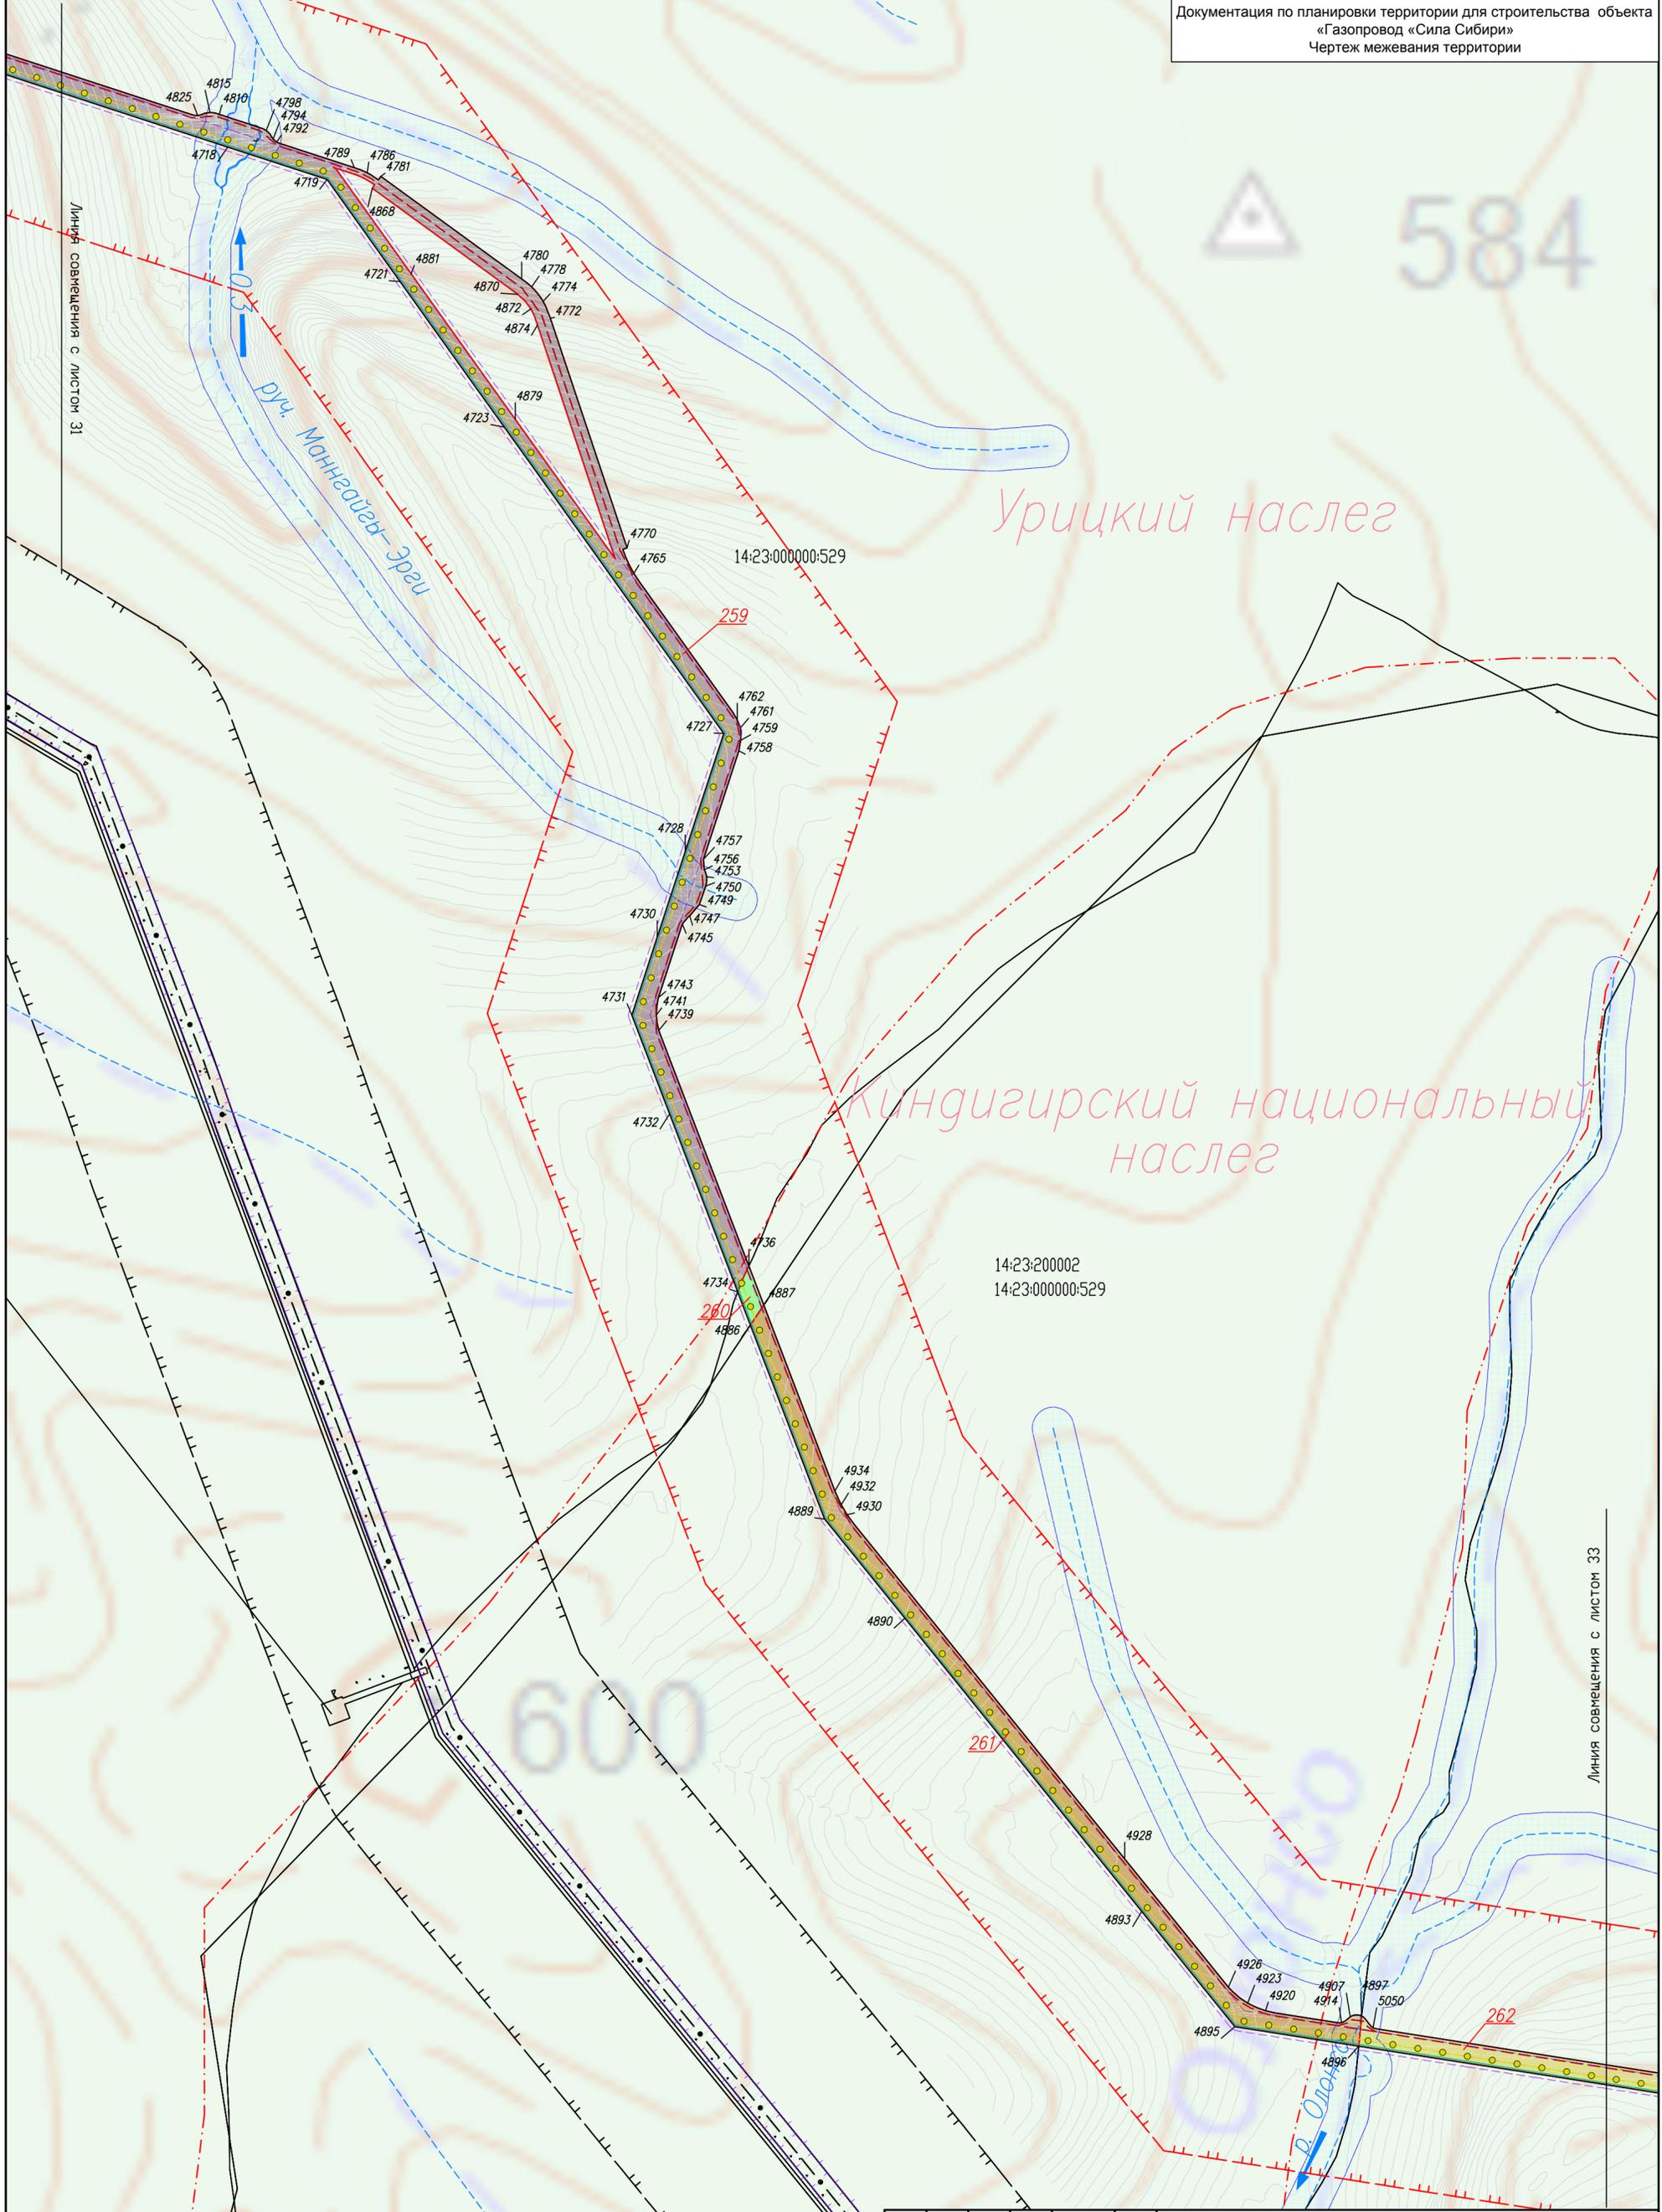


|      |                |                 |        |       |      |  |        |      |        |
|------|----------------|-----------------|--------|-------|------|--|--------|------|--------|
|      |                |                 |        |       |      | Этап 2.3. Участок «КС-2 «Олекминская» – КС-3 «Амгинская» |        |      |        |
|      |                |                 |        |       |      | Газопровод «Сила Сибири» (ГП XIII)                       |        |      |        |
| Изм. | Код.уч.        | Лист            | № док. | Подп. | Дата |  |        |      |        |
|      | Зав. группой   | Коновалов М.Б.  |        |       |      |  |        |      |        |
|      | Инженер 2 кат. | Садовников С.А. |        |       |      |  |        |      |        |
|      |                |                 |        |       |      | Заказчик   | Стадия | Лист | Листов |
|      |                |                 |        |       |      | ПАО «Газпром»  |        | 32   | 65     |
|      |                |                 |        |       |      | Чертеж межевания территории                              |        |      |        |
|      |                |                 |        |       |      | М 1:10000  |        |      |        |
|      |                |                 |        |       |      | ПАО «ВНИПИгаздобыча»                                     |        |      |        |

Документация по планировке территории для строительства объекта  
 «Газопровод «Сила Сибири»  
 Чертеж межевания территории

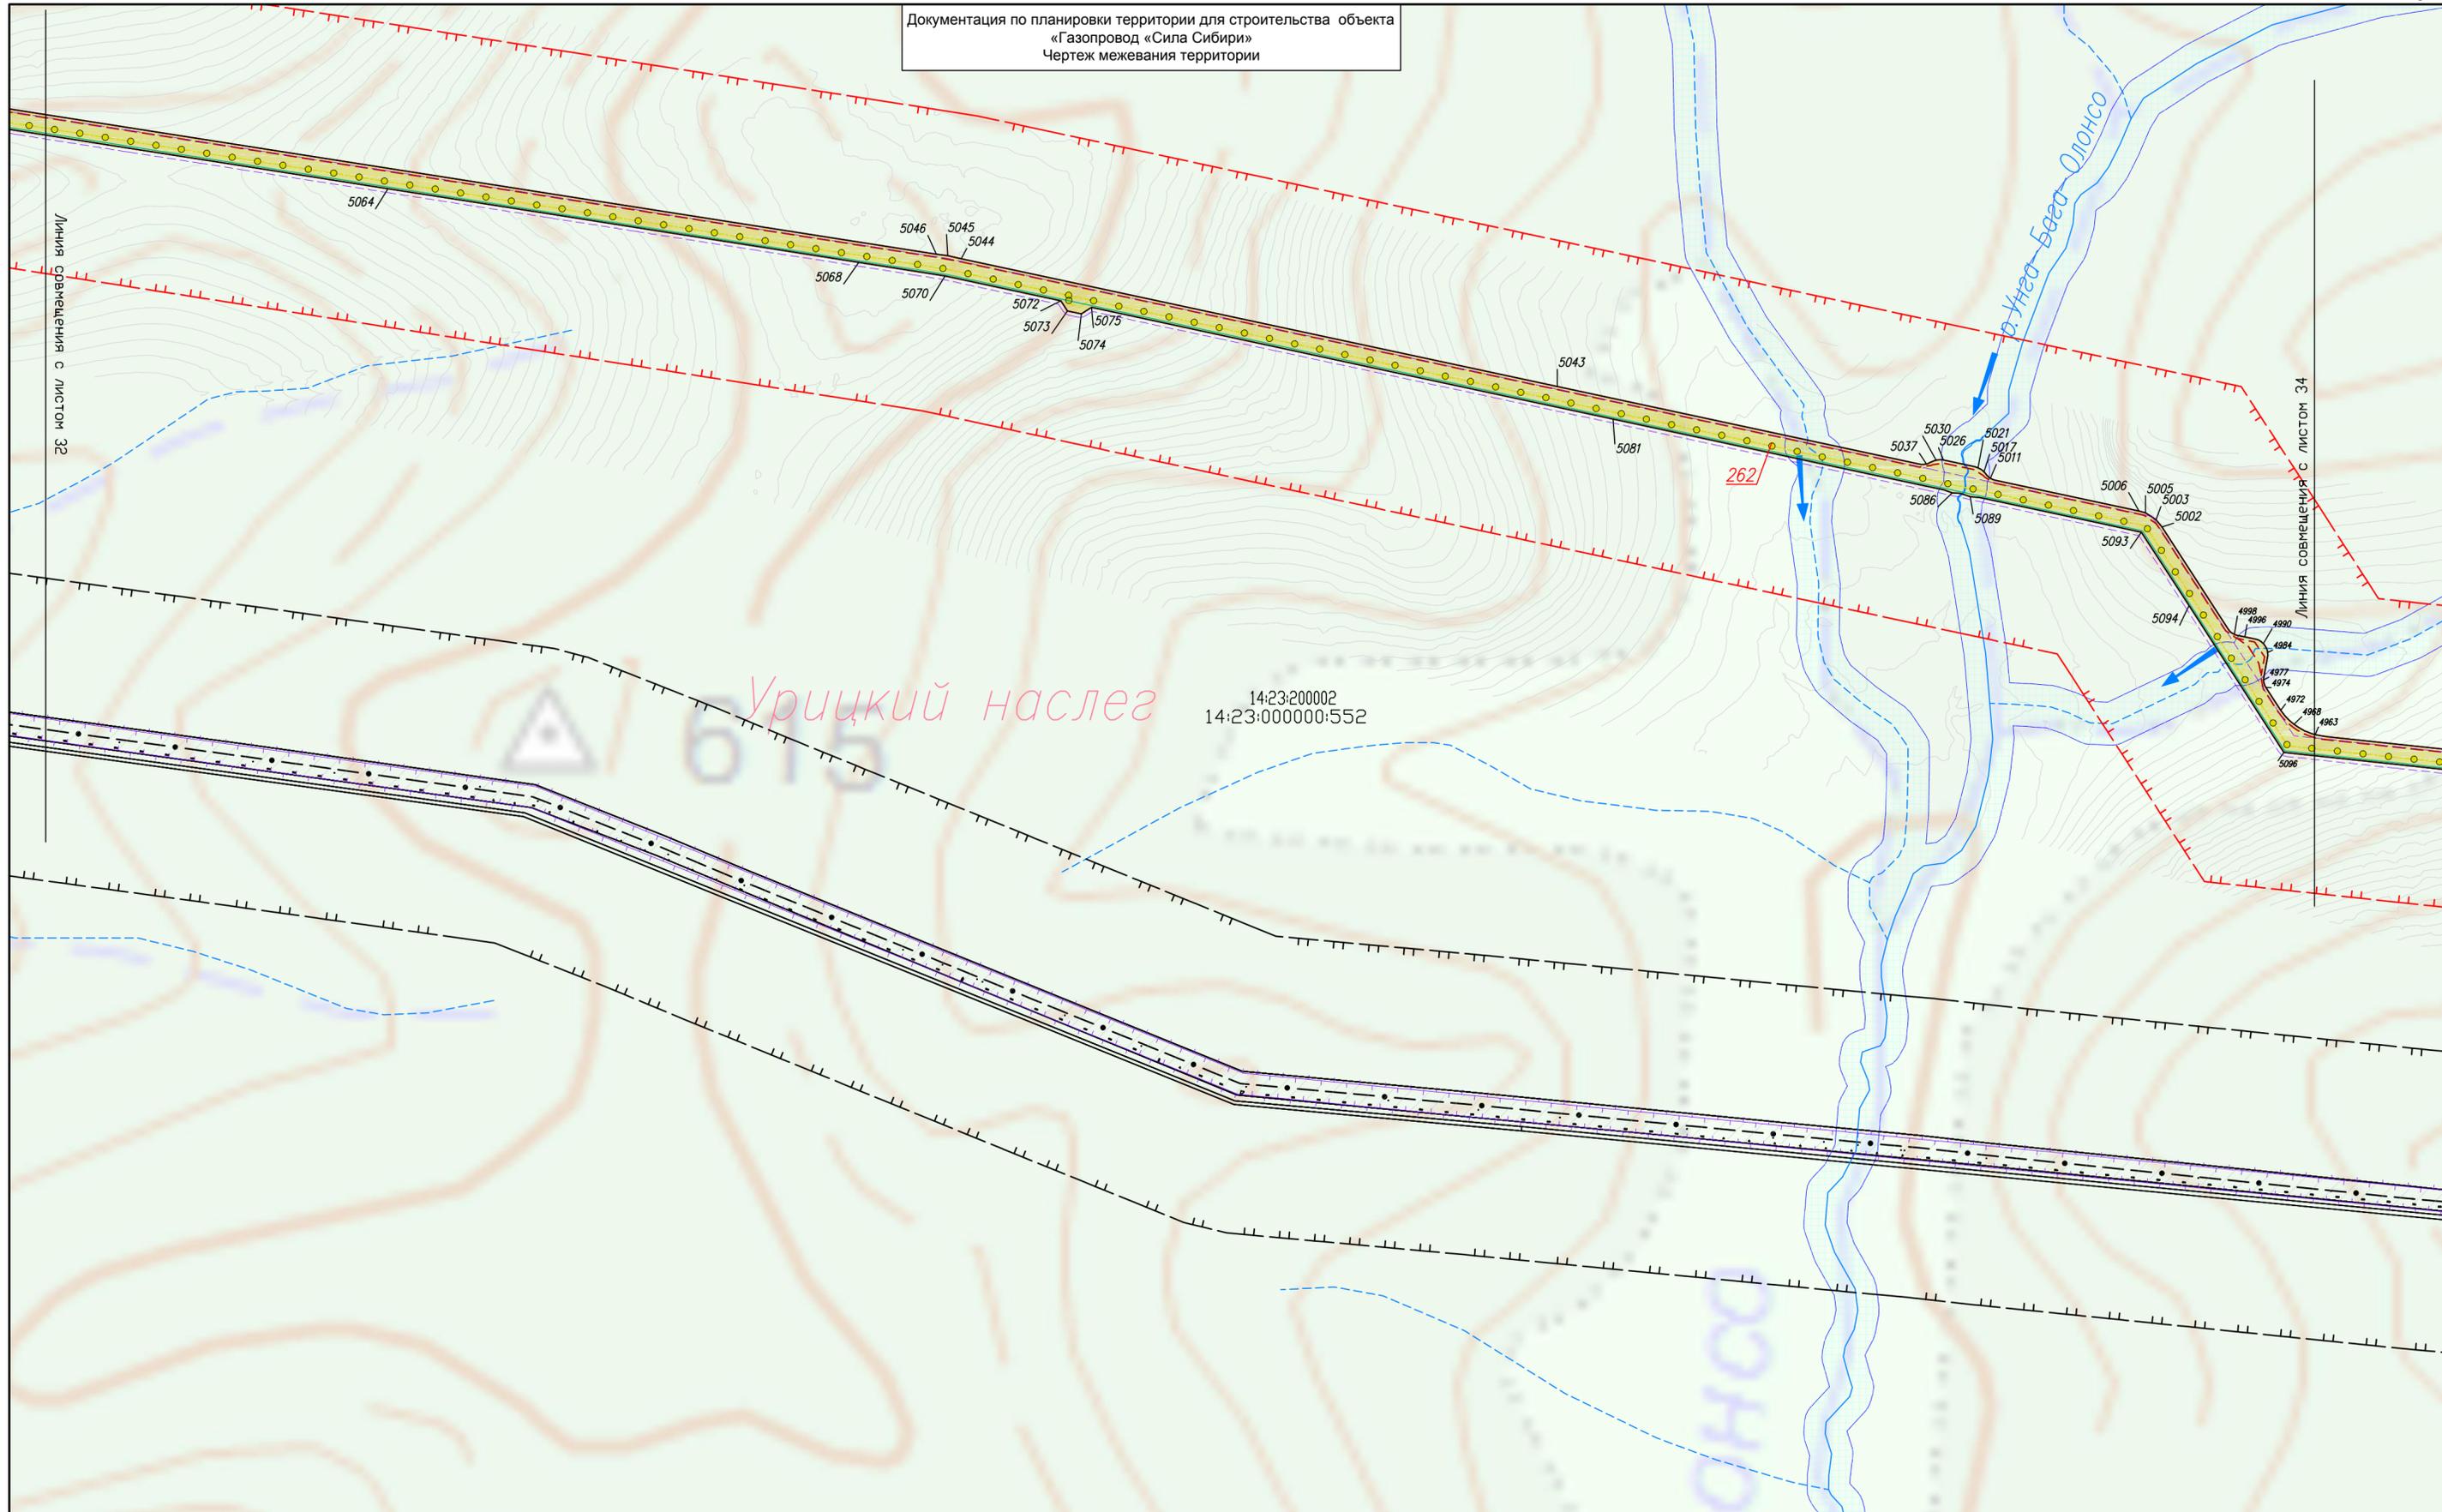


|                               |         |      |        |       |      |  |        |                      |        |
|-------------------------------|---------|------|--------|-------|------|--|--------|----------------------|--------|
|                               |         |      |        |       |      | Этап 2.3. Участок «КС-2 «Олекминская» – КС-3 «Амгинская» |        |                      |        |
|                               |         |      |        |       |      | Газопровод «Сила Сибири» (ГП XIII)                       |        |                      |        |
| Изм.                          | Код.уч. | Лист | № док. | Подп. | Дата |  |        |                      |        |
|                               |         |      |        |       |      |  |        |                      |        |
| Защ. группой Коновалов М.Б.   |         |      |        |       |      | Заказчик   | Стадия | Лист                 | Листов |
| Инженер 2кат. Садовников С.А. |         |      |        |       |      |  |        |                      |        |
|                               |         |      |        |       |      | Чертеж межевания территории                              |        | ПАО "ВНИПИгаздобыча" |        |
|                               |         |      |        |       |      | М 1:10000  |        |                      |        |

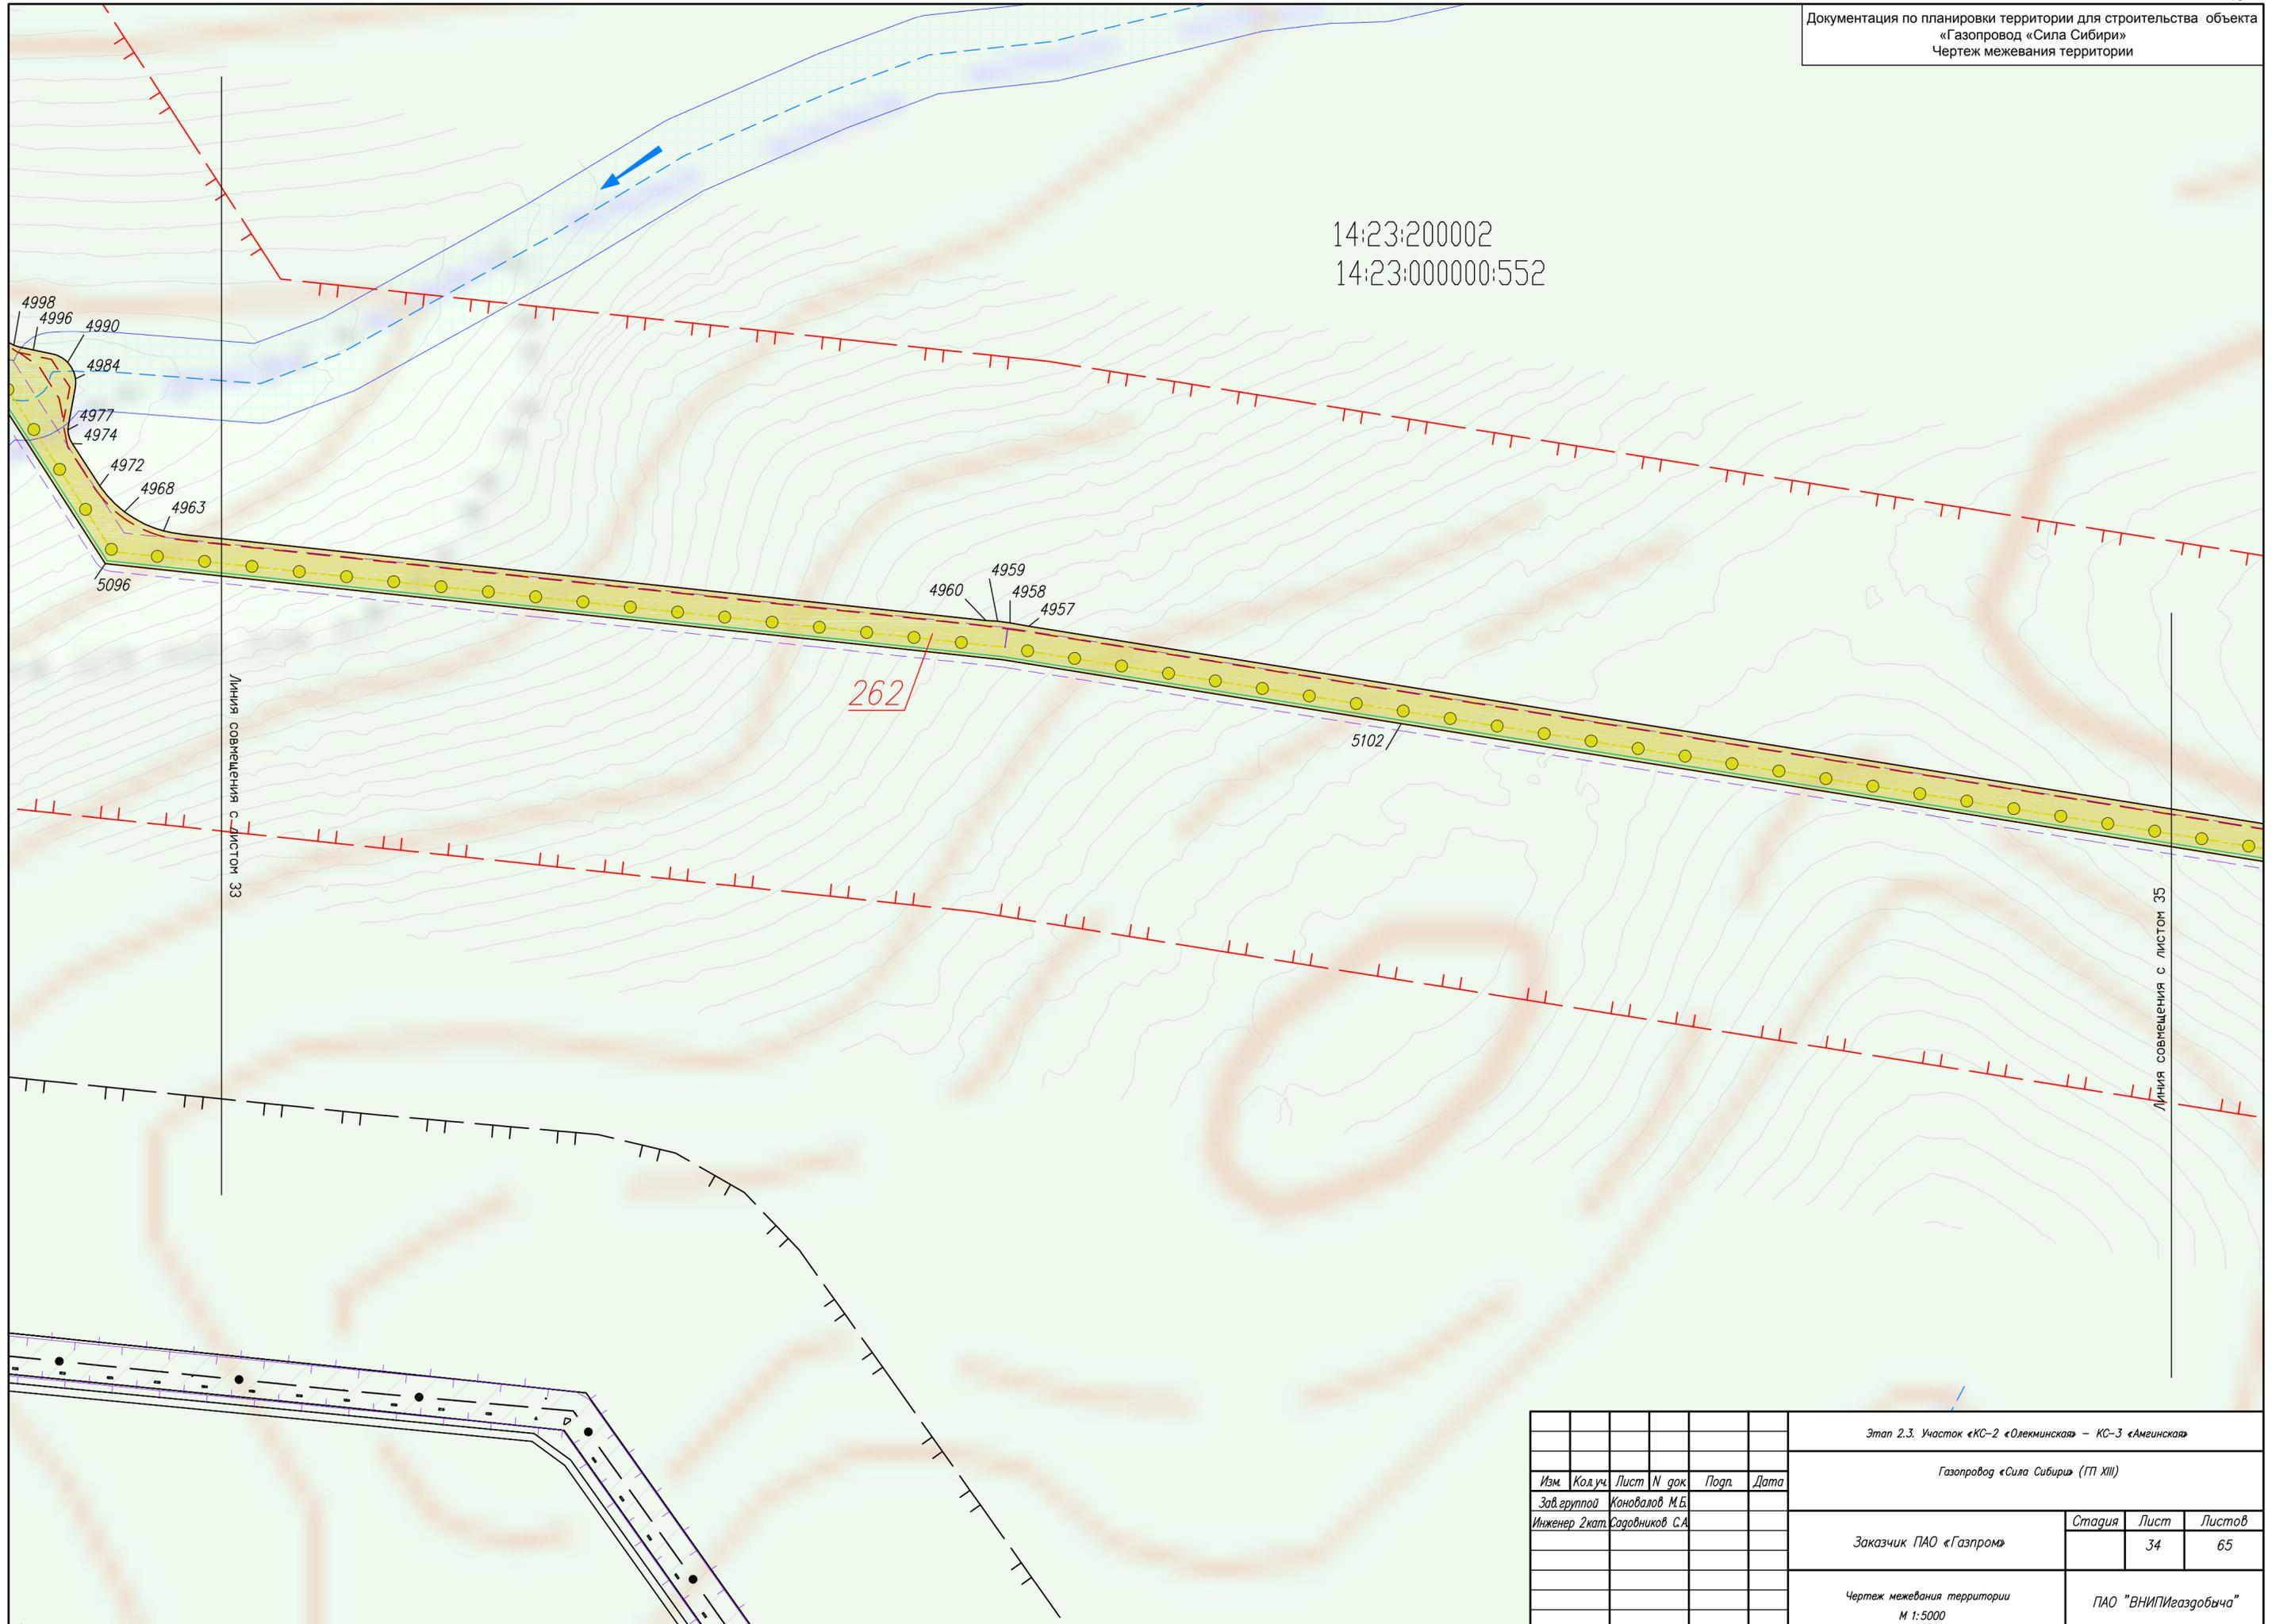

|      |               |                 |        |       |      |  |                      |      |        |
|------|---------------|-----------------|--------|-------|------|--|----------------------|------|--------|
|      |               |                 |        |       |      | Этап 2.3. Участок «КС-2 «Олекминская» – КС-3 «Амгинская» |                      |      |        |
|      |               |                 |        |       |      | Газопровод «Сила Сибири» (ГП XIII)                       |                      |      |        |
| Изм. | Код.уч.       | Лист            | N док. | Подп. | Дата |  |                      |      |        |
|      | Зав. группой  | Коновалов М.Б.  |        |       |      |  |                      |      |        |
|      | Инженер 2кат. | Садовников С.А. |        |       |      |  |                      |      |        |
|      |               |                 |        |       |      | Заказчик   | Стадия               | Лист | Листов |
|      |               |                 |        |       |      | ПАО «Газпром»  |                      | 34   | 65     |
|      |               |                 |        |       |      | Чертеж межевания территории                              | ПАО "ВНИПИгаздобыча" |      |        |
|      |               |                 |        |       |      | М 1:5000   |                      |      |        |



|      |               |                 |        |       |      |  |               |        |                      |        |  |
|------|---------------|-----------------|--------|-------|------|--|---------------|--------|----------------------|--------|--|
|      |               |                 |        |       |      | Этап 2.3. Участок «КС-2 «Олекминская» – КС-3 «Амгинская» |               |        |                      |        |  |
|      |               |                 |        |       |      | Газопровод «Сила Сибири» (ГП XIII)                       |               |        |                      |        |  |
| Изм. | Код.уч.       | Лист            | N док. | Подп. | Дата |  |               |        |                      |        |  |
|      | Зав. группой  | Коновалов М.Б.  |        |       |      |  |               |        |                      |        |  |
|      | Инженер 2кат. | Садовников С.А. |        |       |      |  |               |        |                      |        |  |
|      |               |                 |        |       |      | Заказчик   | ПАО «Газпром» | Стадия | Лист                 | Листов |  |
|      |               |                 |        |       |      |  |               |        | 35                   | 65     |  |
|      |               |                 |        |       |      | Чертеж межевания территории<br>М 1:5000                  |               |        | ПАО "ВНИПИгаздобыча" |        |  |

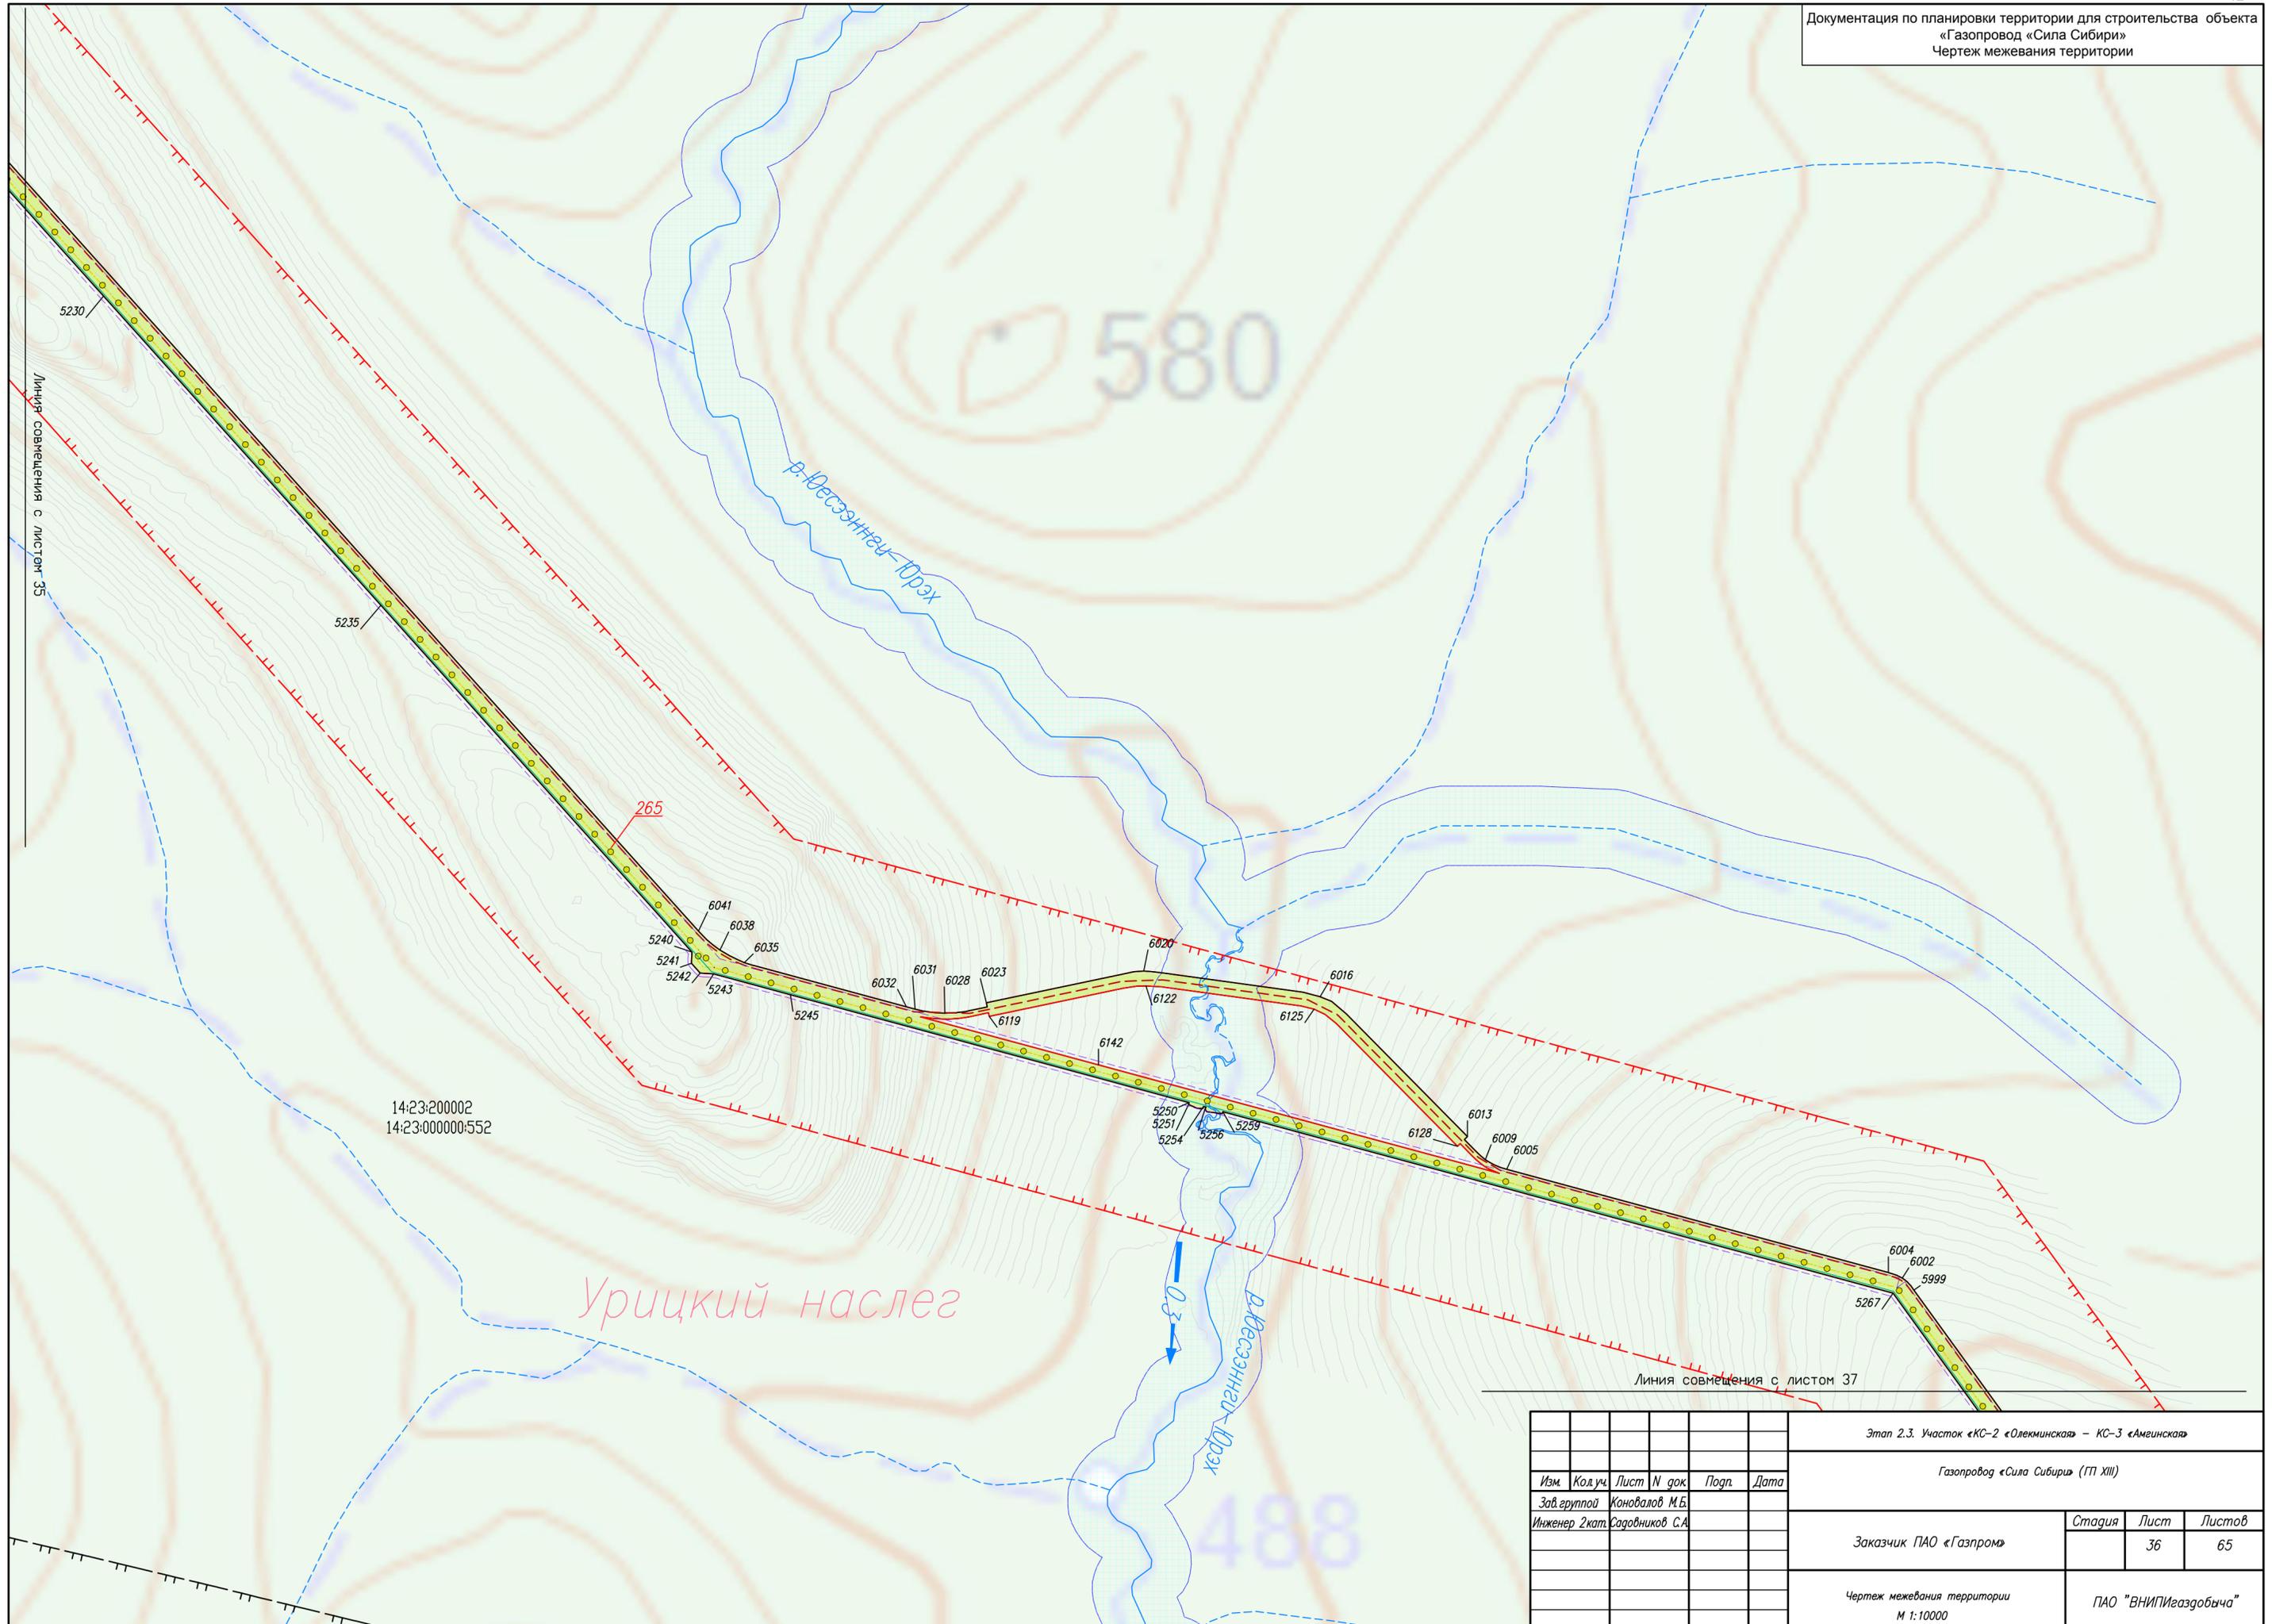


14:23:200002  
14:23:000000:552

Урицкий наслег

Линия совмещения с листом 37

|               |                 |      |        |       |      |  |                      |      |        |
|---------------|-----------------|------|--------|-------|------|--|----------------------|------|--------|
|               |                 |      |        |       |      | Этап 2.3. Участок «КС-2 «Олекминская» – КС-3 «Амгинская» |                      |      |        |
|               |                 |      |        |       |      | Газопровод «Сила Сибири» (ГП XIII)                       |                      |      |        |
| Изм.          | Код.уч.         | Лист | N док. | Подп. | Дата |  |                      |      |        |
| Зав. группой  | Коновалов М.Б.  |      |        |       |      |  |                      |      |        |
| Инженер 2кат. | Садовников С.А. |      |        |       |      |  |                      |      |        |
|               |                 |      |        |       |      | Заказчик   | Стадия               | Лист | Листов |
|               |                 |      |        |       |      | ПАО «Газпром»  |                      | 36   | 65     |
|               |                 |      |        |       |      | Чертеж межевания территории                              | ПАО «ВНИПИгаздобыча» |      |        |
|               |                 |      |        |       |      | М 1:10000  |                      |      |        |

Линия совмещения с листом 36

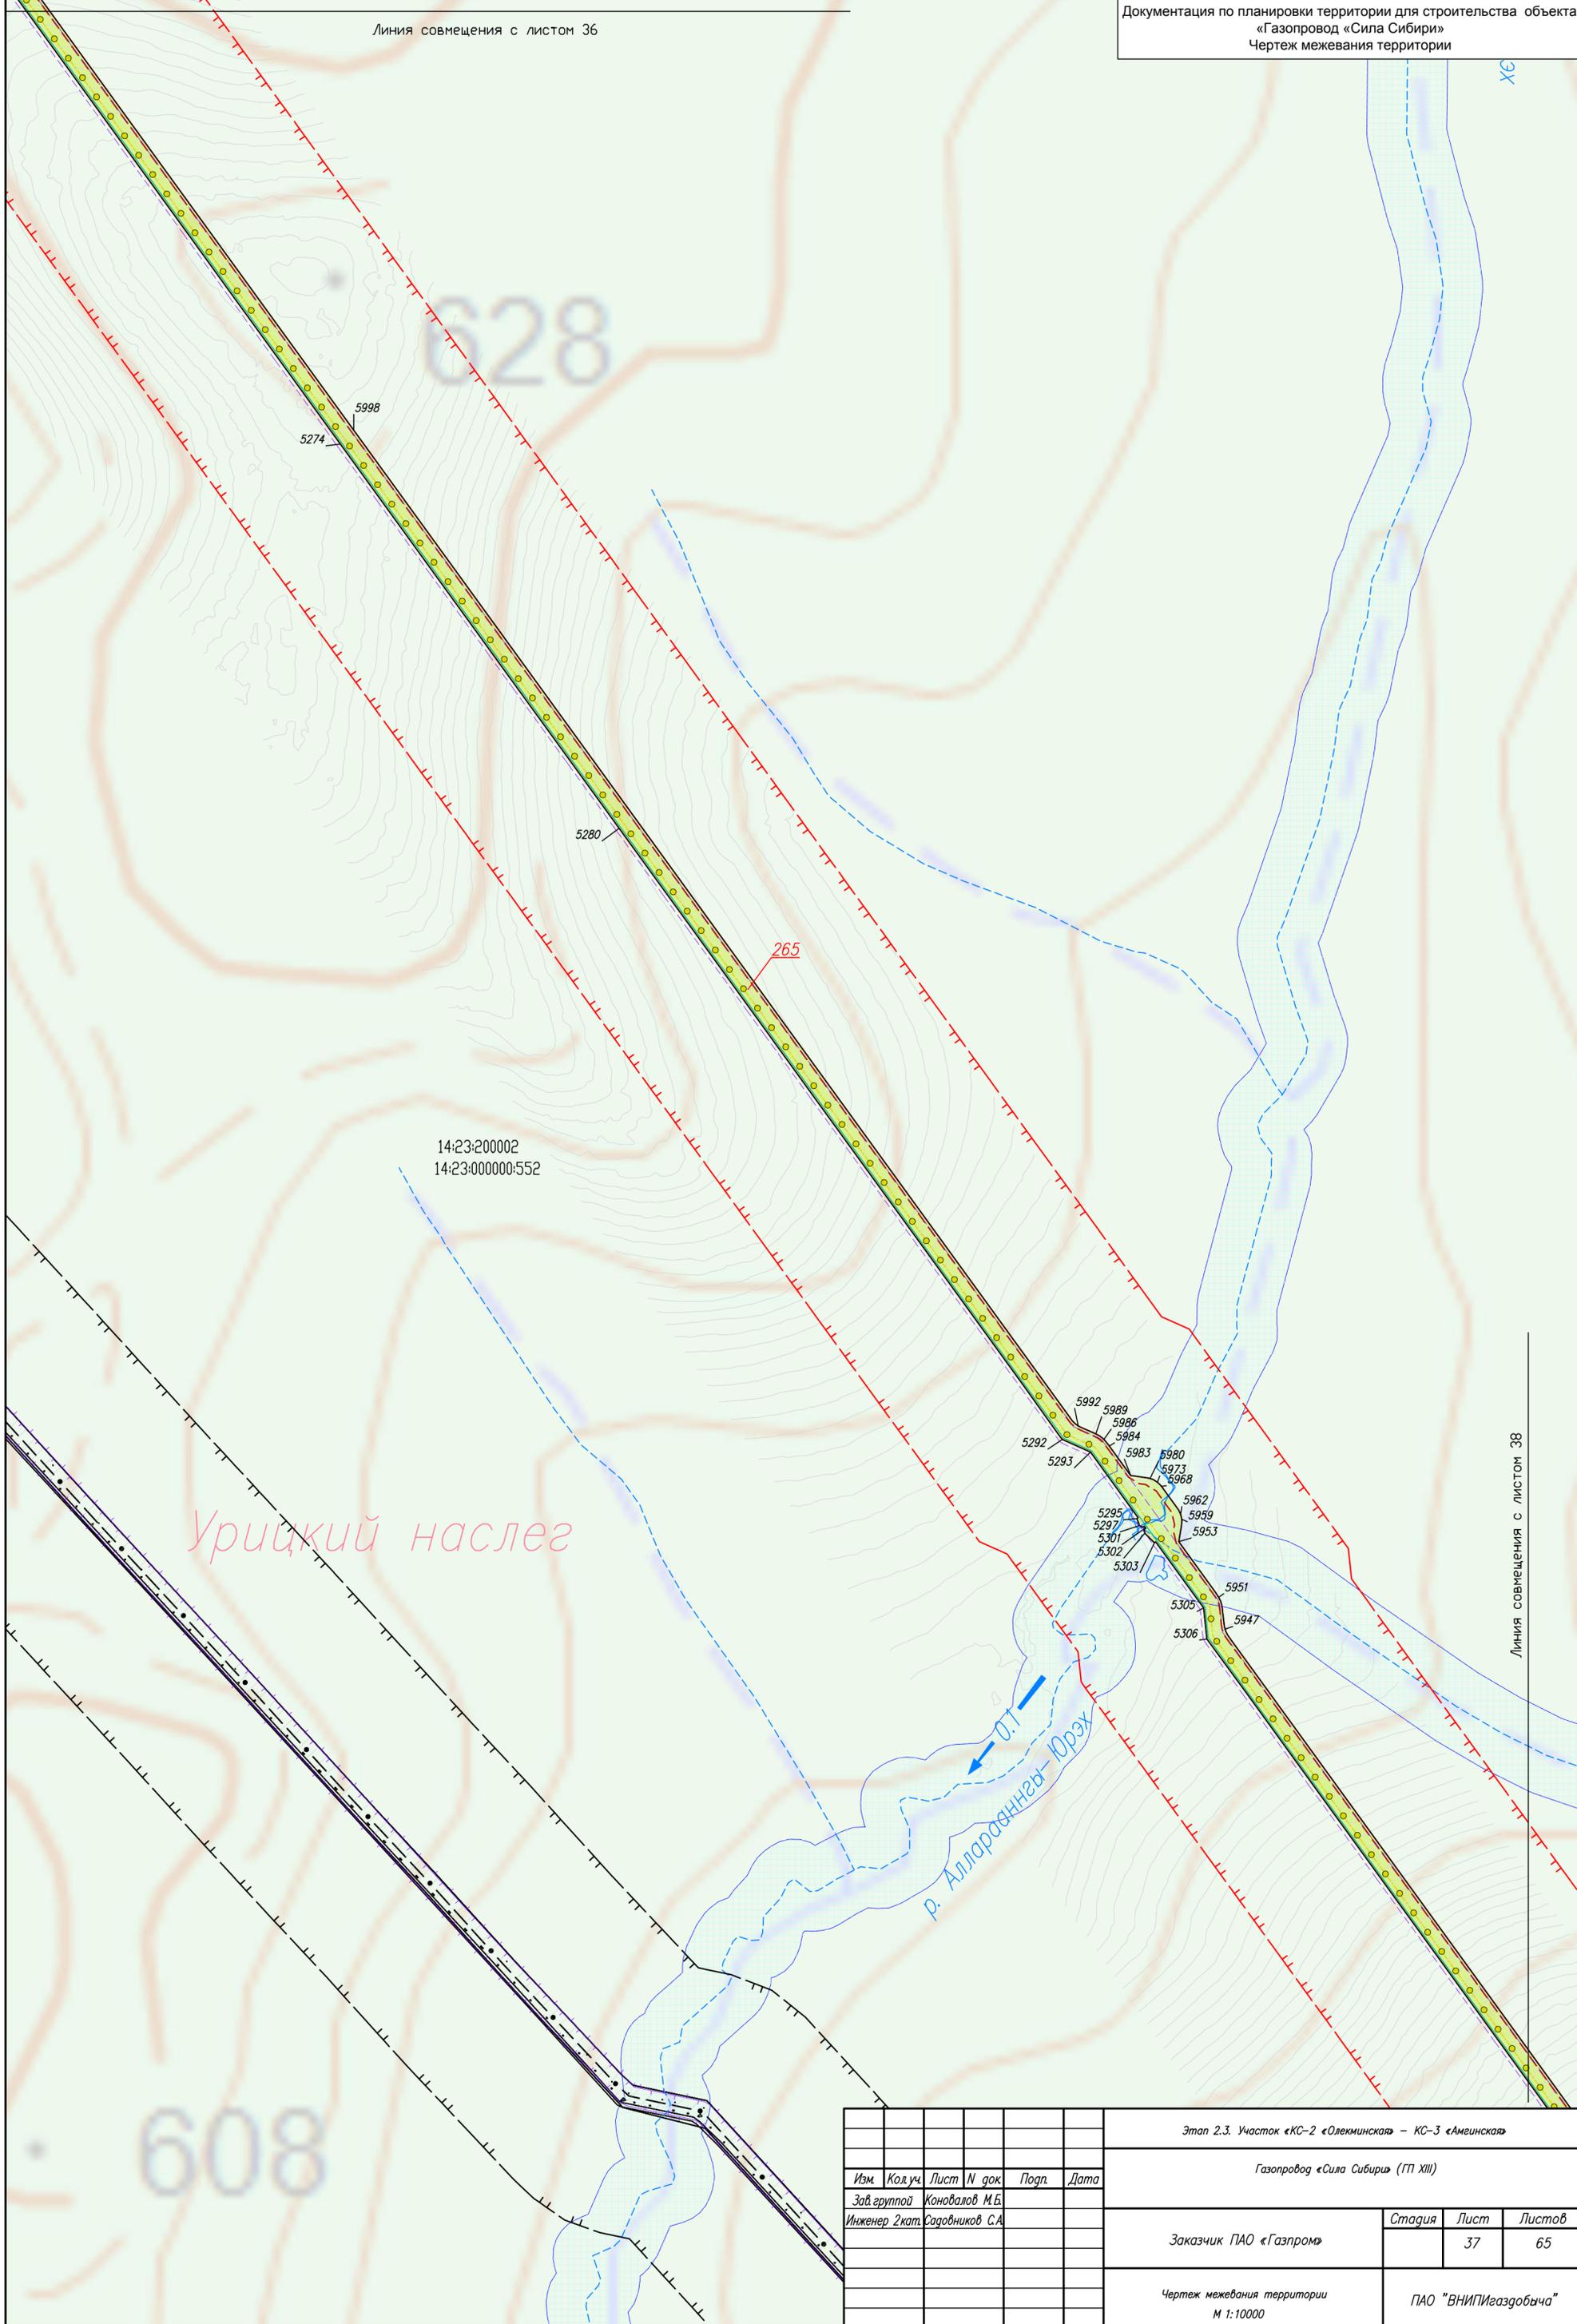

14:23:200002  
14:23:000000-552

Урицкий наслег


р. Алларсангуй-Юрэх

Линия совмещения с листом 38

|      |         |      |        |       |      |  |                      |      |        |
|------|---------|------|--------|-------|------|--|----------------------|------|--------|
|      |         |      |        |       |      | Этап 2.3. Участок «КС-2 «Олекминская» – КС-3 «Амгинская» |                      |      |        |
|      |         |      |        |       |      | Газопровод «Сила Сибири» (ГП XIII)                       |                      |      |        |
| Изм. | Код.уч. | Лист | № док. | Подп. | Дата | Заказчик ПАО «Газпром»                                   | Стадия               | Лист | Листов |
|      |         |      |        |       |      |  |                      |      | 37     |
|      |         |      |        |       |      | Чертеж межевания территории<br>М 1:10000                 | ПАО «ВНИПИгаздобыча» |      |        |
|      |         |      |        |       |      |  |                      |      |        |

608

628

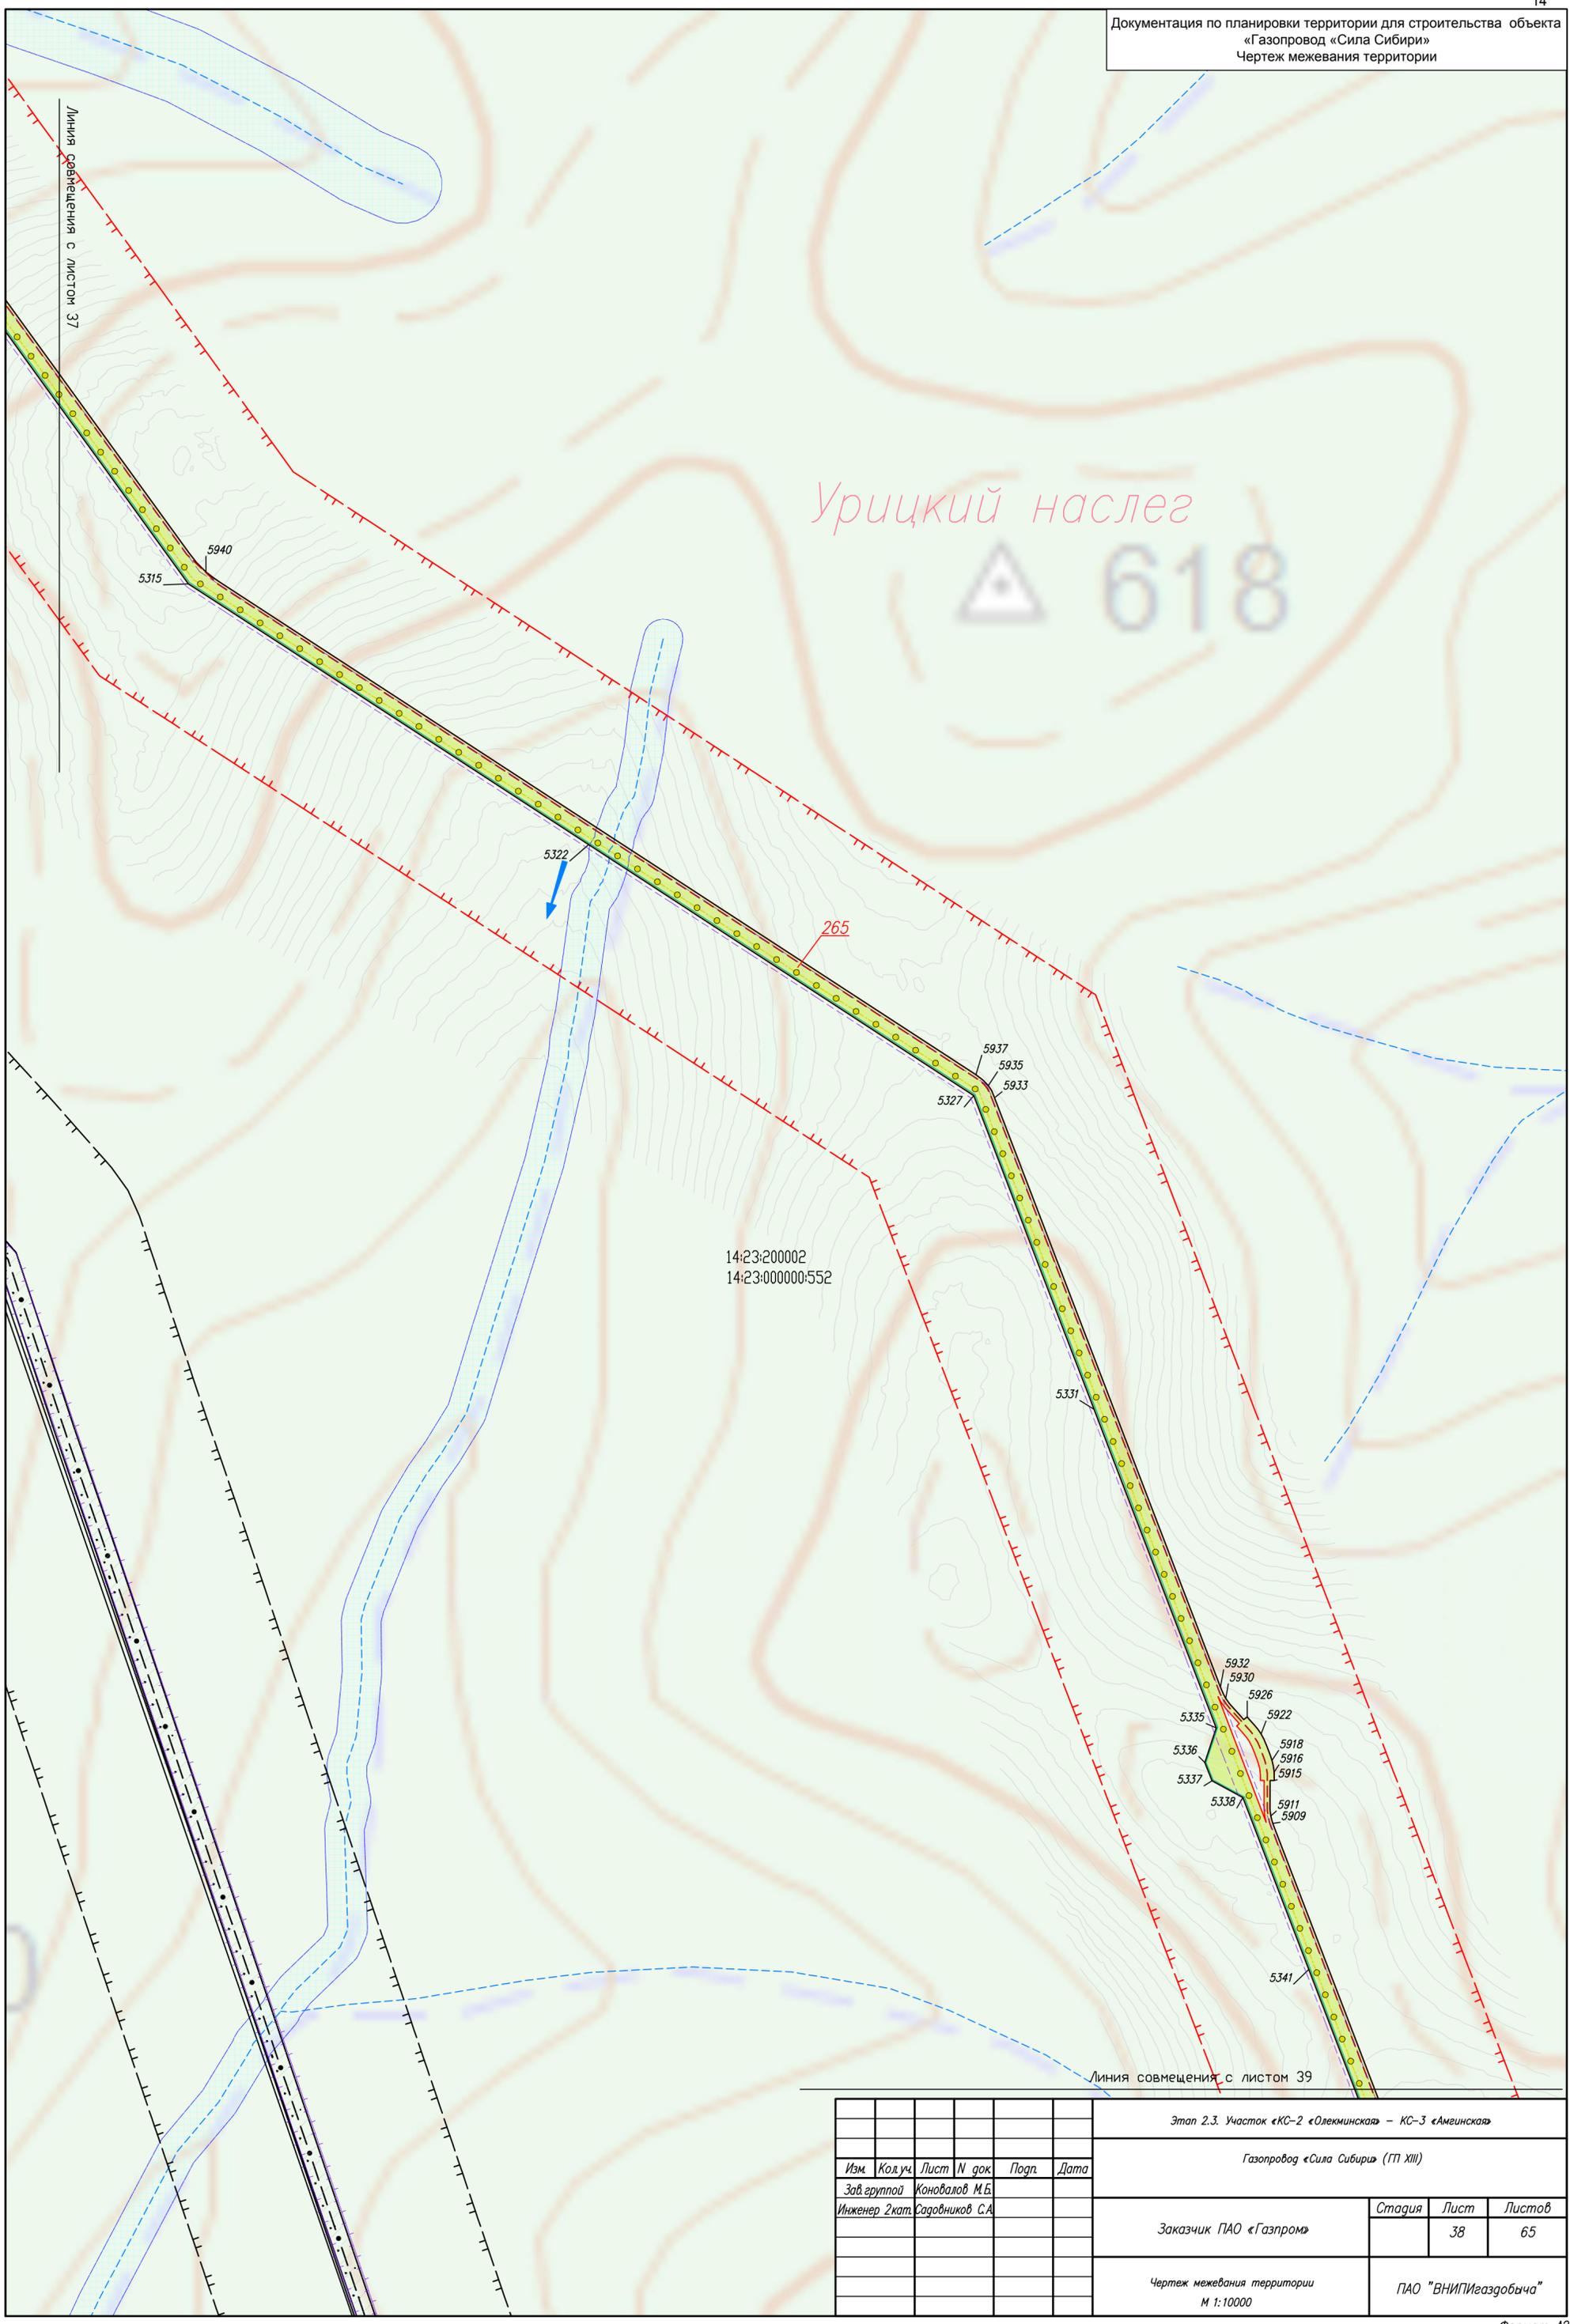

14:23:200002  
14:23:000000:552

Урицкий наслег  
△ 618

Линия совмещения с листом 39

|      |                |                 |        |       |      |  |        |                      |        |
|------|----------------|-----------------|--------|-------|------|--|--------|----------------------|--------|
|      |                |                 |        |       |      | Этап 2.3. Участок «КС-2 «Олекминская» – КС-3 «Амгинская» |        |                      |        |
|      |                |                 |        |       |      | Газопровод «Сила Сибири» (ГП XIII)                       |        |                      |        |
| Изм. | Код.уч.        | Лист            | № док. | Подп. | Дата |  |        |                      |        |
|      | Зав. группой   | Коновалов М.Б.  |        |       |      |  |        |                      |        |
|      | Инженер 2 кат. | Садовников С.А. |        |       |      |  |        |                      |        |
|      |                |                 |        |       |      | Заказчик   | Стадия | Лист                 | Листов |
|      |                |                 |        |       |      | ПАО «Газпром»  |        | 38                   | 65     |
|      |                |                 |        |       |      | Чертеж межевания территории<br>М 1:10000                 |        | ПАО «ВНИПИгаздобыча» |        |


Линия совмещения с листом 38

Урицкий наслег

КУ N721

14:23:200002  
14:23:000000:552

ПРС 28

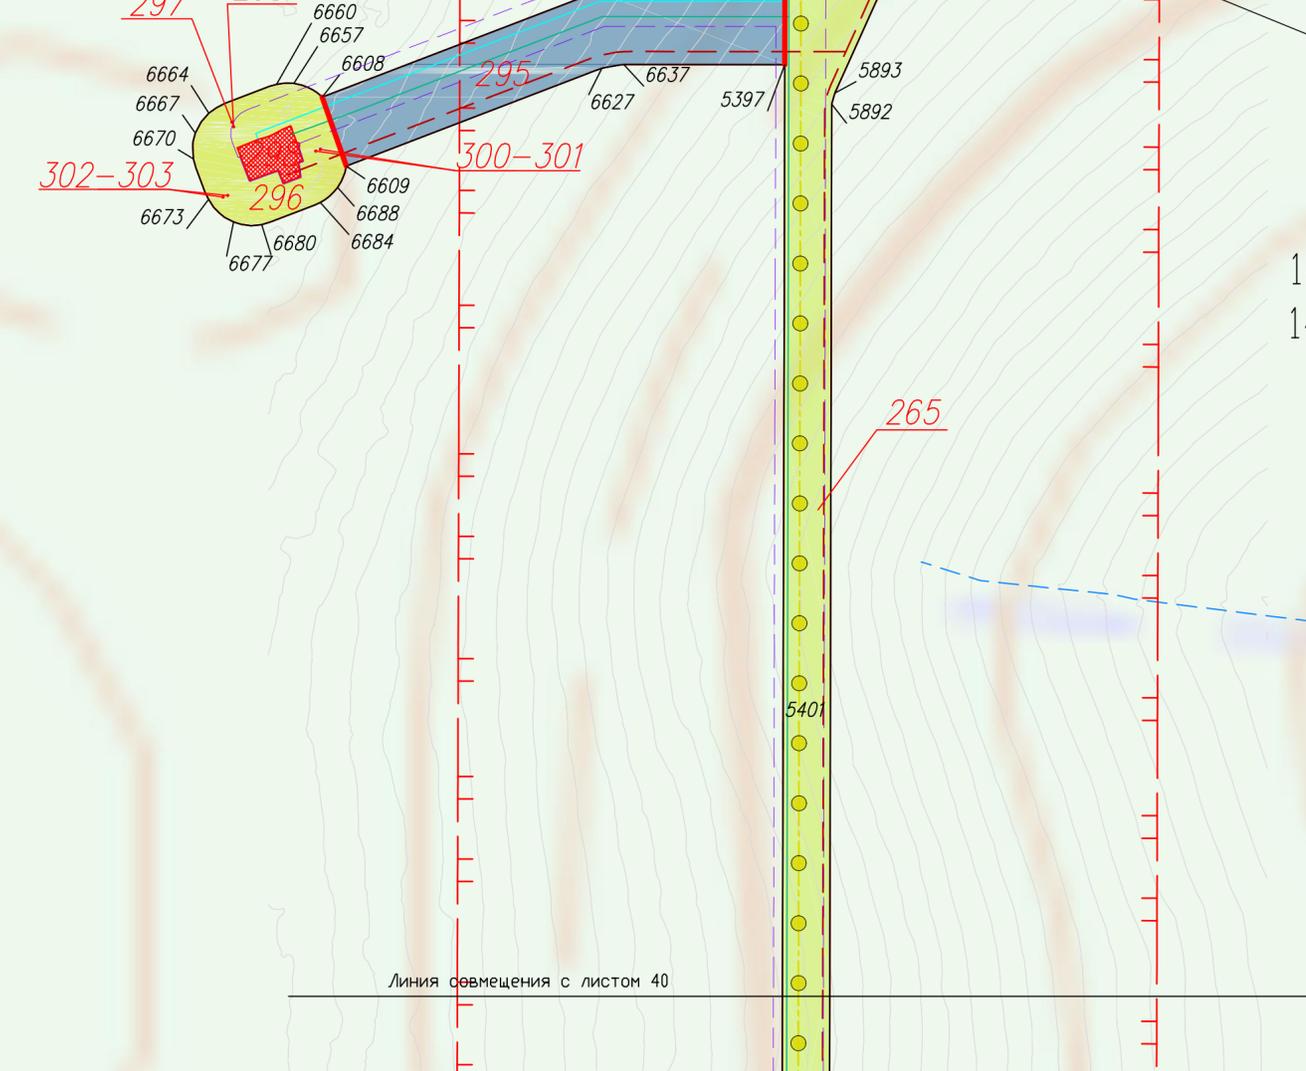

Линия совмещения с листом 40

|  |         |                 |        |                      |      |
|--|---------|-----------------|--------|----------------------|------|
| Этап 2.3. Участок «КС-2 «Олекминская» – КС-3 «Амгинская» |         |                 |        |                      |      |
| Газопровод «Сила Сибири» (ГП XIII)                       |         |                 |        |                      |      |
| Изм.   | Код.уч. | Лист            | N док. | Подп.                | Дата |
|  |         |                 |        |                      |      |
| Защ. группой   |         | Коновалов М.Б.  |        |                      |      |
| Инженер 2 кат.   |         | Садовников С.А. |        |                      |      |
| Заказчик ПАО «Газпром»                                   |         |                 |        | Стадия               | Лист |
|  |         |                 |        |                      | 39   |
| Чертеж межевания территории<br>М 1:10000                 |         |                 |        | Листов<br>65         |      |
|  |         |                 |        | ПАО «ВНИПИгаздобыча» |      |

Линия совмещения с листом 39

Урицкий наслег

634

14:23:200002  
14:23:000000:552

Линия совмещения с листом 41


|      |                |                 |        |       |      |  |        |                      |        |
|------|----------------|-----------------|--------|-------|------|--|--------|----------------------|--------|
|      |                |                 |        |       |      | Этап 2.3. Участок «КС-2 «Олекминская» – КС-3 «Амгинская» |        |                      |        |
|      |                |                 |        |       |      | Газопровод «Сила Сибири» (ГП XIII)                       |        |                      |        |
| Изм. | Код.уч.        | Лист            | № док. | Подп. | Дата |  |        |                      |        |
|      | Зав. группой   | Коновалов М.Б.  |        |       |      |  |        |                      |        |
|      | Инженер 2 кат. | Садовников С.А. |        |       |      |  |        |                      |        |
|      |                |                 |        |       |      | Заказчик   | Стадия | Лист                 | Листов |
|      |                |                 |        |       |      | ПАО «Газпром»  |        | 40                   | 65     |
|      |                |                 |        |       |      | Чертеж межевания территории                              |        | ПАО «ВНИПИгаздобыча» |        |
|      |                |                 |        |       |      | М 1:10000  |        |                      |        |

Документация по планировке территории для строительства объекта «Газопровод «Сила Сибири»  
Чертеж межевания территории

Линия совмещения с листом 40


Урицкий наслег

Линия совмещения с листом 42

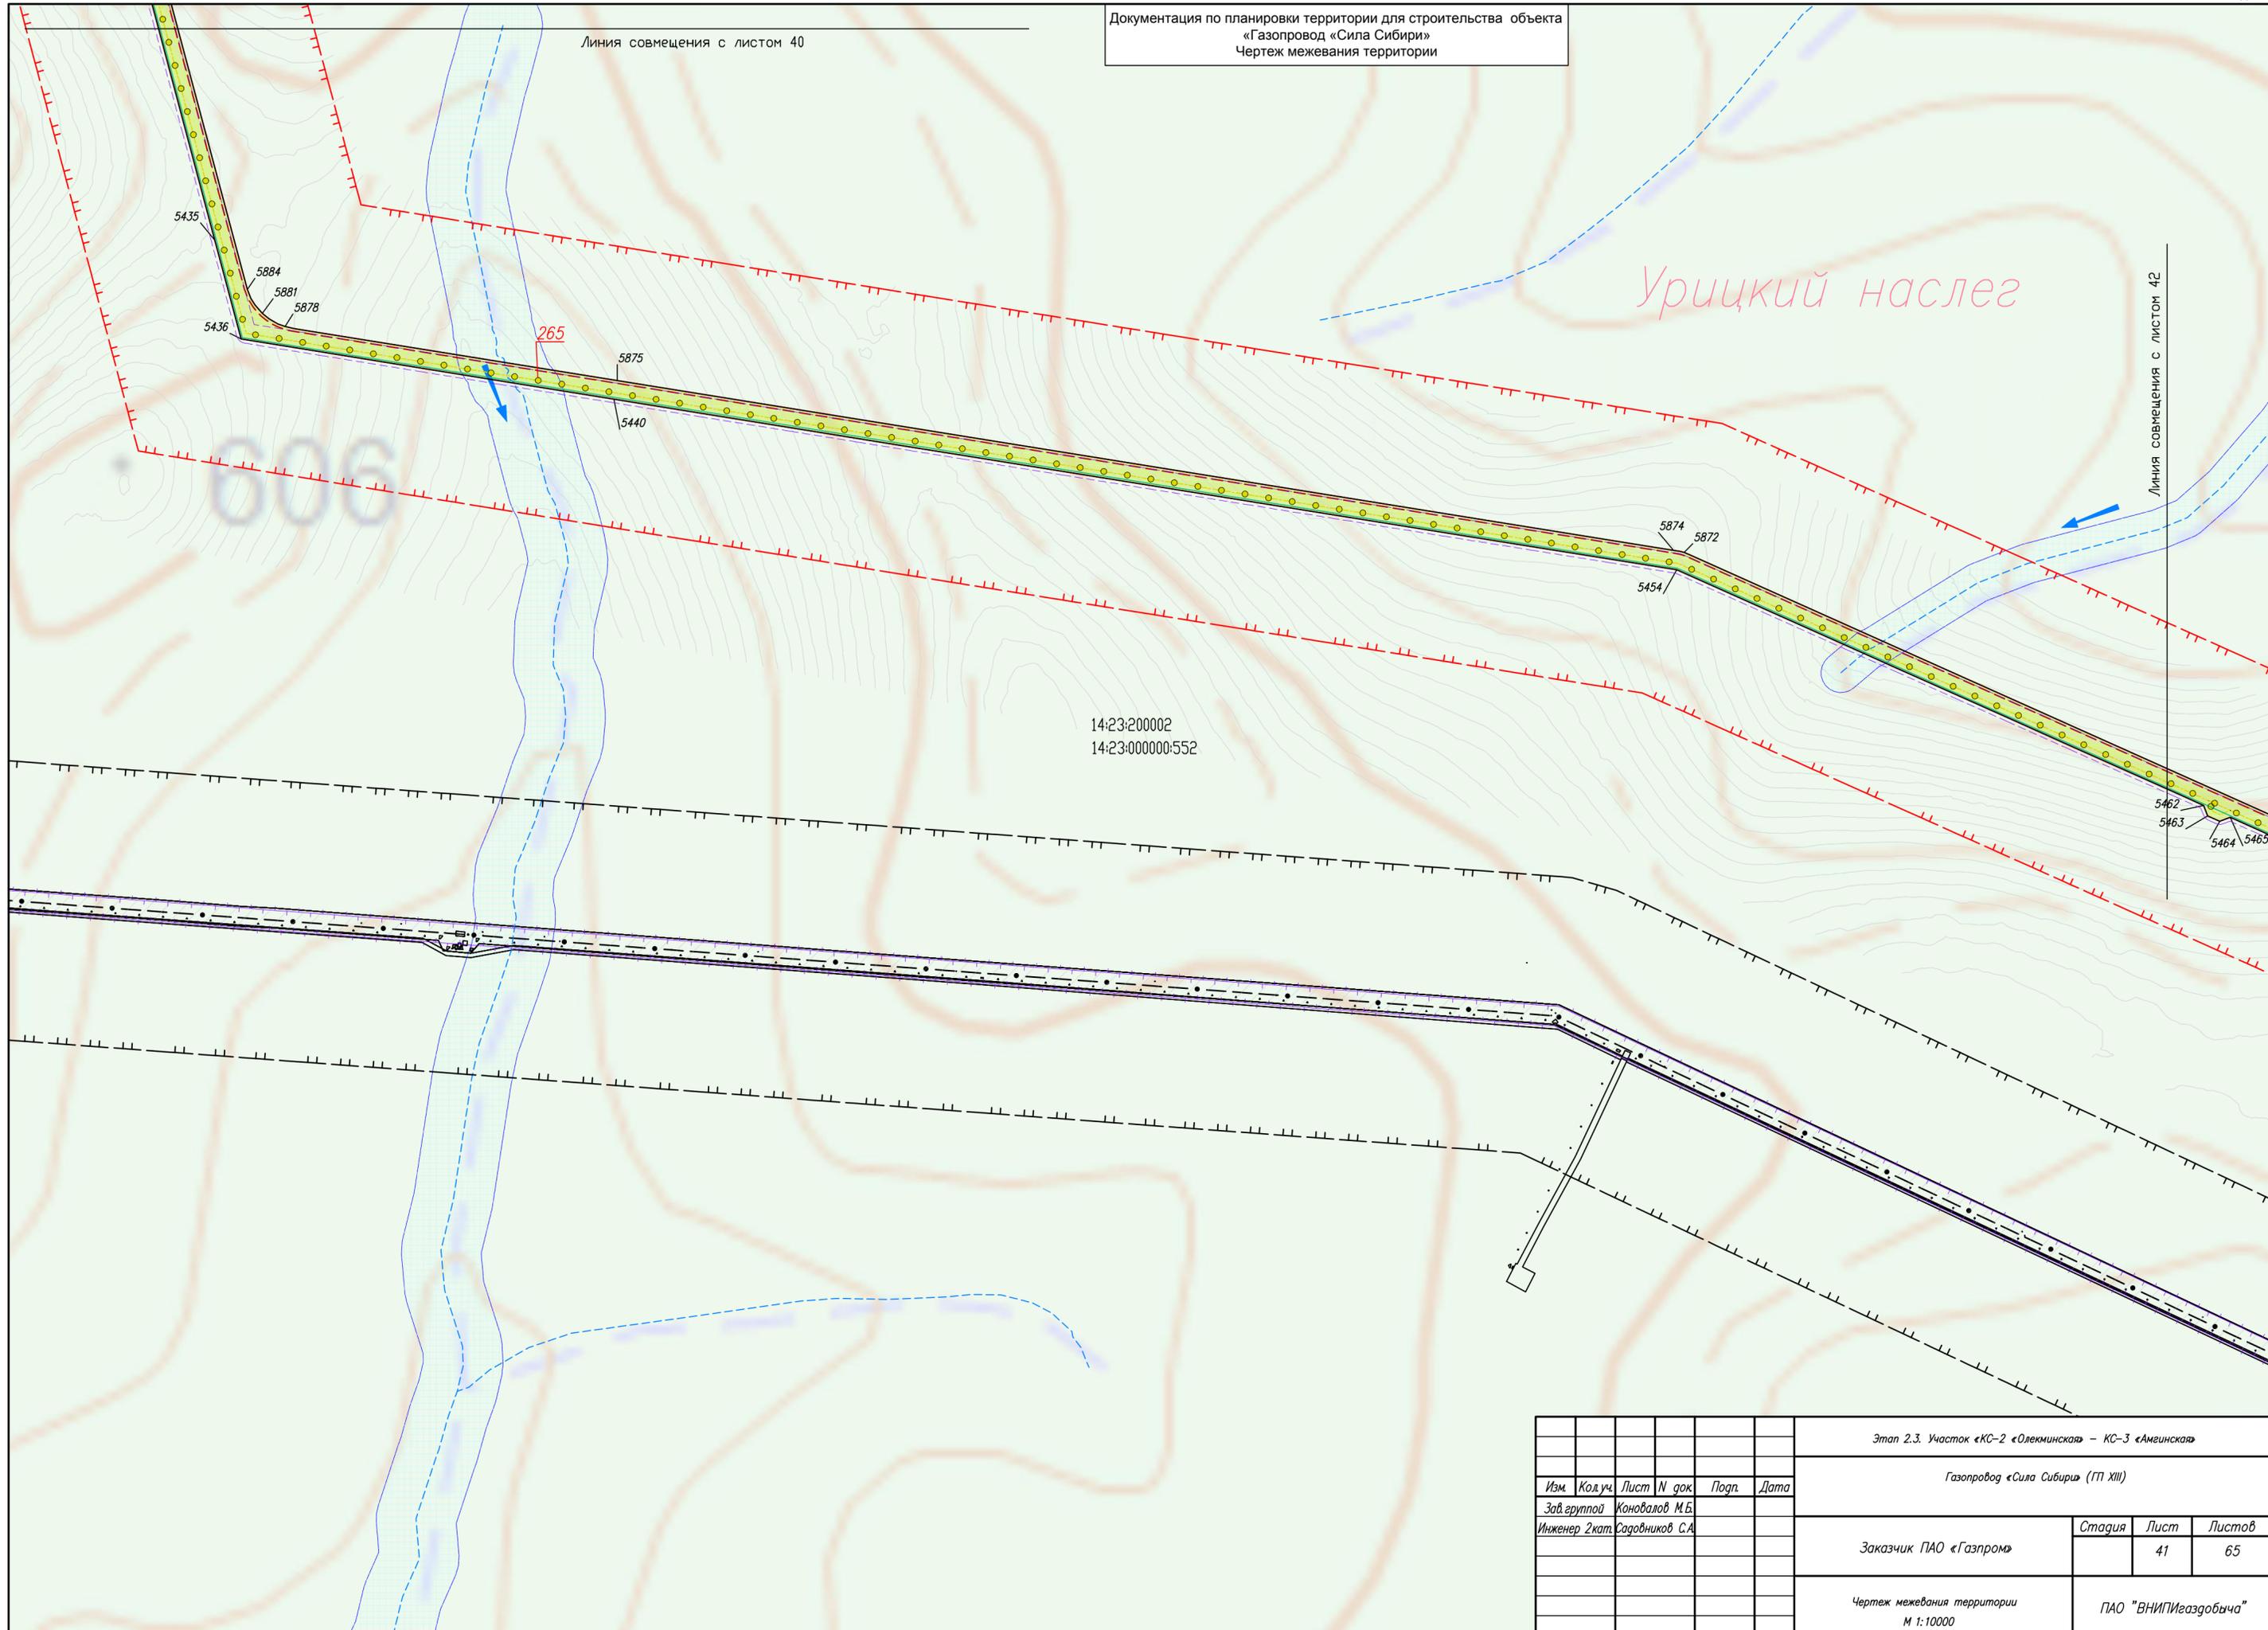


14:23:200002  
14:23:000000:552


|                               |         |      |        |       |      |  |               |                      |      |        |
|-------------------------------|---------|------|--------|-------|------|--|---------------|----------------------|------|--------|
|                               |         |      |        |       |      | Этап 2.3. Участок «КС-2 «Олекминская» – КС-3 «Амгинская» |               |                      |      |        |
|                               |         |      |        |       |      | Газопровод «Сила Сибири» (ГП XIII)                       |               |                      |      |        |
| Изм.                          | Код.уч. | Лист | № док. | Подп. | Дата |  |               |                      |      |        |
|                               |         |      |        |       |      |  |               |                      |      |        |
| Зав. группой Коновалов М.Б.   |         |      |        |       |      | Заказчик   | ПАО «Газпром» | Стадия               | Лист | Листов |
| Инженер 2кат. Садовников С.А. |         |      |        |       |      |  |               |                      | 41   | 65     |
|                               |         |      |        |       |      | Чертеж межевания территории<br>М 1:10000                 |               | ПАО «ВНИПИгаздобыча» |      |        |

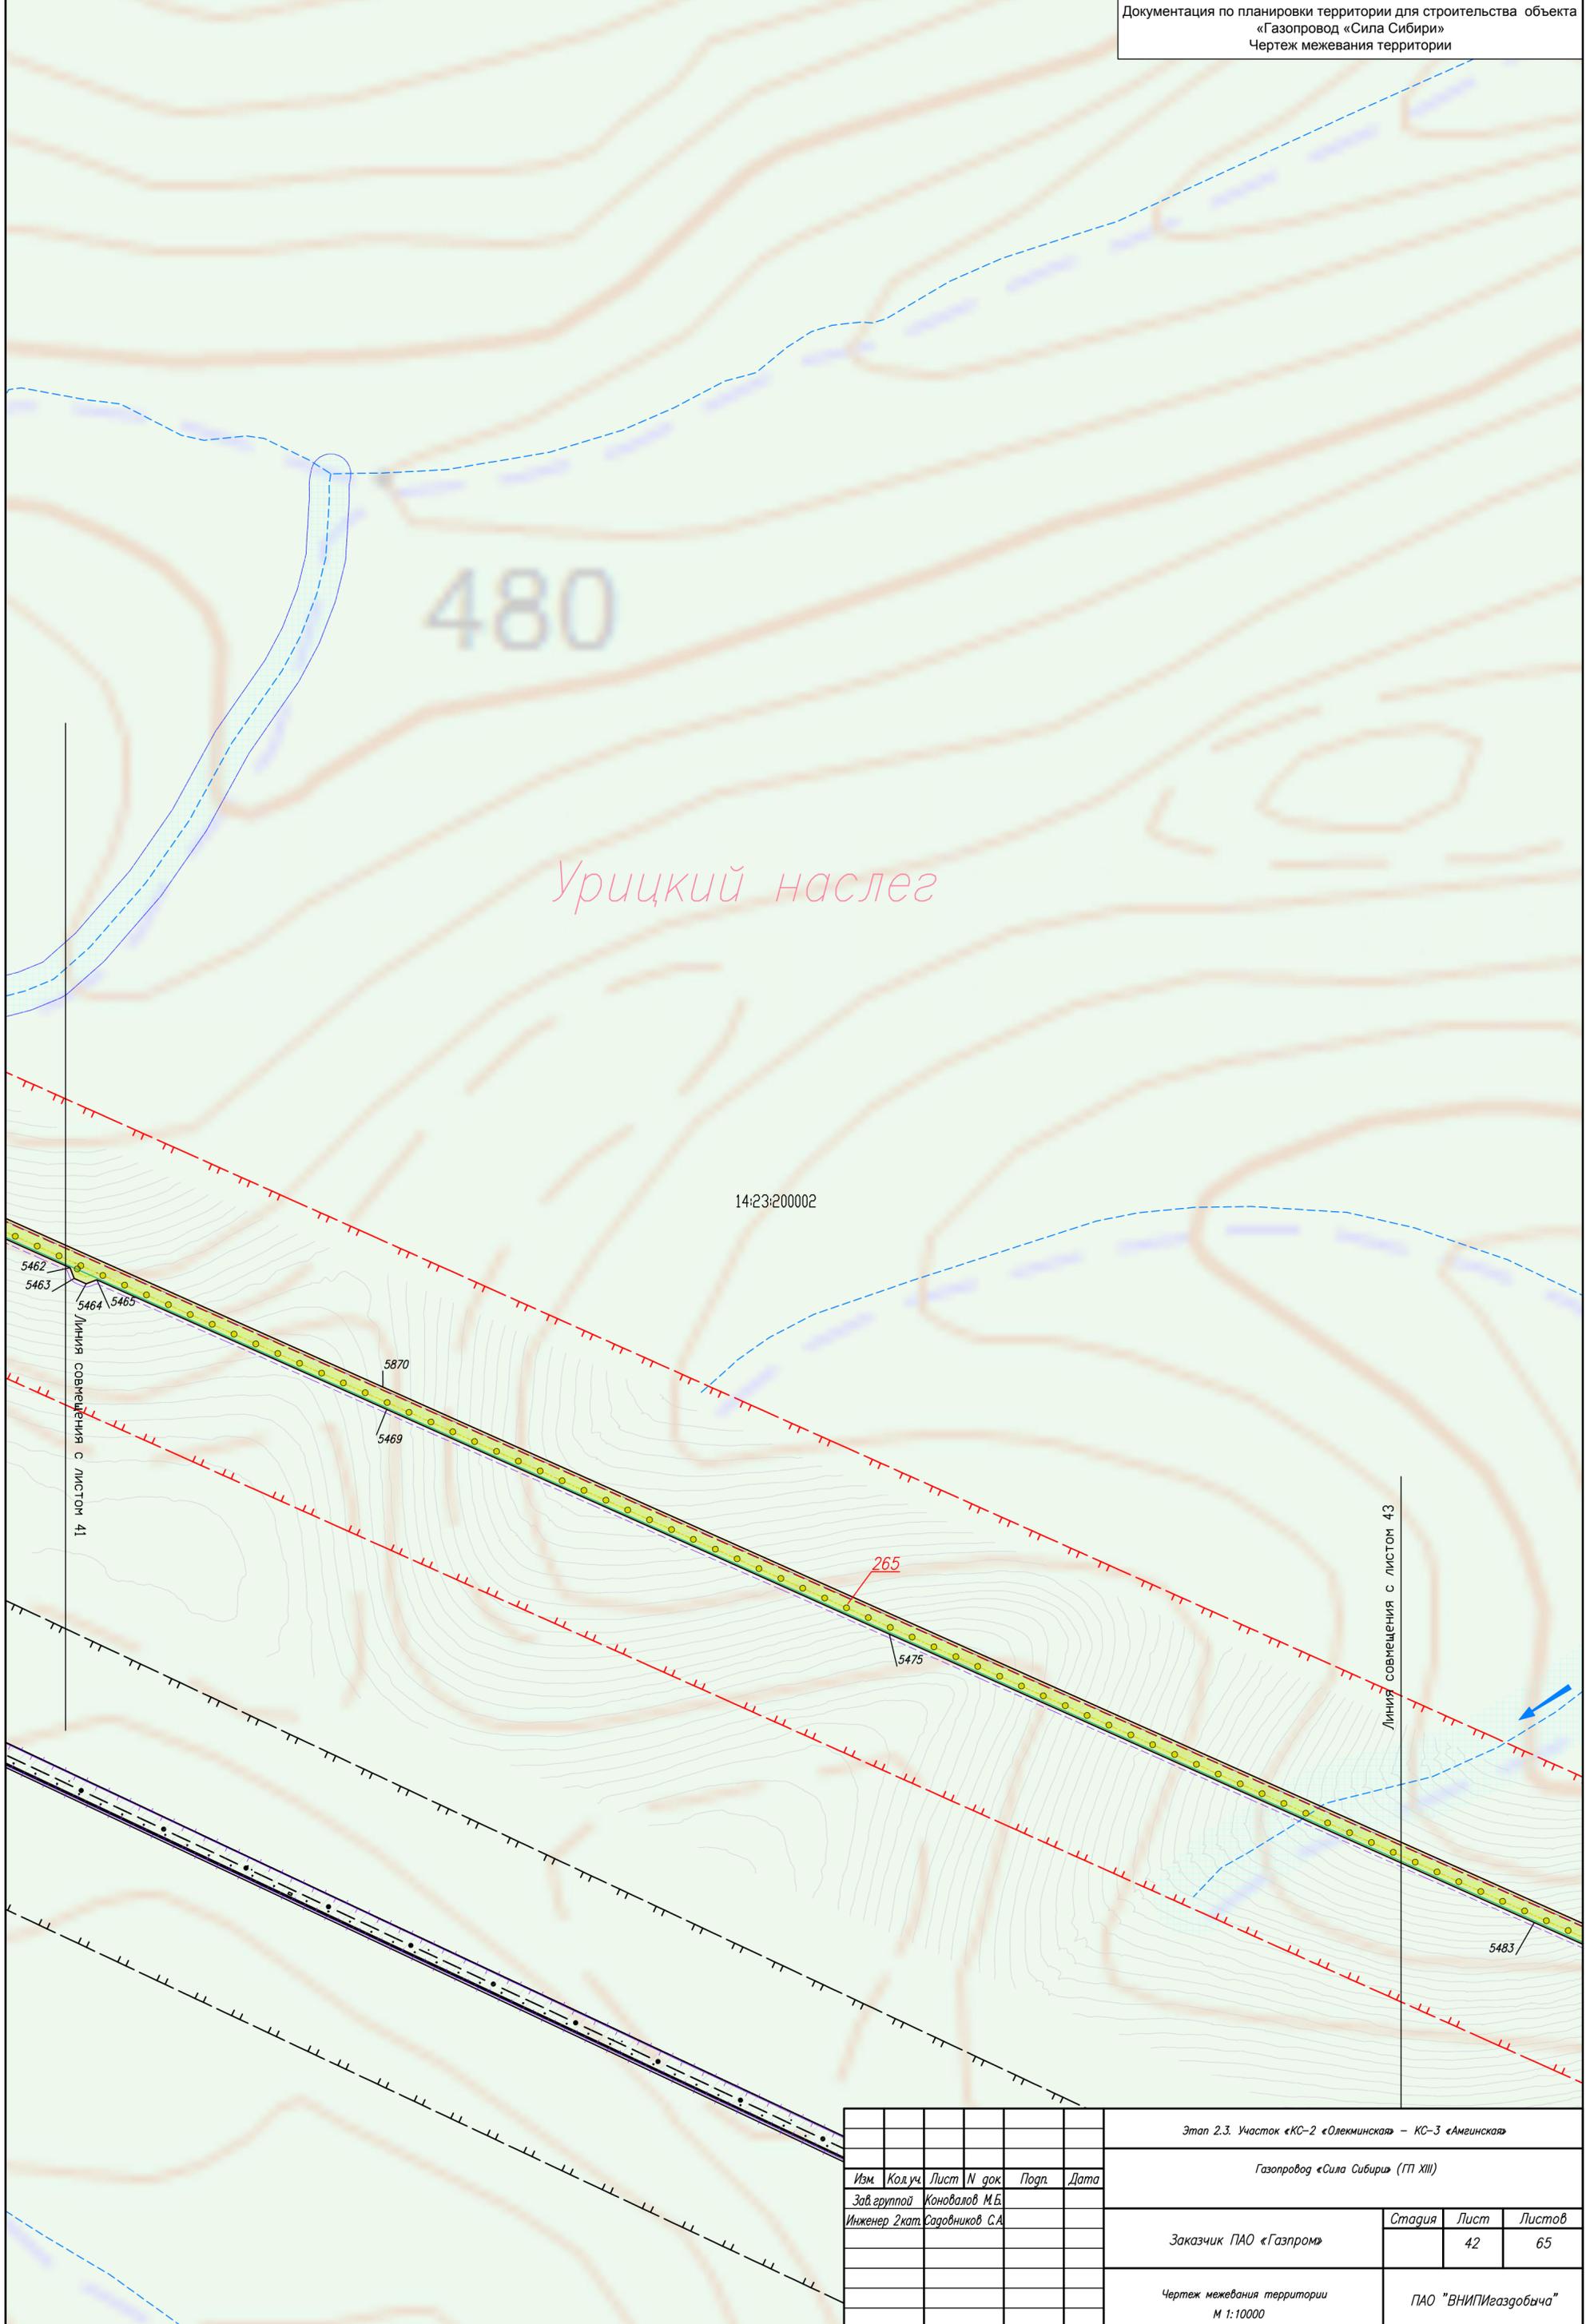

|      |         |      |        |       |      |  |                      |      |        |
|------|---------|------|--------|-------|------|--|----------------------|------|--------|
|      |         |      |        |       |      | Этап 2.3. Участок «КС-2 «Олекминская» – КС-3 «Амгинская» |                      |      |        |
|      |         |      |        |       |      | Газопровод «Сила Сибири» (ГП XIII)                       |                      |      |        |
| Изм. | Код.уч. | Лист | № док. | Подп. | Дата | Заказчик ПАО «Газпром»                                   | Стадия               | Лист | Листов |
|      |         |      |        |       |      |  |                      | 42   | 65     |
|      |         |      |        |       |      | Чертеж межевания территории<br>М 1:10000                 | ПАО «ВНИПИгазобьича» |      |        |
|      |         |      |        |       |      |  |                      |      |        |

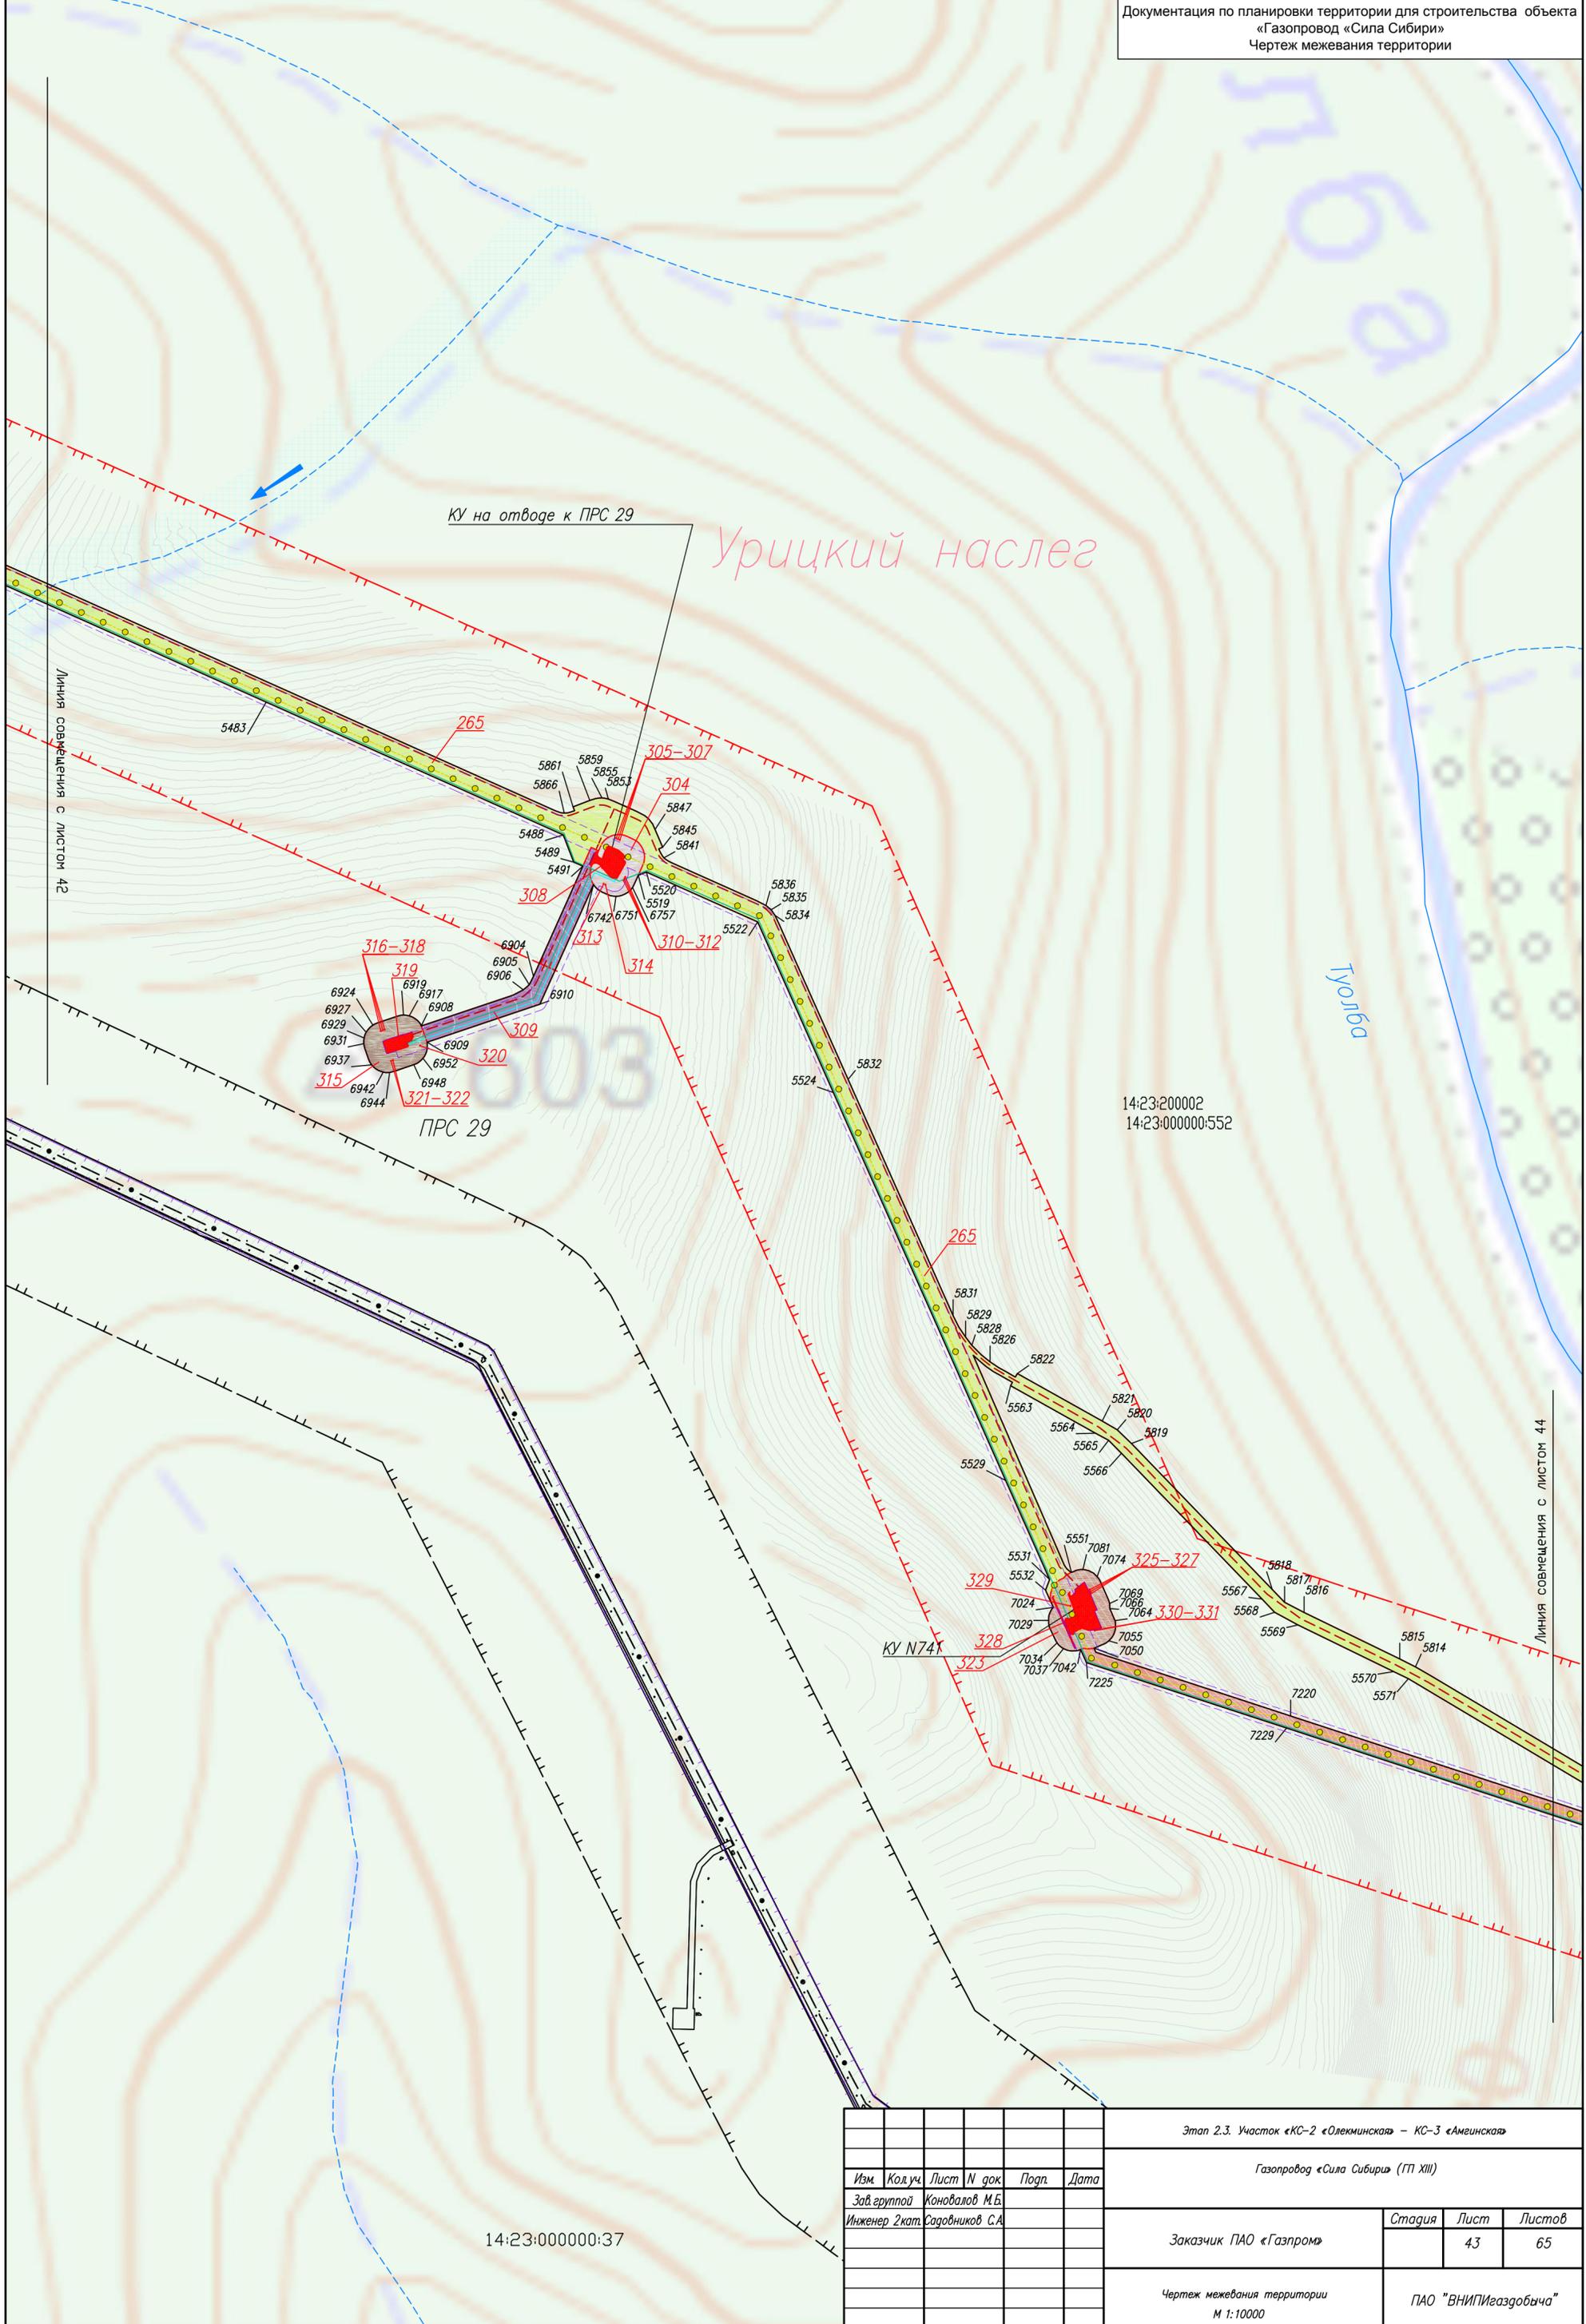

|  |                 |      |        |                      |      |
|--|-----------------|------|--------|----------------------|------|
| Этап 2.3. Участок «КС-2 «Олекминская» – КС-3 «Амгинская» |                 |      |        |                      |      |
| Газопровод «Сила Сибири» (ГП XIII)                       |                 |      |        |                      |      |
| Изм.   | Код.уч.         | Лист | N док. | Подп.                | Дата |
| Зав. группой   | Конюхов М.Б.    |      |        |                      |      |
| Инженер 2 кат.   | Садонников С.А. |      |        |                      |      |
| Заказчик ПАО «Газпром»                                   |                 |      |        | Стадия               | Лист |
|  |                 |      |        |                      | 65   |
| Чертеж межевания территории<br>М 1:10000                 |                 |      |        | ПАО «ВНИПИгаздобыча» |      |

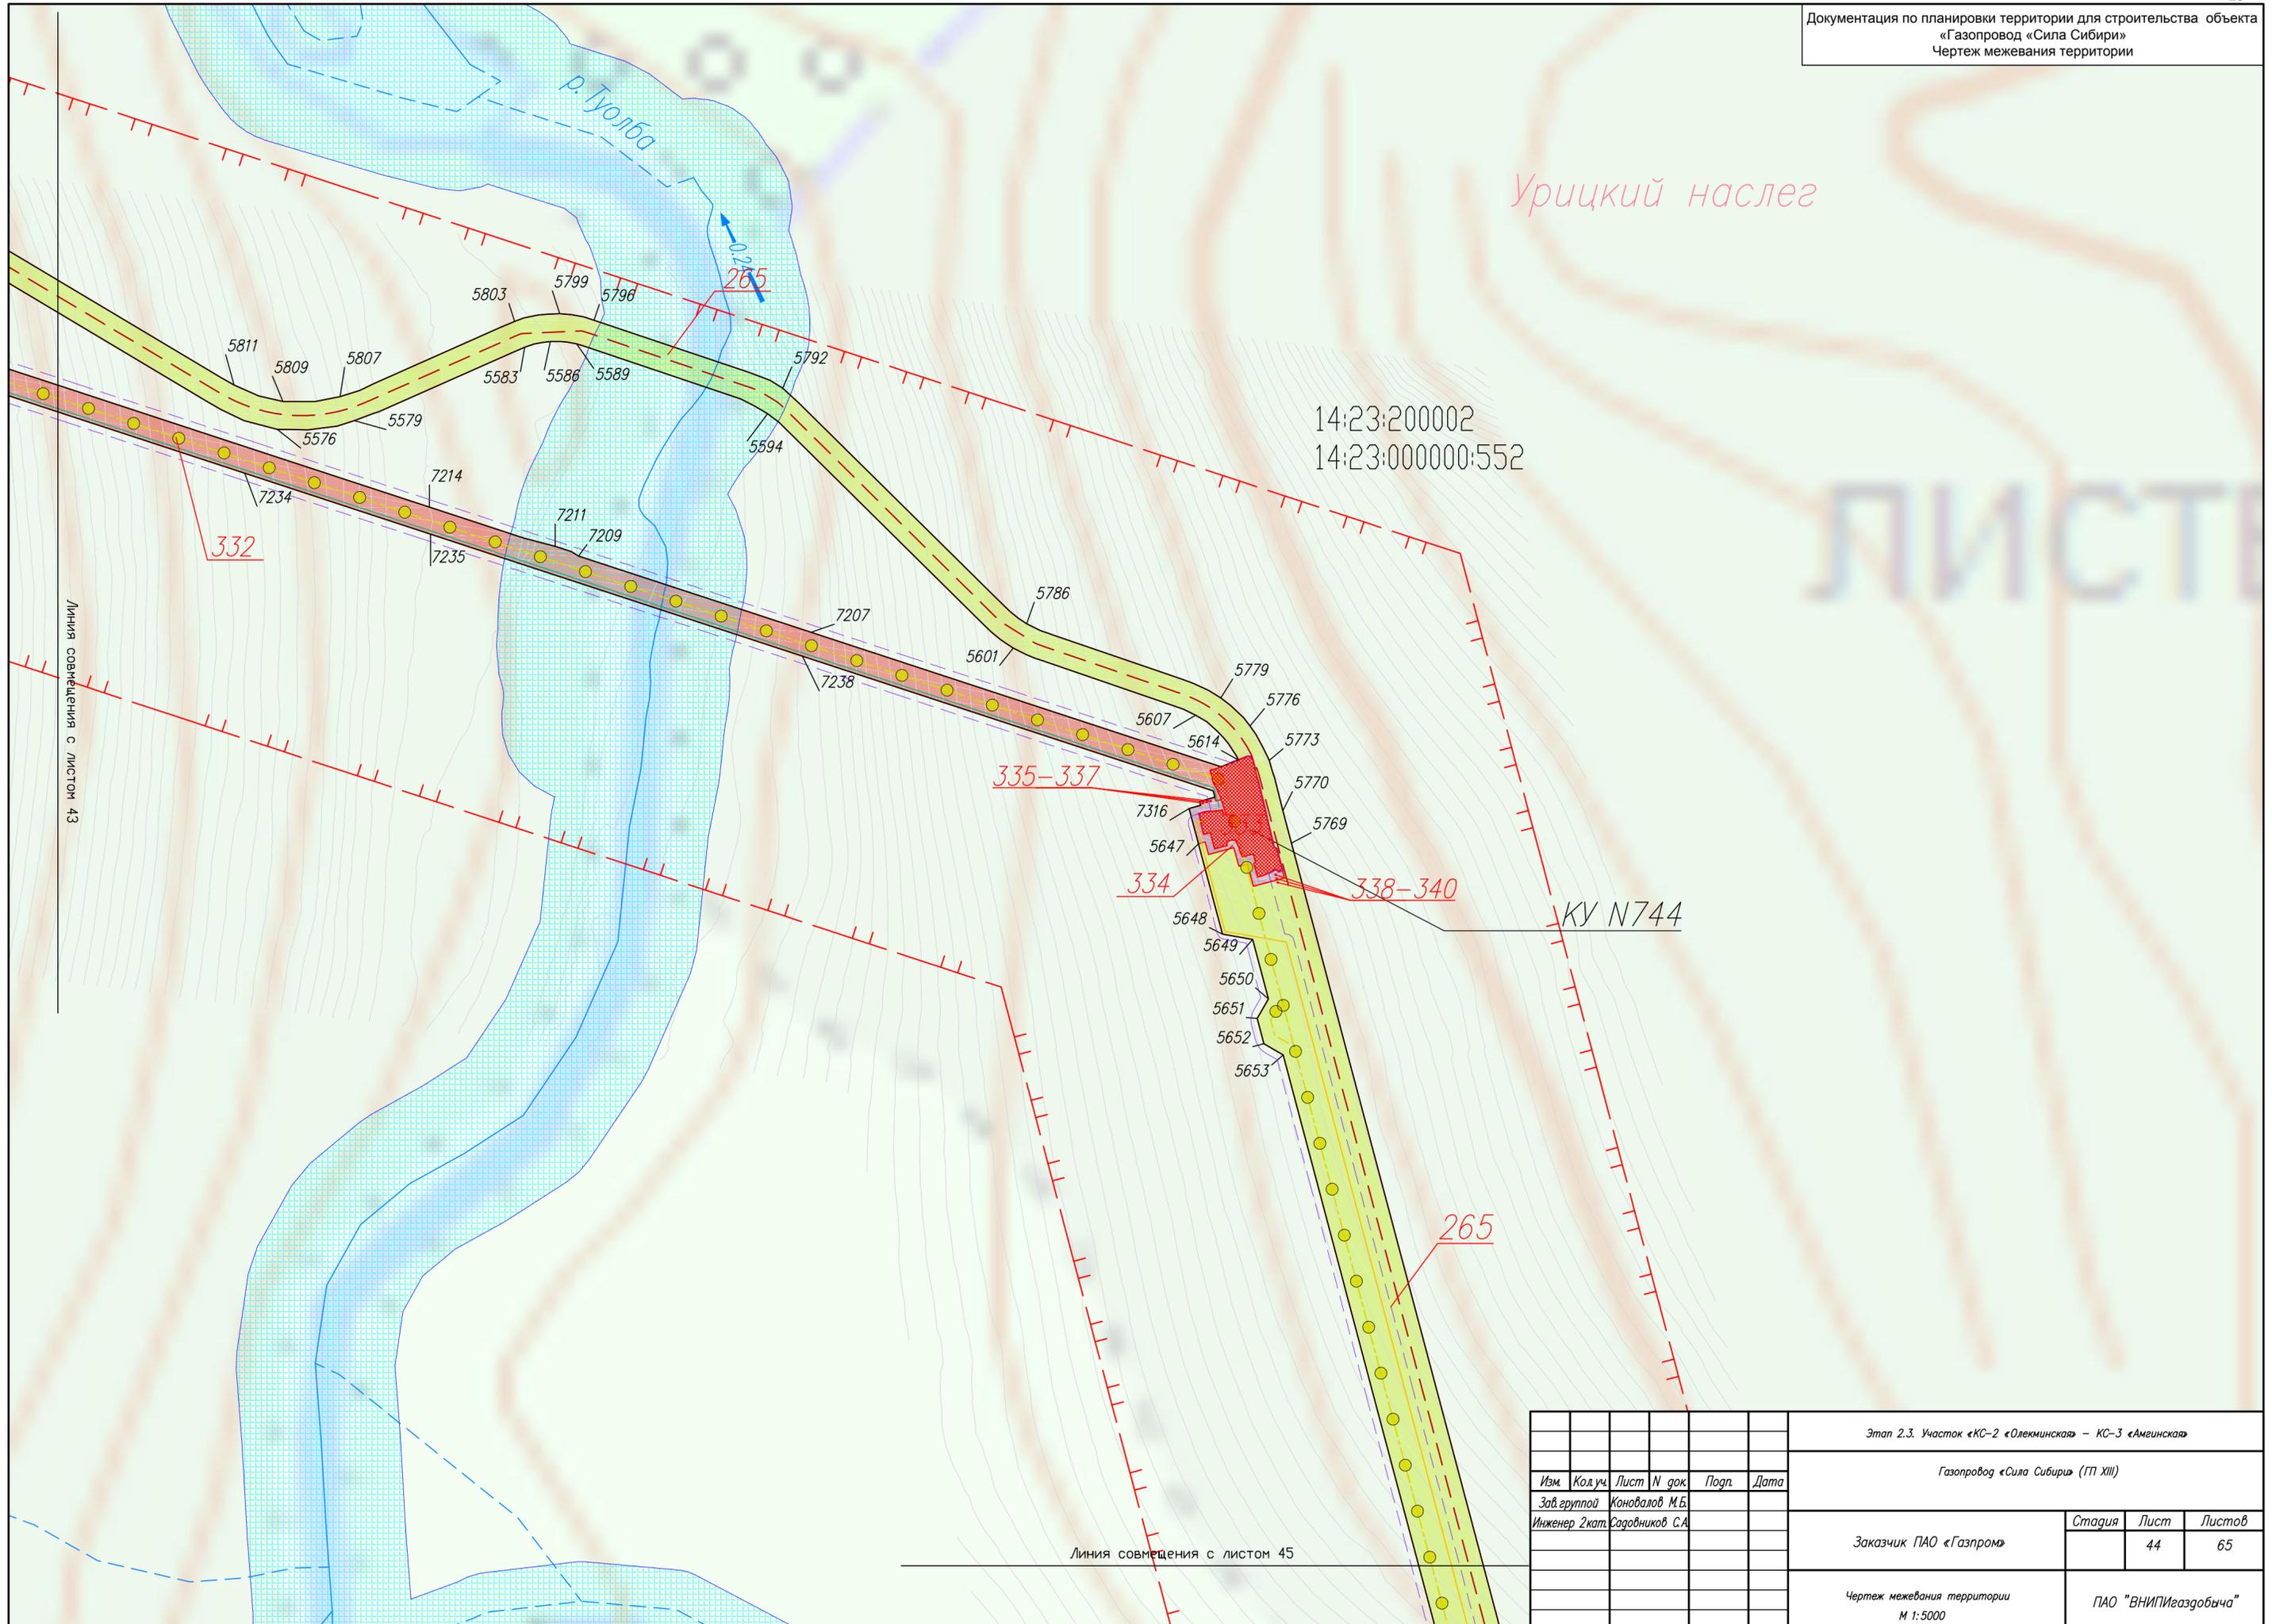

Урицкий наслег

14:23:200002  
14:23:000000:552

ЛИСТ

Линия совмещения с листом 43

335-337

334

338-340


KV N744

265

Линия совмещения с листом 45

|                |         |                 |        |       |      |  |                      |        |      |        |
|----------------|---------|-----------------|--------|-------|------|--|----------------------|--------|------|--------|
|                |         |                 |        |       |      | Этап 2.3. Участок «КС-2 «Олекминская» – КС-3 «Амгинская» |                      |        |      |        |
|                |         |                 |        |       |      | Газопровод «Сила Сибири» (ГП XIII)                       |                      |        |      |        |
| Изм.           | Код.уч. | Лист            | N док. | Подп. | Дата |  |                      |        |      |        |
| Зав. группой   |         | Коновалов М.Б.  |        |       |      |  |                      |        |      |        |
| Инженер 2 кат. |         | Садовников С.А. |        |       |      |  |                      |        |      |        |
|                |         |                 |        |       |      | Заказчик   | ПАО «Газпром»        | Стадия | Лист | Листов |
|                |         |                 |        |       |      |  |                      |        | 44   | 65     |
|                |         |                 |        |       |      | Чертеж межевания территории                              | ПАО «ВНИПИгаздобыча» |        |      |        |
|                |         |                 |        |       |      | М 1:5000   |                      |        |      |        |

Линия совмещения с листом 44

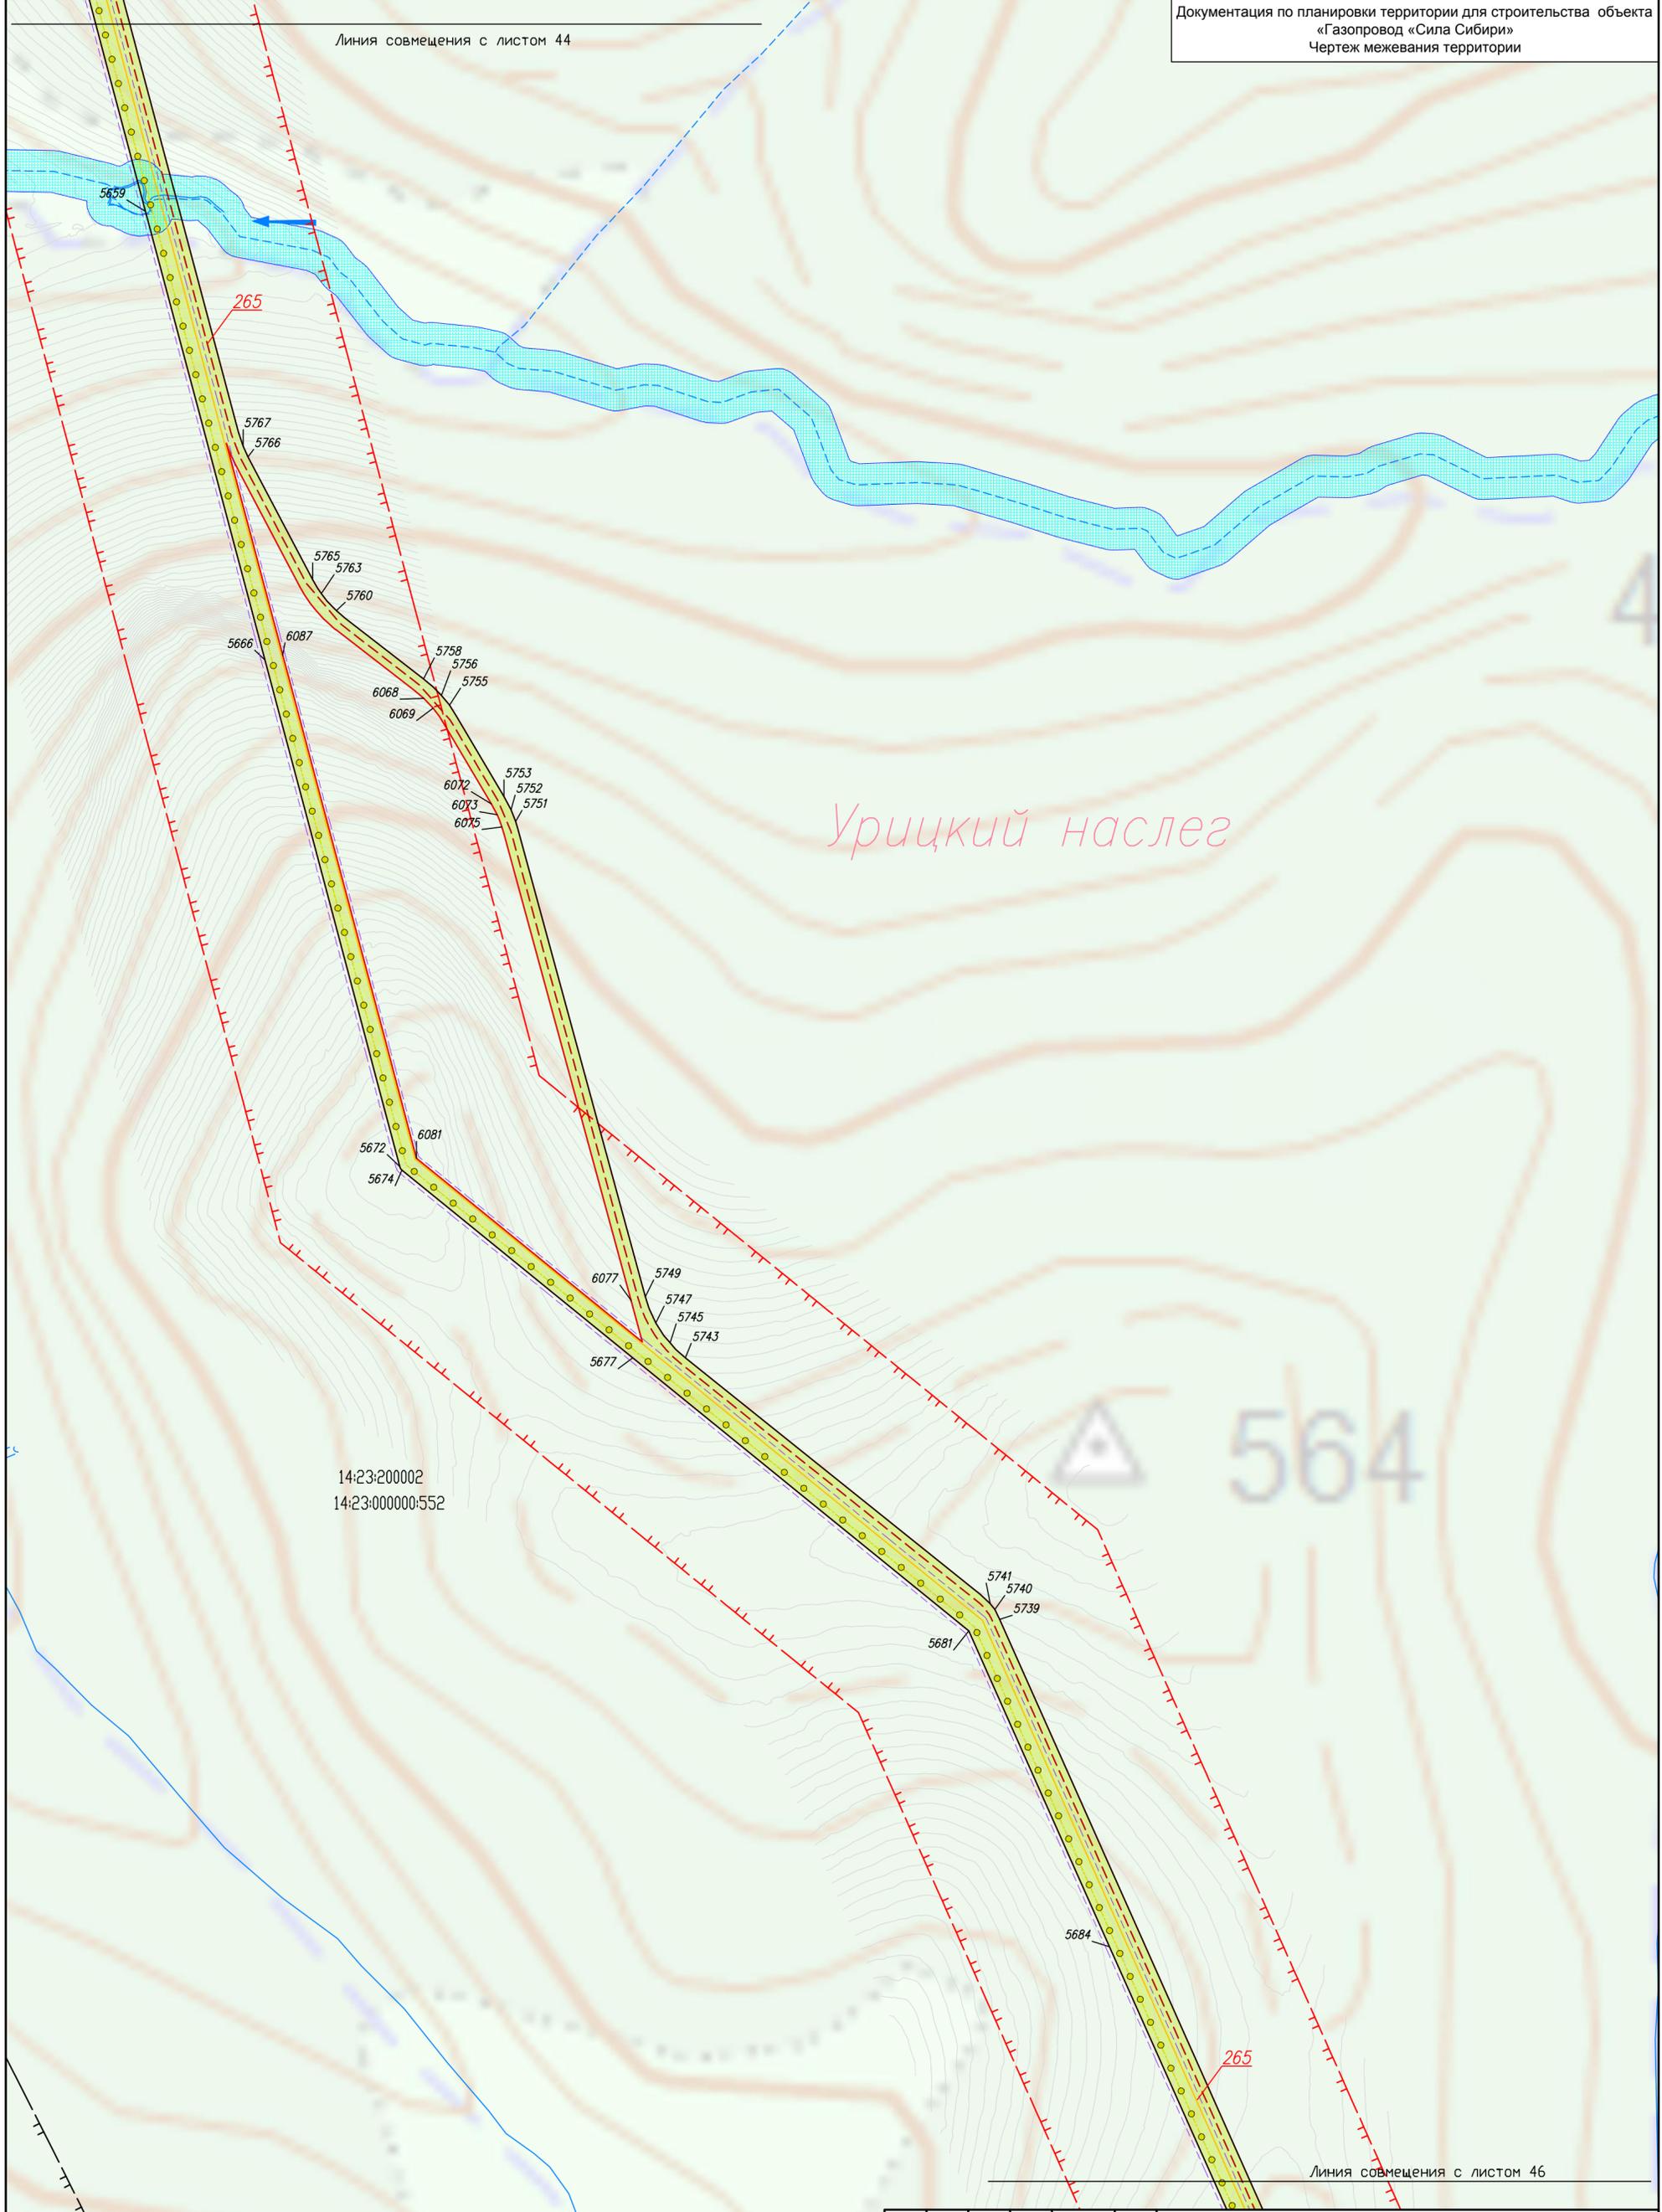


Урицкий наслег

14:23:200002  
14:23:000000:552

Линия совмещения с листом 46


|                                |         |      |        |       |      |  |  |                      |      |        |
|--------------------------------|---------|------|--------|-------|------|--|--|----------------------|------|--------|
|                                |         |      |        |       |      | Этап 2.3. Участок «КС-2 «Олекминская» – КС-3 «Амгинская» |  |                      |      |        |
|                                |         |      |        |       |      | Газопровод «Сила Сибири» (ГП XIII)                       |  |                      |      |        |
| Изм.                           | Код.уч. | Лист | № док. | Подп. | Дата |  |  |                      |      |        |
|                                |         |      |        |       |      |  |  |                      |      |        |
| Зав. группой Коновалов М.Б.    |         |      |        |       |      |  |  |                      |      |        |
| Инженер 2 кат. Садовников С.А. |         |      |        |       |      |  |  |                      |      |        |
|                                |         |      |        |       |      | Заказчик ПАО «Газпром»                                   |  | Стадия               | Лист | Листов |
|                                |         |      |        |       |      |  |  |                      | 45   | 65     |
|                                |         |      |        |       |      | Чертеж межевания территории<br>М 1:10000                 |  | ПАО «ВНИПИгаздобыча» |      |        |

Линия совмещения с листом 45

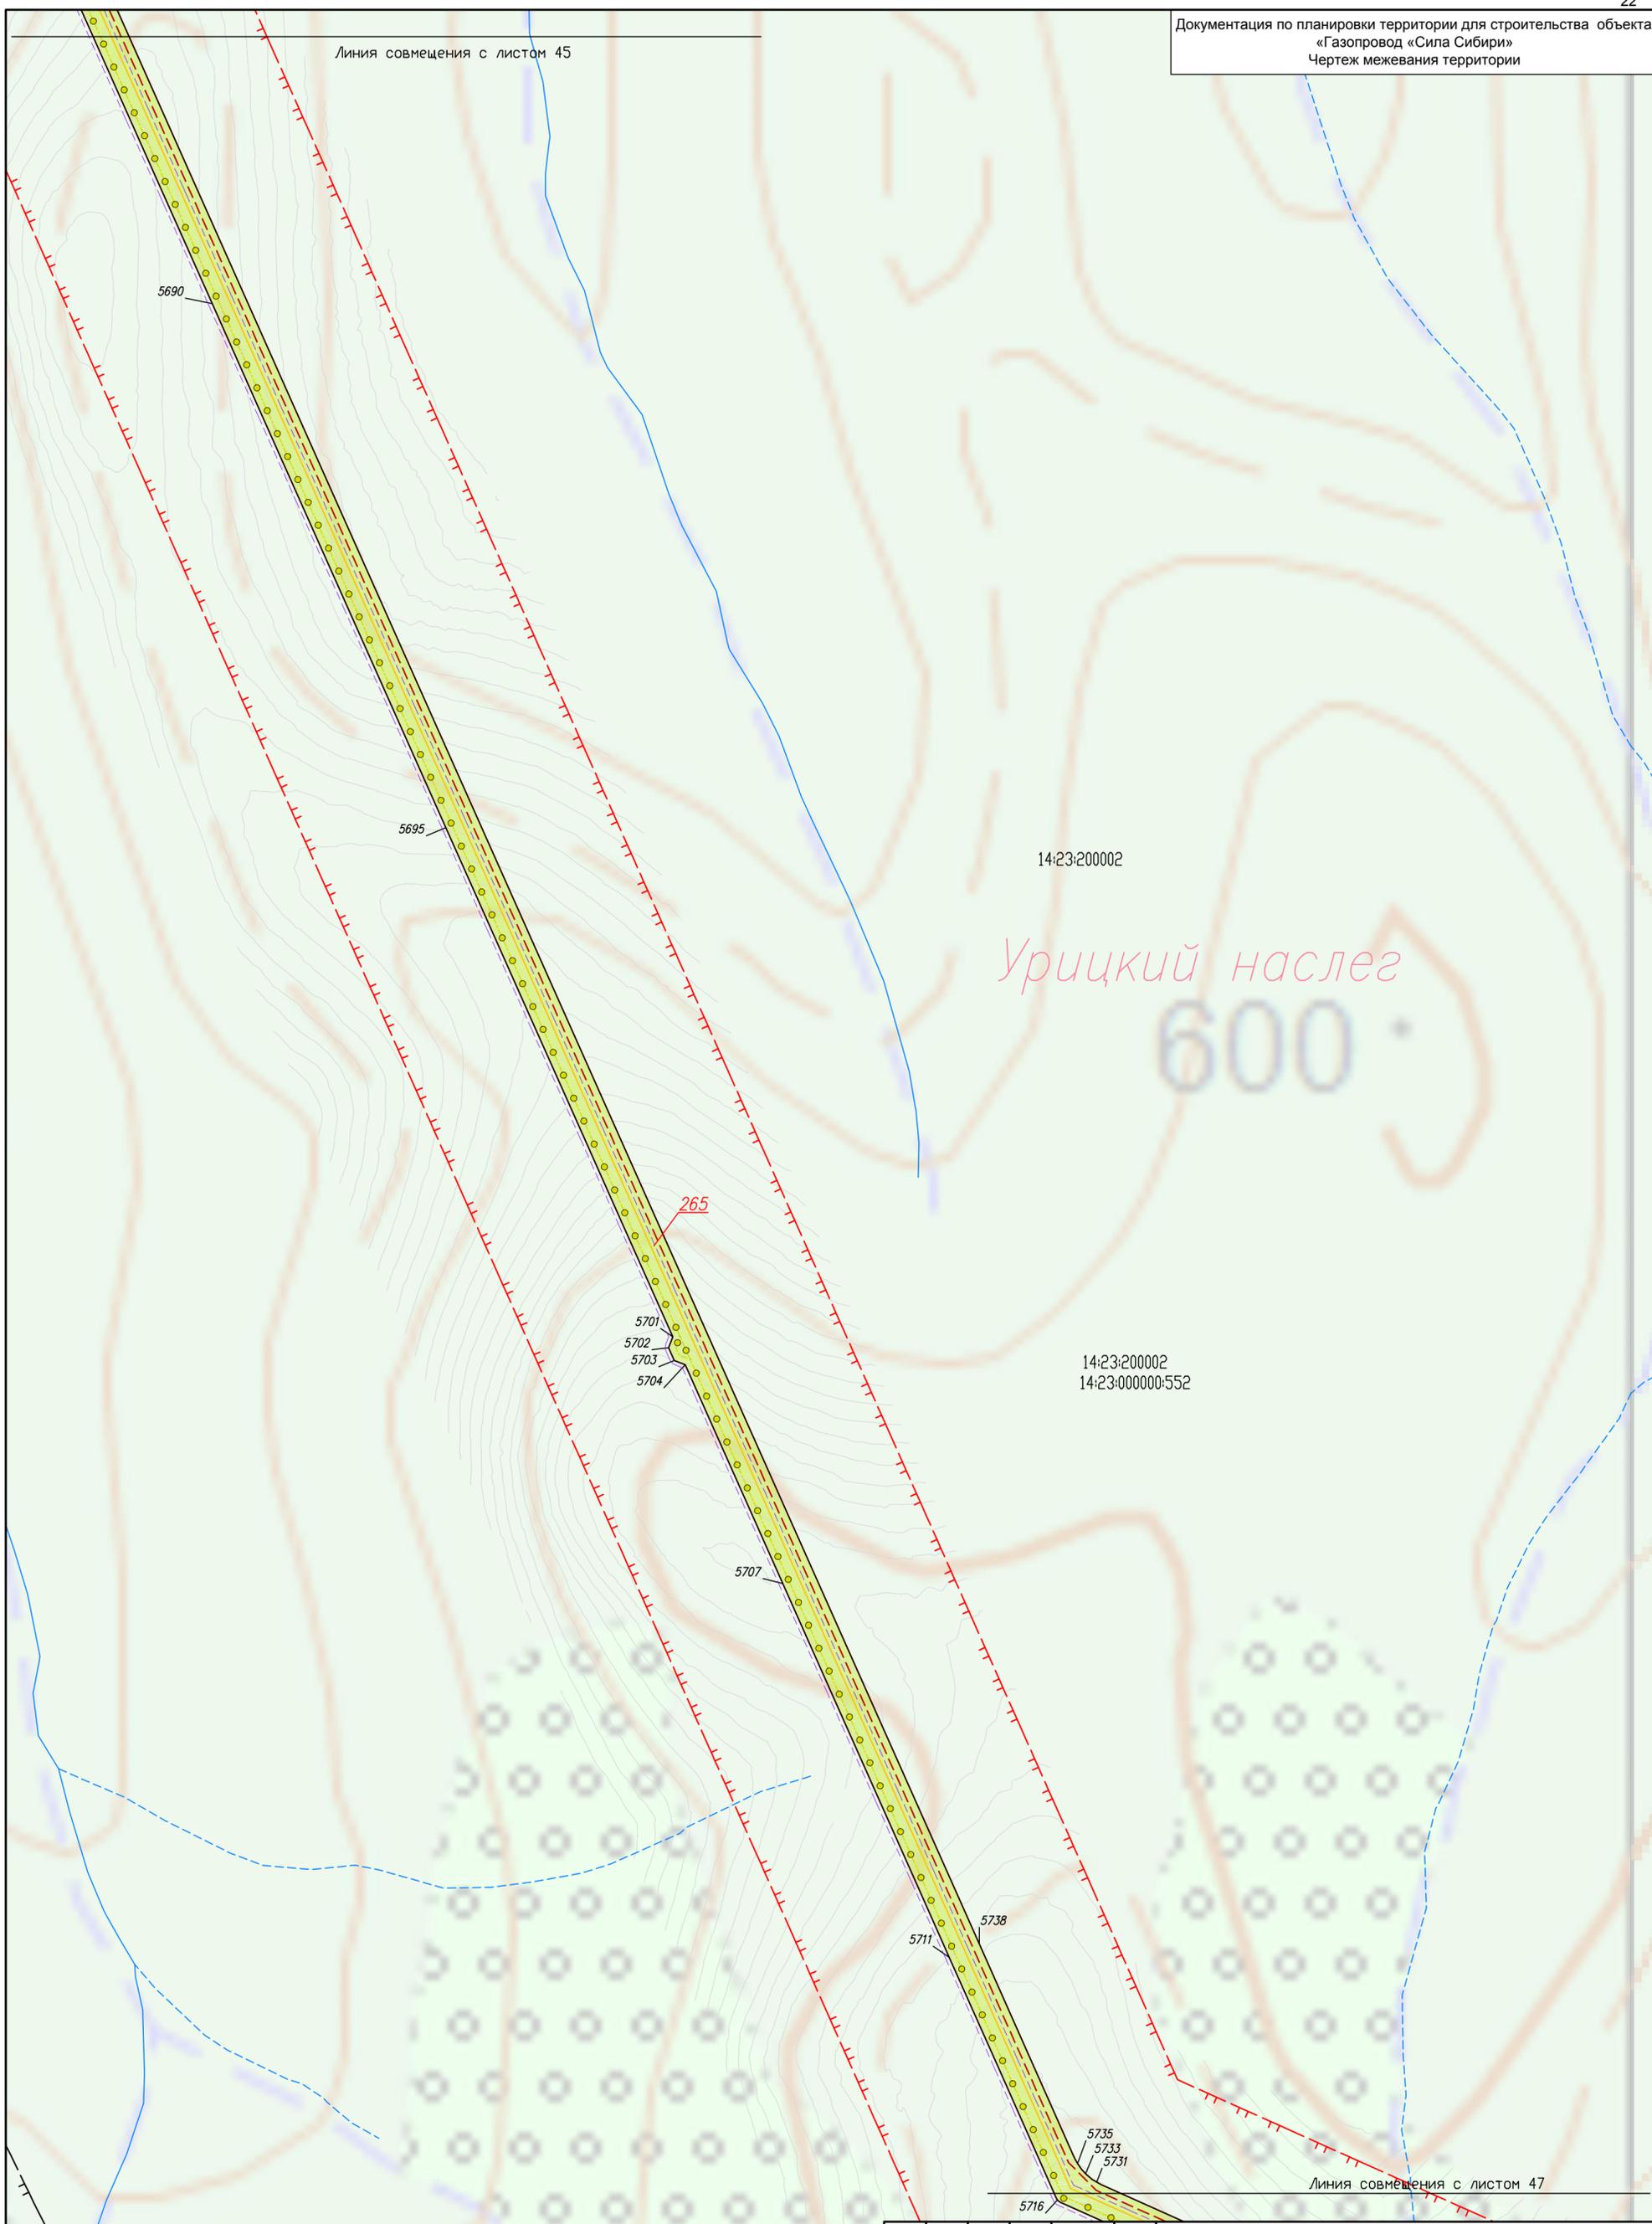


Линия совмещения с листом 47

|      |                |                 |        |       |      |  |        |                      |        |
|------|----------------|-----------------|--------|-------|------|--|--------|----------------------|--------|
|      |                |                 |        |       |      | Этап 2.3. Участок «КС-2 «Олекминская» – КС-3 «Амгинская» |        |                      |        |
|      |                |                 |        |       |      | Газопровод «Сила Сибири» (ГП XIII)                       |        |                      |        |
| Изм. | Код.уч.        | Лист            | № док. | Подп. | Дата |  |        |                      |        |
|      | Зав. группой   | Конюхов М.Б.    |        |       |      |  |        |                      |        |
|      | Инженер 2 кат. | Садовников С.А. |        |       |      |  |        |                      |        |
|      |                |                 |        |       |      | Заказчик   | Стадия | Лист                 | Листов |
|      |                |                 |        |       |      | ПАО «Газпром»  |        | 46                   | 65     |
|      |                |                 |        |       |      | Чертеж межевания территории                              |        | ПАО «ВНИПИгазобьича» |        |
|      |                |                 |        |       |      | М 1:10000  |        |                      |        |

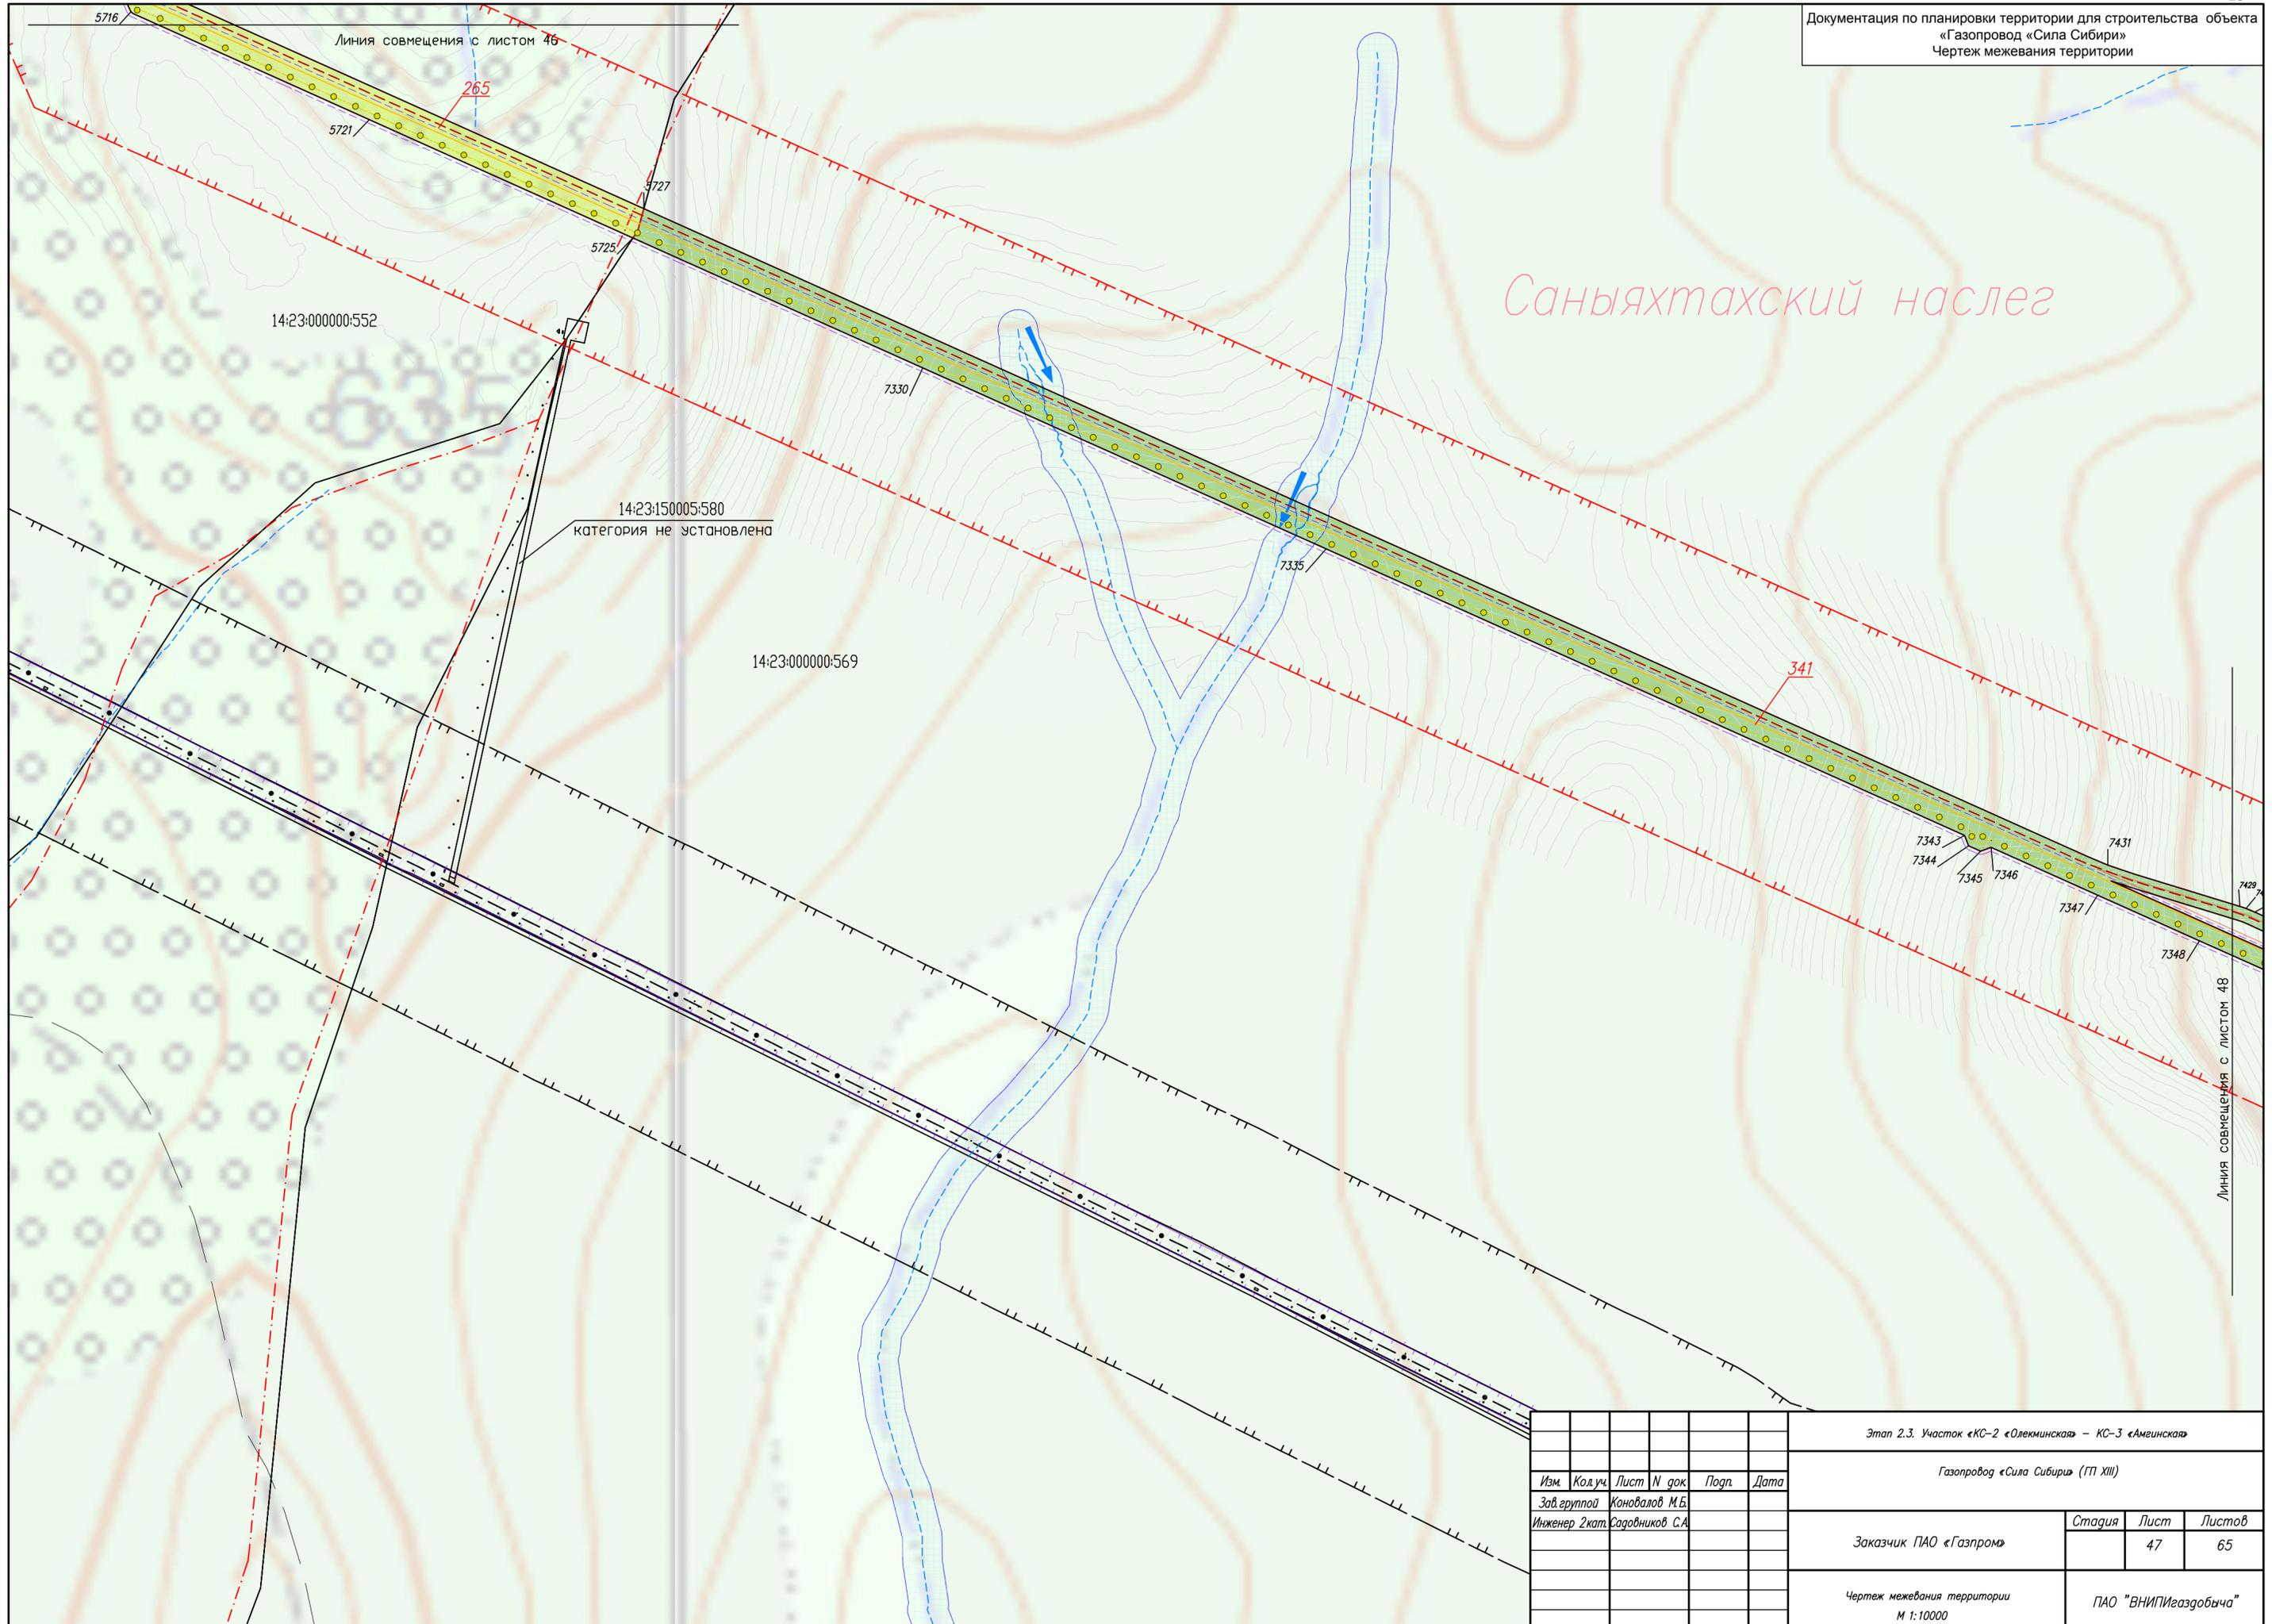


Саняхтахский наслег

|  |         |                 |        |                      |      |
|--|---------|-----------------|--------|----------------------|------|
| Этап 2.3. Участок «КС-2 «Олекминская» – КС-3 «Амгинская» |         |                 |        |                      |      |
| Газопровод «Сила Сибири» (ГП XIII)                       |         |                 |        |                      |      |
| Изм.   | Код.уч. | Лист            | N док. | Подп.                | Дата |
|  |         |                 |        |                      |      |
| Зав. группой   |         | Коновалов М.Б.  |        |                      |      |
| Инженер 2 кат.   |         | Садовников С.А. |        |                      |      |
| Заказчик ПАО «Газпром»                                   |         |                 |        | Стадия               | Лист |
|  |         |                 |        |                      | 65   |
| Чертеж межевания территории<br>М 1:10000                 |         |                 |        | ПАО «ВНИПИгаздобыча» |      |

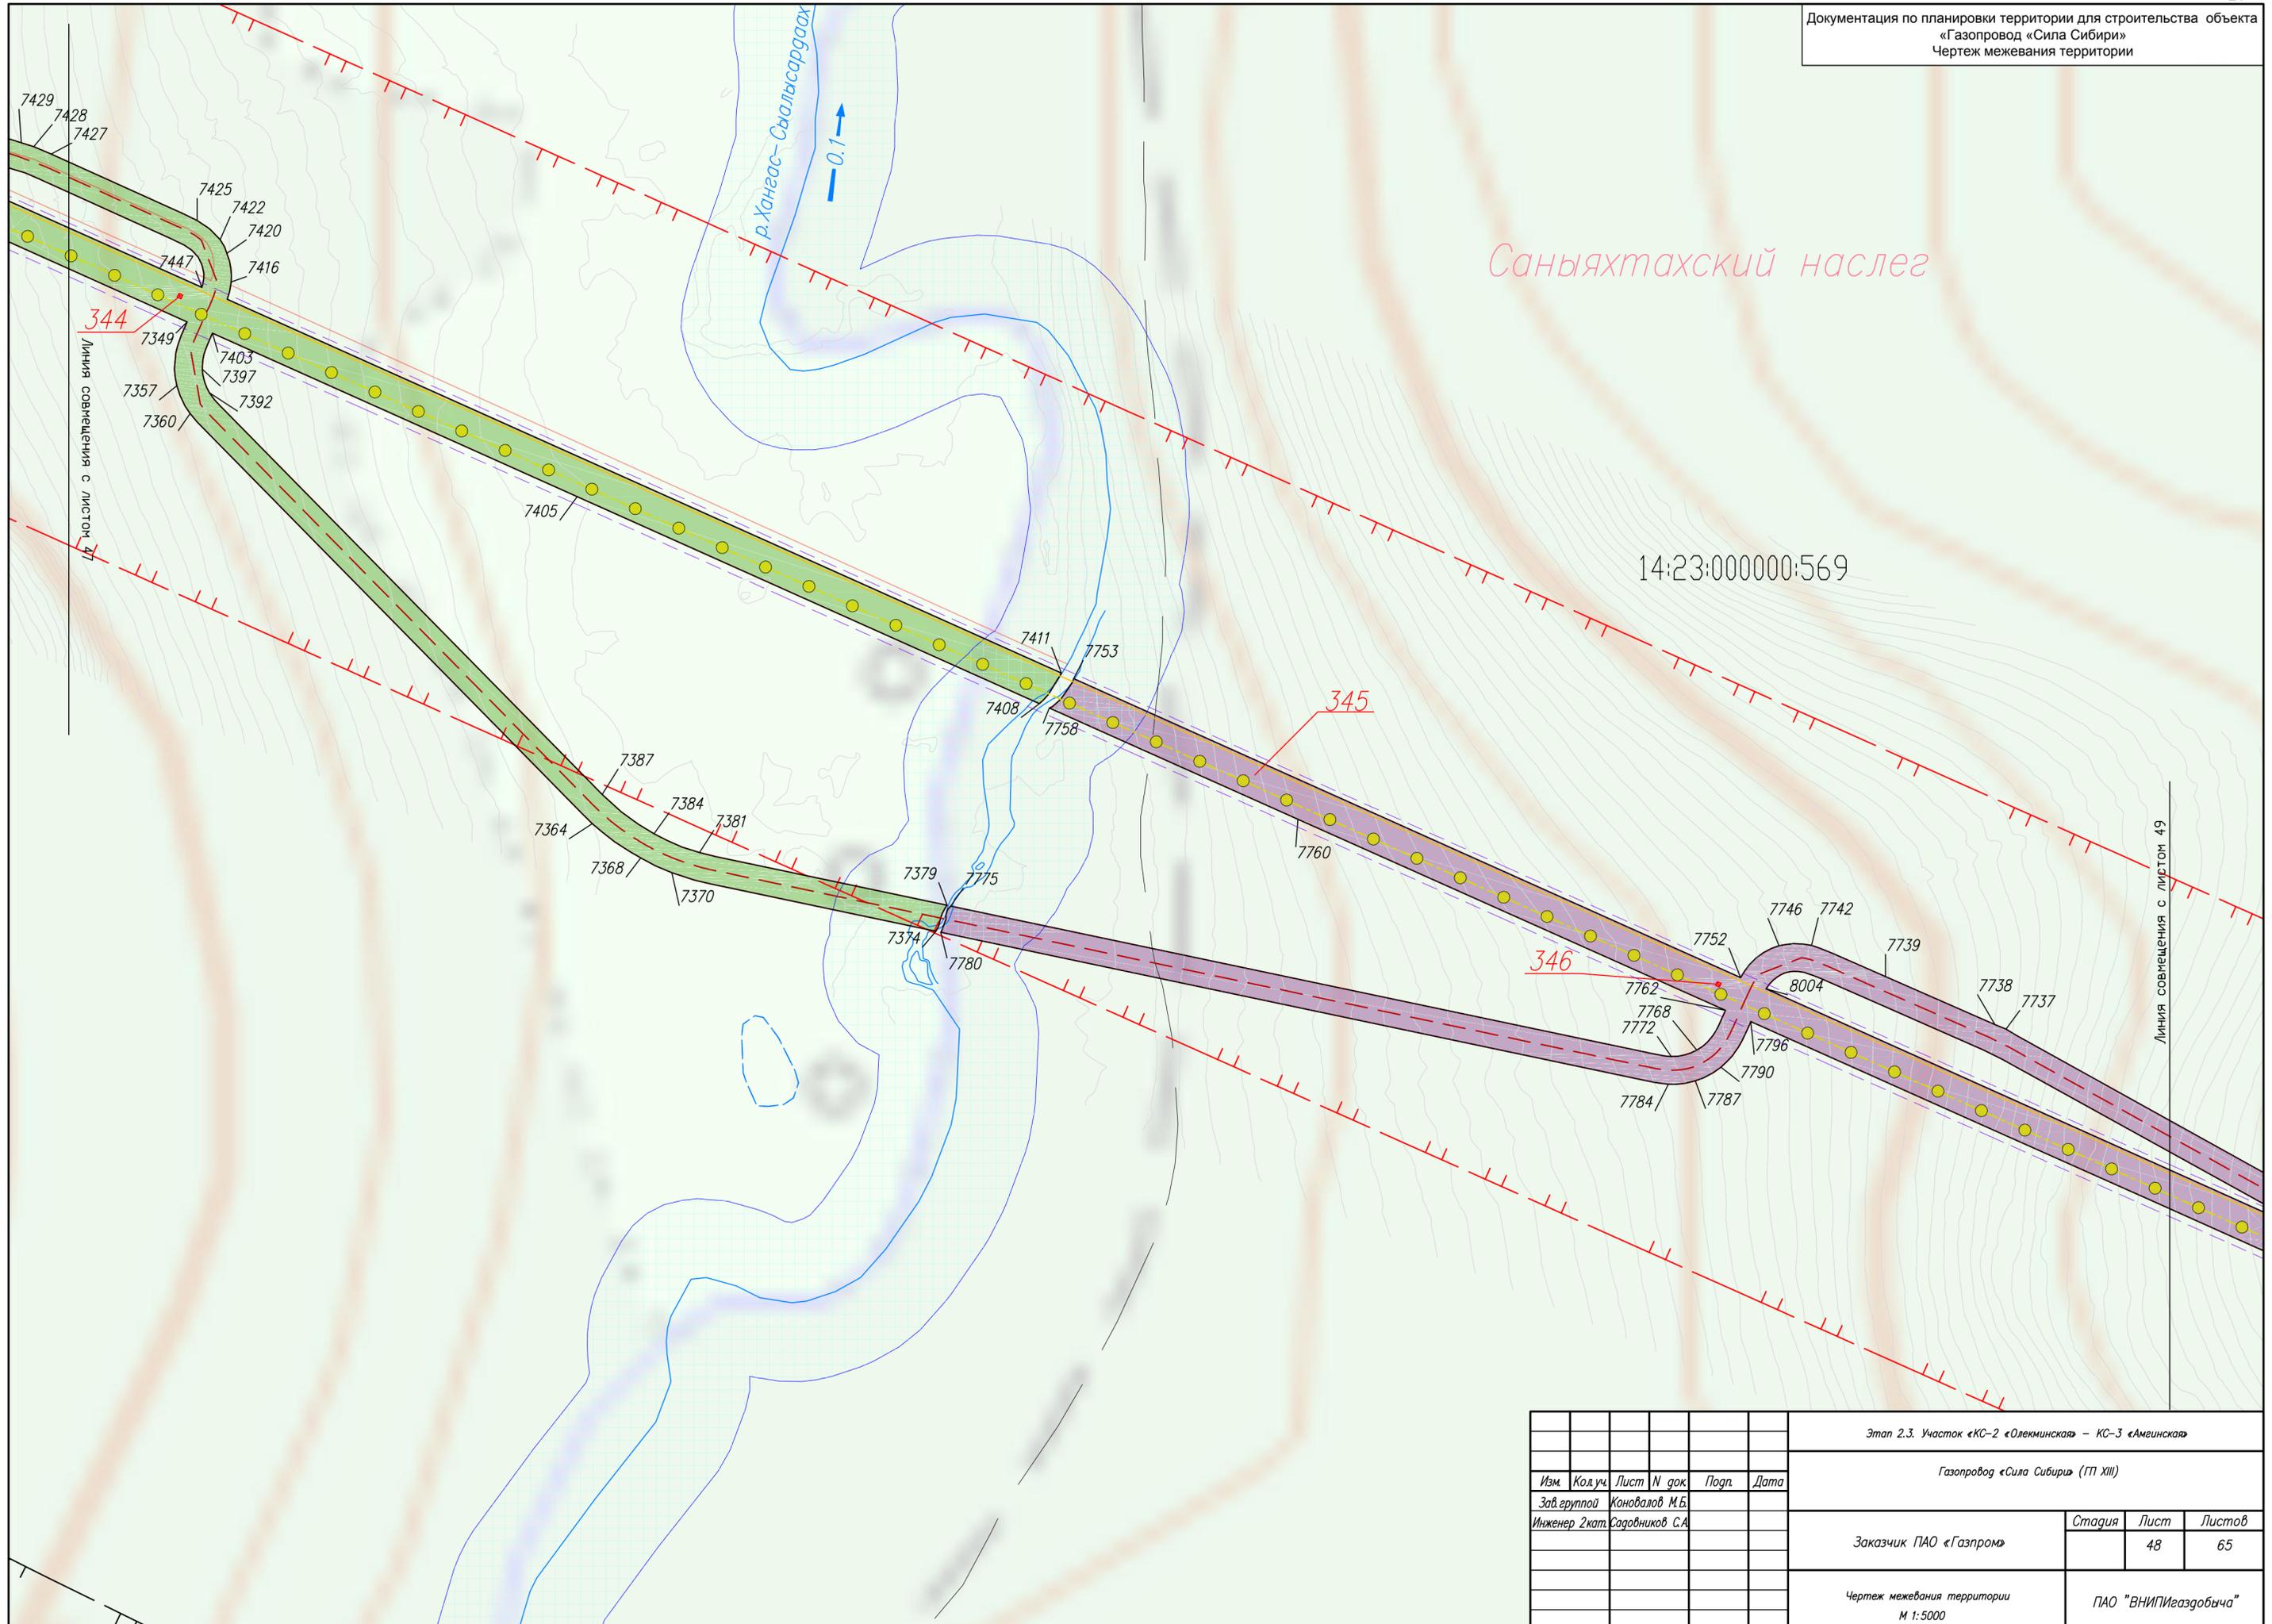


|   |         |      |        |       |      |  |  |                      |      |        |
|---|---------|------|--------|-------|------|--|--|----------------------|------|--------|
|   |         |      |        |       |      | Этап 2.3. Участок «КС-2 «Олекминская» – КС-3 «Амгинская» |  |                      |      |        |
|   |         |      |        |       |      | Газопровод «Сила Сибири» (ГП XIII)                       |  |                      |      |        |
| Изм.  | Код.уч. | Лист | N док. | Подп. | Дата |  |  |                      |      |        |
|   |         |      |        |       |      |  |  |                      |      |        |
| Зав. группой<br>Инженер 2кат. Садовников С.А. |         |      |        |       |      | Заказчик ПАО «Газпром»                                   |  | Стадия               | Лист | Листов |
|   |         |      |        |       |      |  |  |                      | 48   | 65     |
|   |         |      |        |       |      | Чертеж межевания территории<br>М 1:5000                  |  | ПАО "ВНИПИгаздобыча" |      |        |

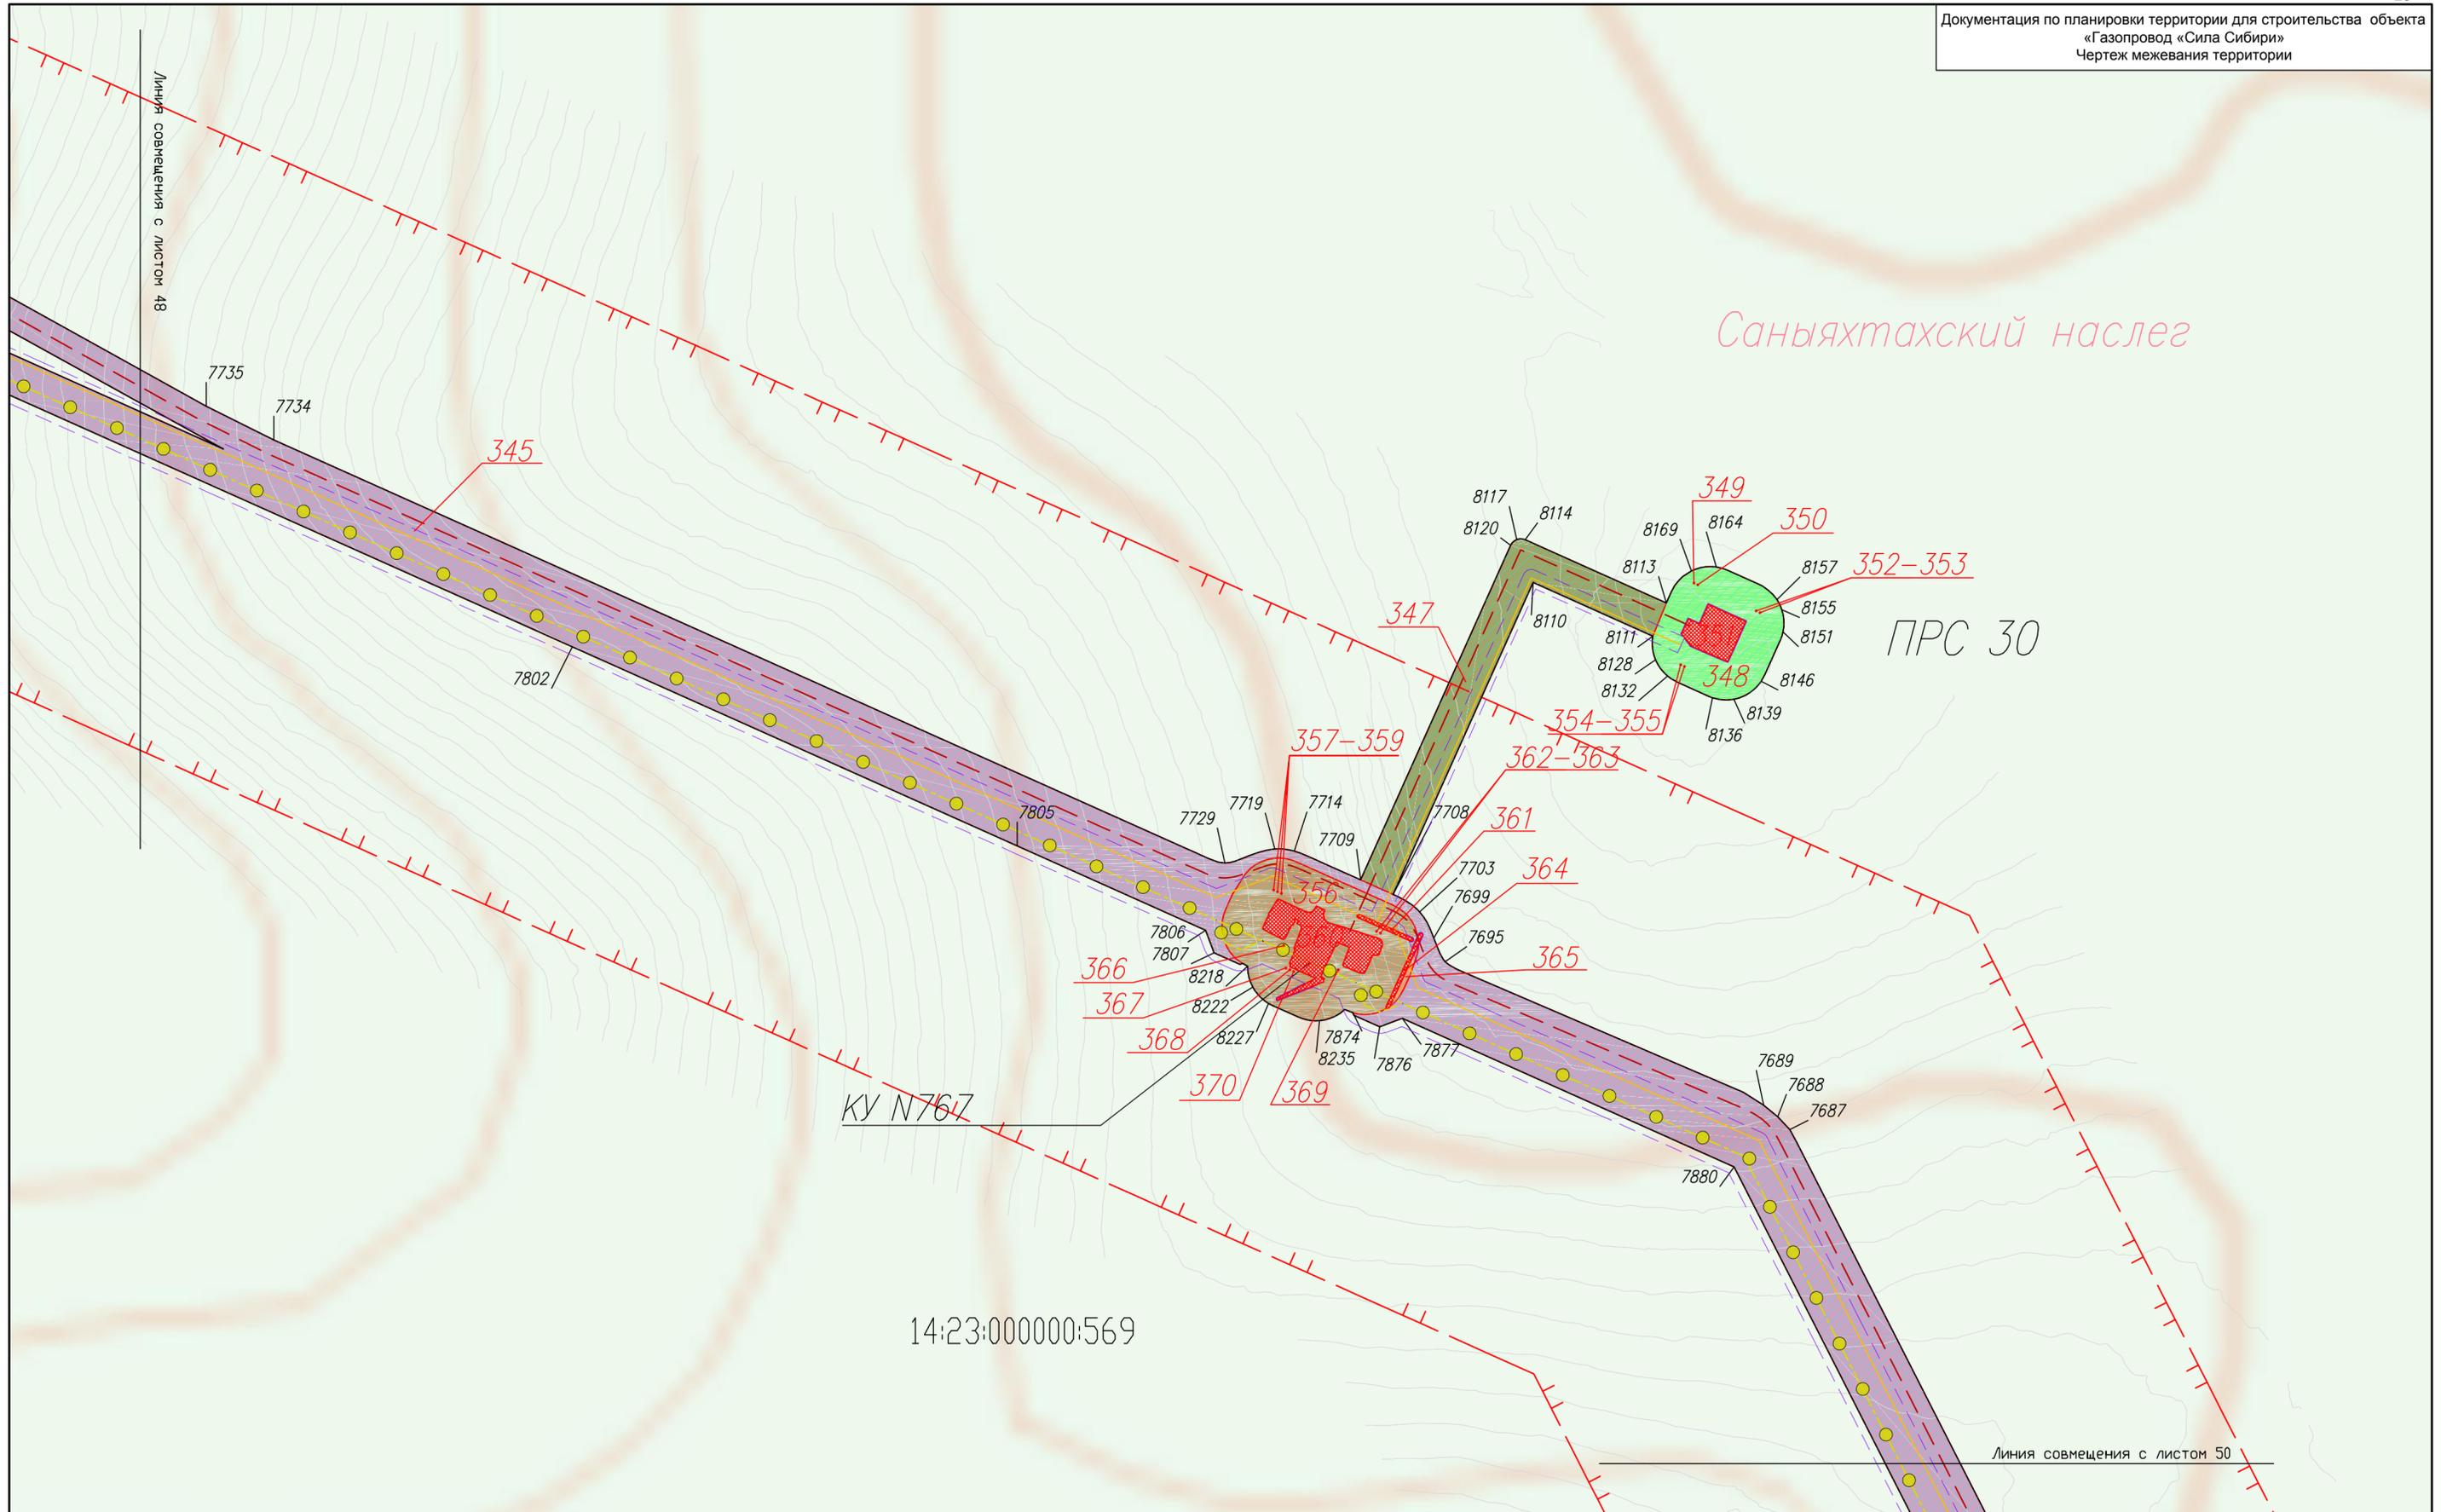

|  |         |                 |        |                      |      |
|--|---------|-----------------|--------|----------------------|------|
| Этап 2.3. Участок «КС-2 «Олекминская» – КС-3 «Амгинская» |         |                 |        |                      |      |
| Газопровод «Сила Сибири» (ГП XIII)                       |         |                 |        |                      |      |
| Изм.   | Код.уч. | Лист            | N док. | Подп.                | Дата |
|  |         |                 |        |                      |      |
| Защ. группой   |         | Коновалов М.Б.  |        |                      |      |
| Инженер 2кат.  |         | Садовников С.А. |        |                      |      |
| Заказчик ПАО «Газпром»                                   |         |                 |        | Стадия               | Лист |
|  |         |                 |        |                      | 65   |
| Чертеж межевания территории<br>М 1:5000                  |         |                 |        | ПАО «ВНИПИгазобьича» |      |

Линия совмещения с листом 49


# Саняхтахский наслег

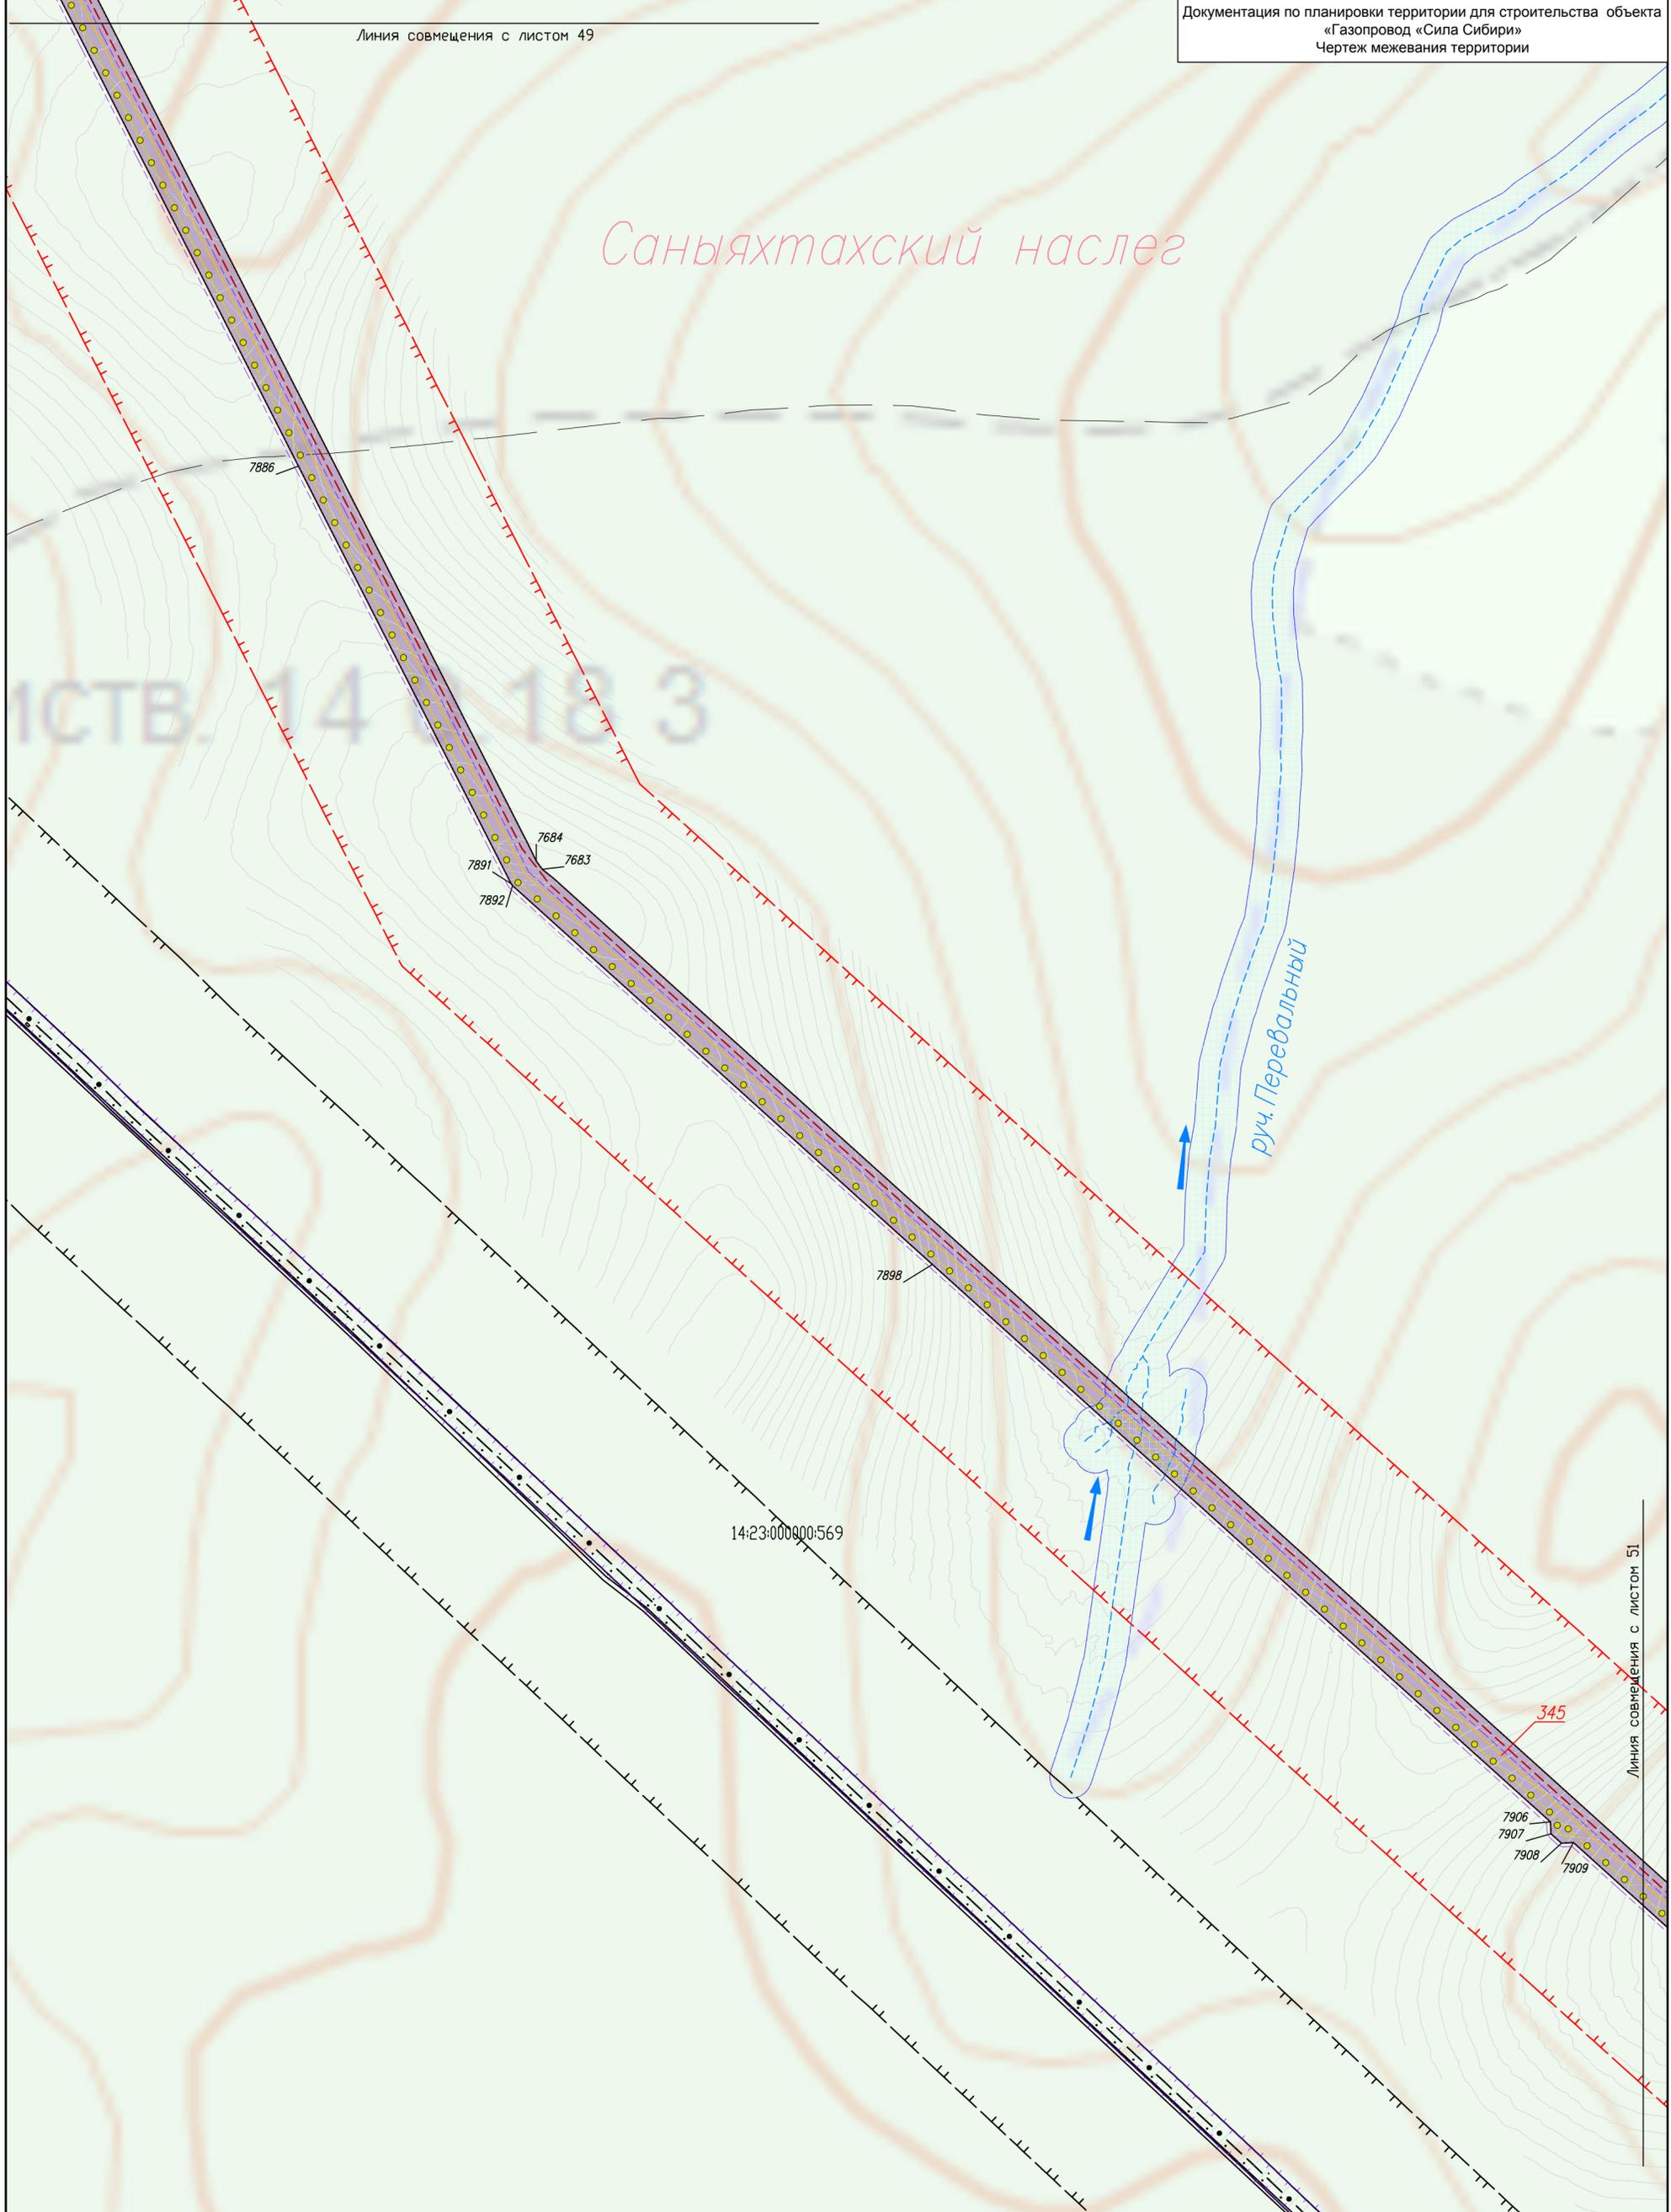

Линия совмещения с листом 51


|  |                |                 |        |                      |      |
|--|----------------|-----------------|--------|----------------------|------|
| Этап 2.3. Участок «КС-2 «Олекминская» – КС-3 «Амгинская» |                |                 |        |                      |      |
| Газопровод «Сила Сибири» (ГП XIII)                       |                |                 |        |                      |      |
| Изм.   | Код.уч.        | Лист            | № док. | Подп.                | Дата |
|  | Зав. группой   | Коновалов М.Б.  |        |                      |      |
|  | Инженер 2 кат. | Садовников С.А. |        |                      |      |
| Заказчик ПАО «Газпром»                                   |                |                 |        | Стадия               | Лист |
|  |                |                 |        |                      | 65   |
| Чертеж межевания территории<br>М 1:10000                 |                |                 |        | ПАО «ВНИПИгаздобыча» |      |

Линия совмещения с листом 50

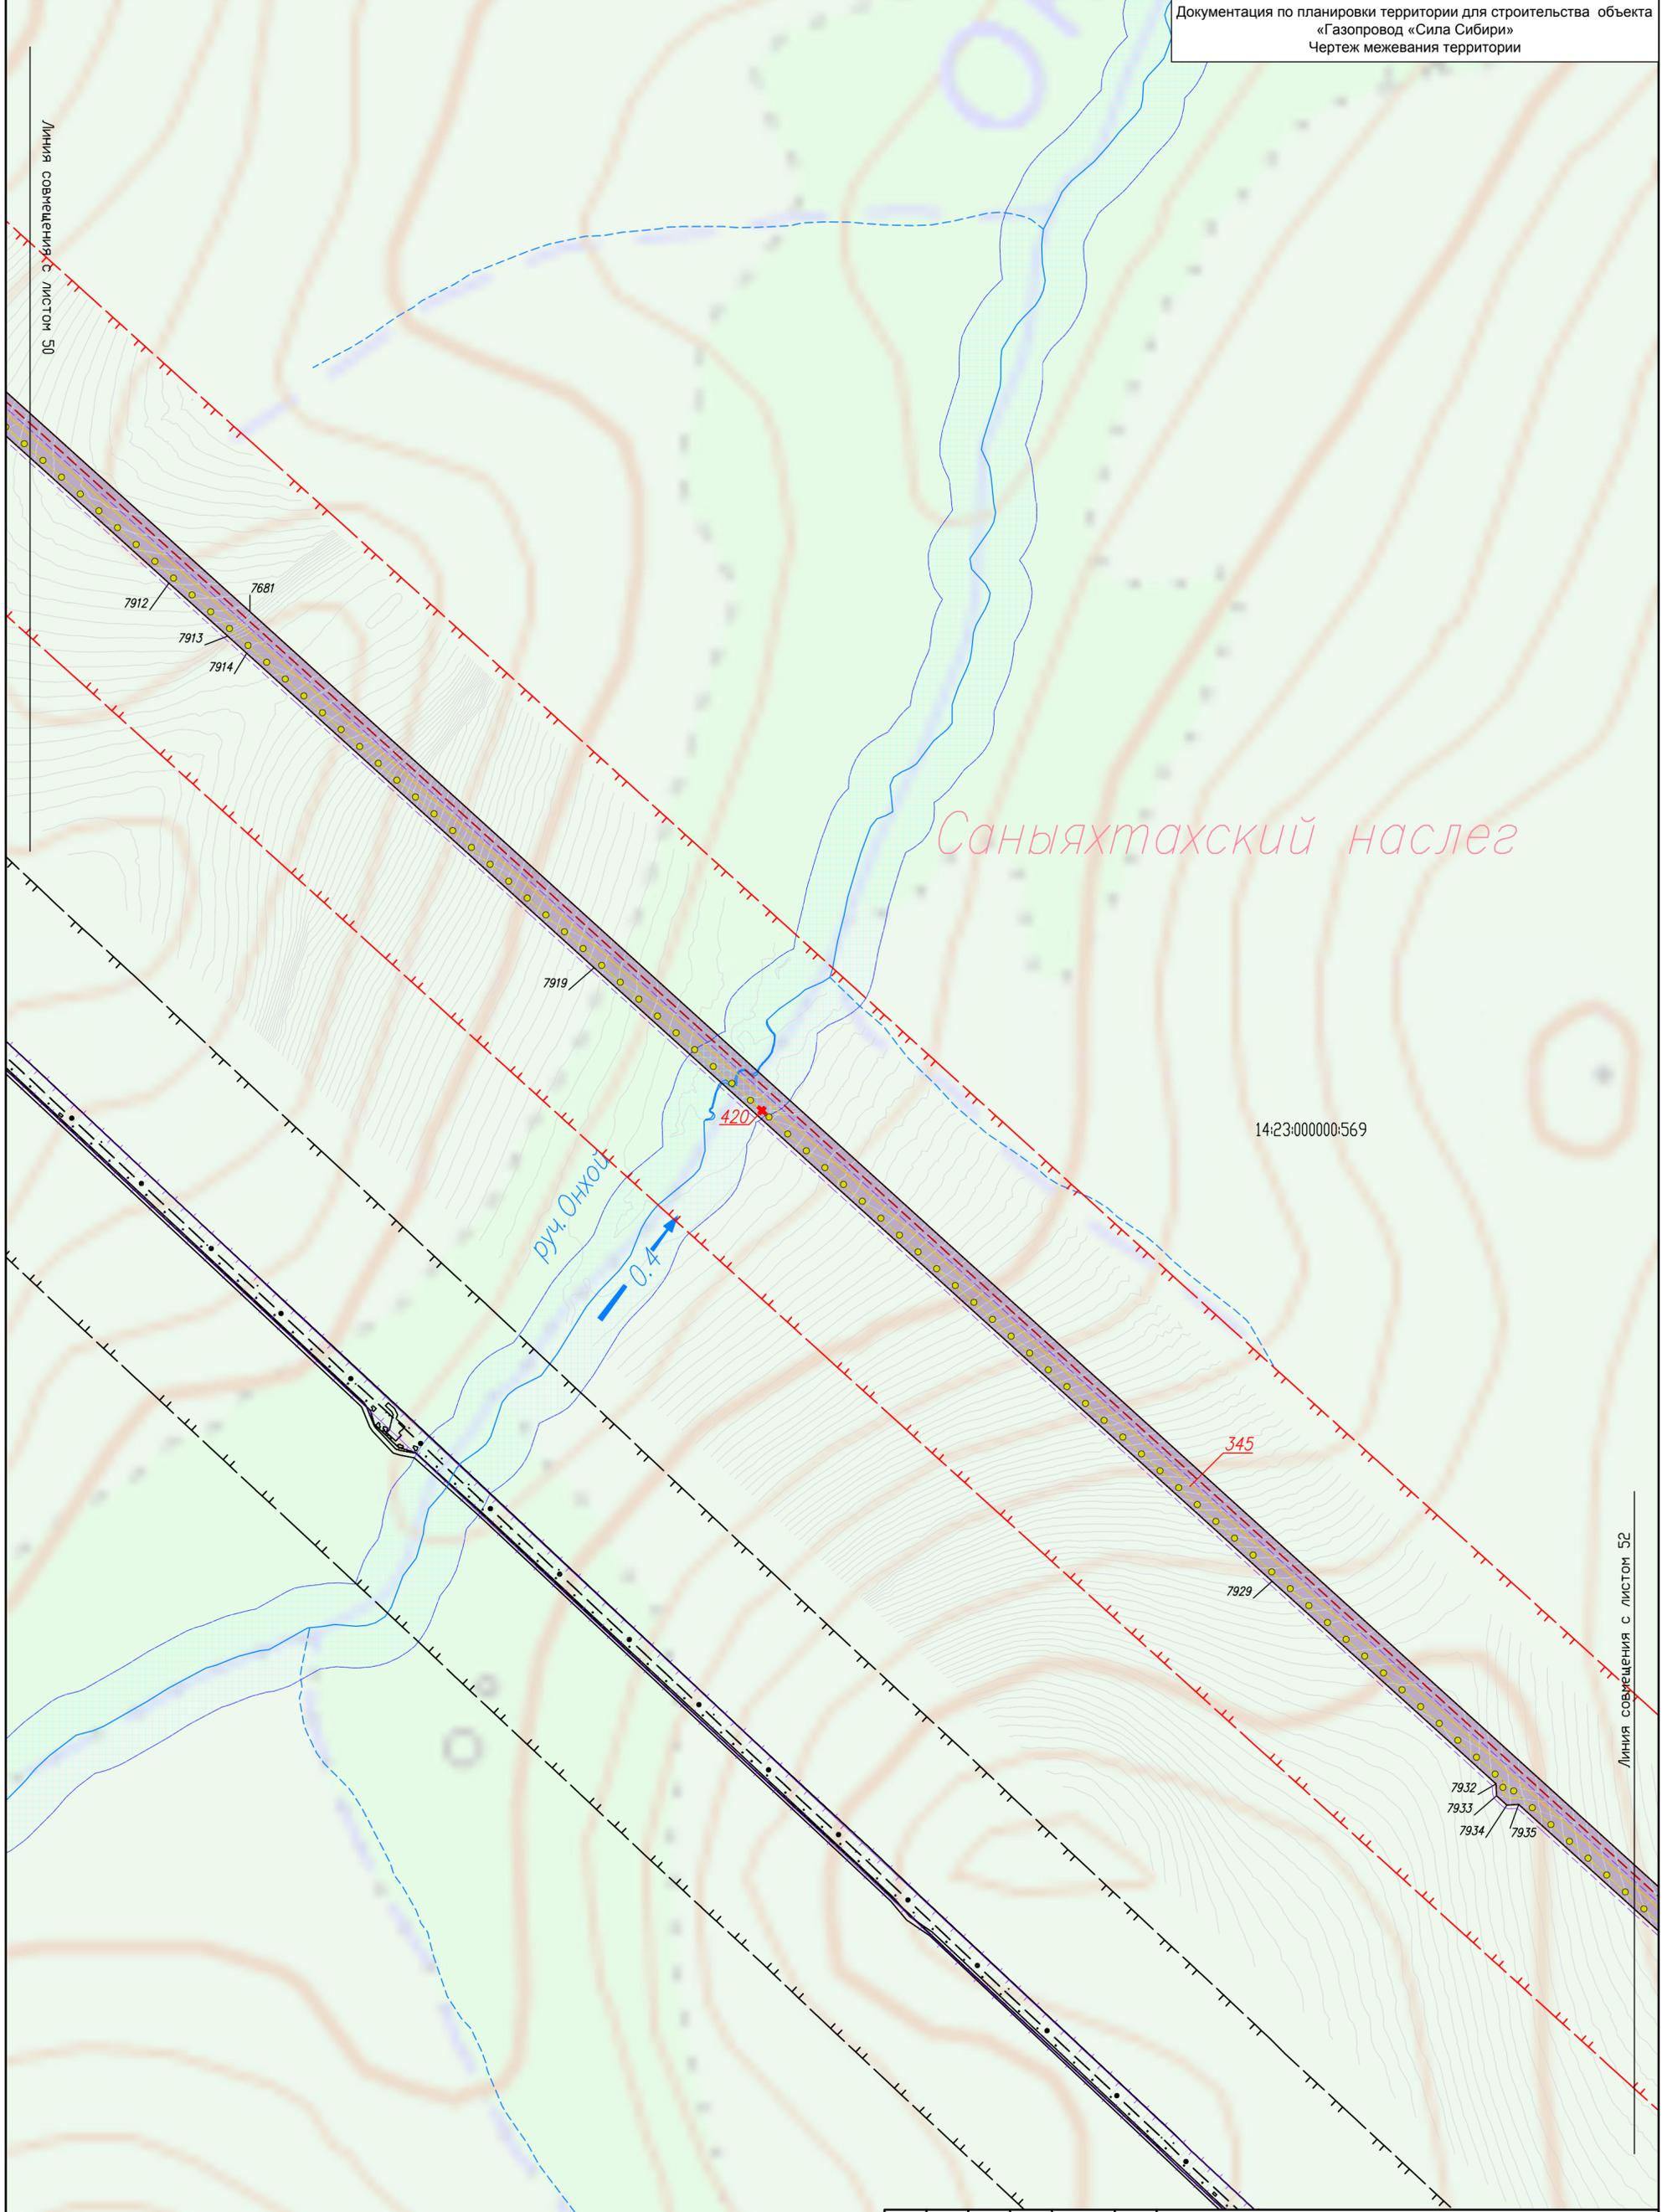

Линия совмещения с листом 52

|  |                |                 |        |                      |      |
|--|----------------|-----------------|--------|----------------------|------|
| Этап 2.3. Участок «КС-2 «Олекминская» – КС-3 «Амгинская» |                |                 |        |                      |      |
| Газопровод «Сила Сибири» (ГП XIII)                       |                |                 |        |                      |      |
| Изм.   | Код.уч.        | Лист            | № док. | Подп.                | Дата |
|  | Зав. группой   | Коновалов М.Б.  |        |                      |      |
|  | Инженер 2 кат. | Садовников С.А. |        |                      |      |
| Заказчик ПАО «Газпром»                                   |                |                 |        | Стадия               | Лист |
|  |                |                 |        |                      | 65   |
| Чертеж межевания территории<br>М 1:10000                 |                |                 |        | ПАО «ВНИПИгаздобыча» |      |

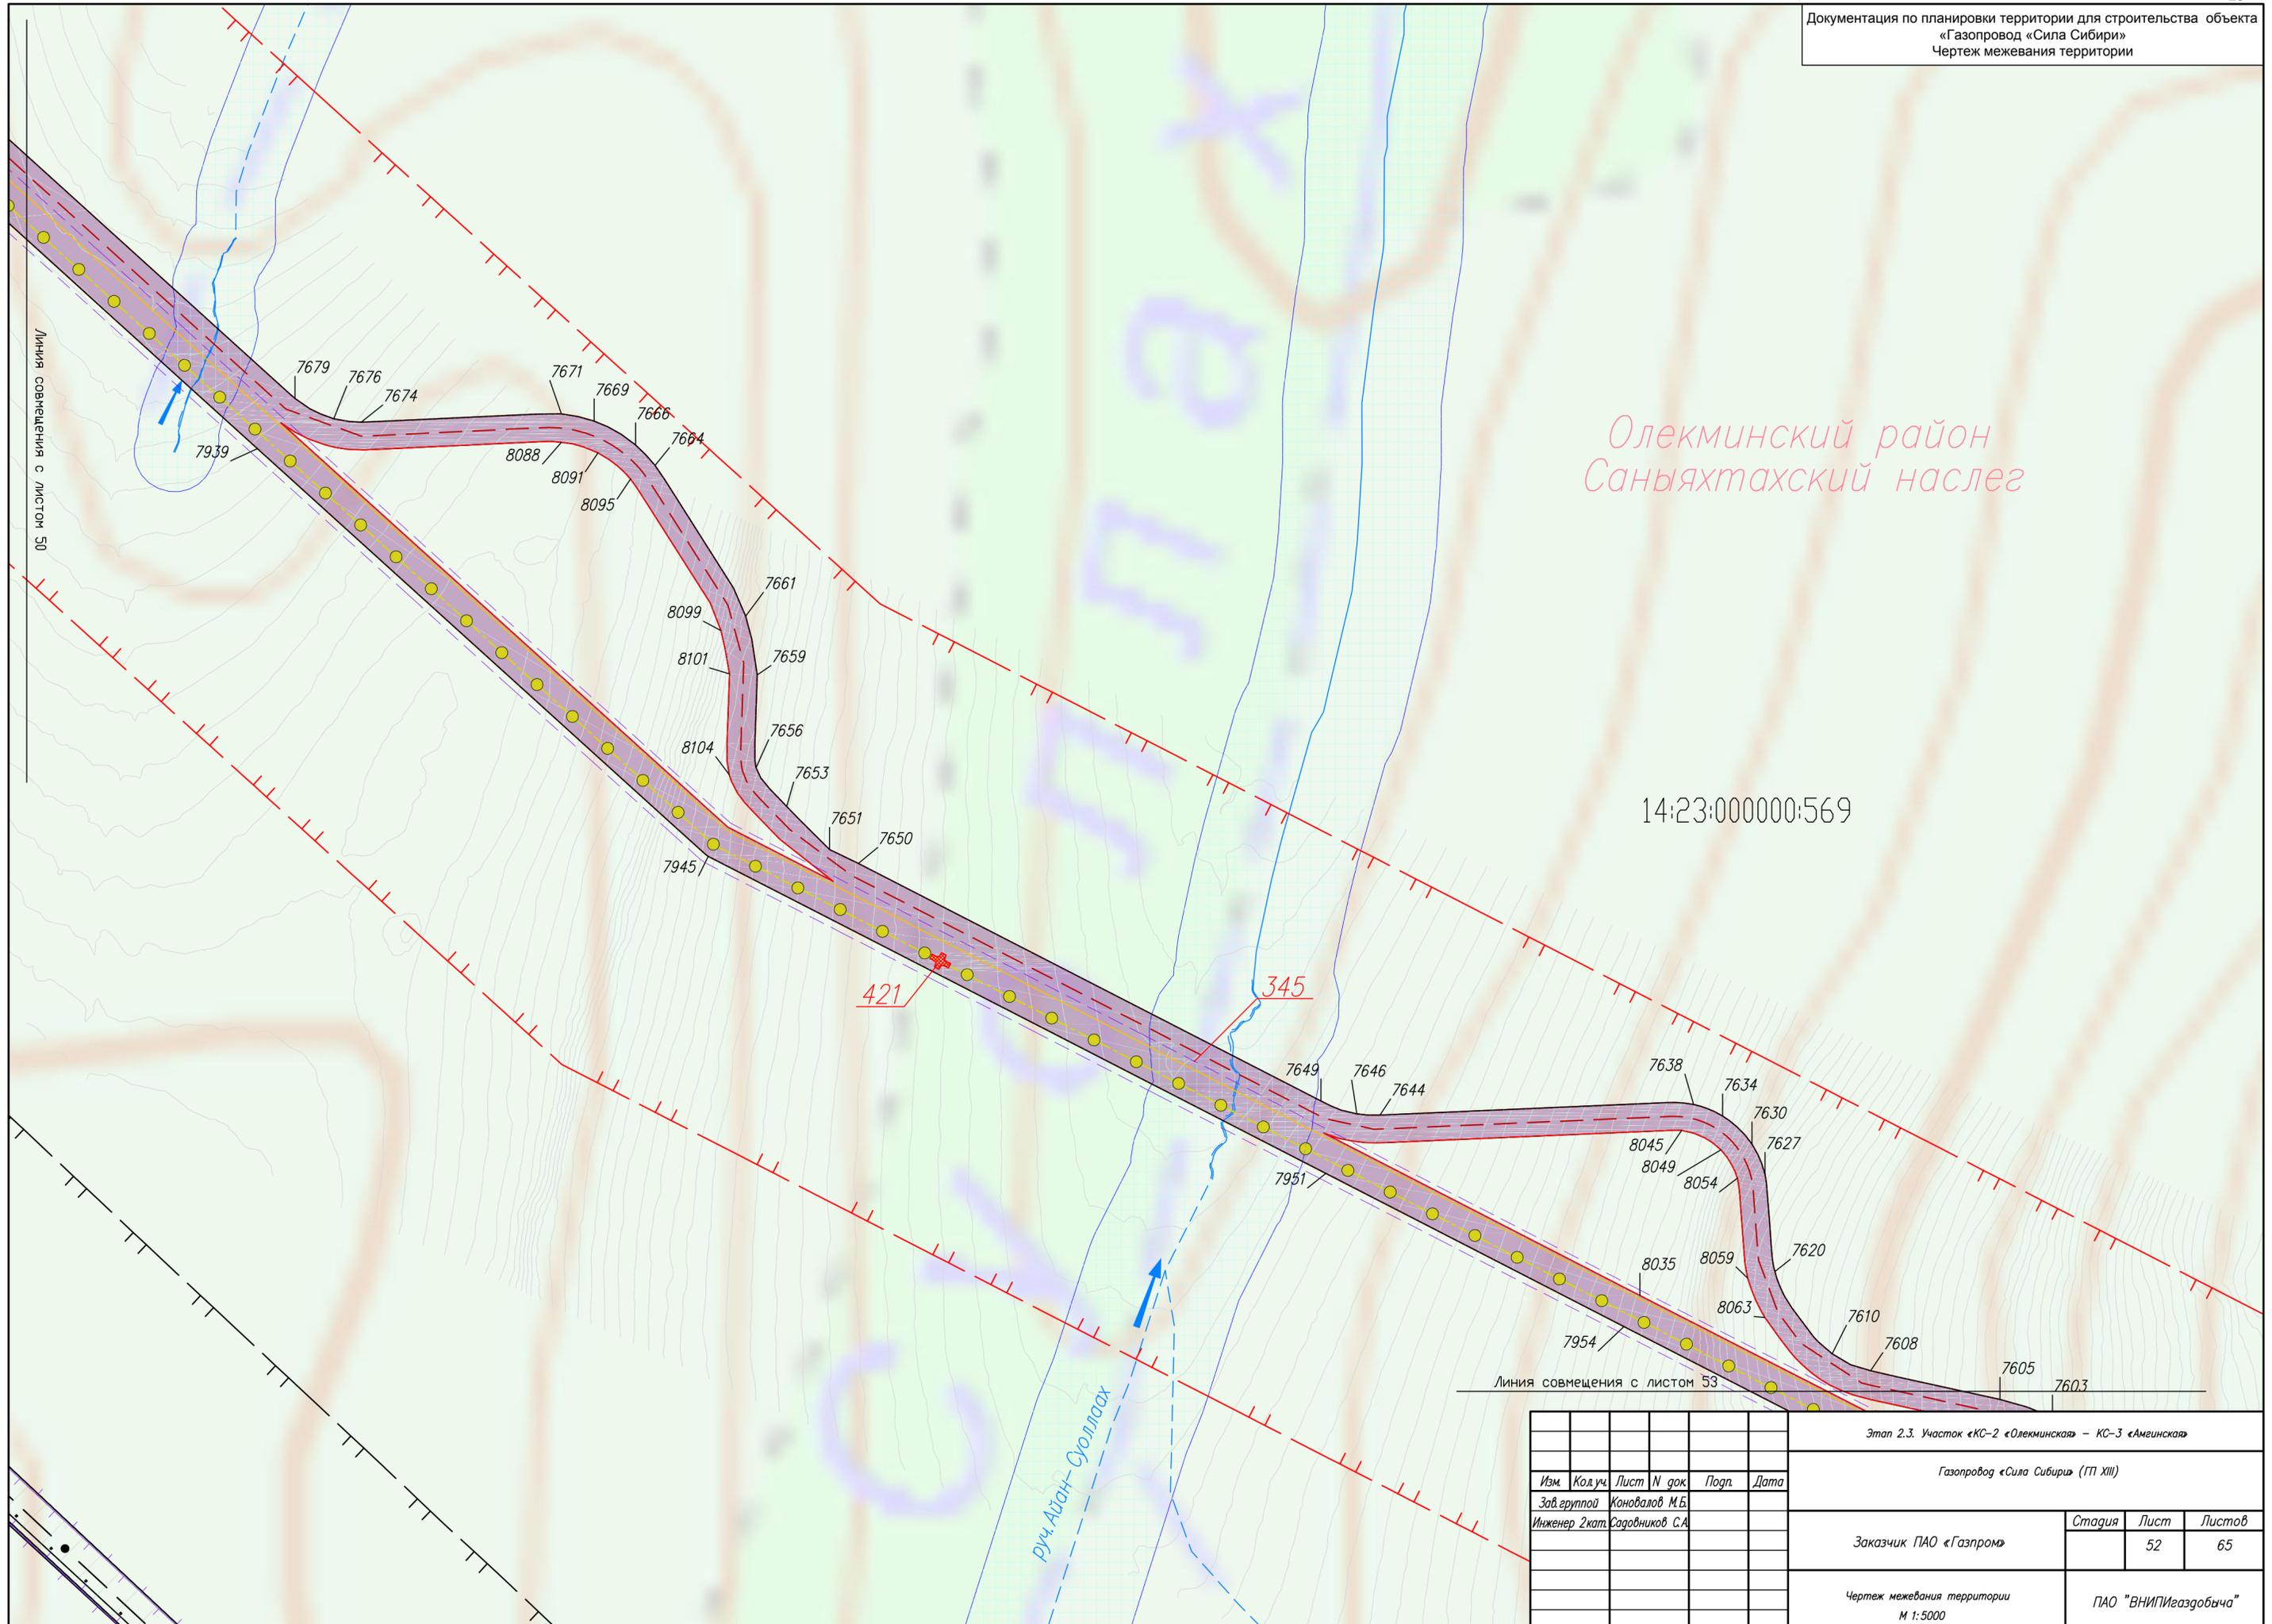


Олекминский район  
Саняхтахский наслег

14:23:000000:569

Линия совмещения с листом 50

Линия совмещения с листом 53

|  |         |                 |        |                      |      |
|--|---------|-----------------|--------|----------------------|------|
| Этап 2.3. Участок «КС-2 «Олекминская» – КС-3 «Амгинская» |         |                 |        |                      |      |
| Газопровод «Сила Сибири» (ГП XIII)                       |         |                 |        |                      |      |
| Изм.   | Код.уч. | Лист            | N док. | Подп.                | Дата |
|  |         |                 |        |                      |      |
| Зав. группой   |         | Коновалов М.Б.  |        |                      |      |
| Инженер 2кат.  |         | Садовников С.А. |        |                      |      |
| Заказчик ПАО «Газпром»                                   |         |                 |        | Стадия               | Лист |
|  |         |                 |        |                      | 65   |
| Чертеж межевания территории<br>М 1:5000                  |         |                 |        | ПАО «ВНИПИгаздобыча» |      |

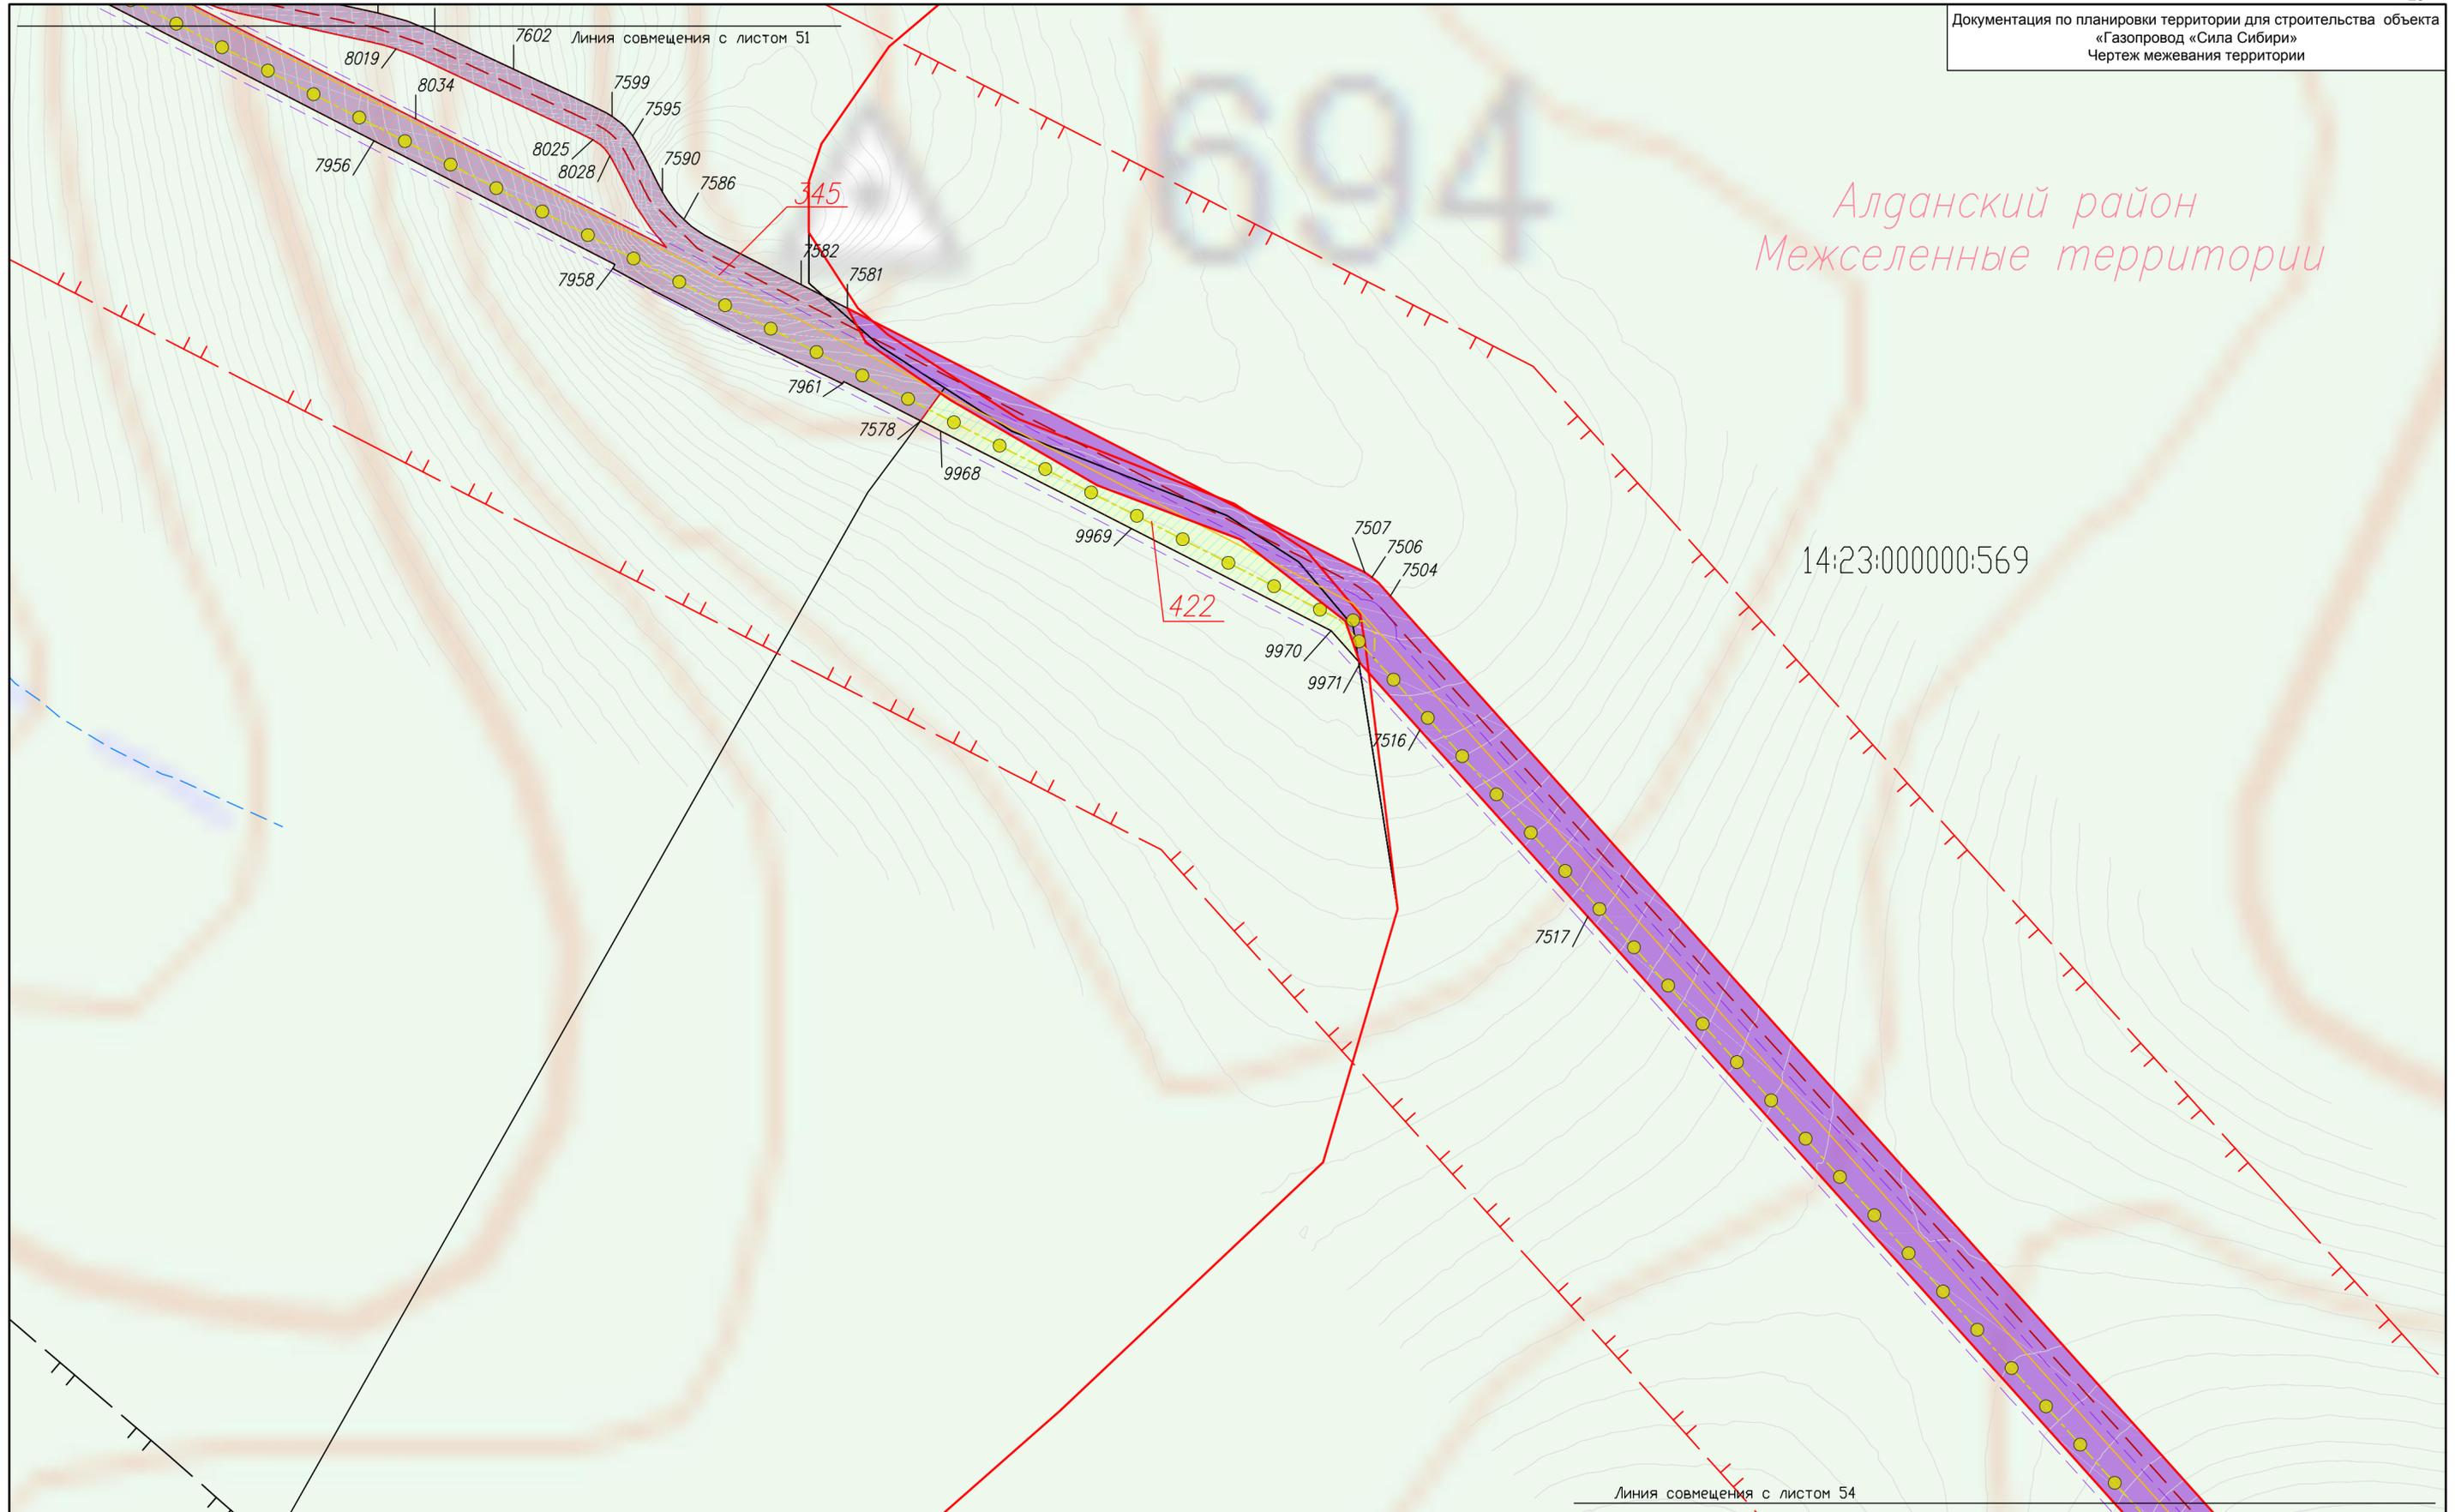

Алданский район  
Межселенные территории


14:23:000000:569

Линия совмещения с листом 54

|      |               |                 |        |       |      |  |                      |        |      |        |
|------|---------------|-----------------|--------|-------|------|--|----------------------|--------|------|--------|
|      |               |                 |        |       |      | Этап 2.3. Участок «КС-2 «Олекминская» – КС-3 «Амгинская» |                      |        |      |        |
|      |               |                 |        |       |      | Газопровод «Сила Сибири» (ГП XIII)                       |                      |        |      |        |
| Изм. | Код.уч.       | Лист            | N док. | Подп. | Дата |  |                      |        |      |        |
|      | Зав. группой  | Коновалов М.Б.  |        |       |      |  |                      |        |      |        |
|      | Инженер 2кат. | Садовников С.А. |        |       |      |  |                      |        |      |        |
|      |               |                 |        |       |      | Заказчик   | ПАО «Газпром»        | Стадия | Лист | Листов |
|      |               |                 |        |       |      |  |                      |        | 53   | 65     |
|      |               |                 |        |       |      | Чертеж межевания территории                              | ПАО "ВНИПИгаздобыча" |        |      |        |
|      |               |                 |        |       |      | М 1:5000   |                      |        |      |        |

Линия совмещения с листом 53

Межселенные территории

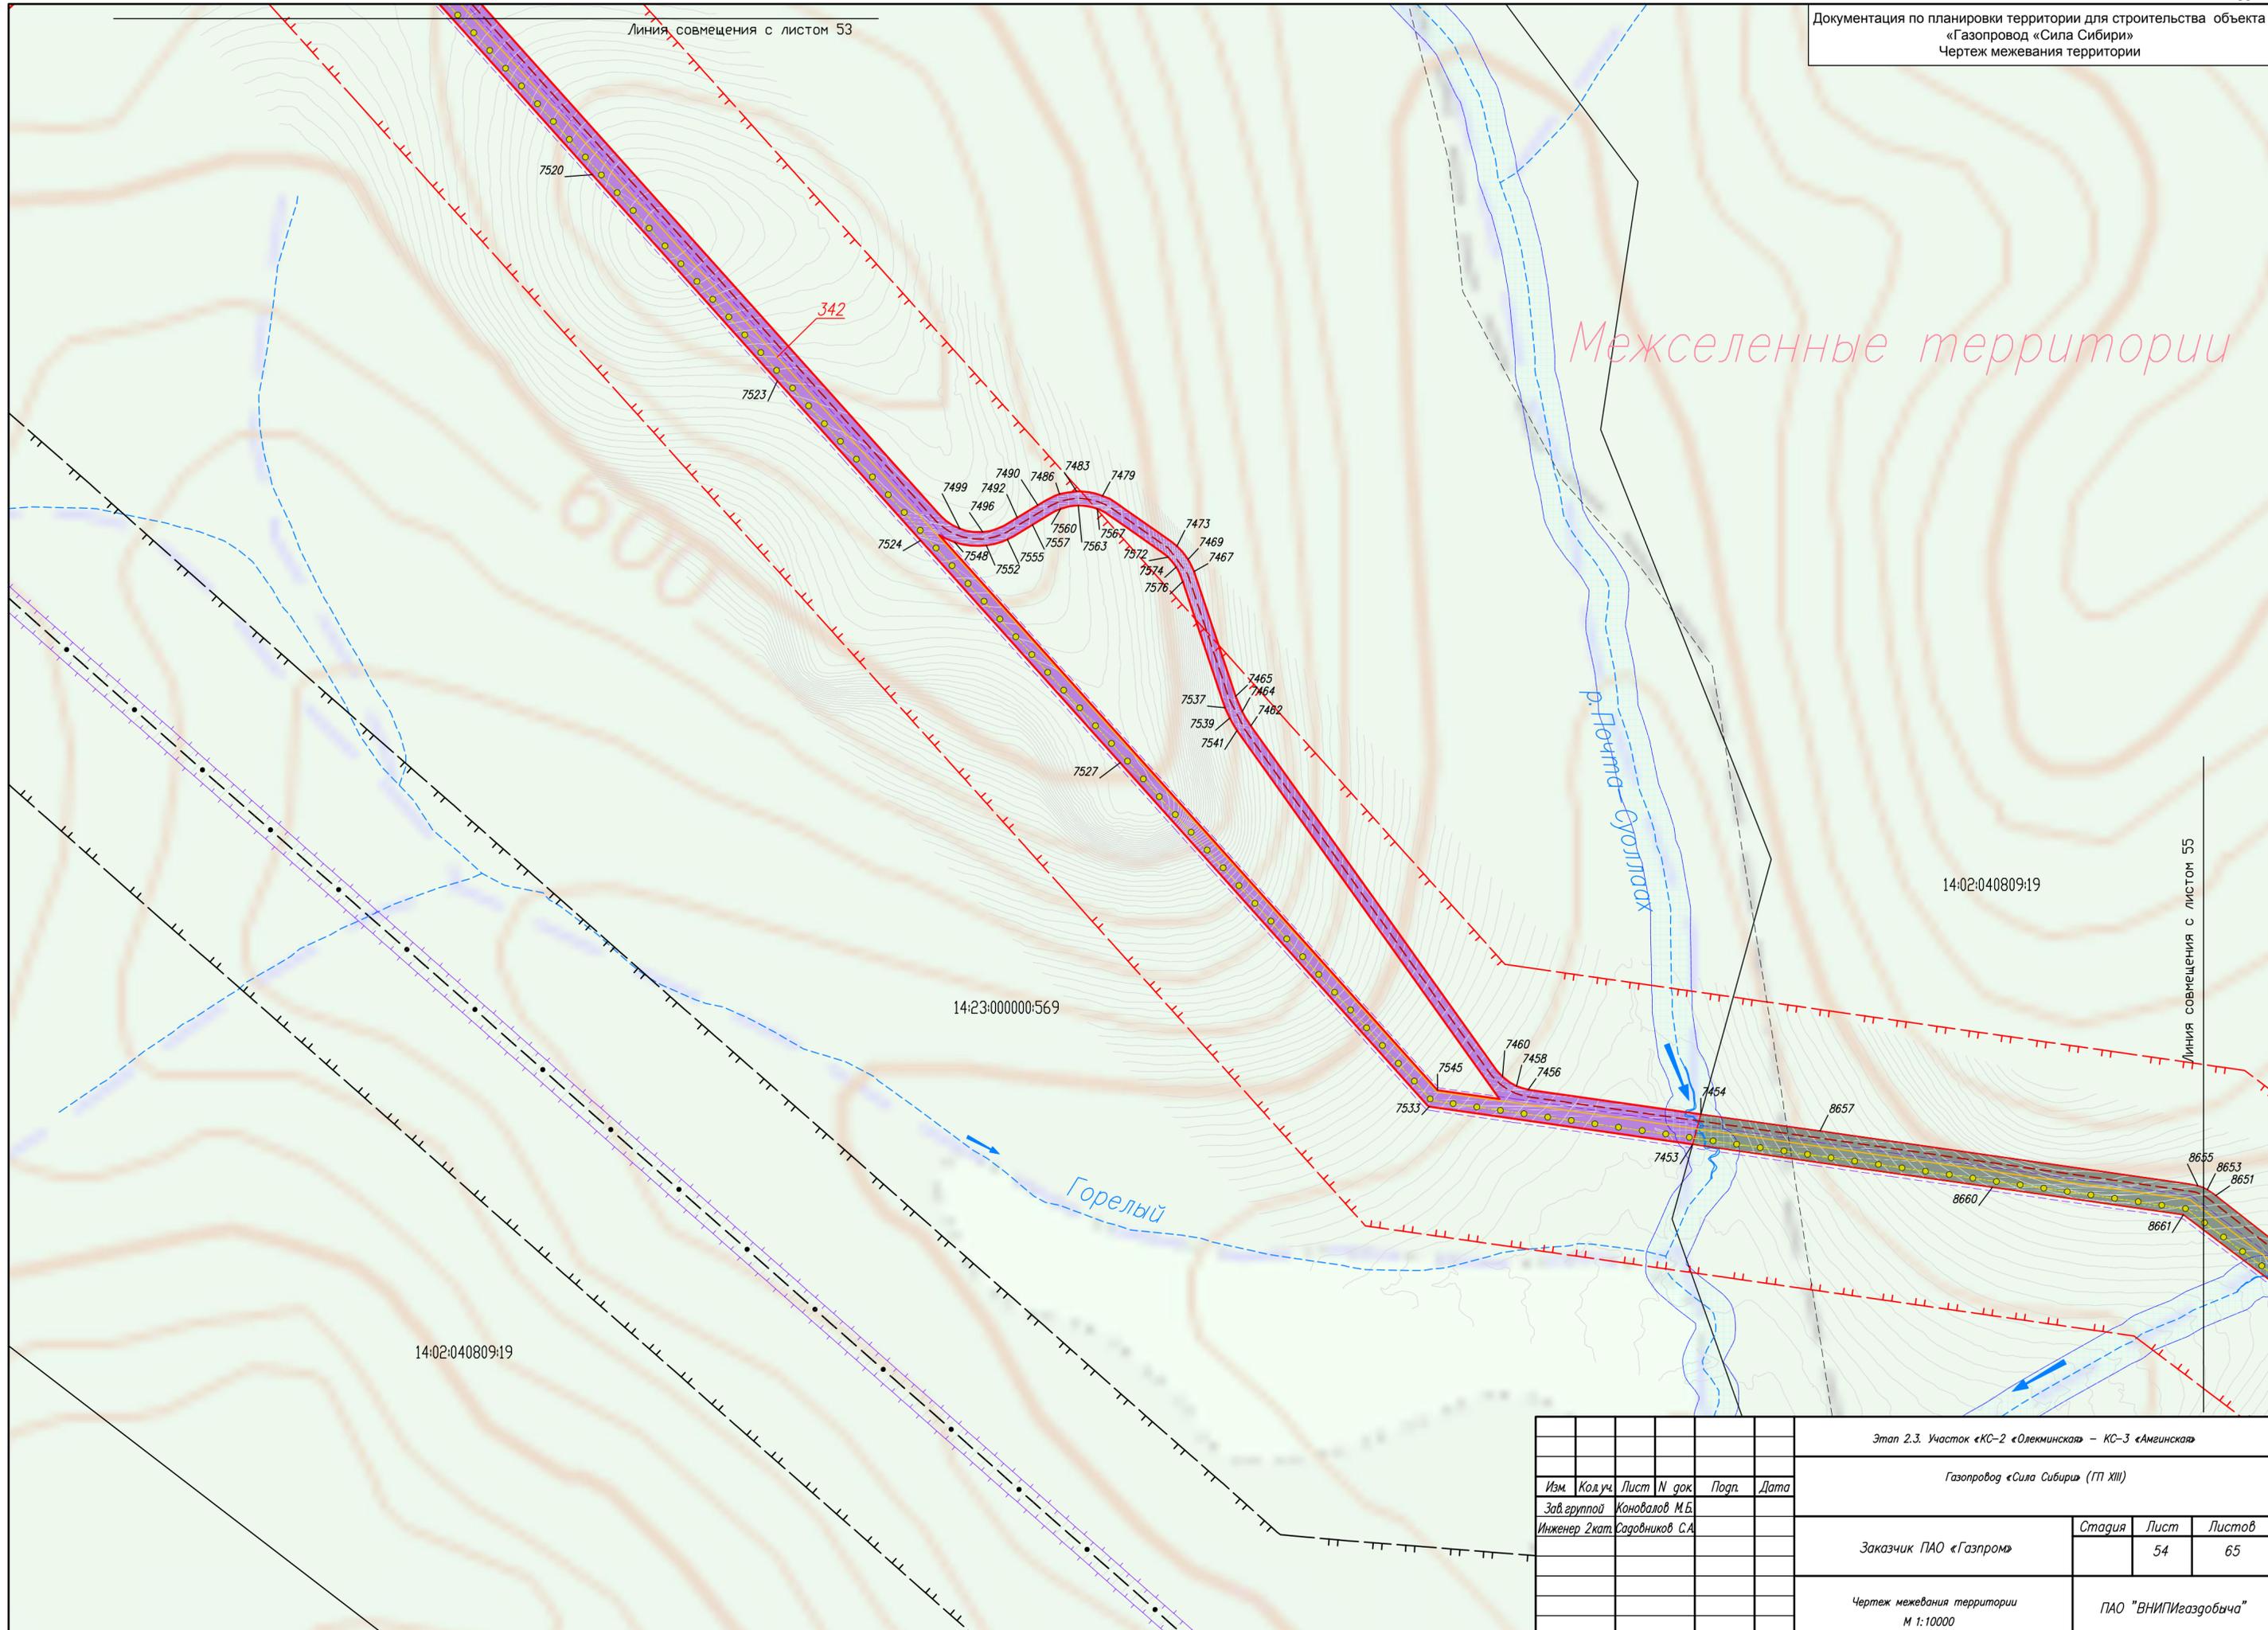

14:02:040809:19

14:23:000000:569


14:02:040809:19

Линия совмещения с листом 55

|      |              |                 |        |       |      |  |               |        |                      |        |  |
|------|--------------|-----------------|--------|-------|------|--|---------------|--------|----------------------|--------|--|
|      |              |                 |        |       |      | Этап 2.3. Участок «КС-2 «Олекминская» – КС-3 «Амгинская» |               |        |                      |        |  |
|      |              |                 |        |       |      | Газопровод «Сила Сибири» (ГП XIII)                       |               |        |                      |        |  |
| Изм. | Код.уч.      | Лист            | N док. | Подп. | Дата |  |               |        |                      |        |  |
|      | Зав. группой | Конюхов М.Б.    |        |       |      |  |               |        |                      |        |  |
|      | Инженер 2кат | Садовников С.А. |        |       |      |  |               |        |                      |        |  |
|      |              |                 |        |       |      | Заказчик   | ПАО «Газпром» | Стадия | Лист                 | Листов |  |
|      |              |                 |        |       |      |  |               |        | 54                   | 65     |  |
|      |              |                 |        |       |      | Чертеж межевания территории<br>М 1:10000                 |               |        | ПАО «ВНИПИгаздобыча» |        |  |

# Межселенные территории

14:02:040809:19

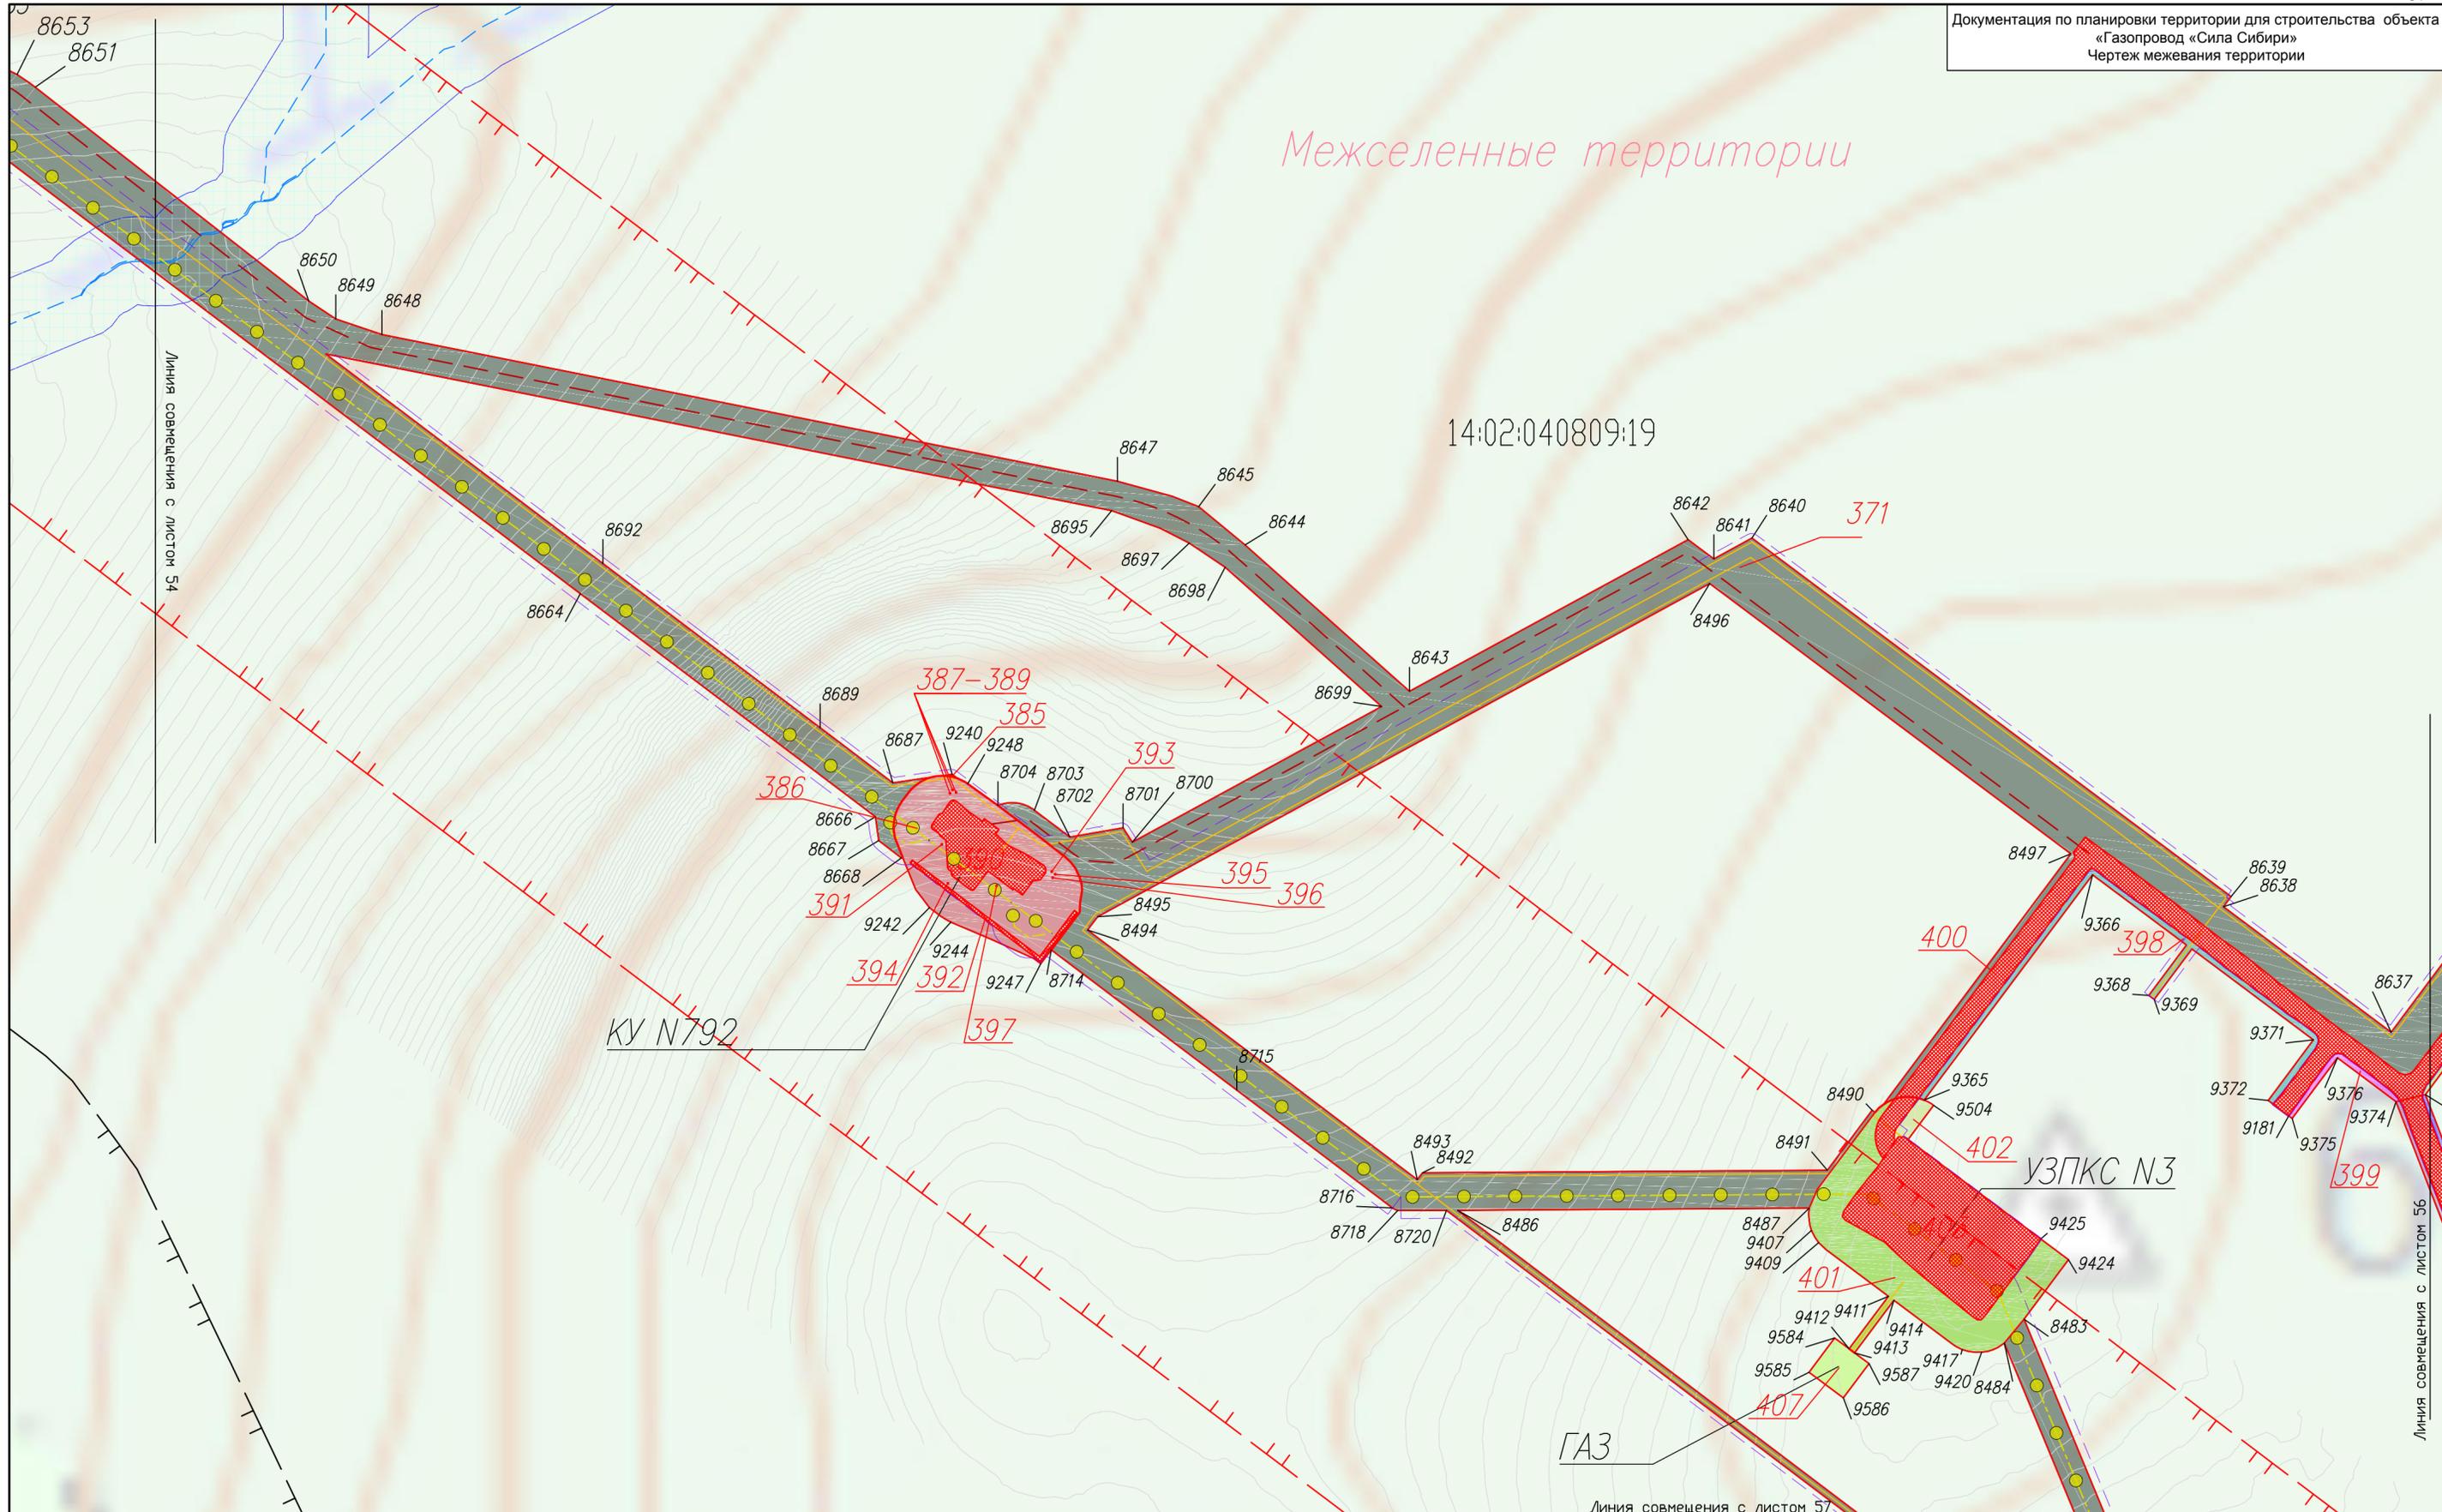

Линия совмещения с листом 54

KV N792

ГАЗ


Линия совмещения с листом 57

Линия совмещения с листом 56

УЗПКС N3


|  |         |                 |        |                      |      |
|--|---------|-----------------|--------|----------------------|------|
| Этап 2.3. Участок «КС-2 «Олекминская» – КС-3 «Амгинская» |         |                 |        |                      |      |
| Газопровод «Сила Сибири» (ГП XIII)                       |         |                 |        |                      |      |
| Изм.   | Код.уч. | Лист            | N док. | Подп.                | Дата |
|  |         |                 |        |                      |      |
| Зав. группой   |         | Коновалов М.Б.  |        |                      |      |
| Инженер 2кат.  |         | Садовников С.А. |        |                      |      |
| Заказчик ПАО «Газпром»                                   |         |                 |        | Стадия               | Лист |
|  |         |                 |        |                      | 65   |
| Чертеж межевания территории<br>М 1:5000                  |         |                 |        | ПАО "ВНИПИгаздобыча" |      |

УРС 31

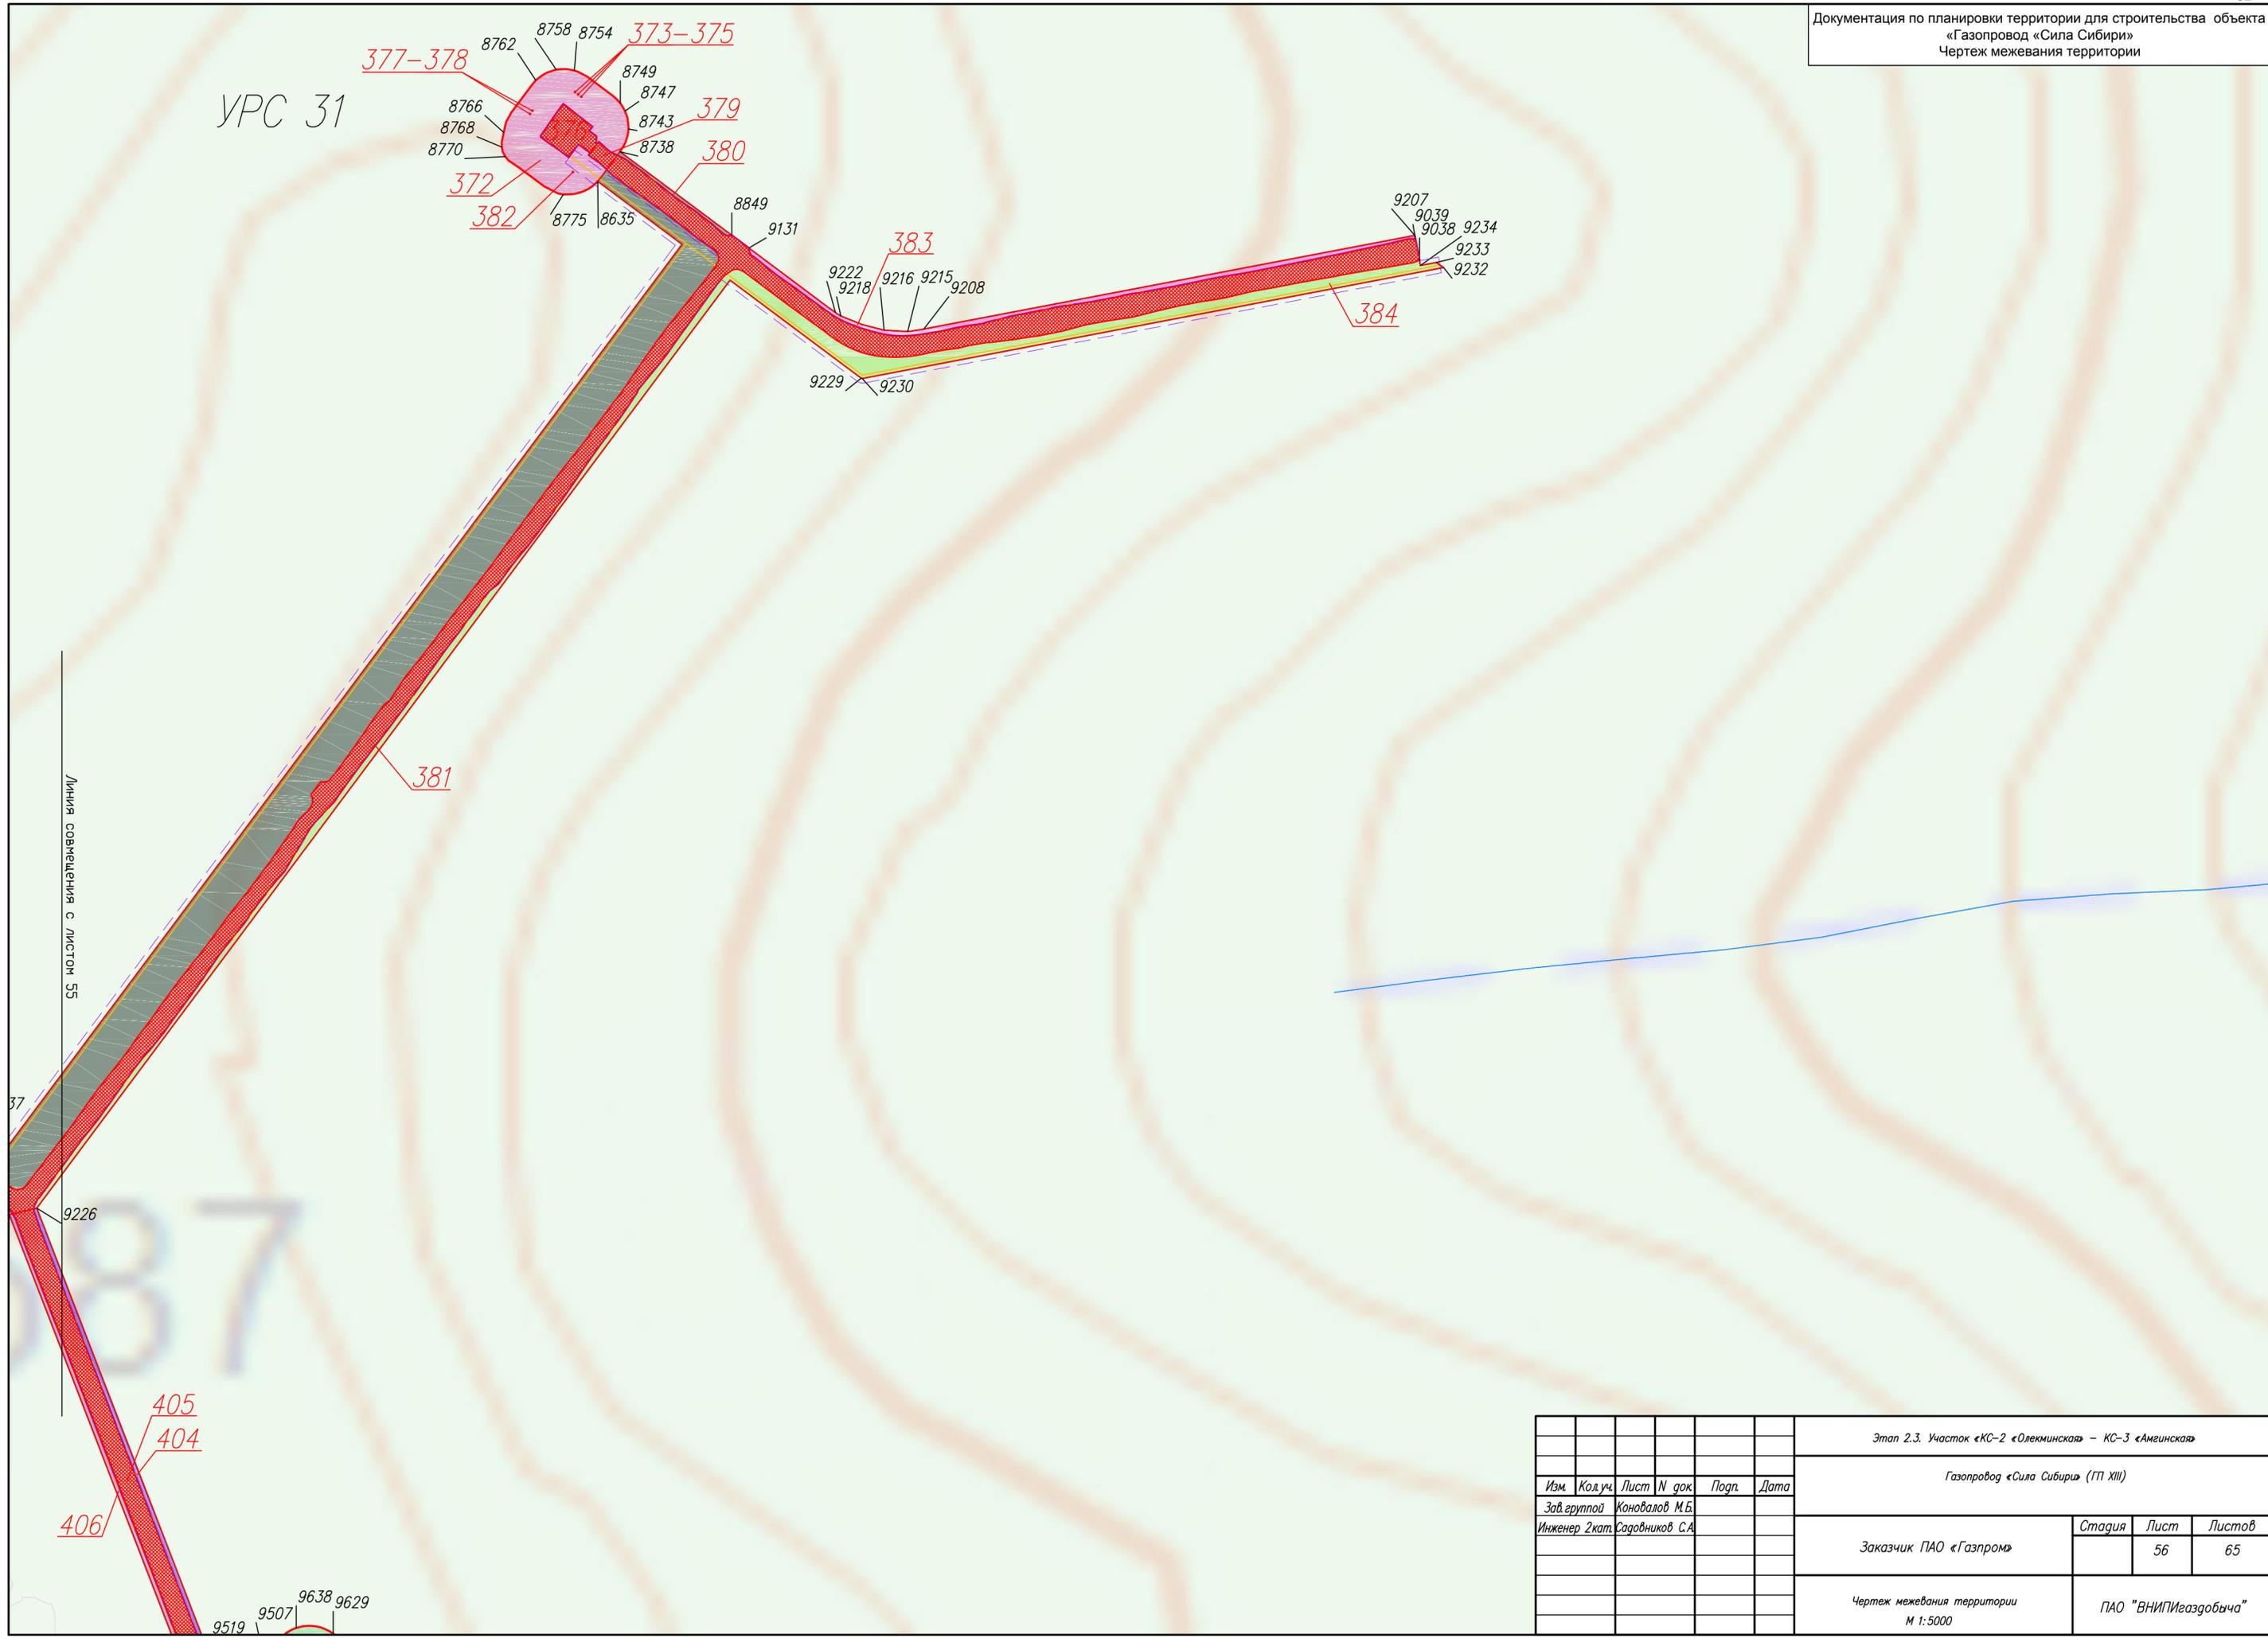

Линия совмещения с листом 55

|      |                |                 |        |       |      |  |                      |        |      |        |
|------|----------------|-----------------|--------|-------|------|--|----------------------|--------|------|--------|
|      |                |                 |        |       |      | Этап 2.3. Участок «КС-2 «Олекминская» – КС-3 «Амгинская» |                      |        |      |        |
|      |                |                 |        |       |      | Газопровод «Сила Сибири» (ГП XIII)                       |                      |        |      |        |
| Изм. | Код.уч.        | Лист            | N док. | Подп. | Дата |  |                      |        |      |        |
|      | Зав. группой   | Коновалов М.Б.  |        |       |      |  |                      |        |      |        |
|      | Инженер 2 кат. | Садовников С.А. |        |       |      |  |                      |        |      |        |
|      |                |                 |        |       |      | Заказчик   | ПАО «Газпром»        | Стадия | Лист | Листов |
|      |                |                 |        |       |      |  |                      |        | 56   | 65     |
|      |                |                 |        |       |      | Чертеж межевания территории                              | ПАО «ВНИПИгаздобыча» |        |      |        |
|      |                |                 |        |       |      | М 1:5000   |                      |        |      |        |

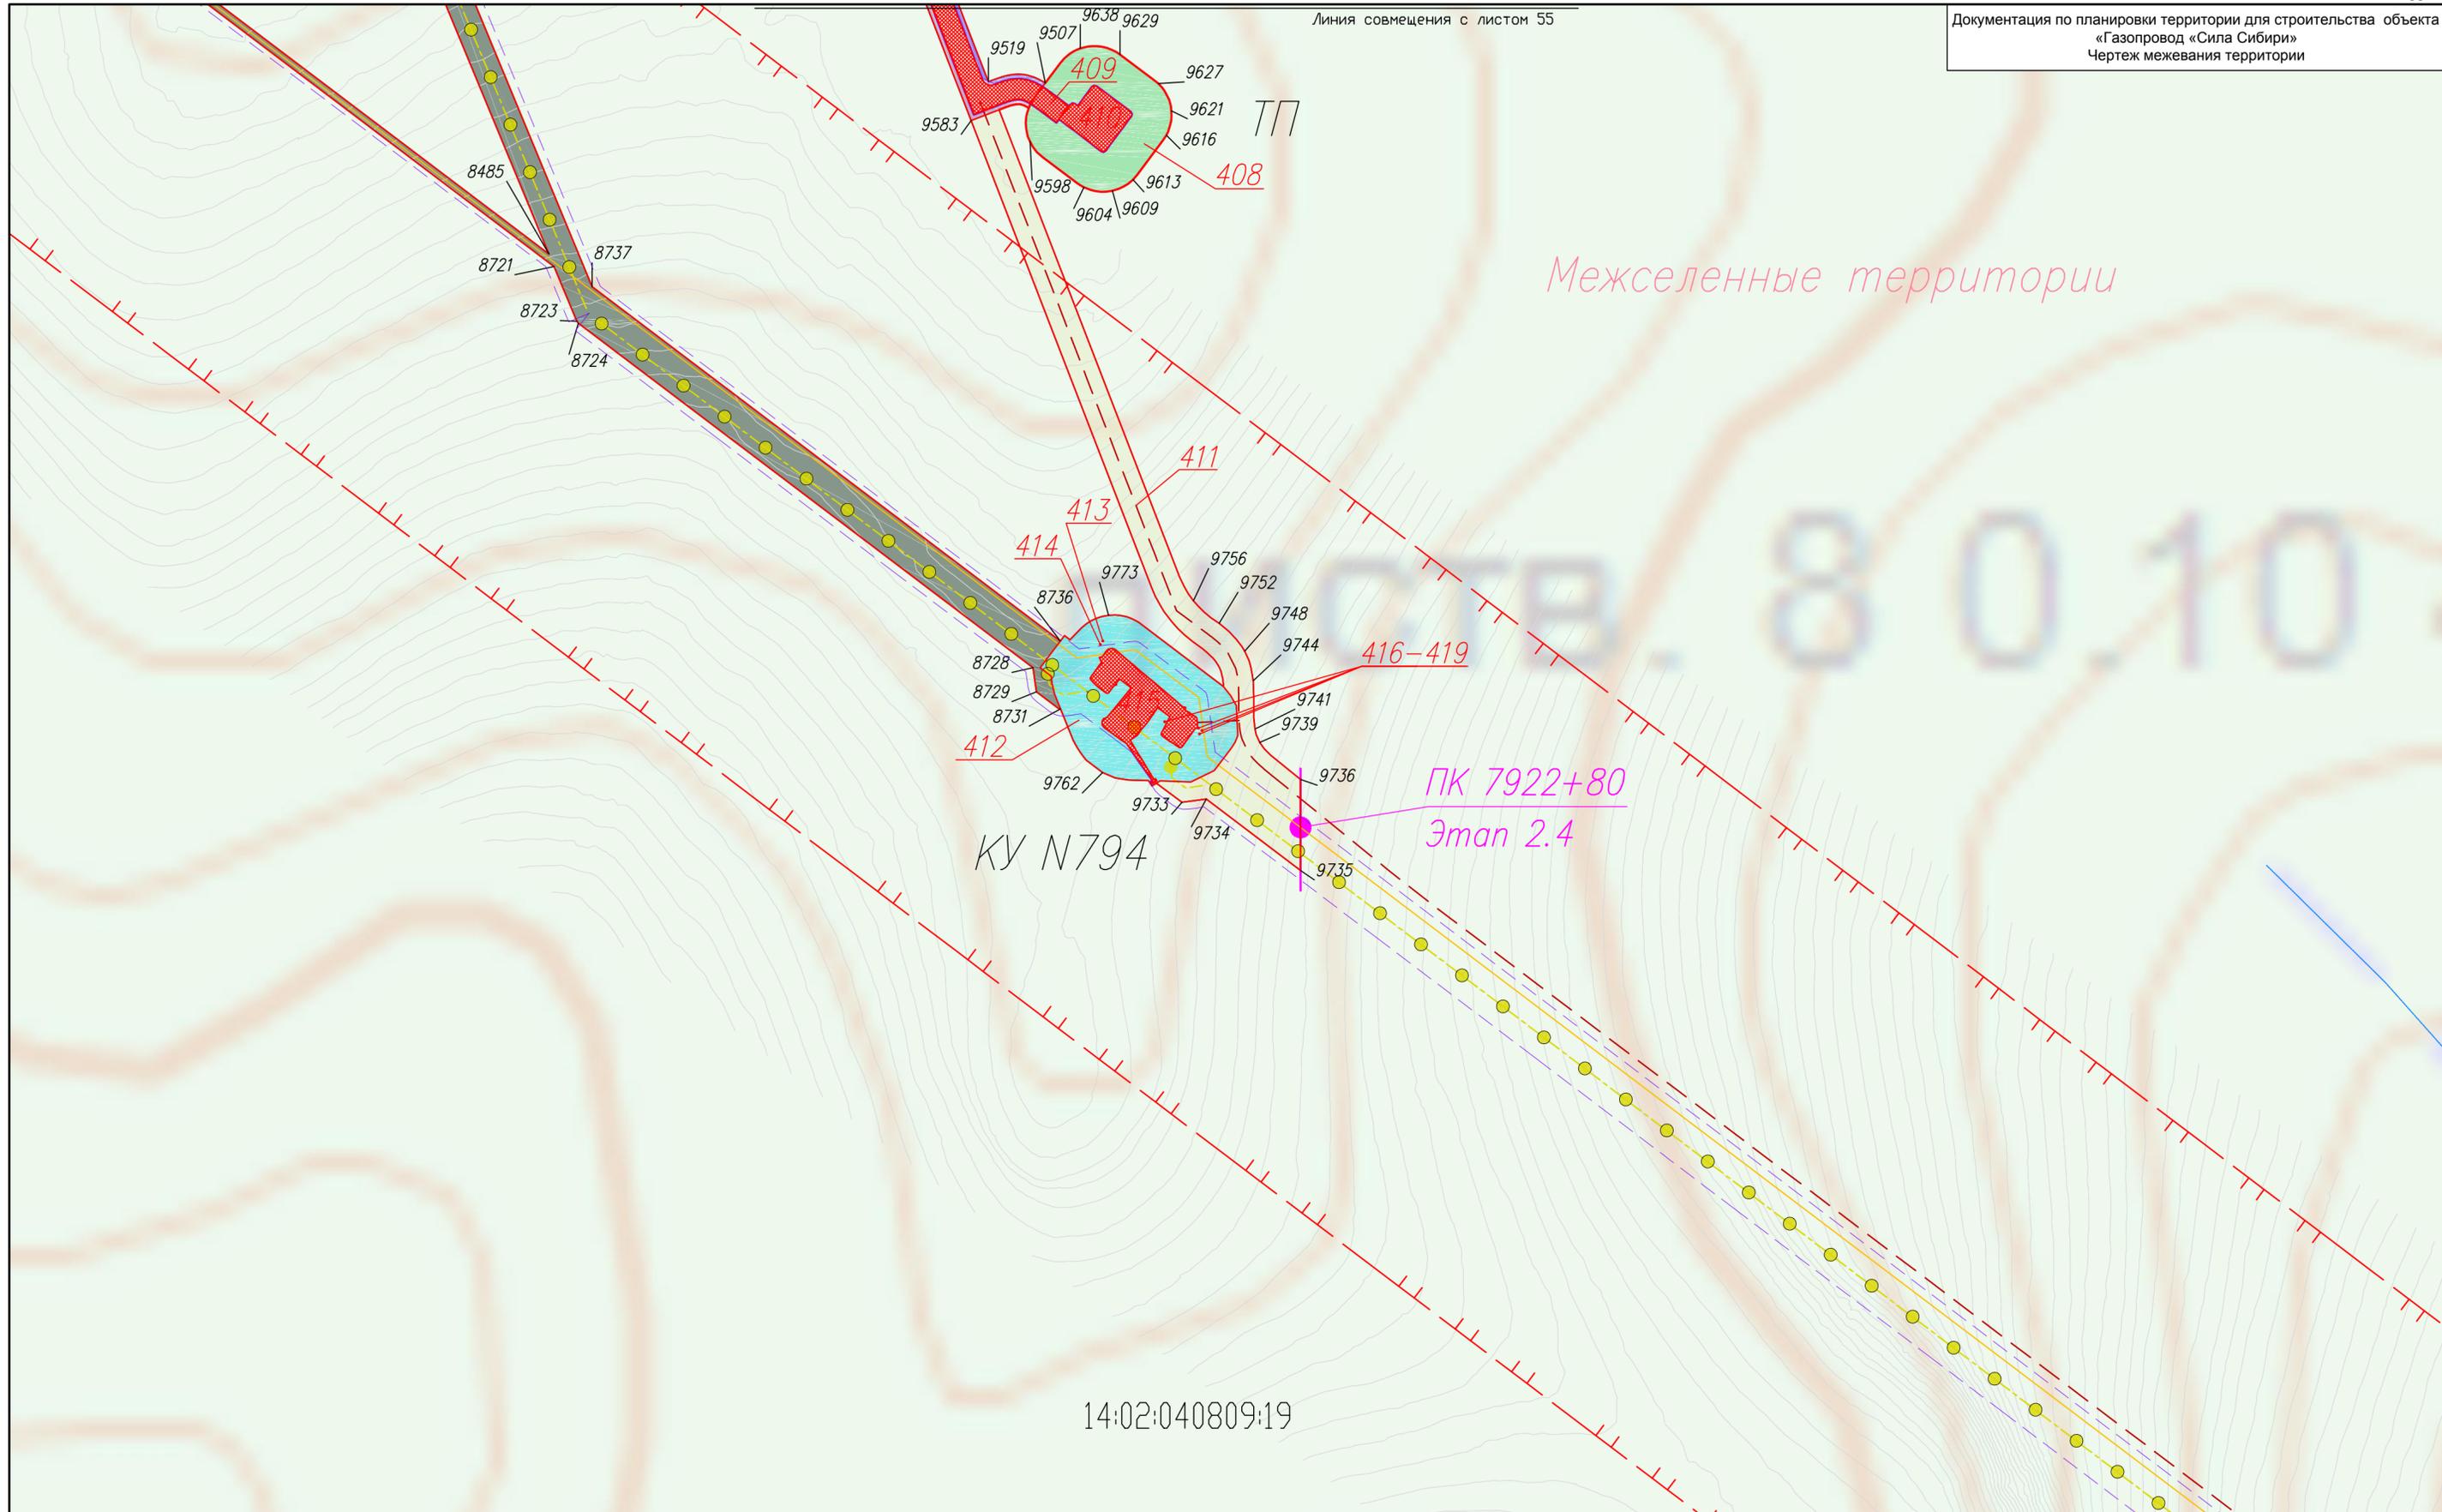

Межселенные территории

КУ N794

ПК 7922+80  
Этан 2.4

14:02:040809:19

|      |               |                 |        |       |      |  |  |                      |      |        |
|------|---------------|-----------------|--------|-------|------|--|--|----------------------|------|--------|
|      |               |                 |        |       |      | Этап 2.3. Участок «КС-2 «Олекминская» – КС-3 «Амгинская» |  |                      |      |        |
|      |               |                 |        |       |      | Газопровод «Сила Сибири» (ГП XIII)                       |  |                      |      |        |
| Изм. | Код.уч.       | Лист            | N док. | Подп. | Дата |  |  |                      |      |        |
|      | Зав. группой  | Коновалов М.Б.  |        |       |      |  |  |                      |      |        |
|      | Инженер 2кат. | Садовников С.А. |        |       |      | Заказчик ПАО «Газпром»                                   |  | Стадия               | Лист | Листов |
|      |               |                 |        |       |      |  |  | 57                   | 65   |        |
|      |               |                 |        |       |      | Чертеж межевания территории<br>М 1:5000                  |  | ПАО «ВНИПИгаздобыча» |      |        |















